

工事場所 下関市貴船町三丁目1番43号

附近見取図 S=NoScale

■石綿分析調査結果表

室名	採取場所	建材	含有の有無	含有層	
外部	外壁	吹付タイル	無	—	
	駐車場	天井	ホート	有	成形板
	1階	軒天	吹付塗材	無	—
内部	1階機械室	排気ファン	保温材	無	—
	1階機械室	膨張管	保温材	有	保温材
	1階機械室	冷温水管系統	保温材	有	保温材
	1階機械室	壁	吹付材	無	—
	3階訓練室	天井	ホート	無	—
	3階湯沸室	天井	ホート	有	成形板
	3階廊下	天井	ホート	無	—
	階段	壁	吹付	無	—
	階段	床	長尺シート	有	床材/接着剤
	R階倉庫	壁	珪藻土	無	—


【工事概要及び特記仕様】

- ・解体工事は、建物の基礎・土間、舗装など全て撤去する事。(擁壁及びブロック塀については存置とする。)
- ・解体建物の電気設備、給排水衛生、ガス及び空調設備はすべて撤去すること。
- ・解体時の周囲養生は、枠組本足場場+防音シート張りとし、建物の高さまで覆うこと。
- ・解体工事着手前及び解体工事完了後、近隣の家屋等調査を行うこと。(建物内外部調査、調査範囲は配置図による)
- ・解体工事に伴う官公庁への届出等の手続き(その費用を含む)は、受注者の責任において行うこと。
- ・解体工事にあたっては、騒音規制法・振動規制法等の関係諸法令を遵守し、必要な措置を講じること。
- ・解体時には十分に散水養生を行い、粉塵が舞いあがらないように施工すること。
- ・場外に出る車両は洗浄をし、道路の汚染対策に配慮すること。
- ・解体工事着手前に自治会及び近隣住民等に対し、工事に関する周知を行うこと。
- ・第三者からの苦情がなきよう施工方法の検討及び対策を行うこと。
- ・第三者の所有物に損傷を与えてしまった場合は受注者の責任において補修すること。
- ・工事中は誘導員を配置するほか、歩行者の安全確保に努めること。
- ・埋戻しの材料は客土(真砂土あるいは同程度)とし、敷地全体に砕石敷(7)50程度とする。
- ・水道仮メーター設置は、受注者にて申請を行い、費用は受注者負担とする
- ・解体完了後は木杭番線柵(右下図参照)を設置すること。(車の出入口を1か所設けること。)
- ・作業員の駐車場は旧障害者スポーツセンター跡地を使用できることとするが、駐車位置については、施設管理者と協議すること。

社会福祉センター

■面積表

面積表 (㎡)	延床面積 (㎡)						
	敷地面積	1階	2階	3階	PH1階	PH2階	合計
敷地面積	317.27						
建築面積	221.80						
延床面積	634.48	180.07	205.72	202.42	32.09	14.18	634.48

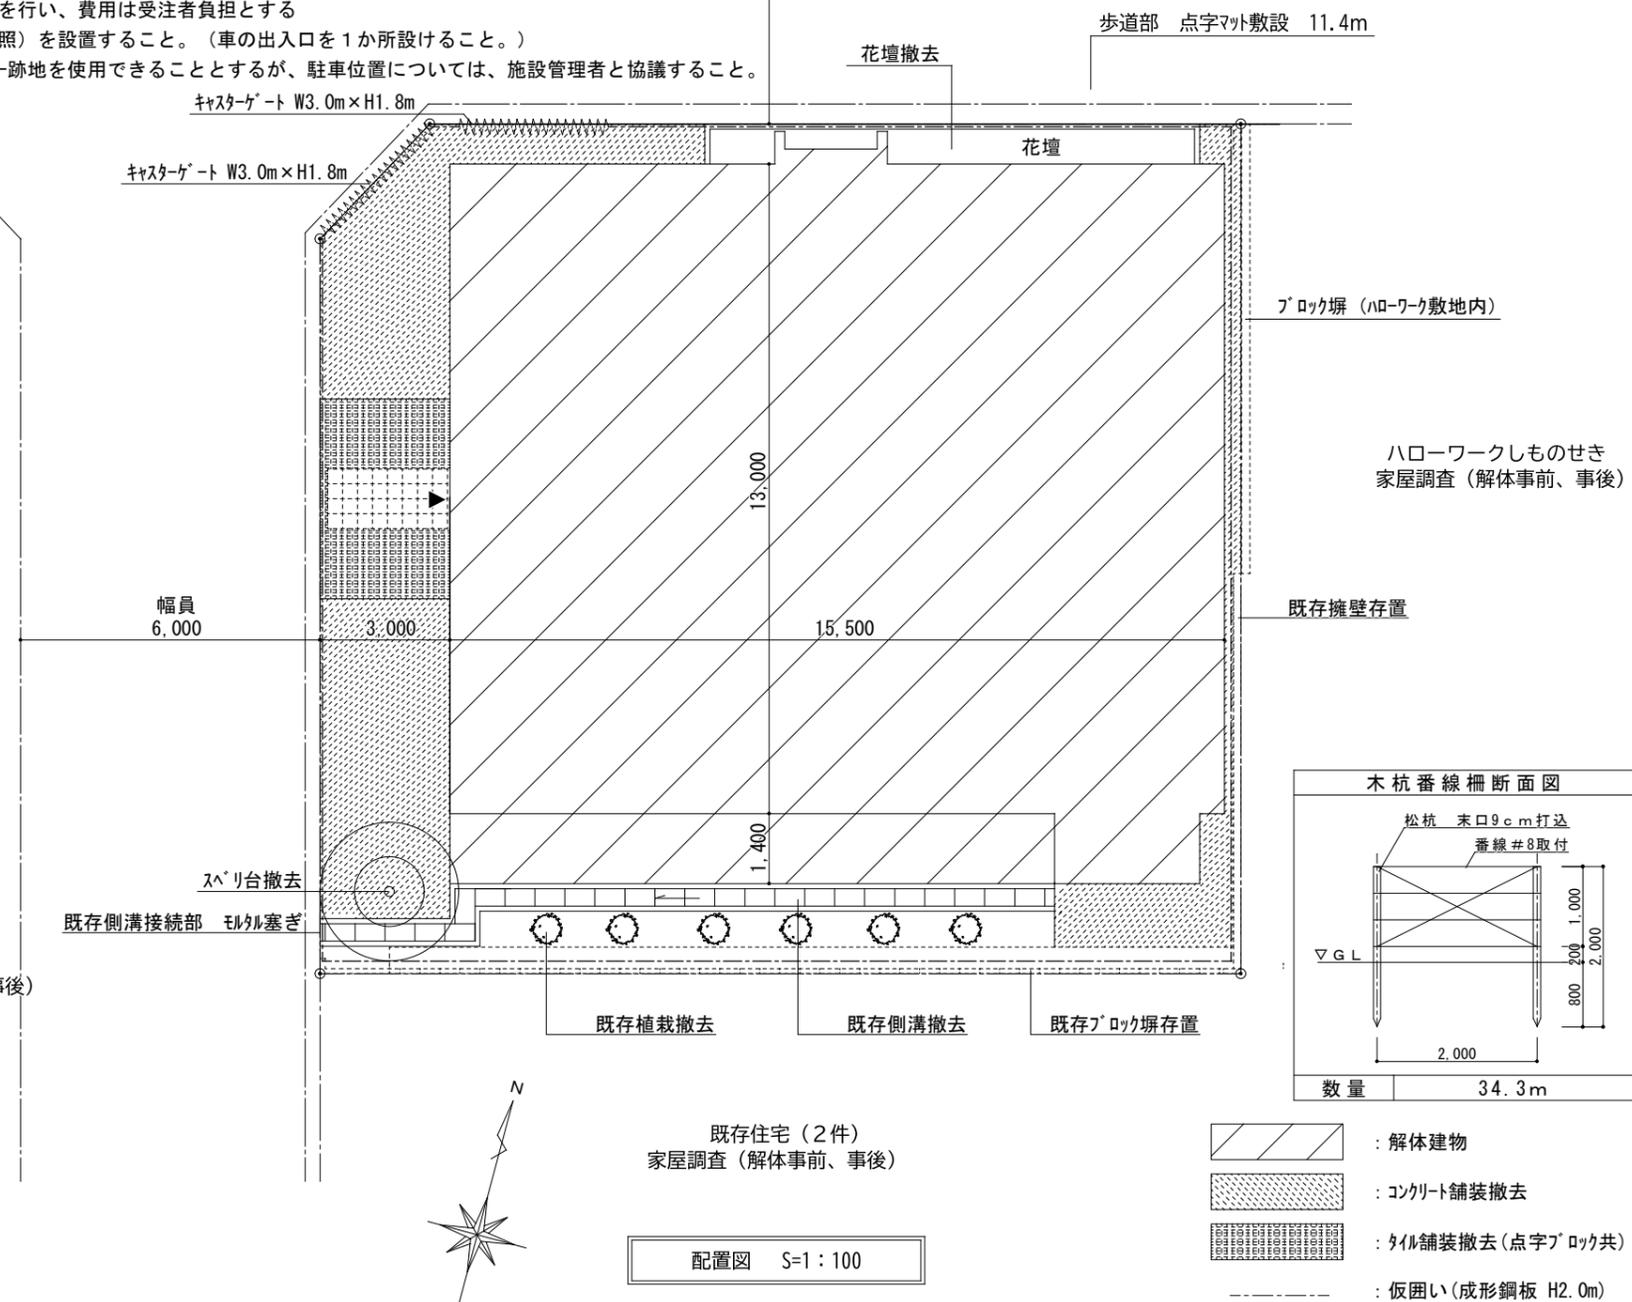

配置図 S=1:100

- 斜線 : 解体建物
- 点線 : コンクリート舗装撤去
- 格子線 : タイル舗装撤去(点字ブロック共)
- 虚線 : 仮囲い(成形鋼板 H2.0m)

工事名
身体障害者福祉センター解体工事

図名
附近見取図、配置図、面積表、石綿分析調査結果表

縮尺
図中に記載
単位
mm
01-18

■仕上表

外部	名称	仕上			摘要	
	屋根	平部：シート防水の上、コンクリート直押え 笠木：防水珪藻土			ドレンφ100用	
	外壁	吹付タイル、タイル張り			縦樋VPφ100、SUSφ100	
	バルコニー	床：防水珪藻土 上裏：リソ吹付			-	
	巾木	珪藻土塗り、タイル張り			-	


内部(1階)	室名	床	巾木	壁	天井	備考	内部(2階)	室名	床	巾木	壁	天井	備考
	風除室	100角二丁平タイル	-	ボータータイル	化粧石膏ボード	-		便所(男)	45角タイル	75角タイル	75角タイル	石綿セメント板	室名札
	ホール	長尺シート	-	小口タイル	化粧石膏ボード	行事黒板(和付ボード) 1800×1050		便所(女)	45角タイル	75角タイル	75角タイル	石綿セメント板	室名札
	相談室	長尺シート	木製	吹付タイル	化粧石膏ボード	室名札、ブライントカーテンBOX		PS	防水珪藻土塗り	コンクリート打放し	コンクリート打放し	コンクリート打放し	-
	静養室	長尺シート	木製	吹付タイル	化粧石膏ボード	室名札、ブライントカーテンBOX、アコーデイオントア		ホール	長尺シート	人造大理石	吹付タイル	化粧石膏ボード	-
	事務室	長尺シート	木製	吹付タイル	化粧石膏ボード	室名札、ブライントカーテンBOX、行事黒板		社会適応訓練室	長尺シート	木製	吹付タイル	化粧石膏ボード	室名札 引分黒板
	団体活動室	長尺シート	木製	吹付タイル	化粧石膏ボード	室名札、ブライントカーテンBOX、行事黒板		倉庫	長尺シート	木製	珪藻土塗り	石綿セメント板	戸棚(上部) アコーデイオントア
	給湯室	45角タイル	75角タイル	75角タイル	石綿セメント板	室名札、吊戸棚 ステンレス水切棚、アコーデイオントア		湯沸室	45角タイル	75角タイル	75角タイル	石綿セメント板	室名札 吊戸棚、ステンレス水切棚
	印刷室	長尺シート	木製	珪藻土塗り	化粧石膏ボード	室名札、ブライントカーテンBOX		踏込	長尺シート	木製	クロス	網代天井	室名札
	機械室	珪藻土塗り	珪藻土塗り	コンクリート打放し	木毛板 リソ吹付	室名札		床間	合板張り	-	クロス	和天井	-
	身障便所	45角タイル	75角タイル	75角タイル	石綿セメント板	室名札		和室10帖	化学タミ	-	クロス	和天井	カーテンBOX
	便所(男)	45角タイル	75角タイル	75角タイル	石綿セメント板	室名札		押入	合板張り	-	合板張り	合板張り	-
	便所(女)	45角タイル	75角タイル	75角タイル	石綿セメント板	室名札		図書室兼会議室	カーペット敷	木製	クロス	クロス	室名札 カーテンBOX
	駐車場	コンクリート直押え	45角二丁掛タイル	吹付タイル	石綿セメント板	-		身障便所	45角タイル	75角タイル	75角タイル	石綿セメント板	室名札
	倉庫	珪藻土塗り	珪藻土塗り	コンクリート打放し	コンクリート打放し	室名札		便所(男)	45角タイル	75角タイル	75角タイル	石綿セメント板	室名札
	PS	防水珪藻土塗り	コンクリート打放し	コンクリート打放し	コンクリート打放し	-		便所(女)	45角タイル	75角タイル	75角タイル	石綿セメント板	室名札
	ホール	長尺シート	人造大理石	吹付タイル	化粧石膏ボード	-		PS	防水珪藻土塗り	コンクリート打放し	コンクリート打放し	コンクリート打放し	-
	料理教室	長尺シート	木製	吹付タイル	化粧石膏ボード	室名札、水屋、カウンター		階段室	長尺シート	人造大理石	吹付タイル	吹付タイル	-
	日常生活訓練室	長尺シート	木製	吹付タイル	化粧石膏ボード	カーテンBOX、アコーデイオントア		EV 機械室	珪藻土塗り	-	コンクリート打放し	木毛板 リソ吹付	-
作業室	長尺シート	木製	吹付タイル	化粧石膏ボード	室名札 ステンレス手洗流し	PH	長尺シート	人造大理石	吹付タイル	化粧石膏ボード	-		
更衣室(男)	長尺シート	木製	吹付タイル	化粧石膏ボード	室名札 アコーデイオントア	倉庫	防水珪藻土塗り	-	コンクリート打放し	コンクリート打放し	室名札		
指導員室	長尺シート	木製	吹付タイル	化粧石膏ボード	室名札 カーテンBOX								
休憩室兼更衣室(女)	化学タミ	-	クロス	和天井	室名札 カーテンBOX								
身障便所	45角タイル	75角タイル	75角タイル	石綿セメント板	室名札								

工事名
身体障害者福祉センター解体工事


図名
仕上表

縮尺
NoScale
単位
mm

02-18

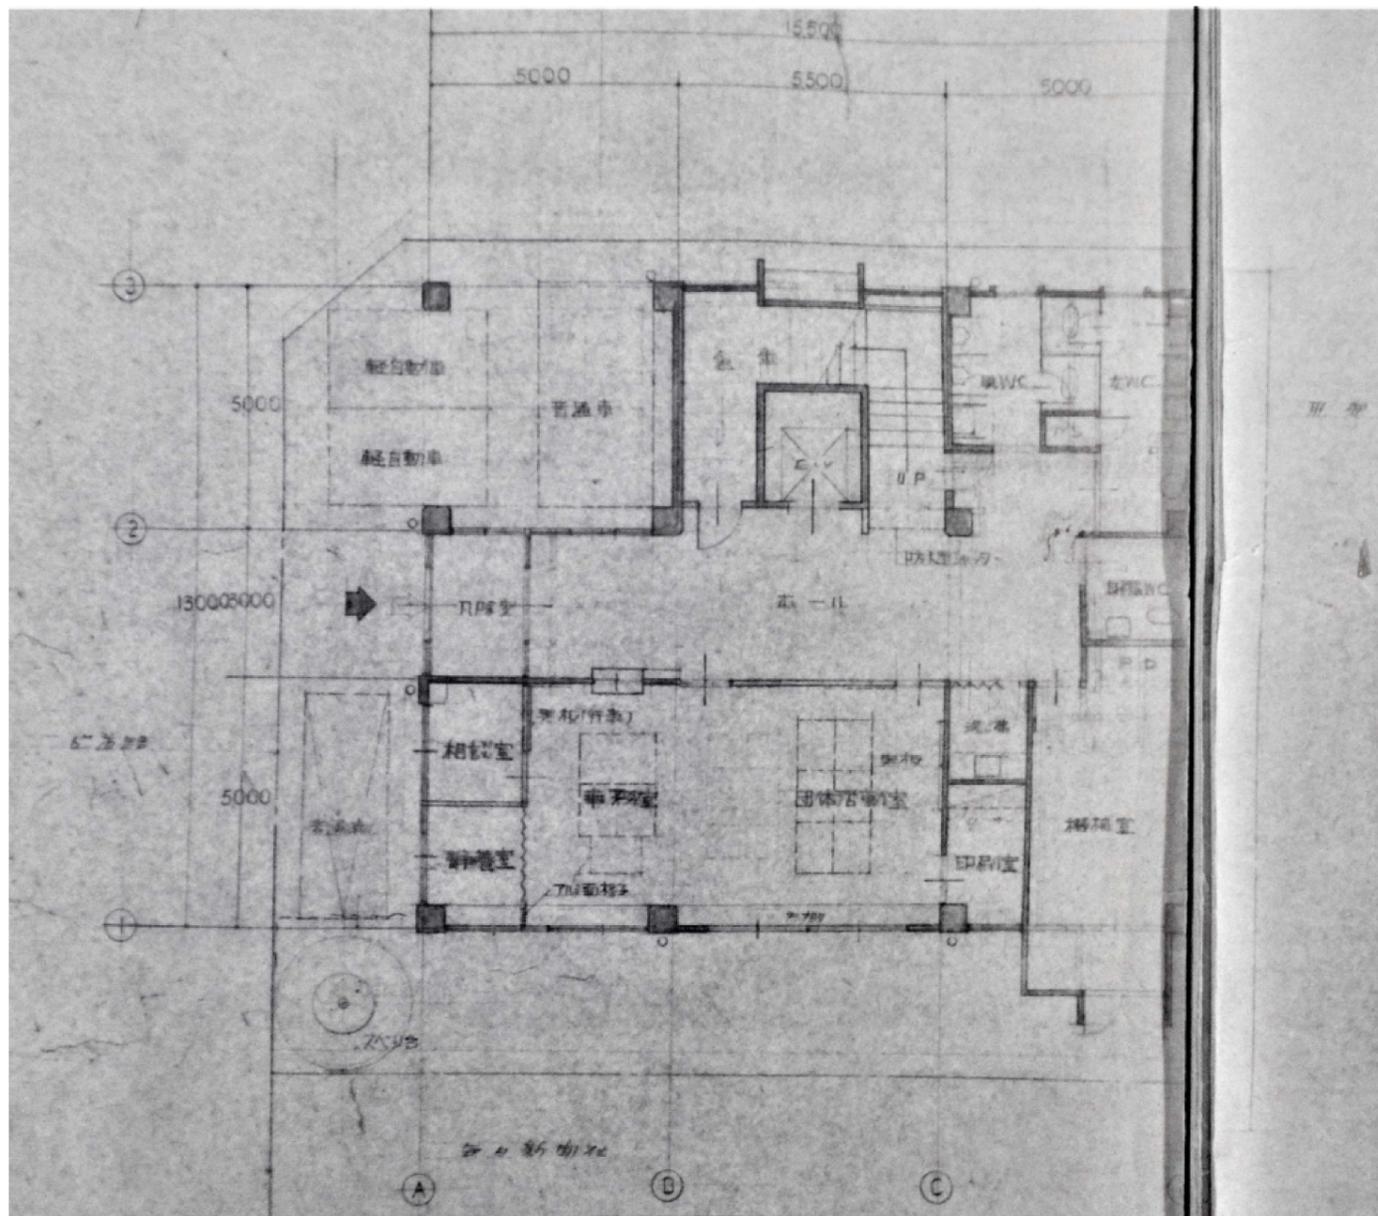

1階平面図 S=NoScale

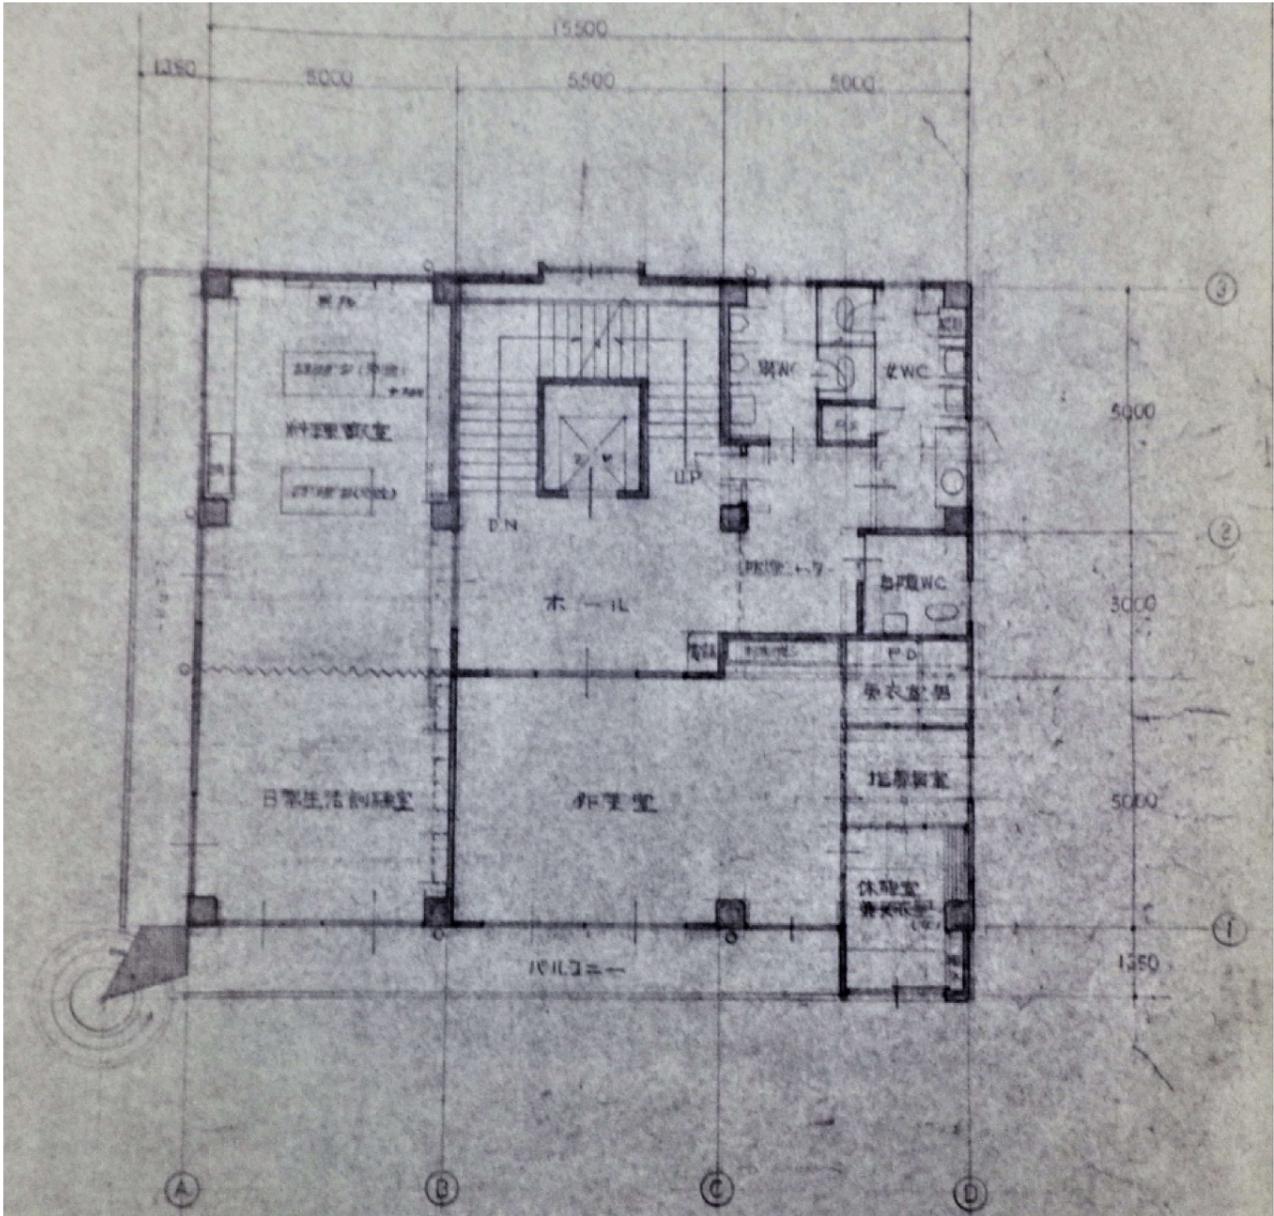


2階平面図 S=NoScale

工事名	身体障害者福祉センター解体工事
-----	-----------------


図名	1階・2階平面図
----	----------

縮尺	NoScale
単位	mm


03-18

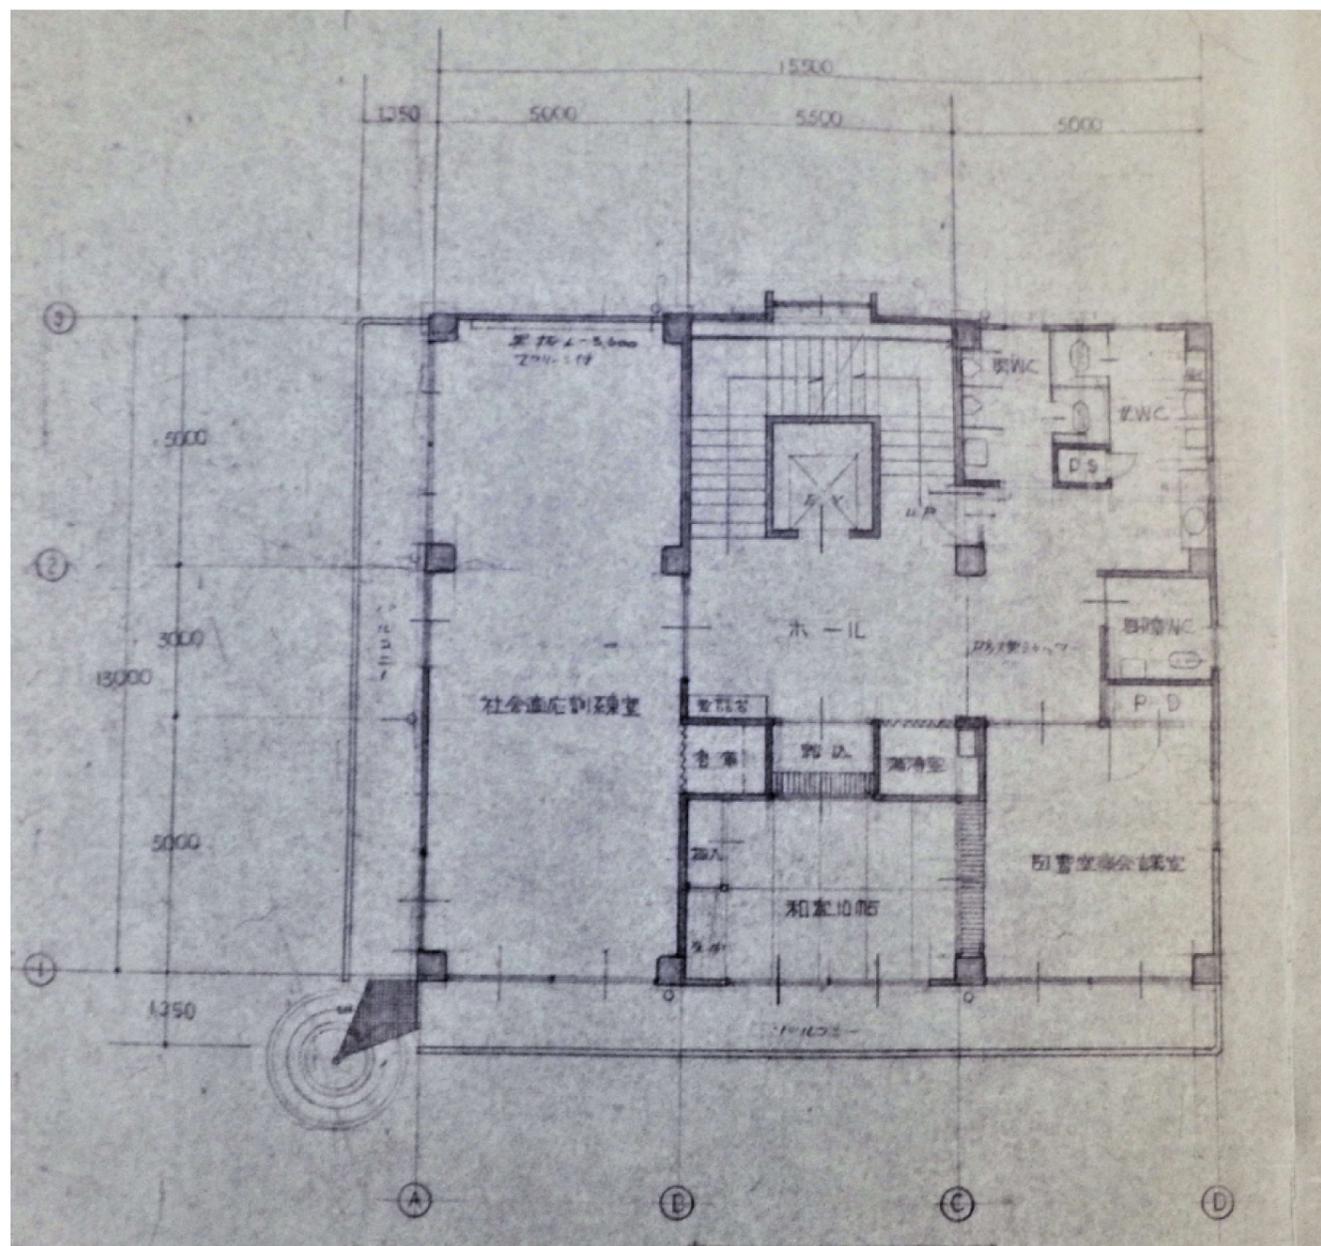

3階平面図 S=NoScale

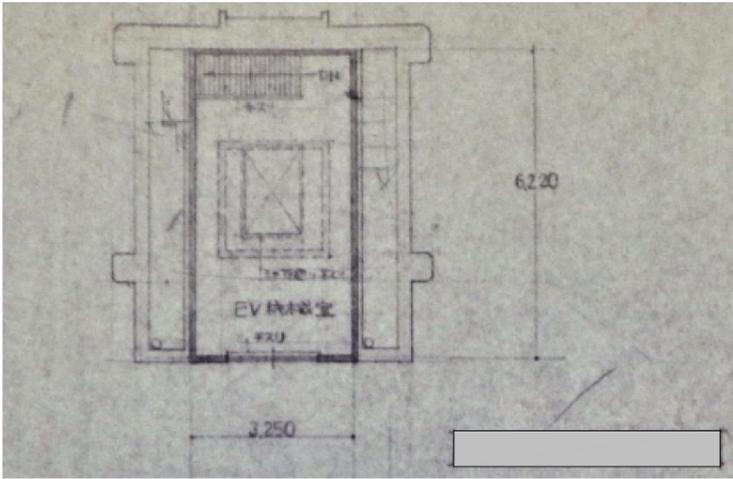

PH2階平面図 S=NoScale

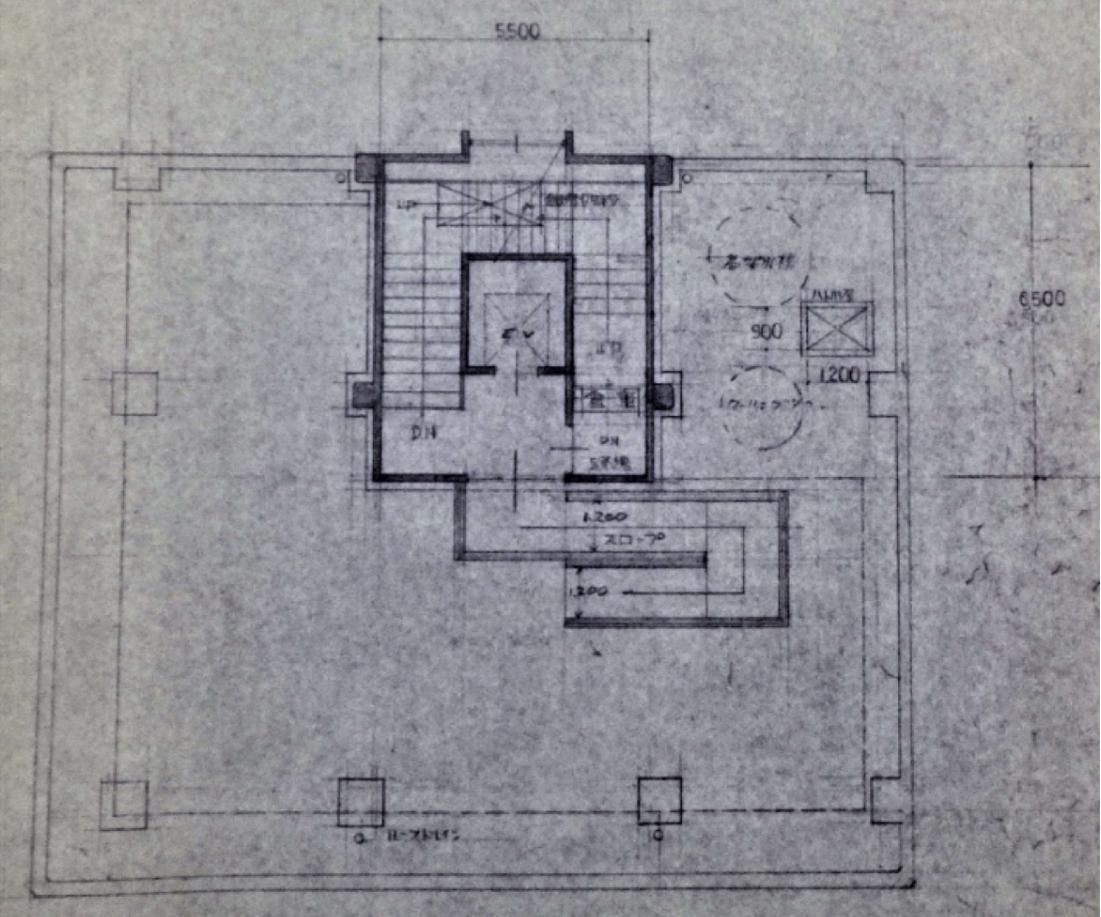


PH1階平面図 S=NoScale


工事名
身体障害者福祉センター解体工事

図名
3階・PH1階・PH2階平面図

縮尺
NoScale
単位
mm

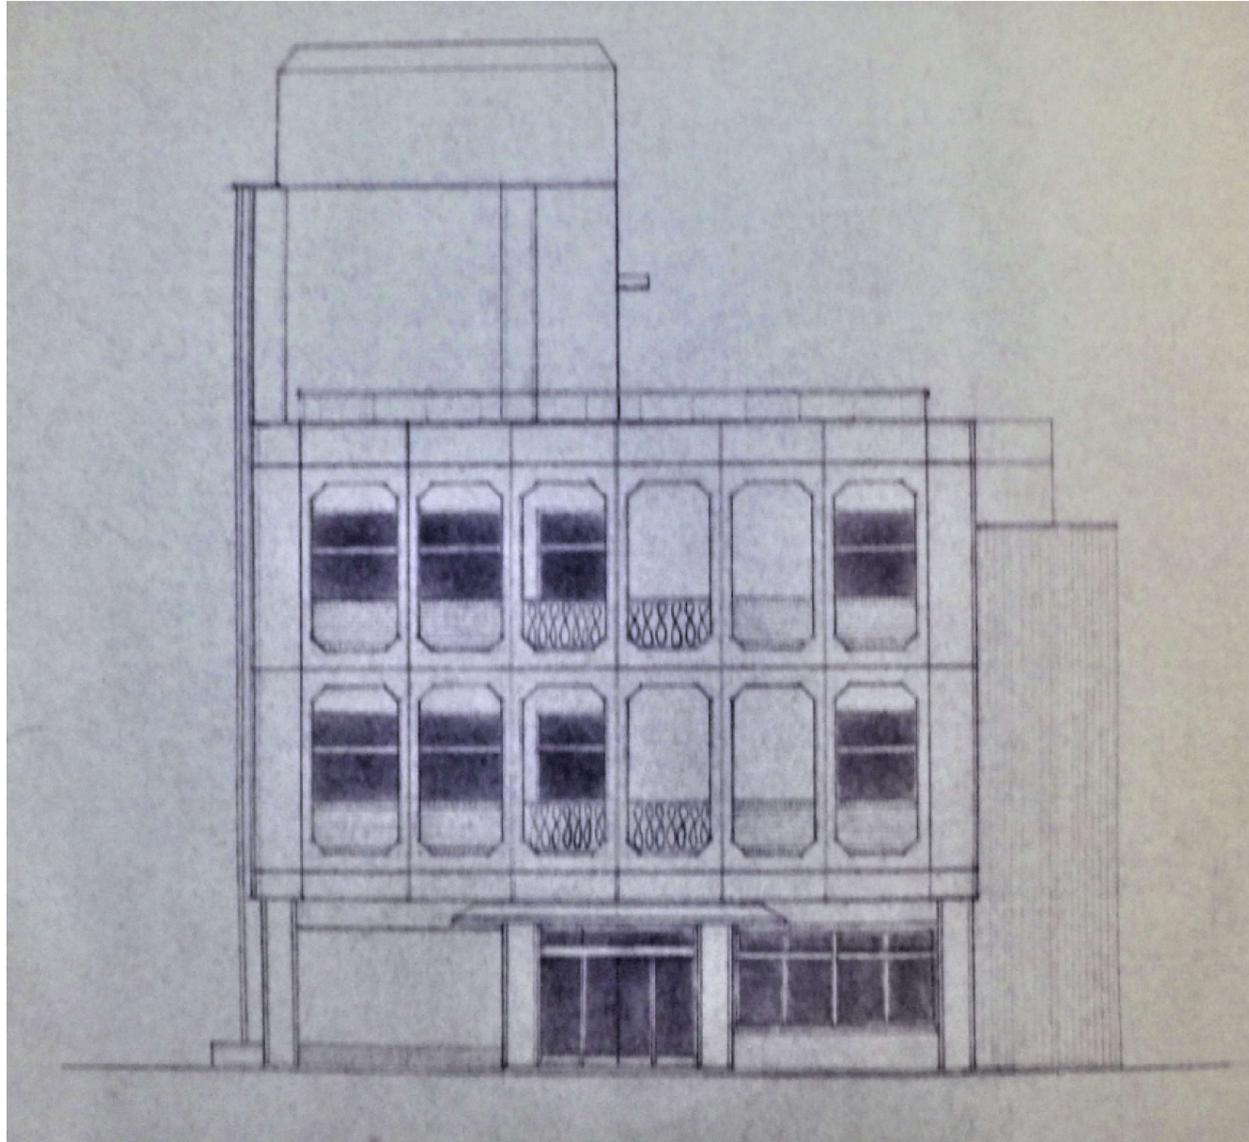

西側立面図 S=NoScale

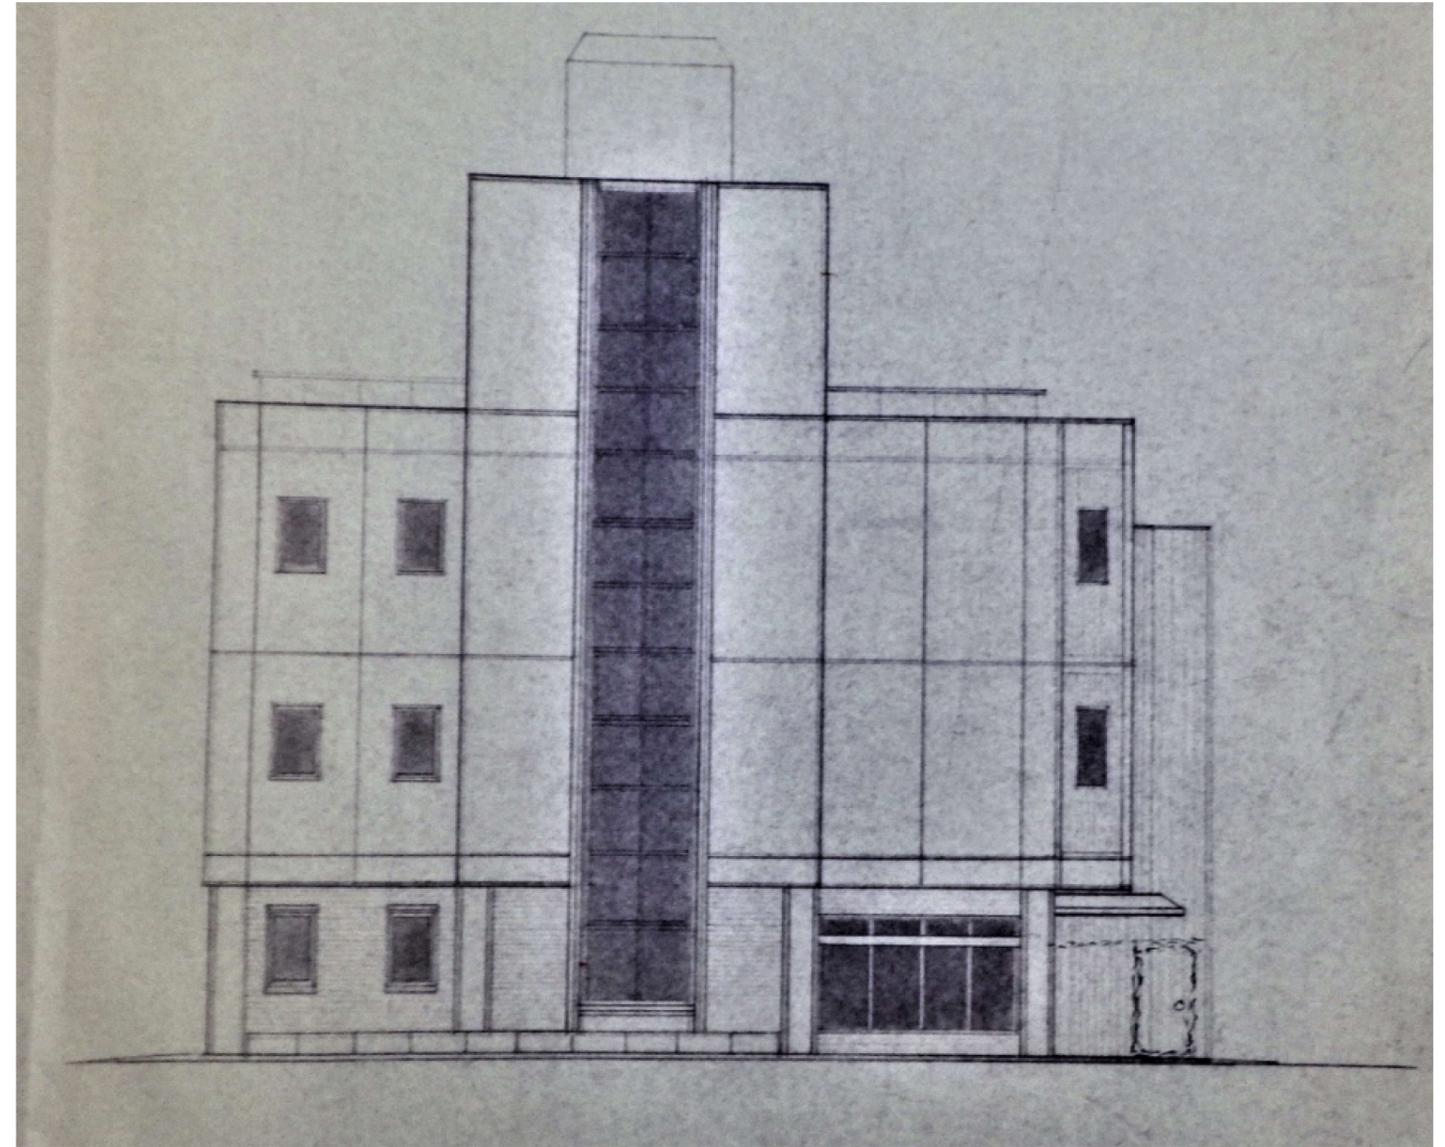


北側立面図 S=NoScale

工事名
身体障害者福祉センター解体工事


図名
西側・北側立面図

縮尺
NoScale
単位
mm

05-18

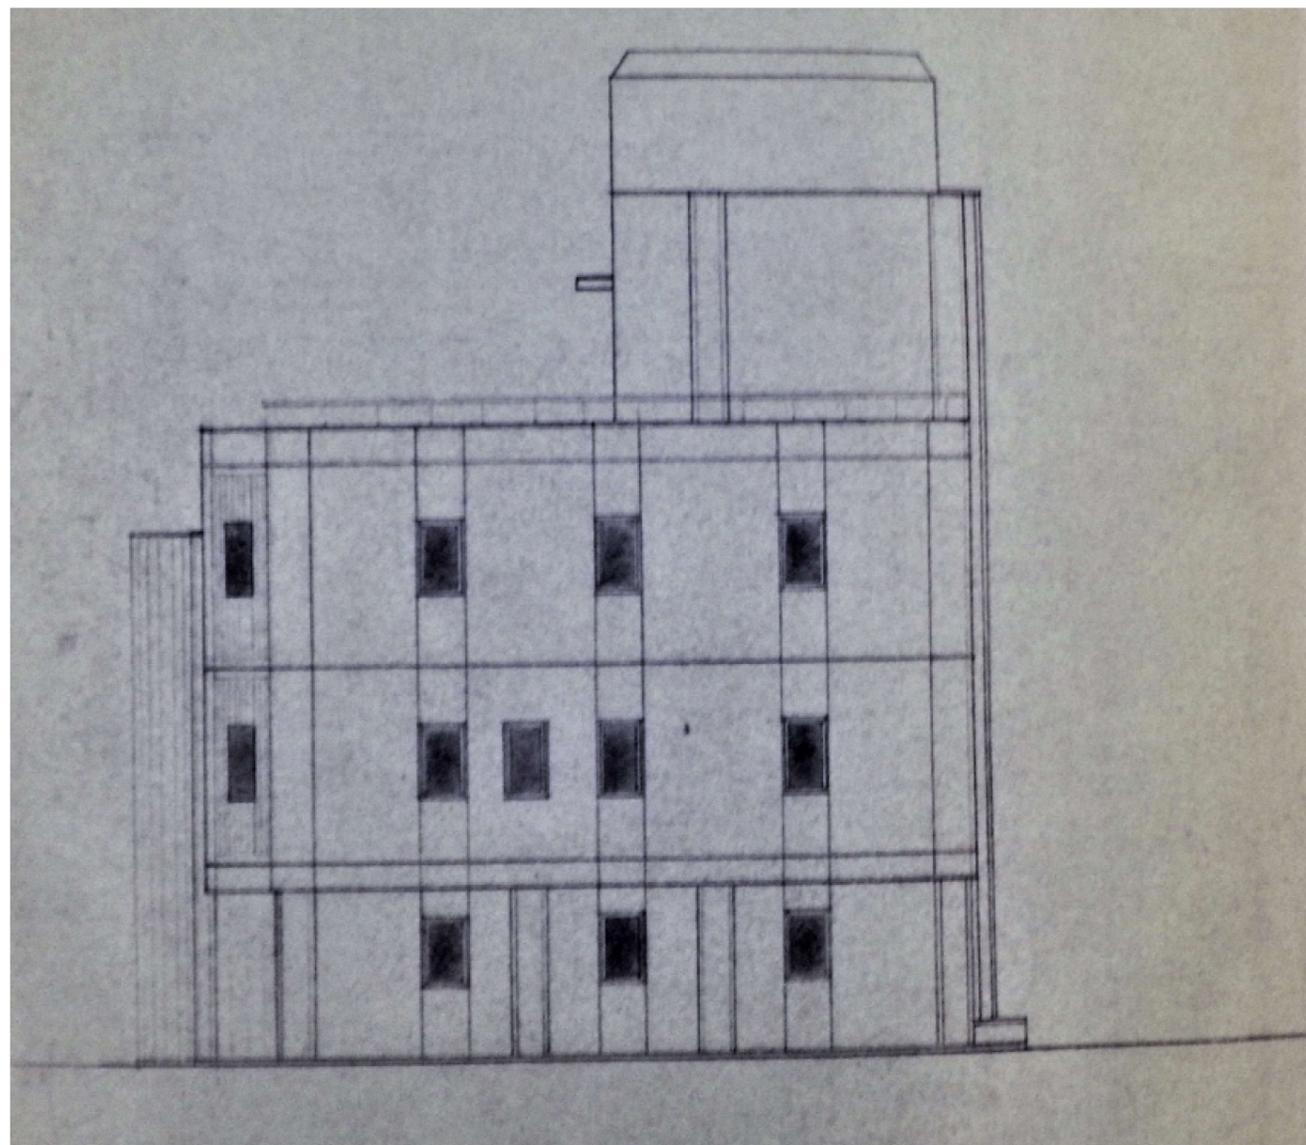

東側立面図 S=NoScale

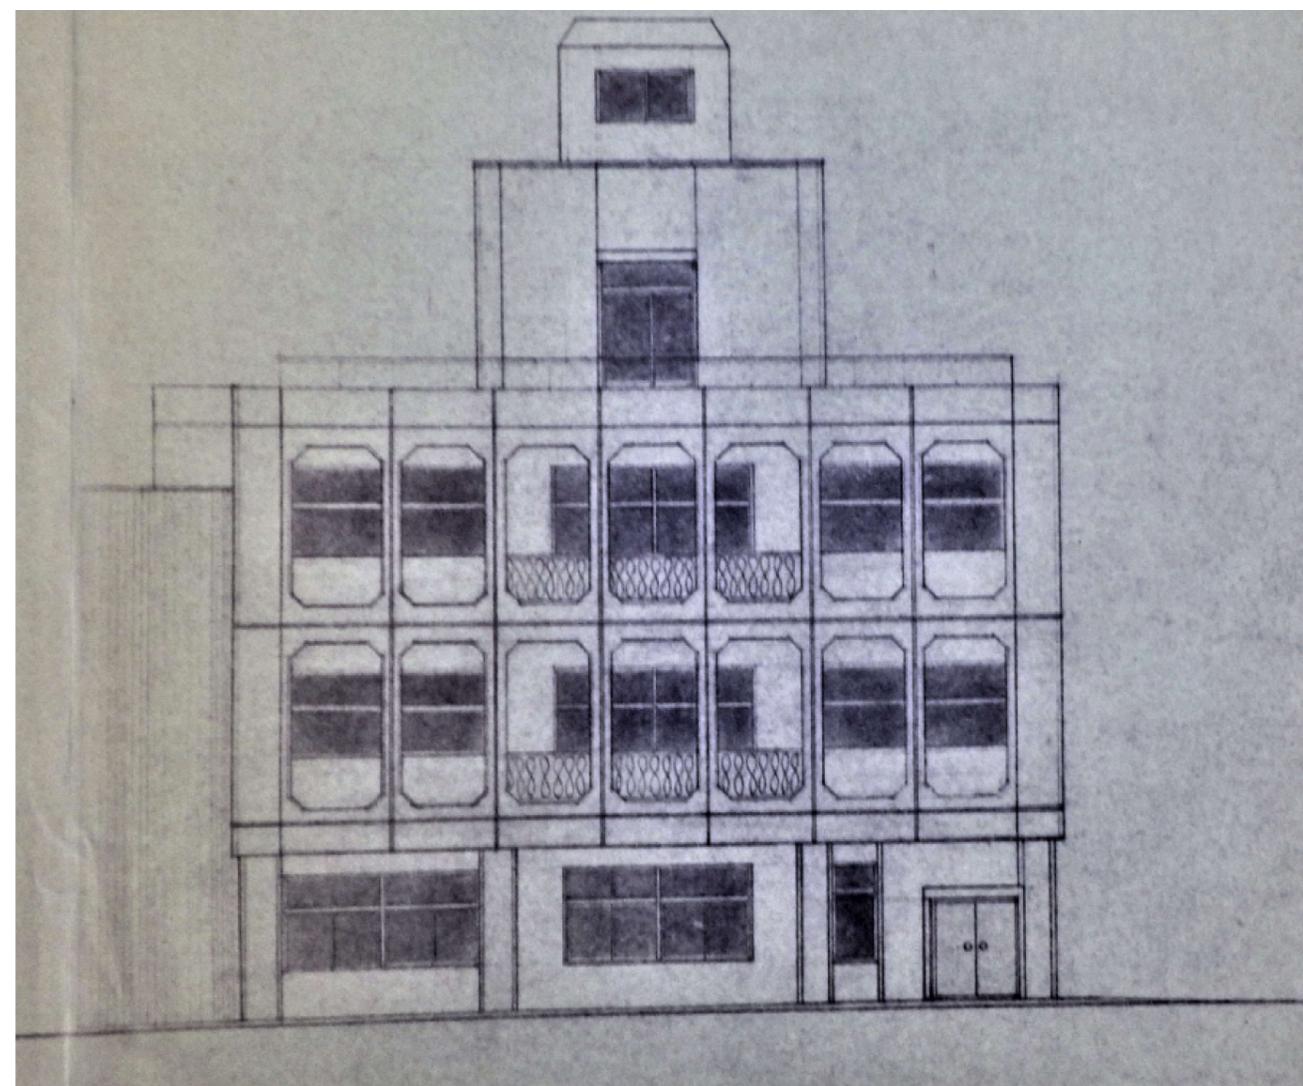


南側立面図 S=NoScale

工事名
身体障害者福祉センター解体工事

図名
東側・南側立面図

縮尺
NoScale
単位
mm

06-18

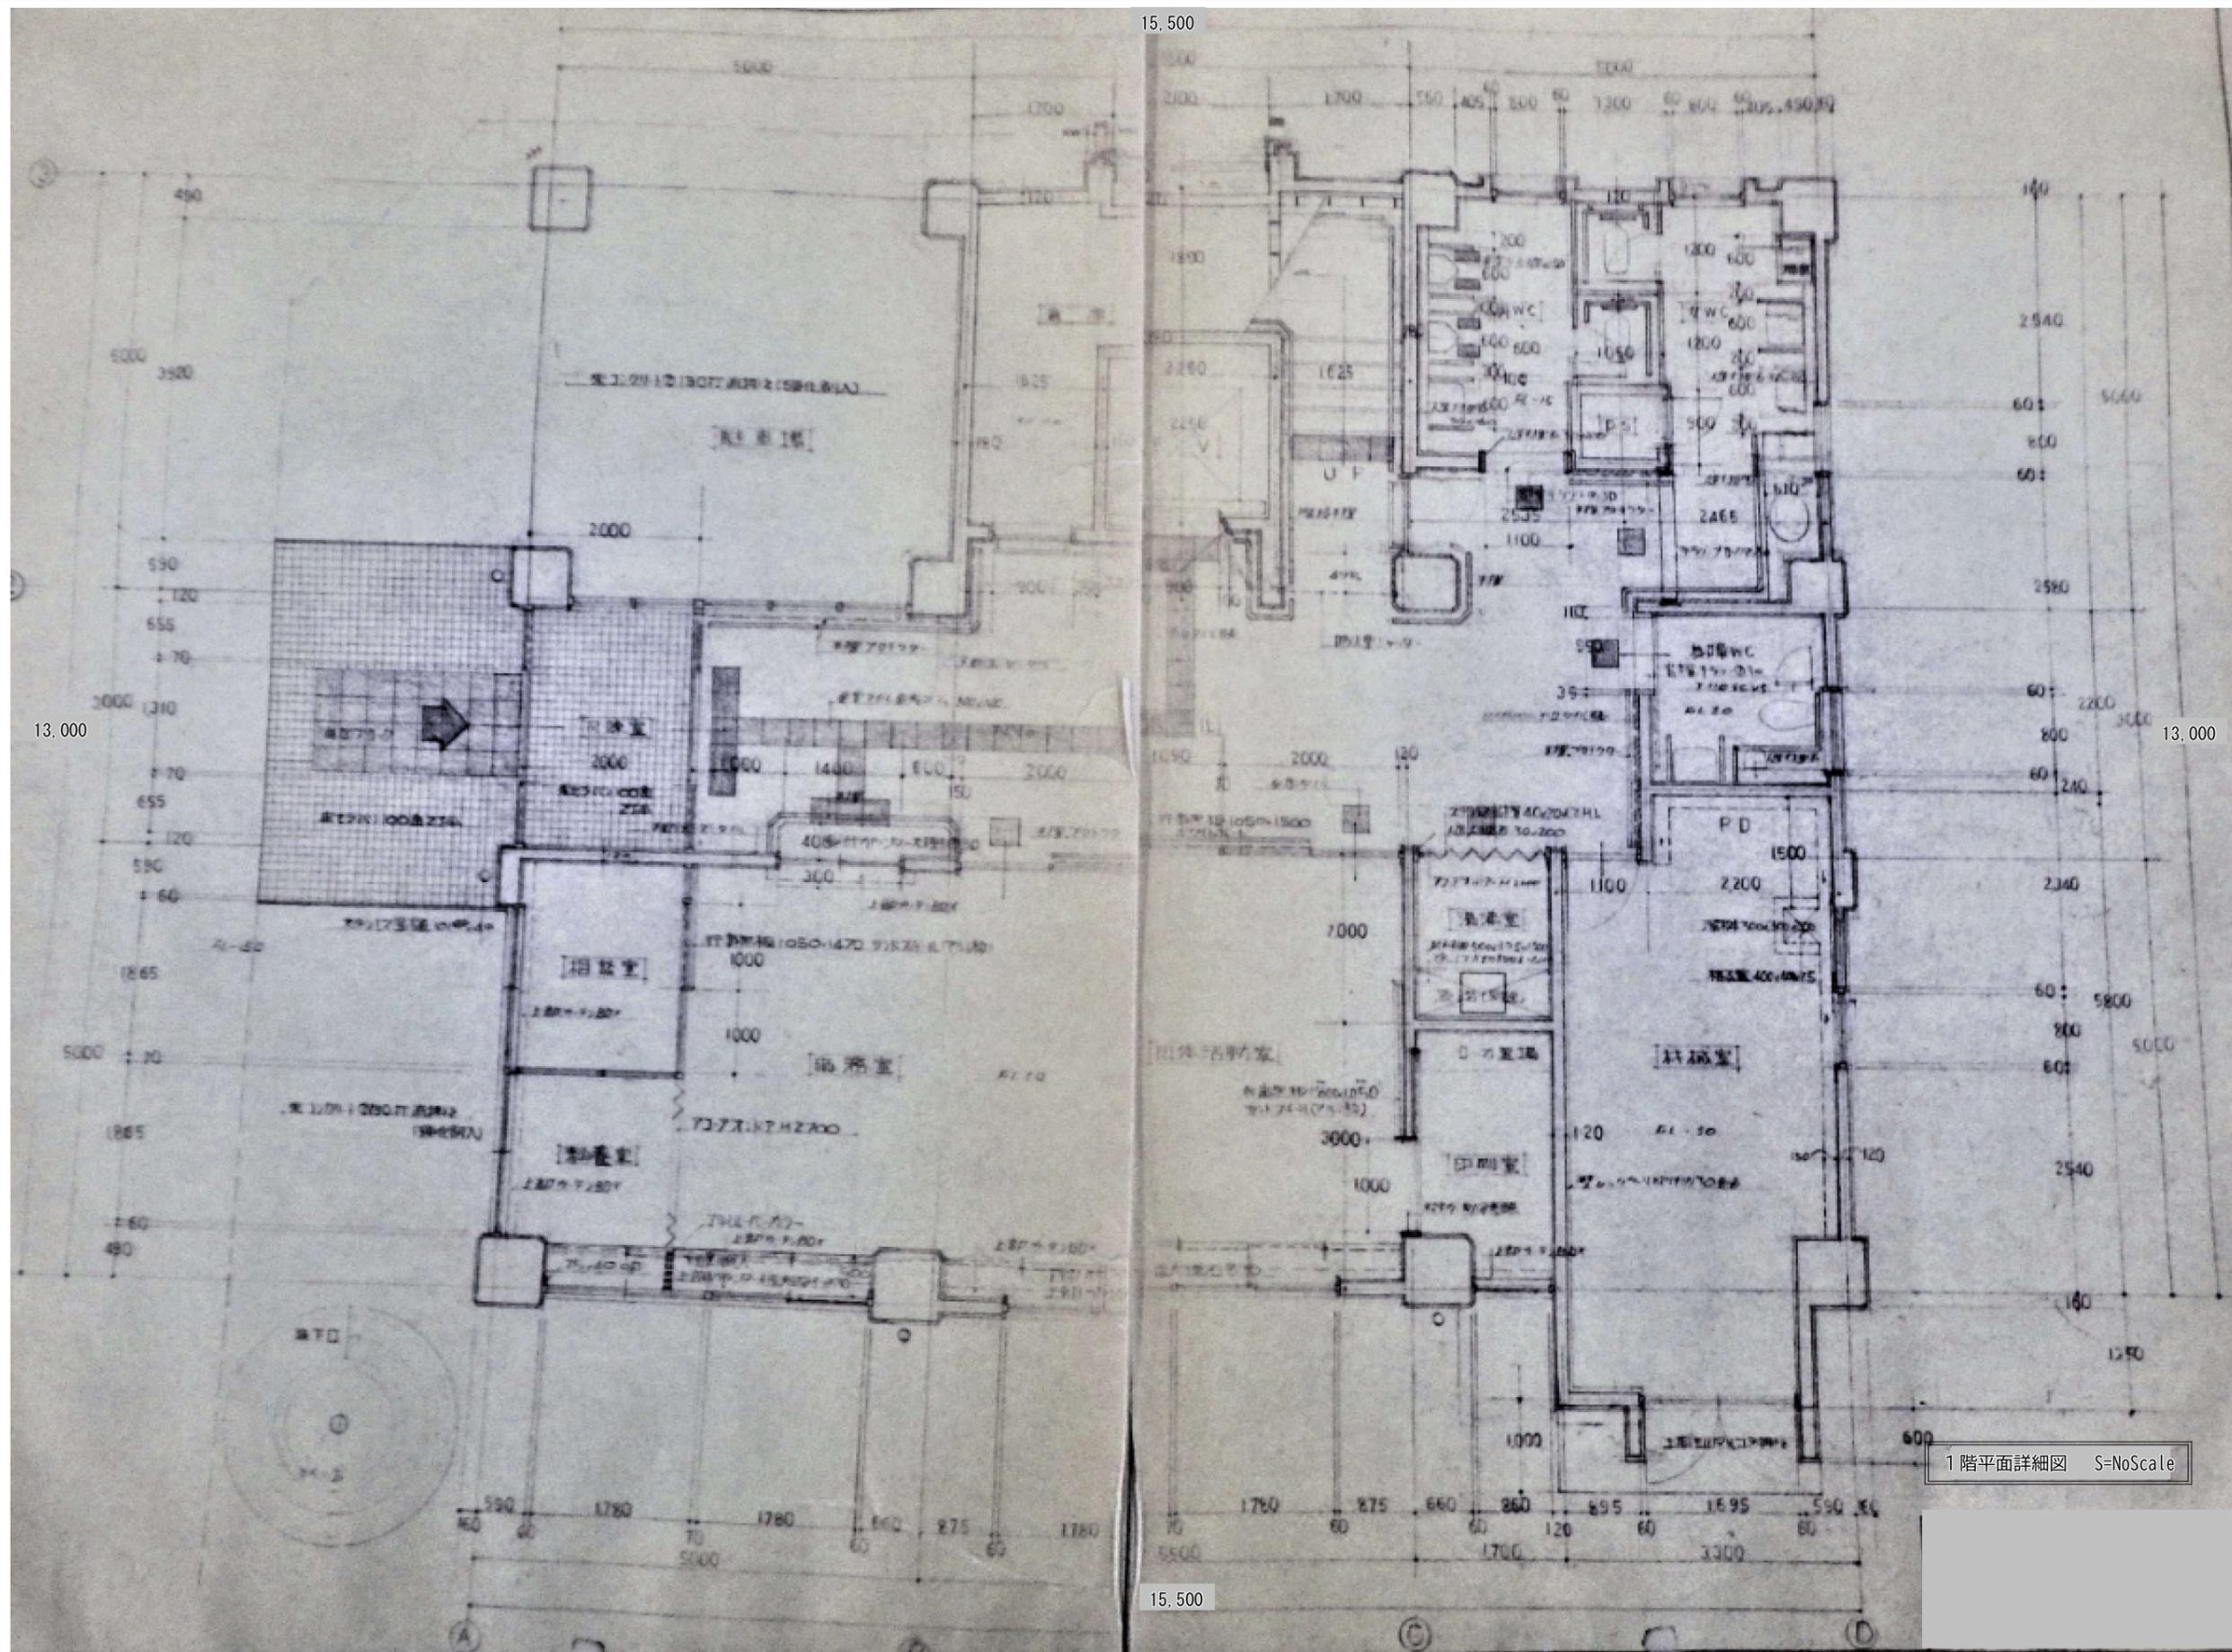


工事名
身体障害者福祉センター解体工事

図名
1階平面詳細図

縮尺
NoScale
単位
mm


07-18

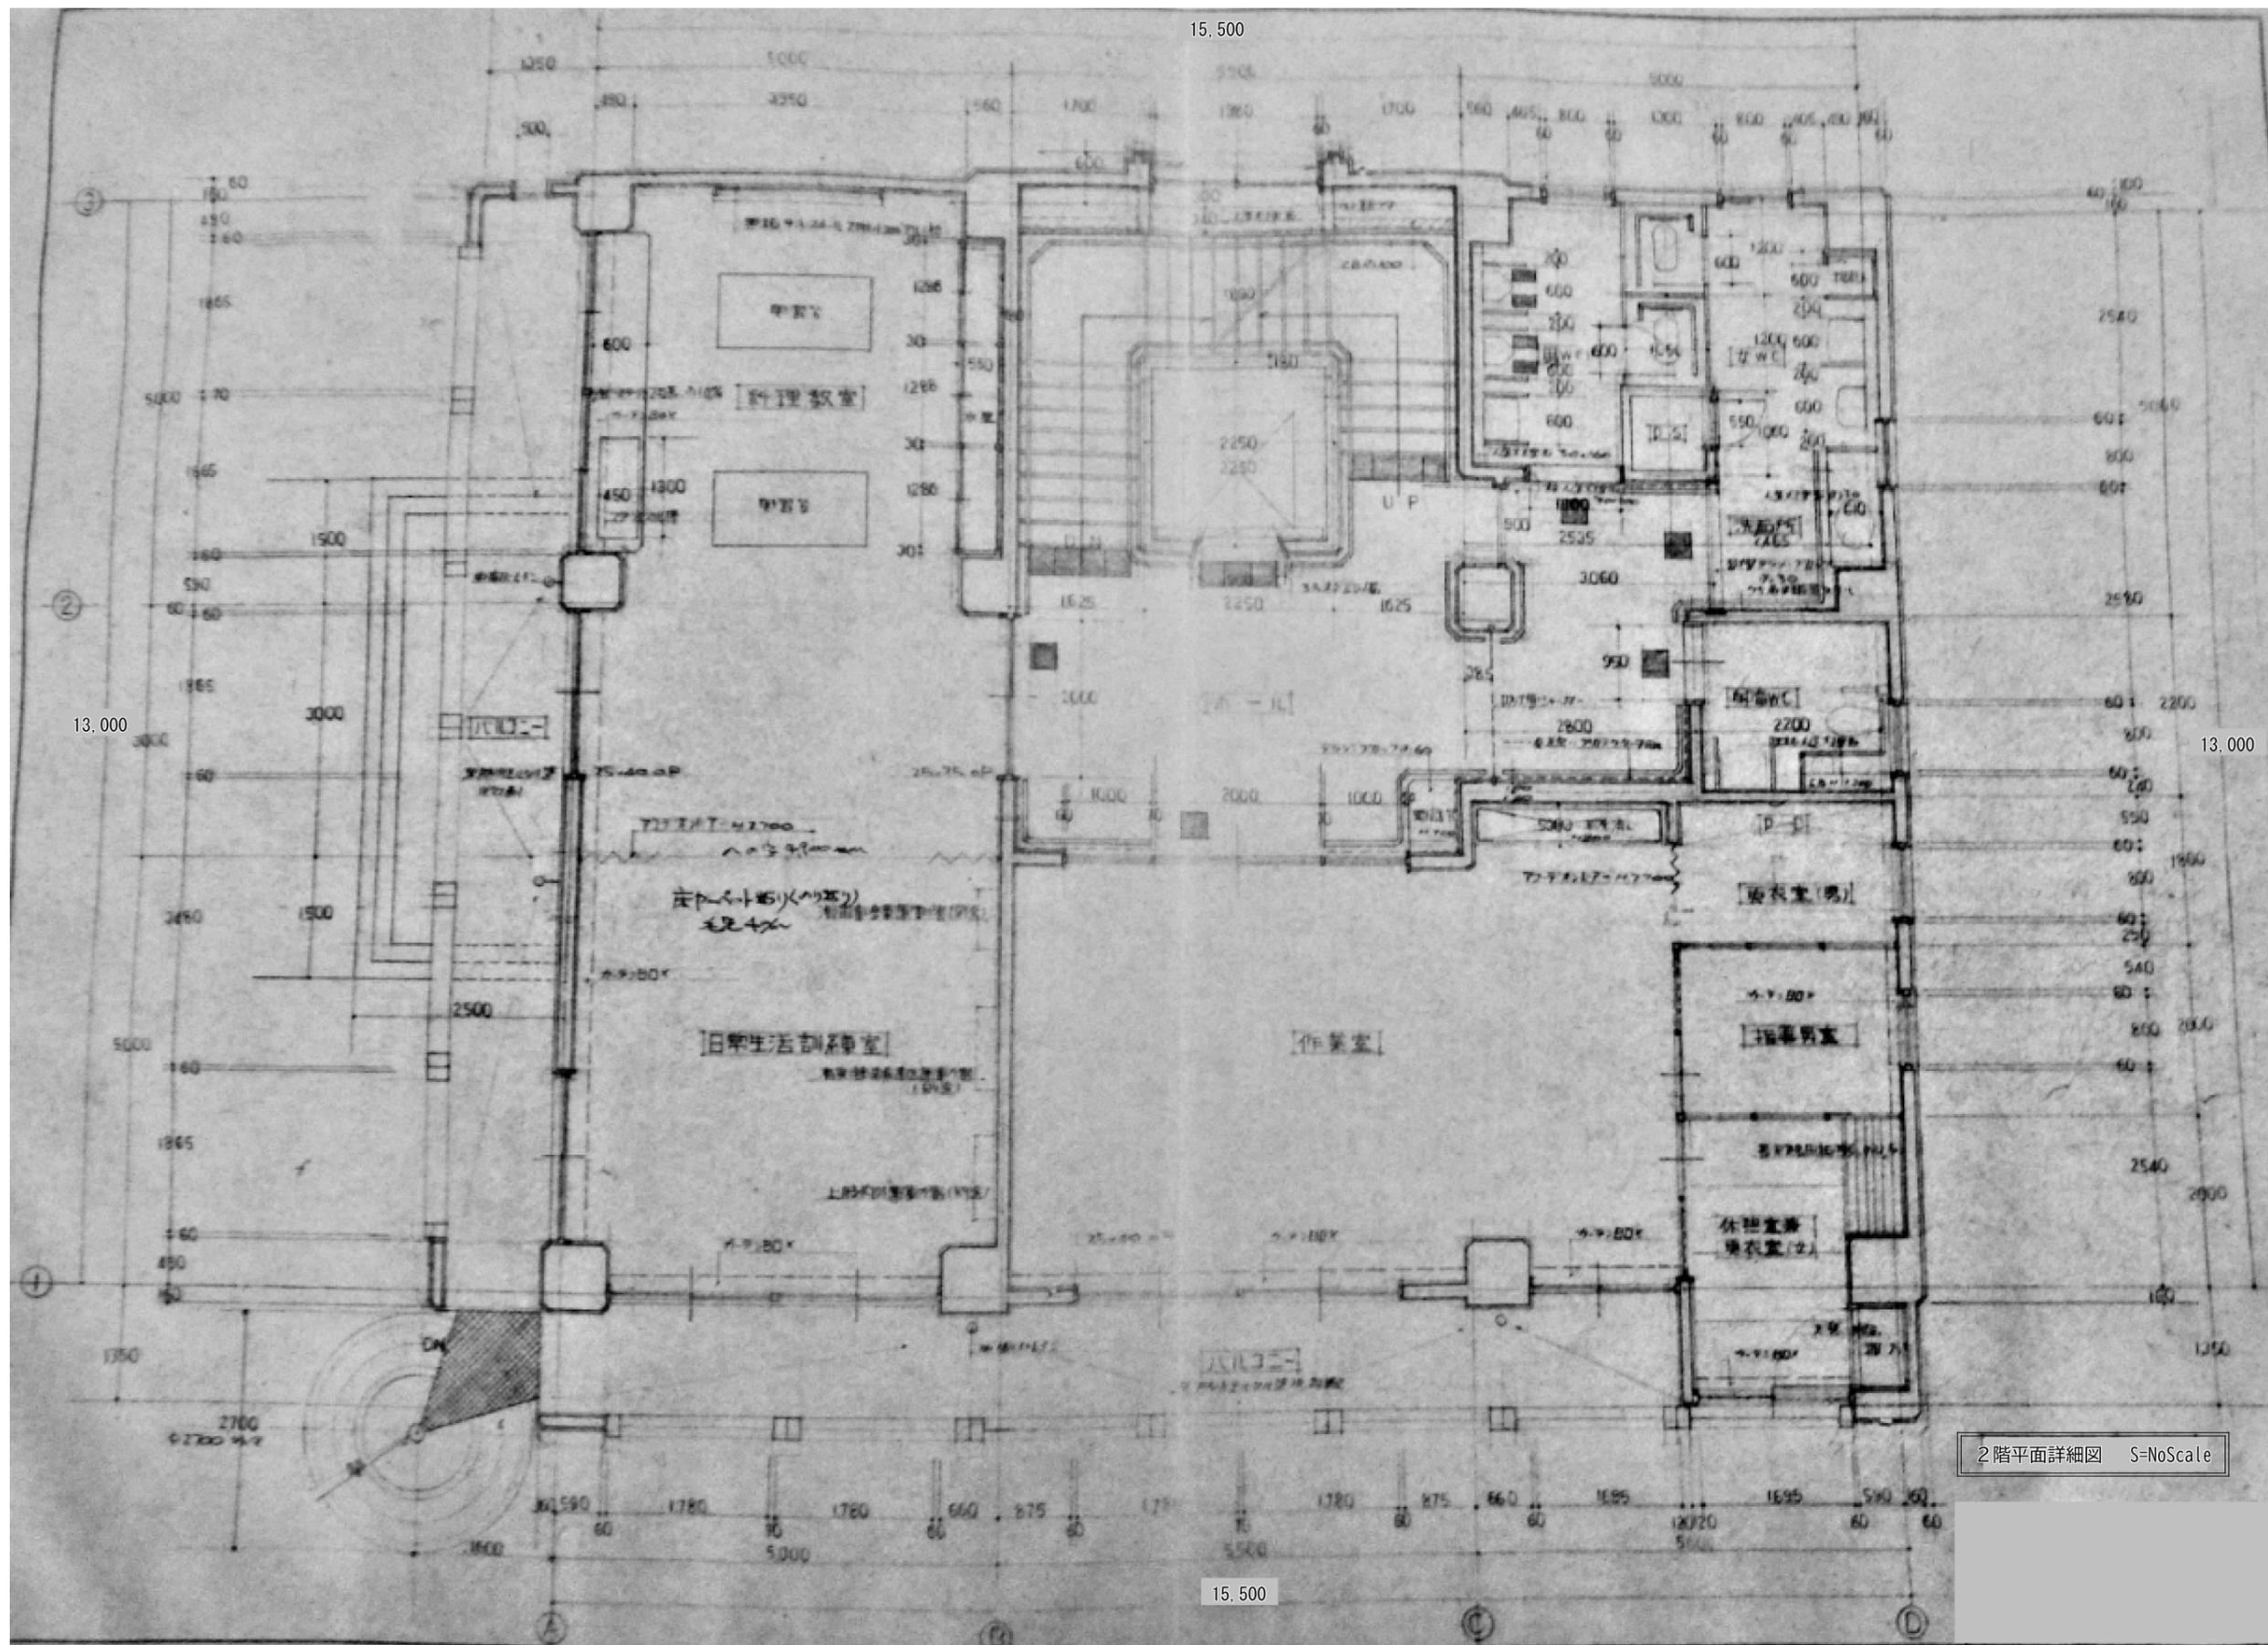

工事名
身体障害者福祉センター解体工事

図名
2階平面詳細図

縮尺
NoScale
単位
mm

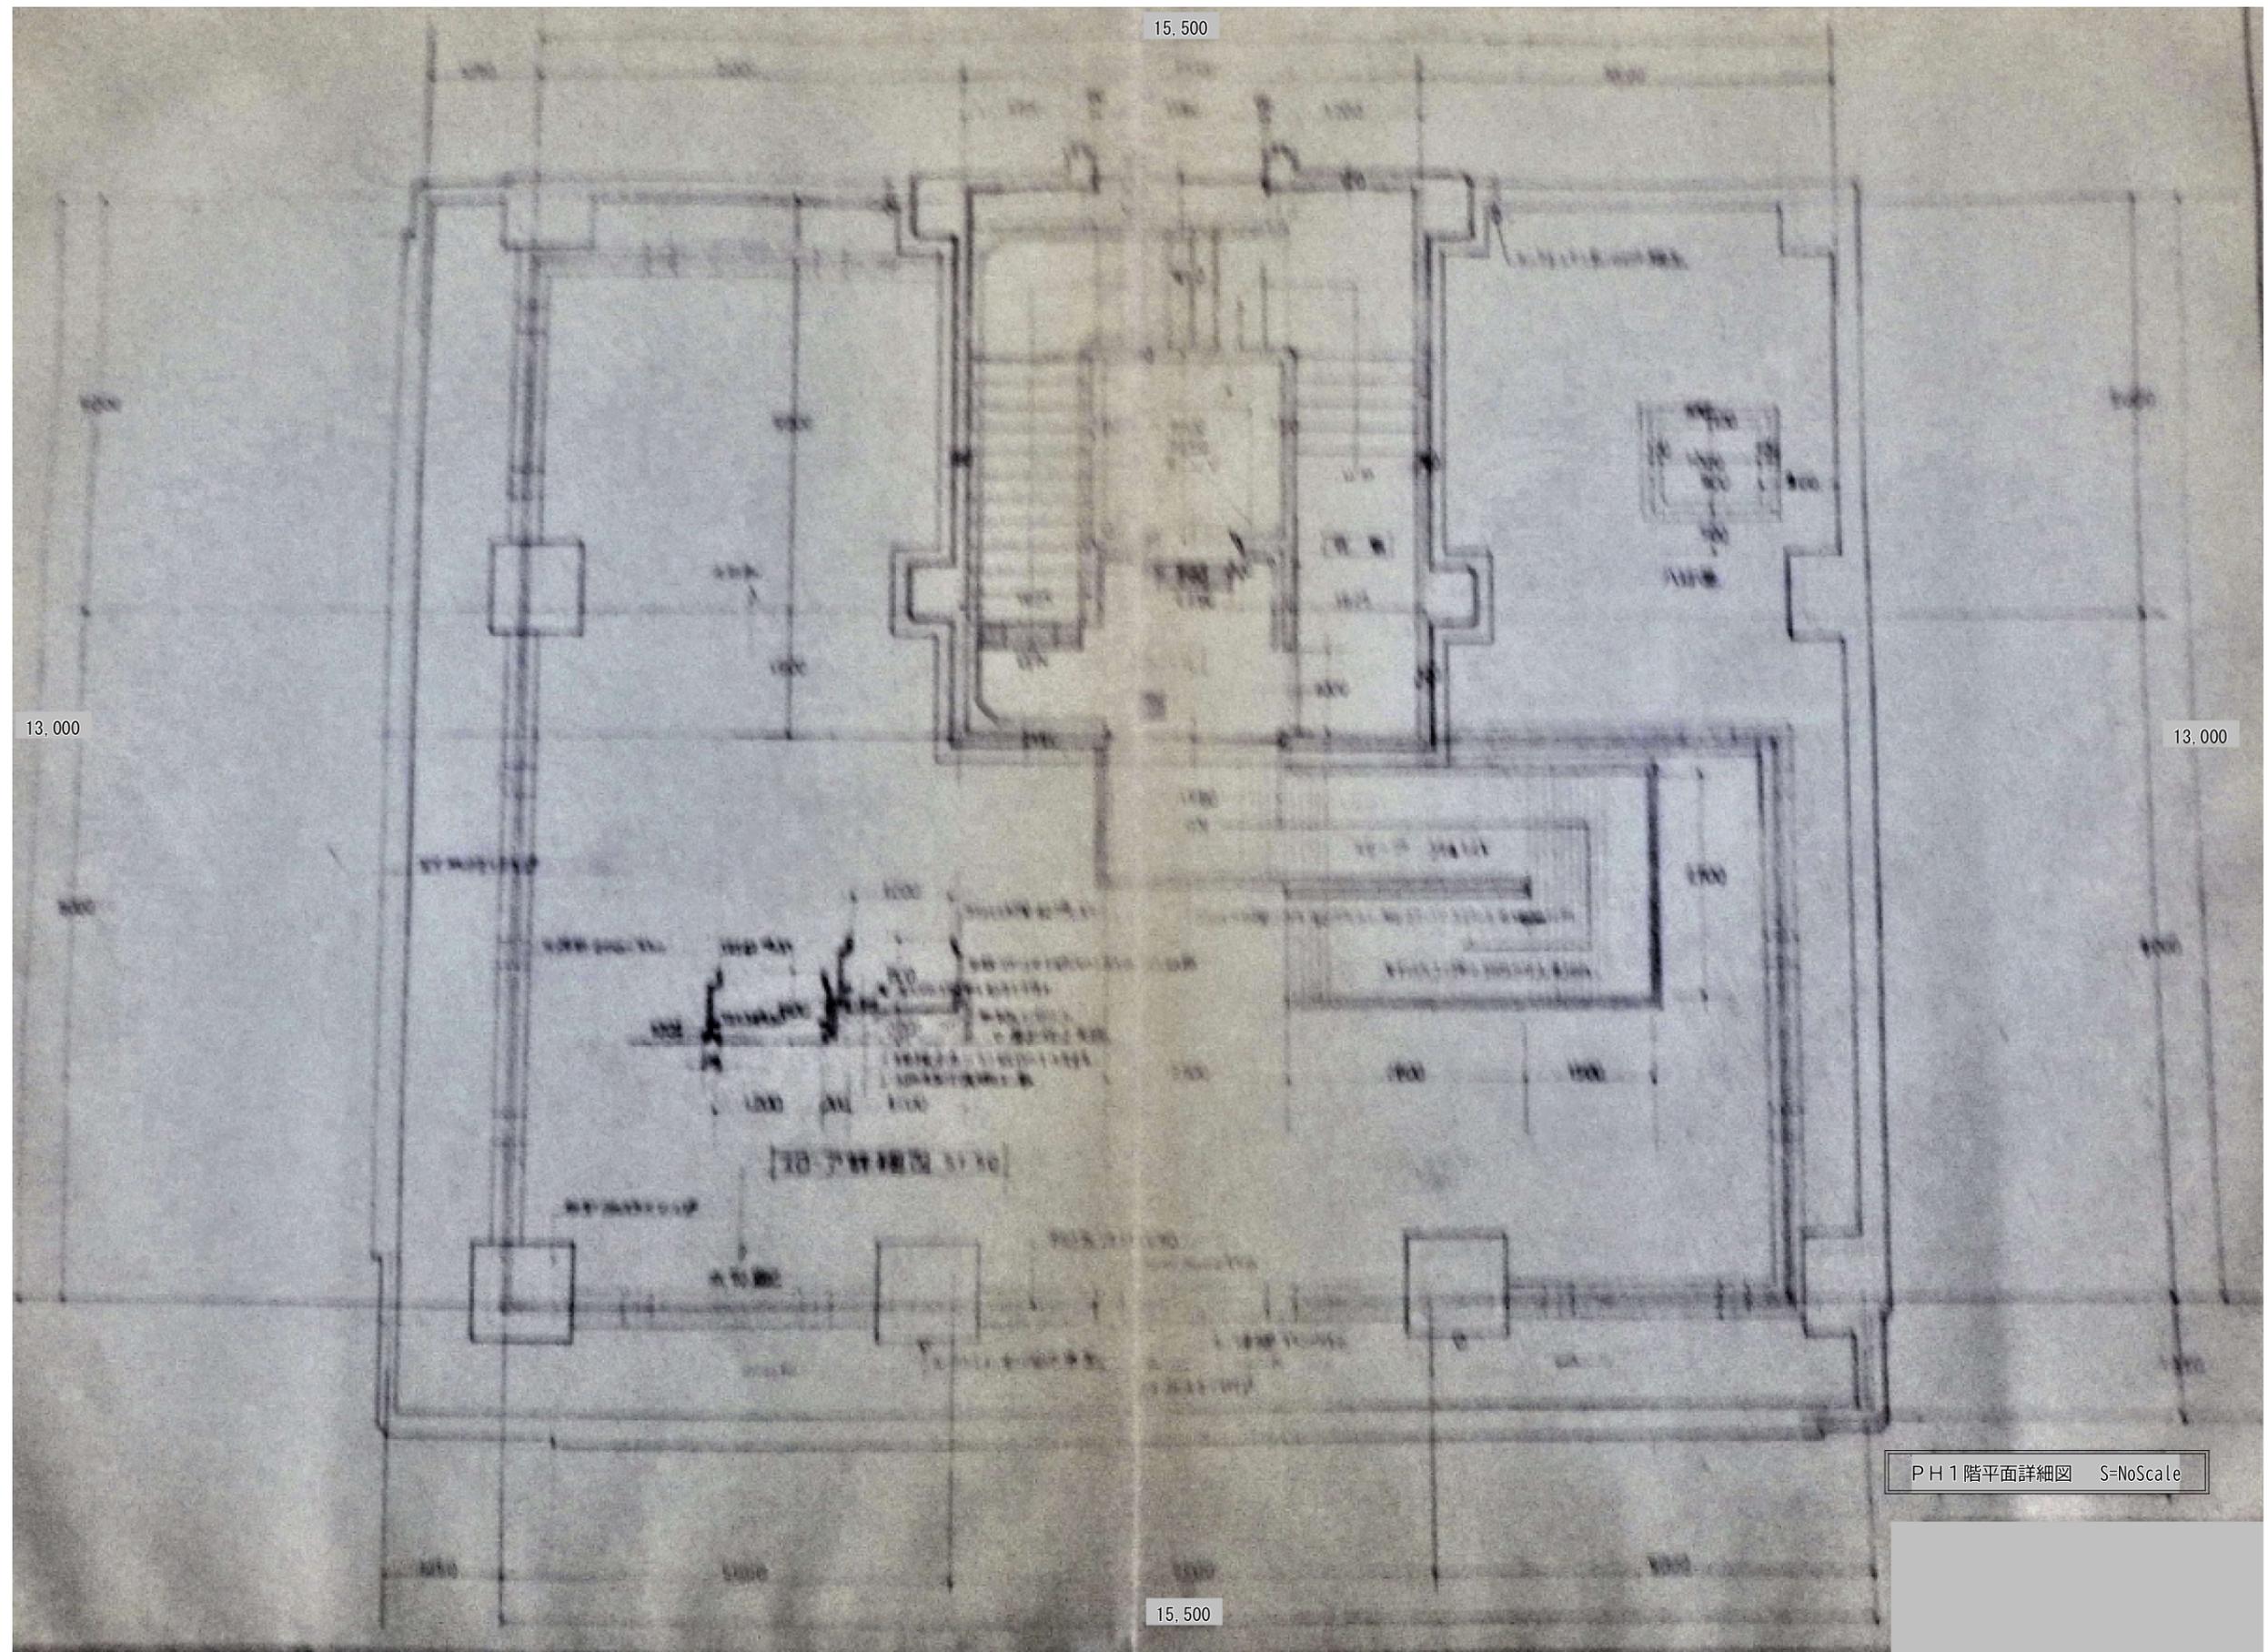


PH 1階平面詳細図 S-NoScale

工事名
身体障害者福祉センター解体工事

図名
PH 1階平面詳細図

縮尺
NoScale
単位
mm


10-18

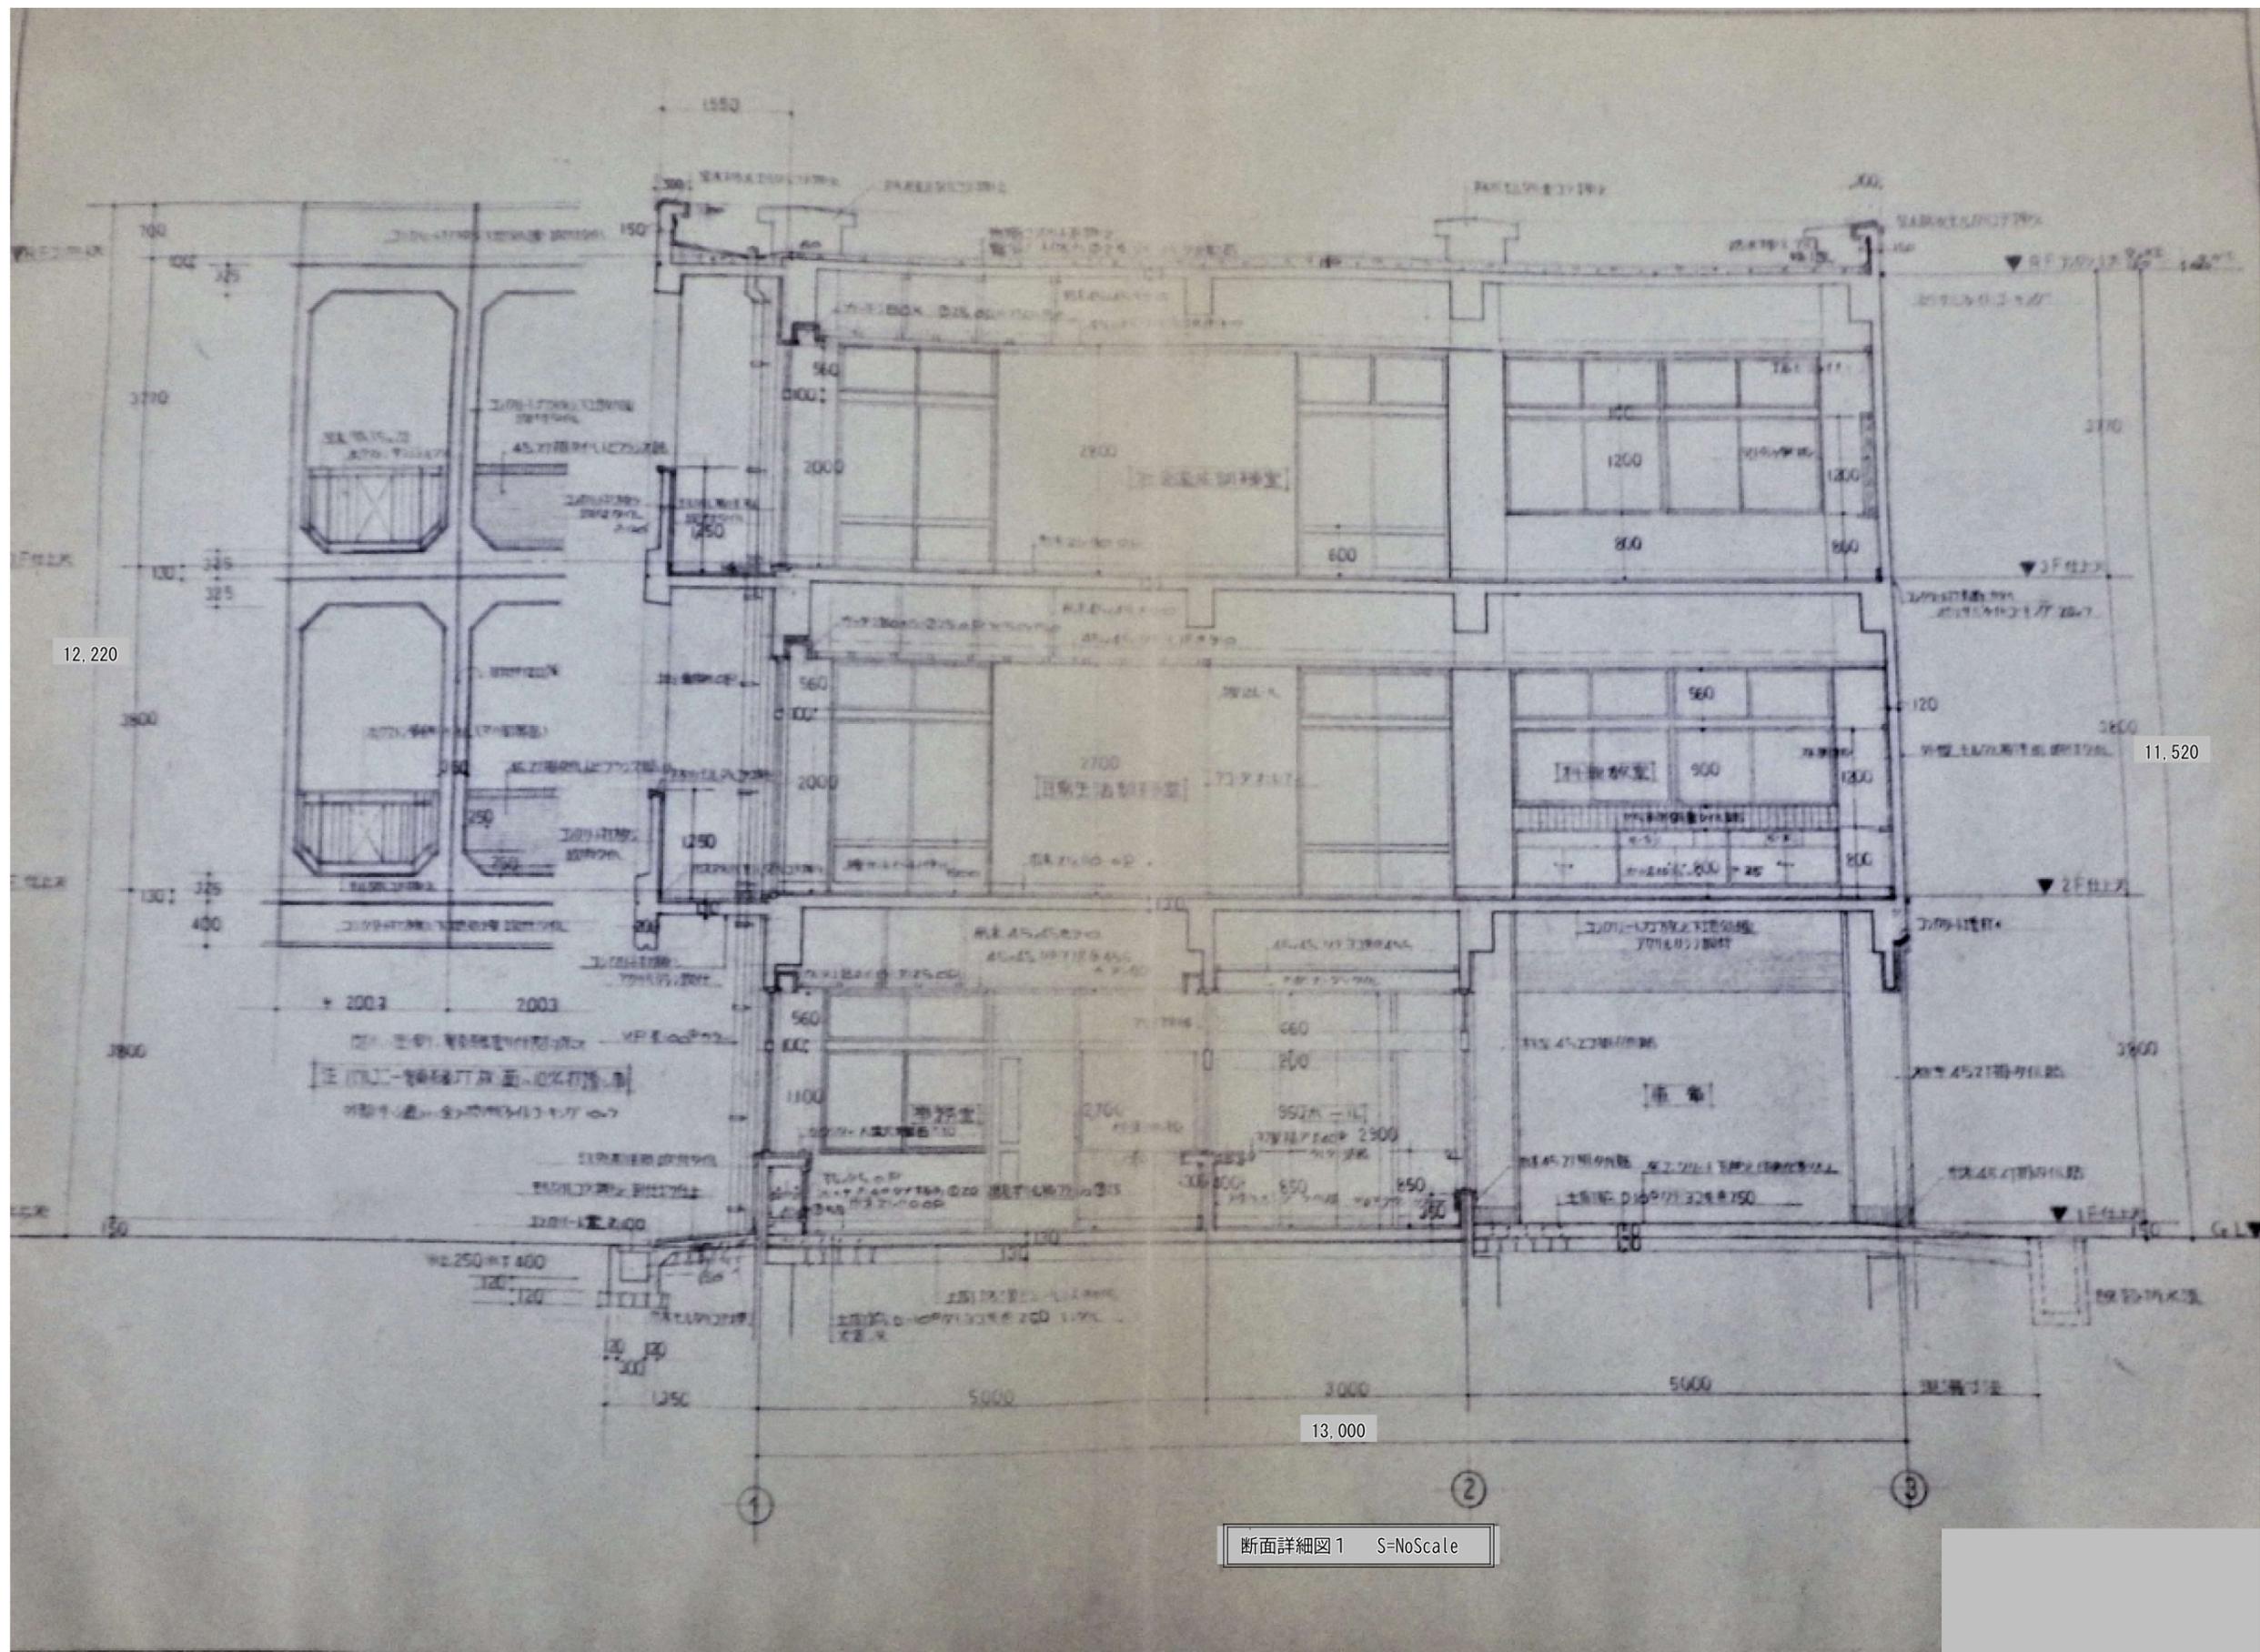

工事名
身体障害者福祉センター解体工事


図名
断面詳細図1

縮尺
NoScale
単位
mm

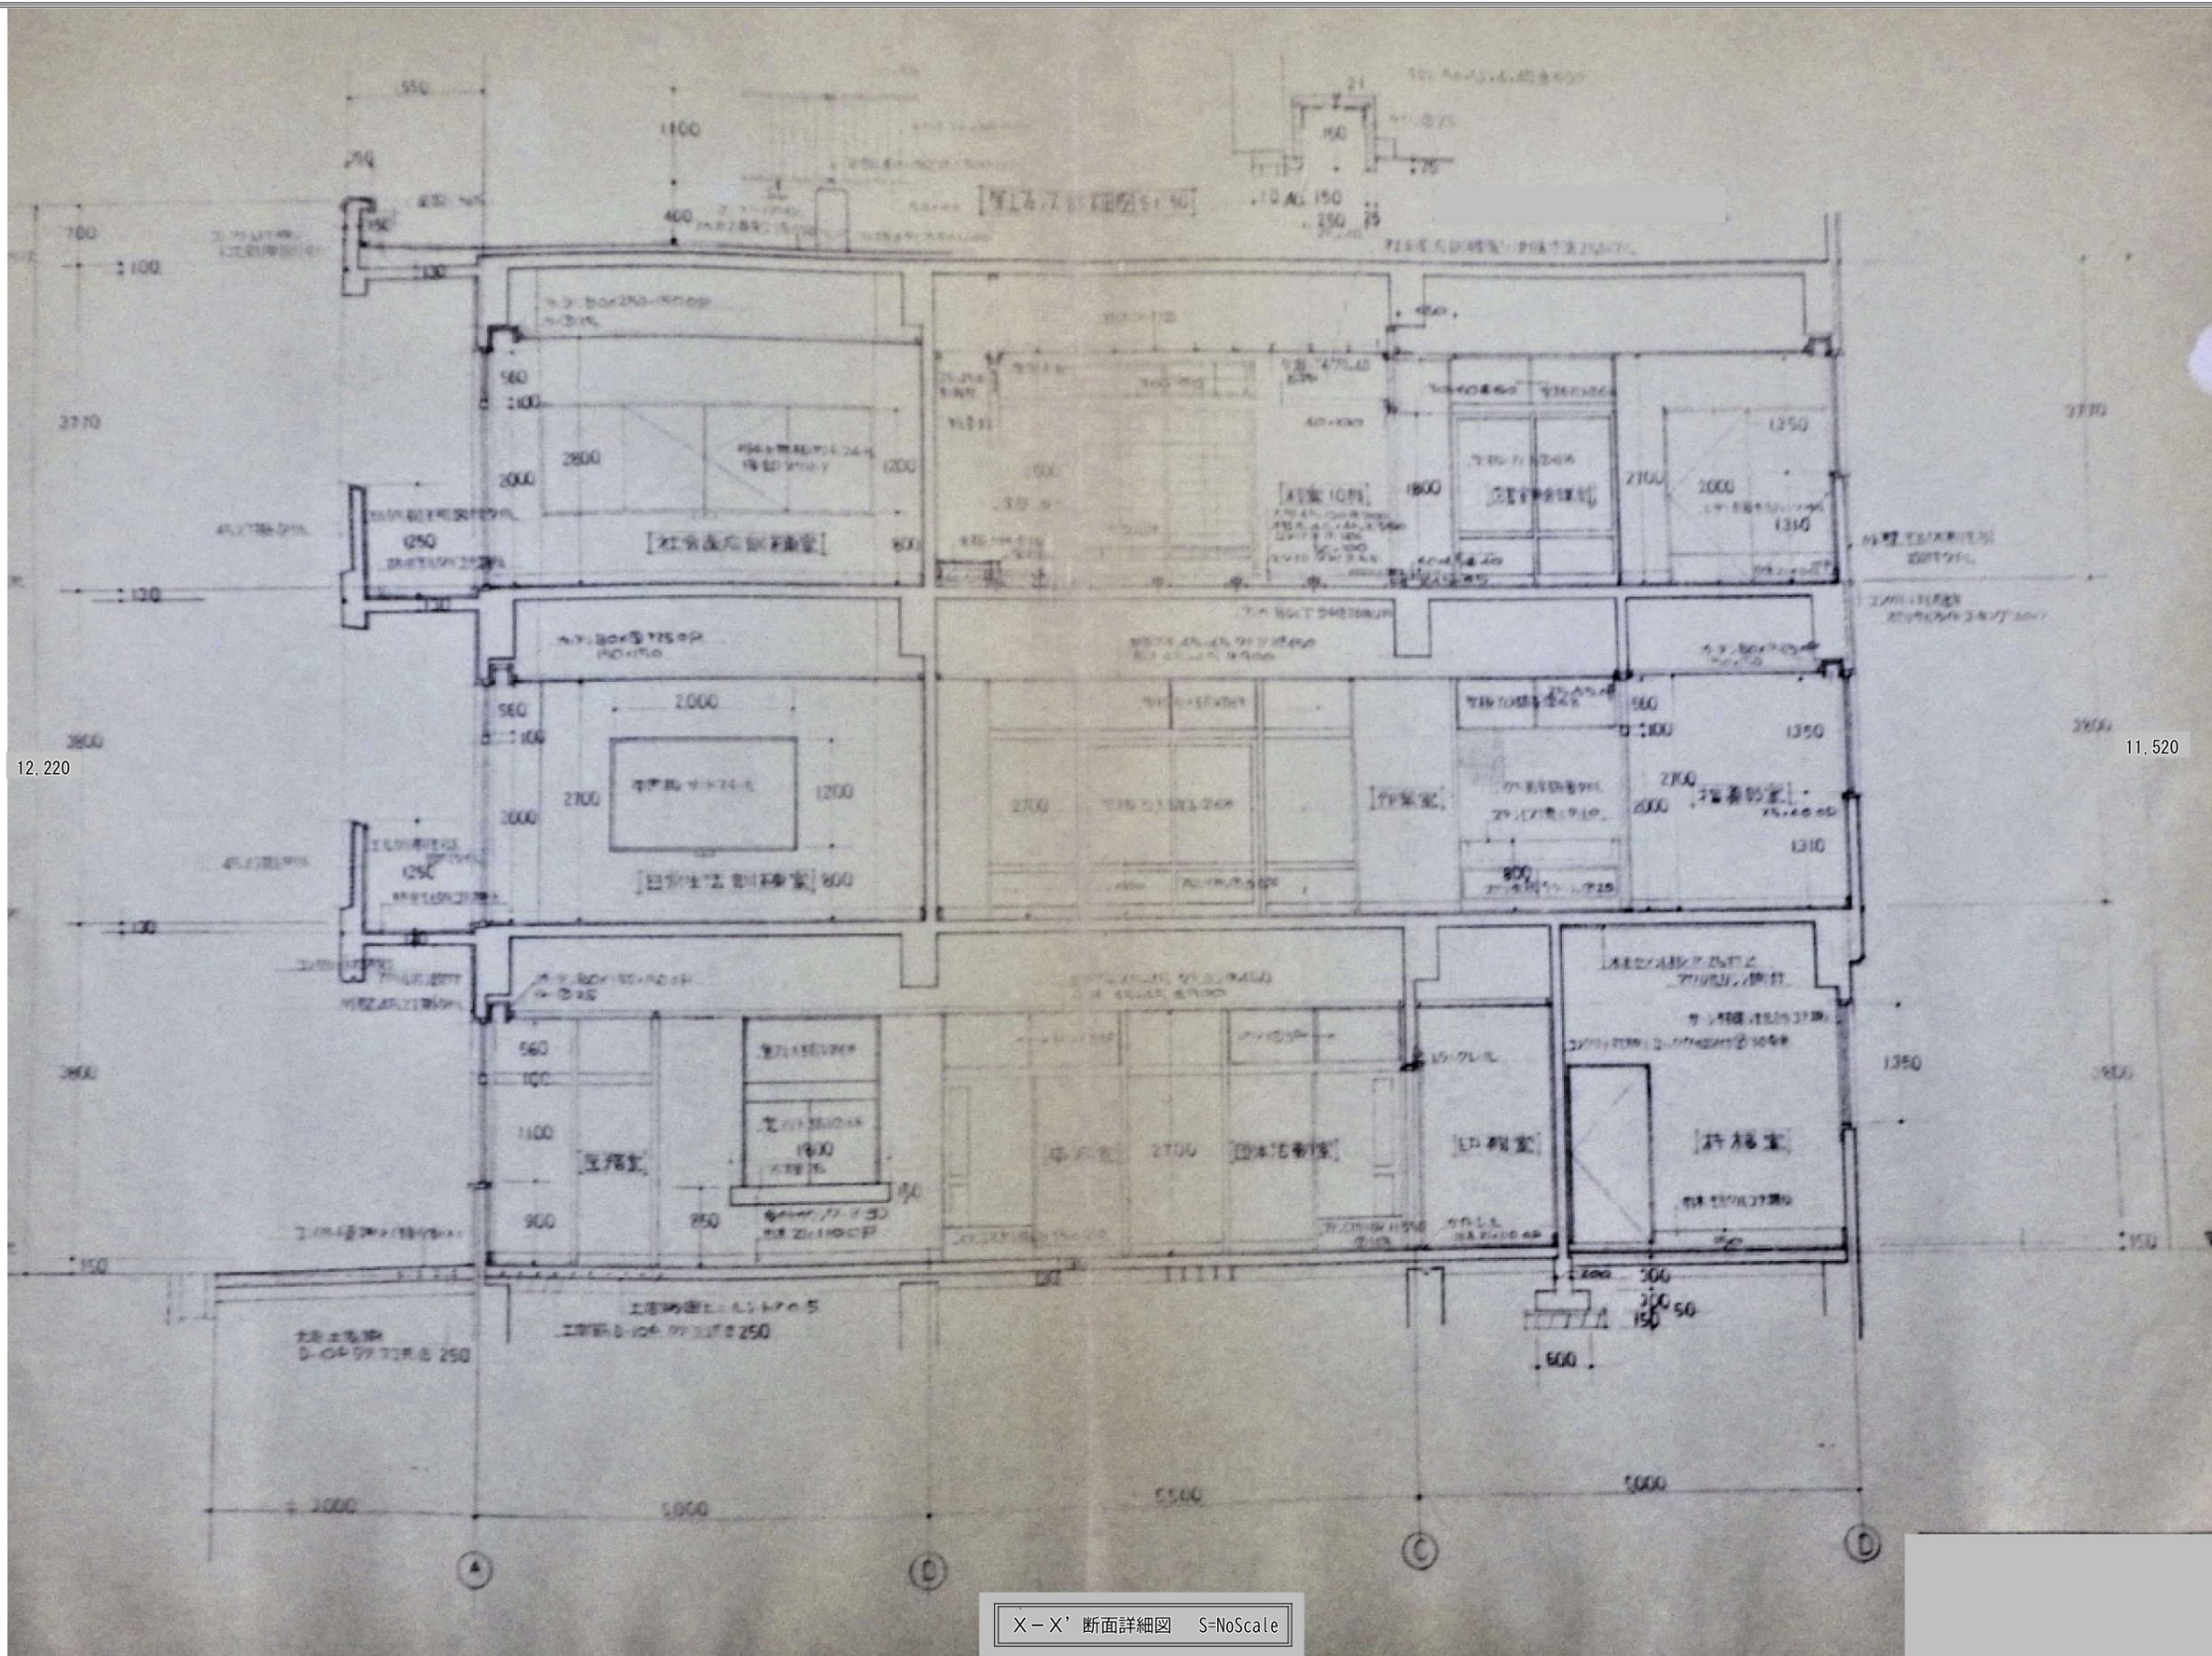

X-X' 断面詳細図 S=NoScale

<p>工事名 身体障害者福祉センター解体工事</p>	<p>図名 X-X' 断面詳細図</p>	<p>縮尺 NoScale</p>	<p>12-18</p>
		<p>単位 mm</p>	

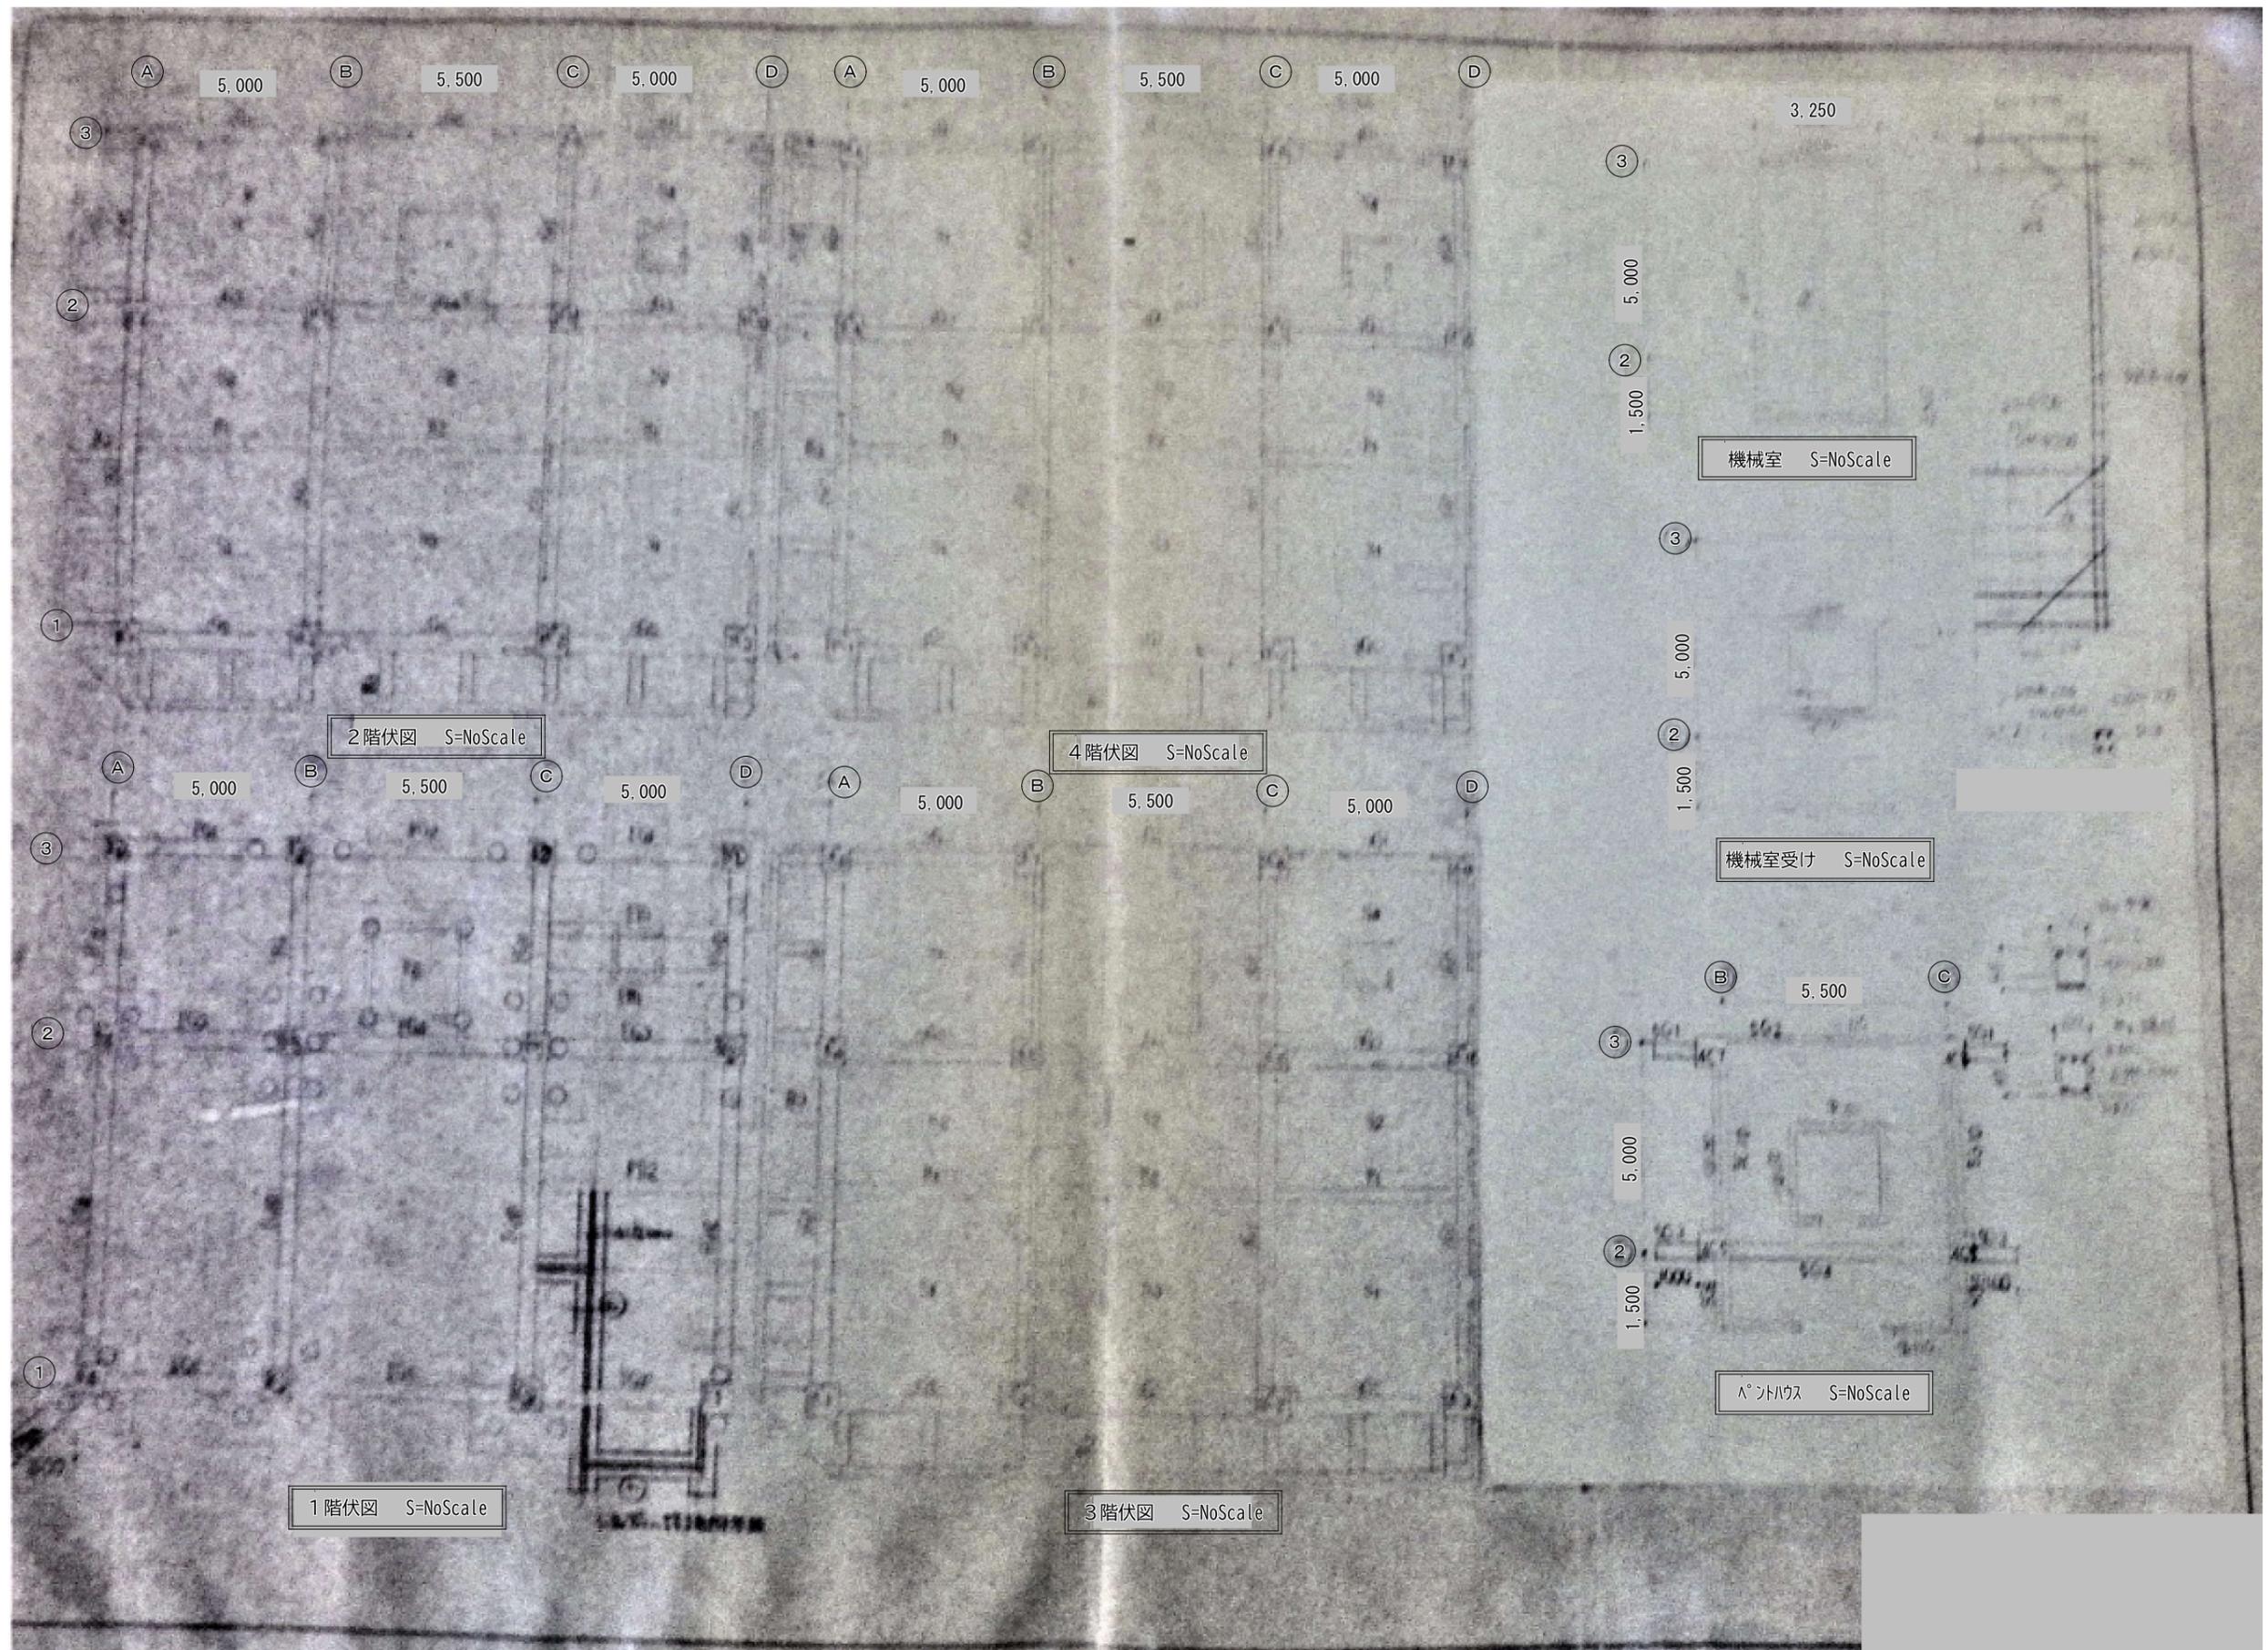

工事名
身体障害者福祉センター解体工事

図名
基礎梁伏図


縮尺
NoScale
単位
mm

	C1	C2	C3	C4	C5	C6	C7	C8	C9	C10				
5F														
	750x650	750x650	810x650	650x650	650x650	650x710	650x650	650x650	710x710	710x650				
4F														
	750x650	750x650	810x650	650x650	650x650	650x710	650x650	650x650	710x710	710x650				
					6-D25, 2-D22		6-D25, 4-D22							
					D10 #100		D10 #100							
					D10 #600		D10 #600							
							2-D12, D10 #300							
3F														
	750x650	750x650	810x650	650x650	650x650	650x710	650x650	650x650	710x710	710x650				
	12-D25	10-D25	6-D25, 4-D22	8-D25	8-D25	8-D25	6-D25, 4-D22		6-D25	8-D25				
	D13 #100	D13 #100	D13 #100	D10 #100	D13 #100	D10 #100	D10 #100		D10 #100	D10 #100				
	D10 #600	D10 #600	D10 #600	D10 #600	D10 #600	D10 #600	D10 #600		D10 #600	D10 #600				
							2-D13, D10 #300							
2F														
	750x650	750x650	810x650	650x650	650x650	650x710	650x650	650x650	710x710	710x650				
	12-D25	12-D25	6-D25, 4-D22	8-D25	8-D25	8-D25	8-D25		8-D25	8-D25				
	D13 #100, D10 #600	D13 #100, D10 #600	D13 #100	D13 #100	D13 #100, D10 #600	D10 #100	D10 #100		D10 #100	D10 #100				
	D10 #600	D10 #600	D10 #600	D10 #600	D10 #600	D10 #600	D10 #600		D10 #600	D10 #600				
			2-D13, D10 #300				2-D13, D10 #300		2-D13, D10 #300	3-D13, D10 #300				
1F														
	750x650	750x650	750x650	650x650	650x650	650x650	650x650	650x650	650x650	650x650				
	14-D25	14-D25	8-D25, 4-D22	8-D25	8-D25	8-D25	8-D25		8-D25	8-D25				
	D13 #100, D10 #600	D13 #100, D10 #600	D13 #100	D13 #100	D13 #100, D10 #600	D13 #100	D13 #100		D13 #100	D13 #100				
	D10 #600	D10 #600	D10 #600	D10 #600	D10 #600	D10 #600	D10 #600		D10 #600	D10 #600				

工事名
身体障害者福祉センター解体工事

図名
柱リスト

縮尺
NoScale
単位
mm

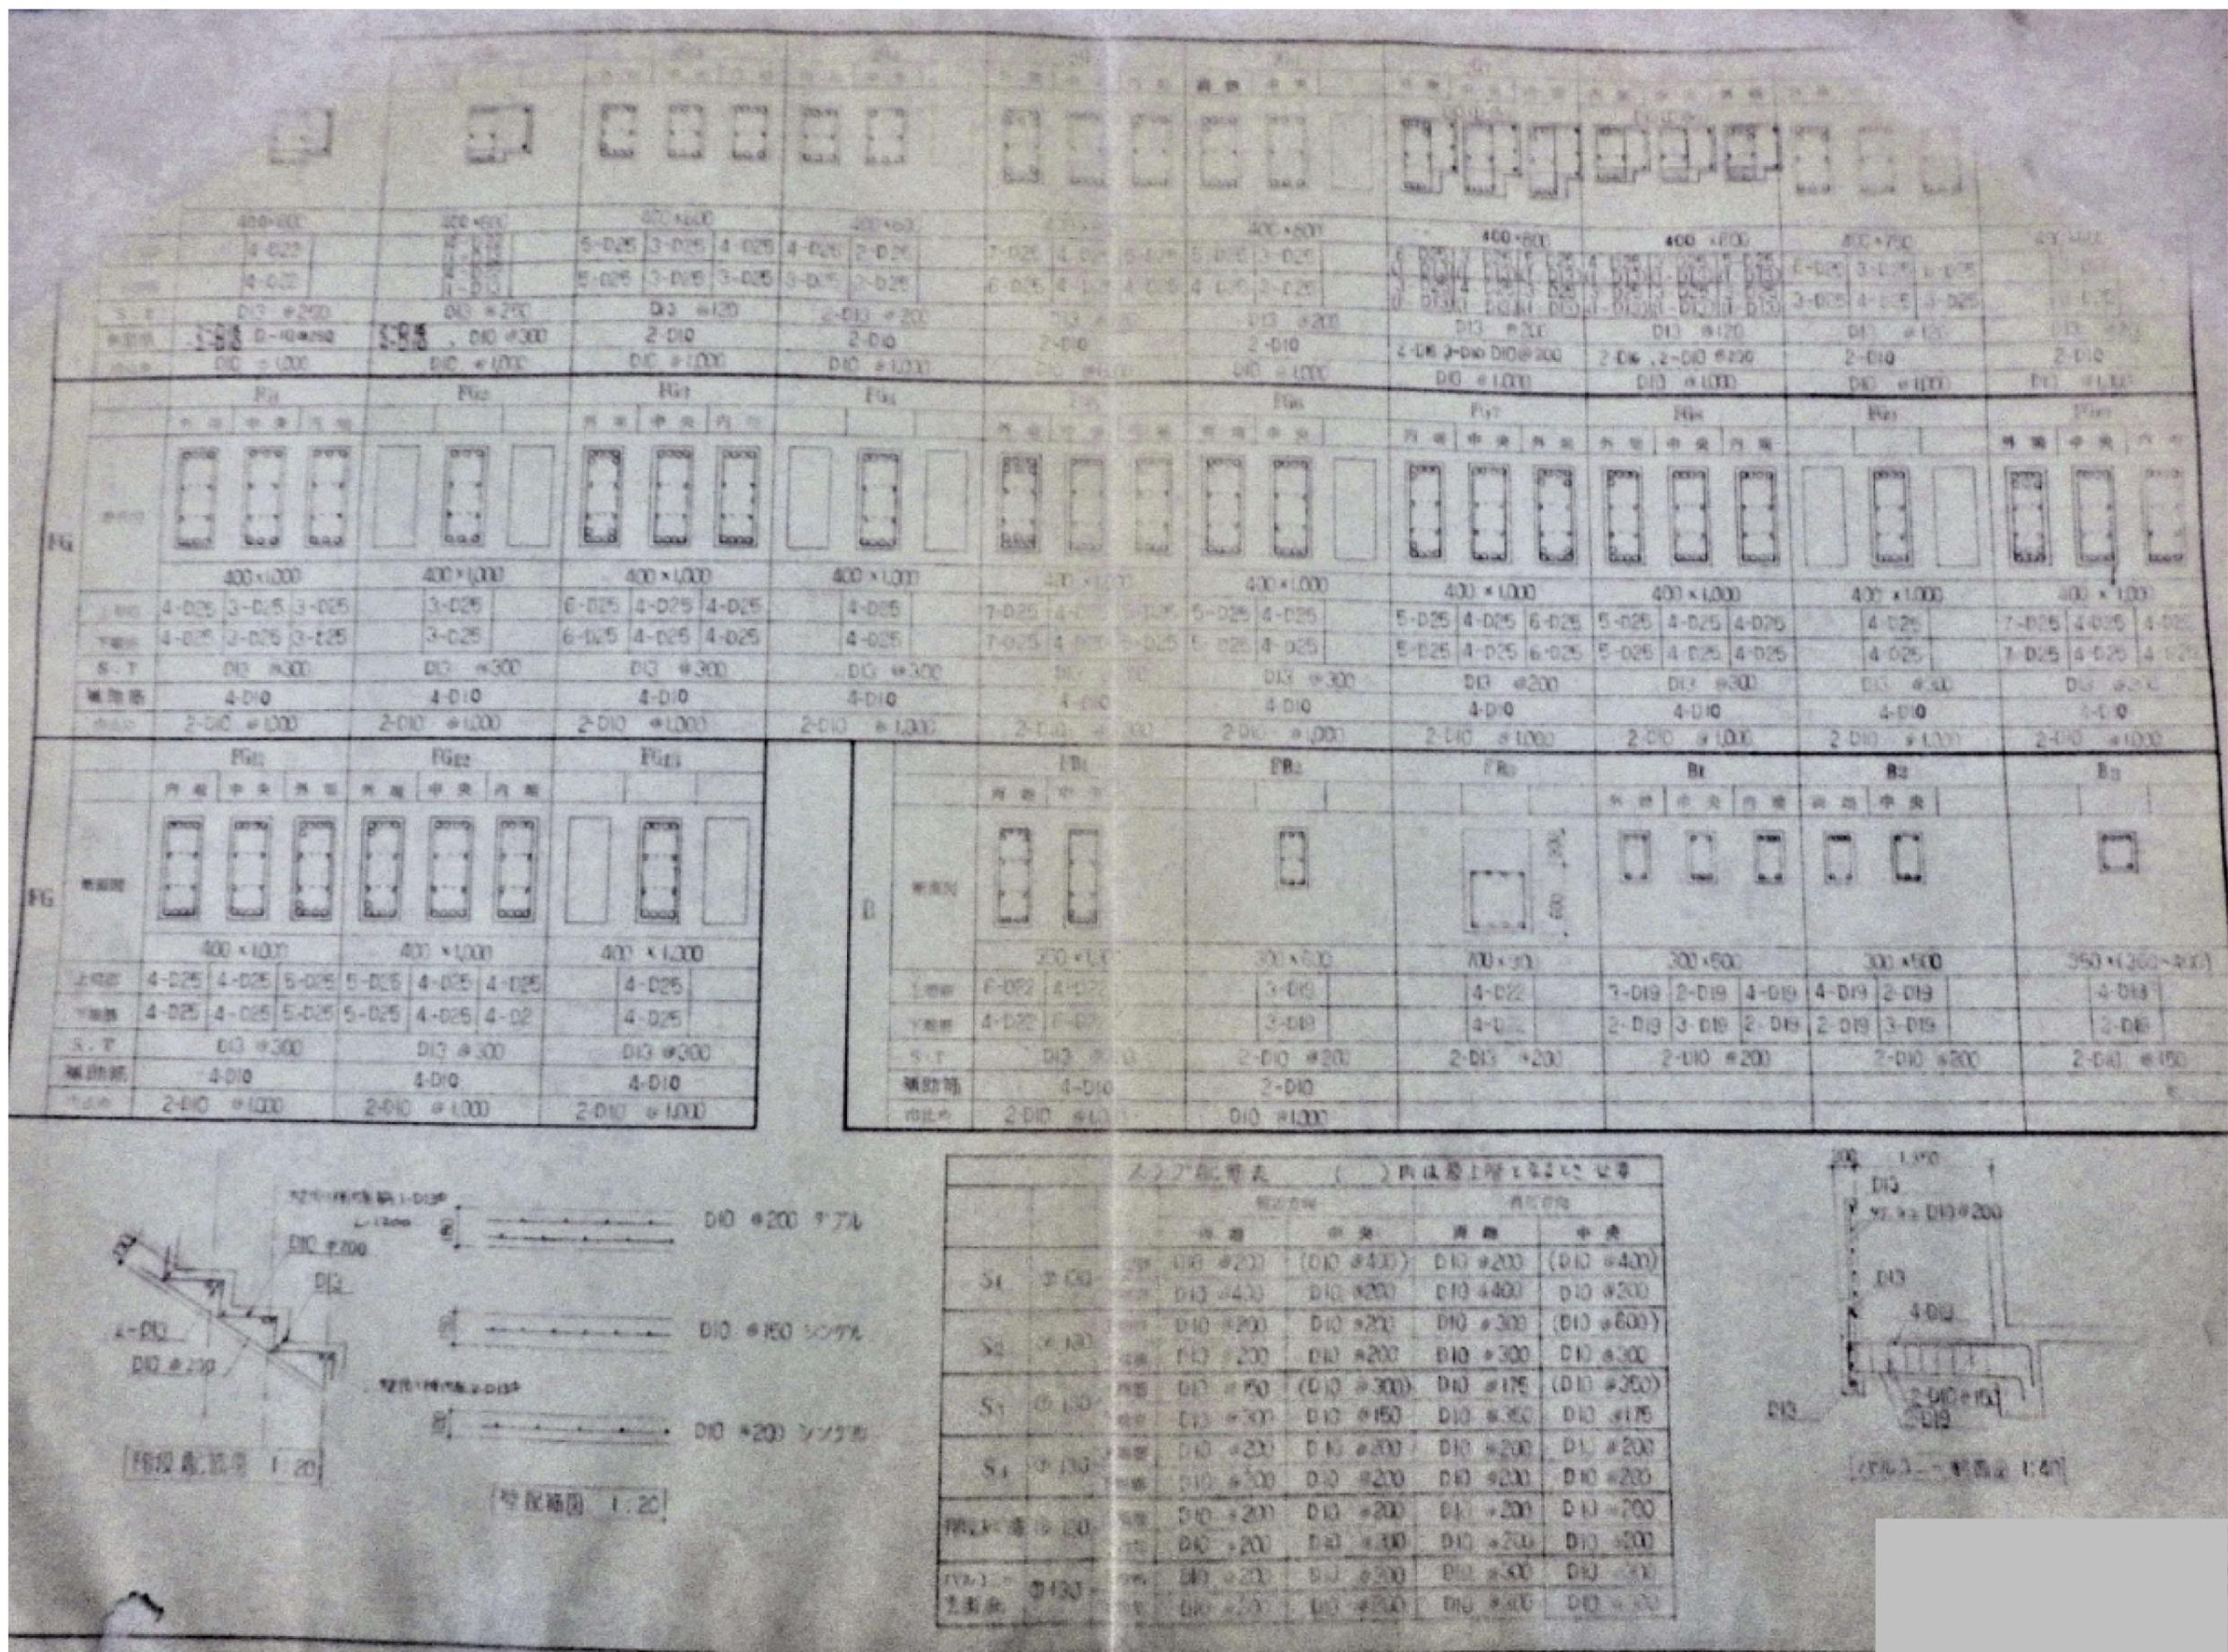

工事名
身体障害者福祉センター解体工事

図名
梁リスト(1)

縮尺
NoScale
単位
mm




工事名
身体障害者福祉センター解体工事

図名
基礎リスト

縮尺
NoScale
単位
mm

- ※電気設備撤去 特記事項
- ・配管配線を含む全ての電気設備を撤去すること。
 - ・平面図に記載が無い電気設備についても、解体に伴うものは撤去処分すること。
 - ・撤去する照明器具及び低圧進相コンテナは品番・型番を確認し、メーカー等へのPCB含有の有無の調査を行うこと。
 - ・PCB含有もしくはPCB含有疑いがある設備があった場合は、金属製缶等に入れて障害者支援課に引き渡すこと。
 - ・既設図面から変更されている箇所は図示する。
 - ・電力会社及び電話会社の引込線撤去及び廃止手続きについては、受注者にて行うこと。
 - ・電力会社等の最寄り架空配電線には防護カバー取付の申請を行い、安全に作業ができるよう注意すること。

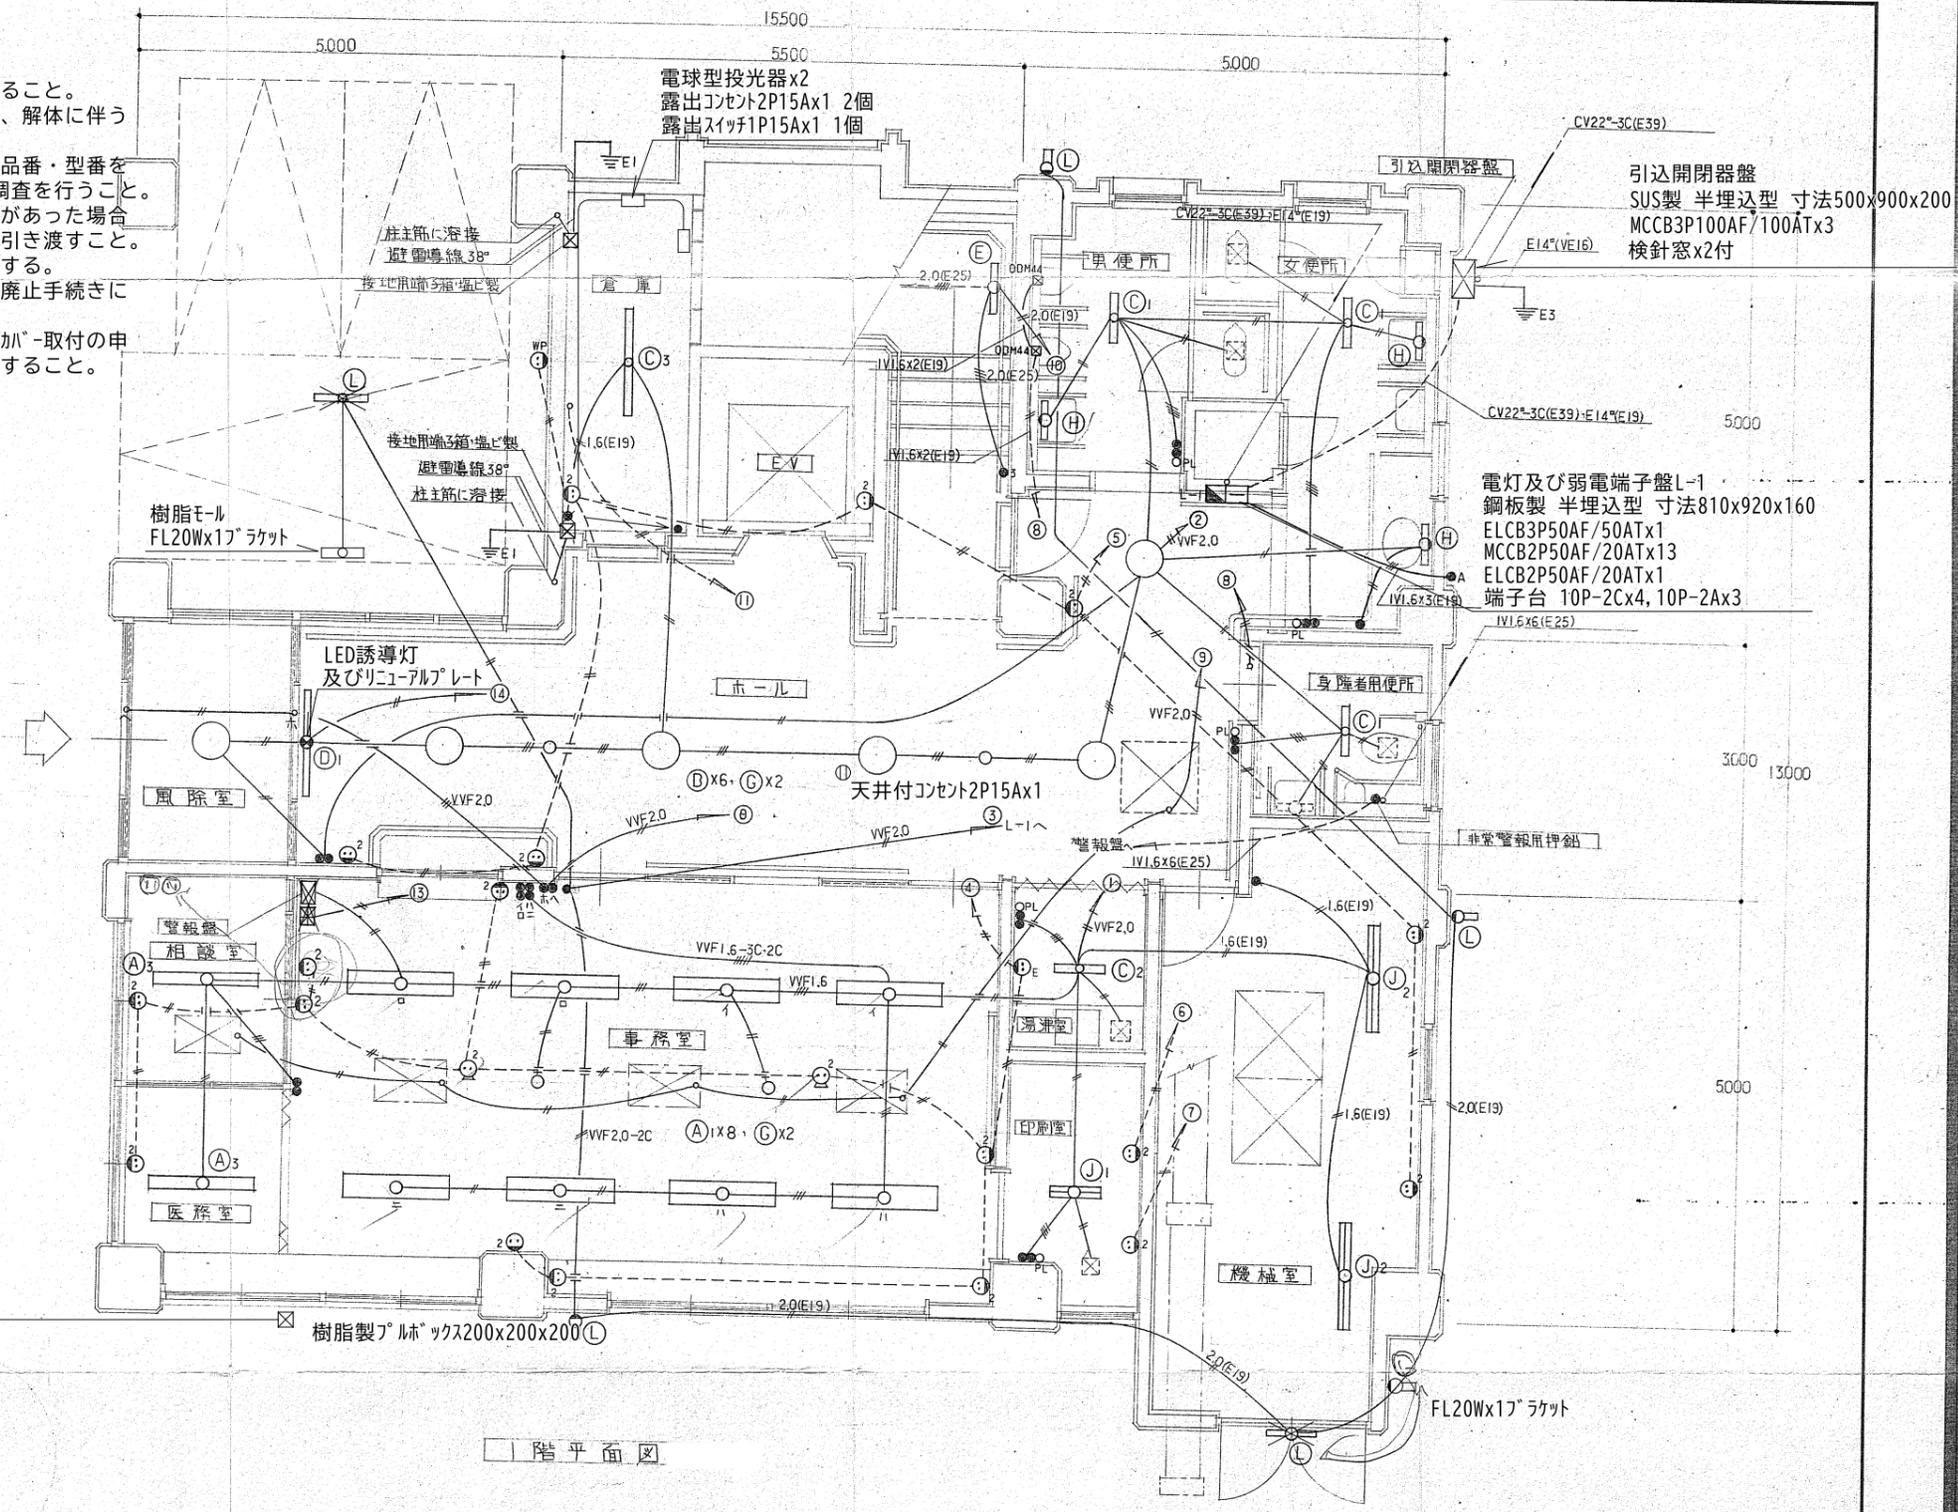

筒形小型アンテナ
2階バルコニー壁面

凡例	
—	VVF1.6-2C 立下付E19
—	VVF1.6-3C 立下付E25
—	VVF1.6-2Cx2立下付E25
—	IV2.0x2(E19)

ファンコイルユニット(別途工事)
ダクトファン(別途工事)


2	下関市身体障害者福祉センター新築電気設備工事設計図
種別	図面
単位	単位

工事名
身体障害者福祉センター解体工事

図名
電気設備撤去 1階電灯平面図

縮尺
NoScale
単位
mm

E01-08

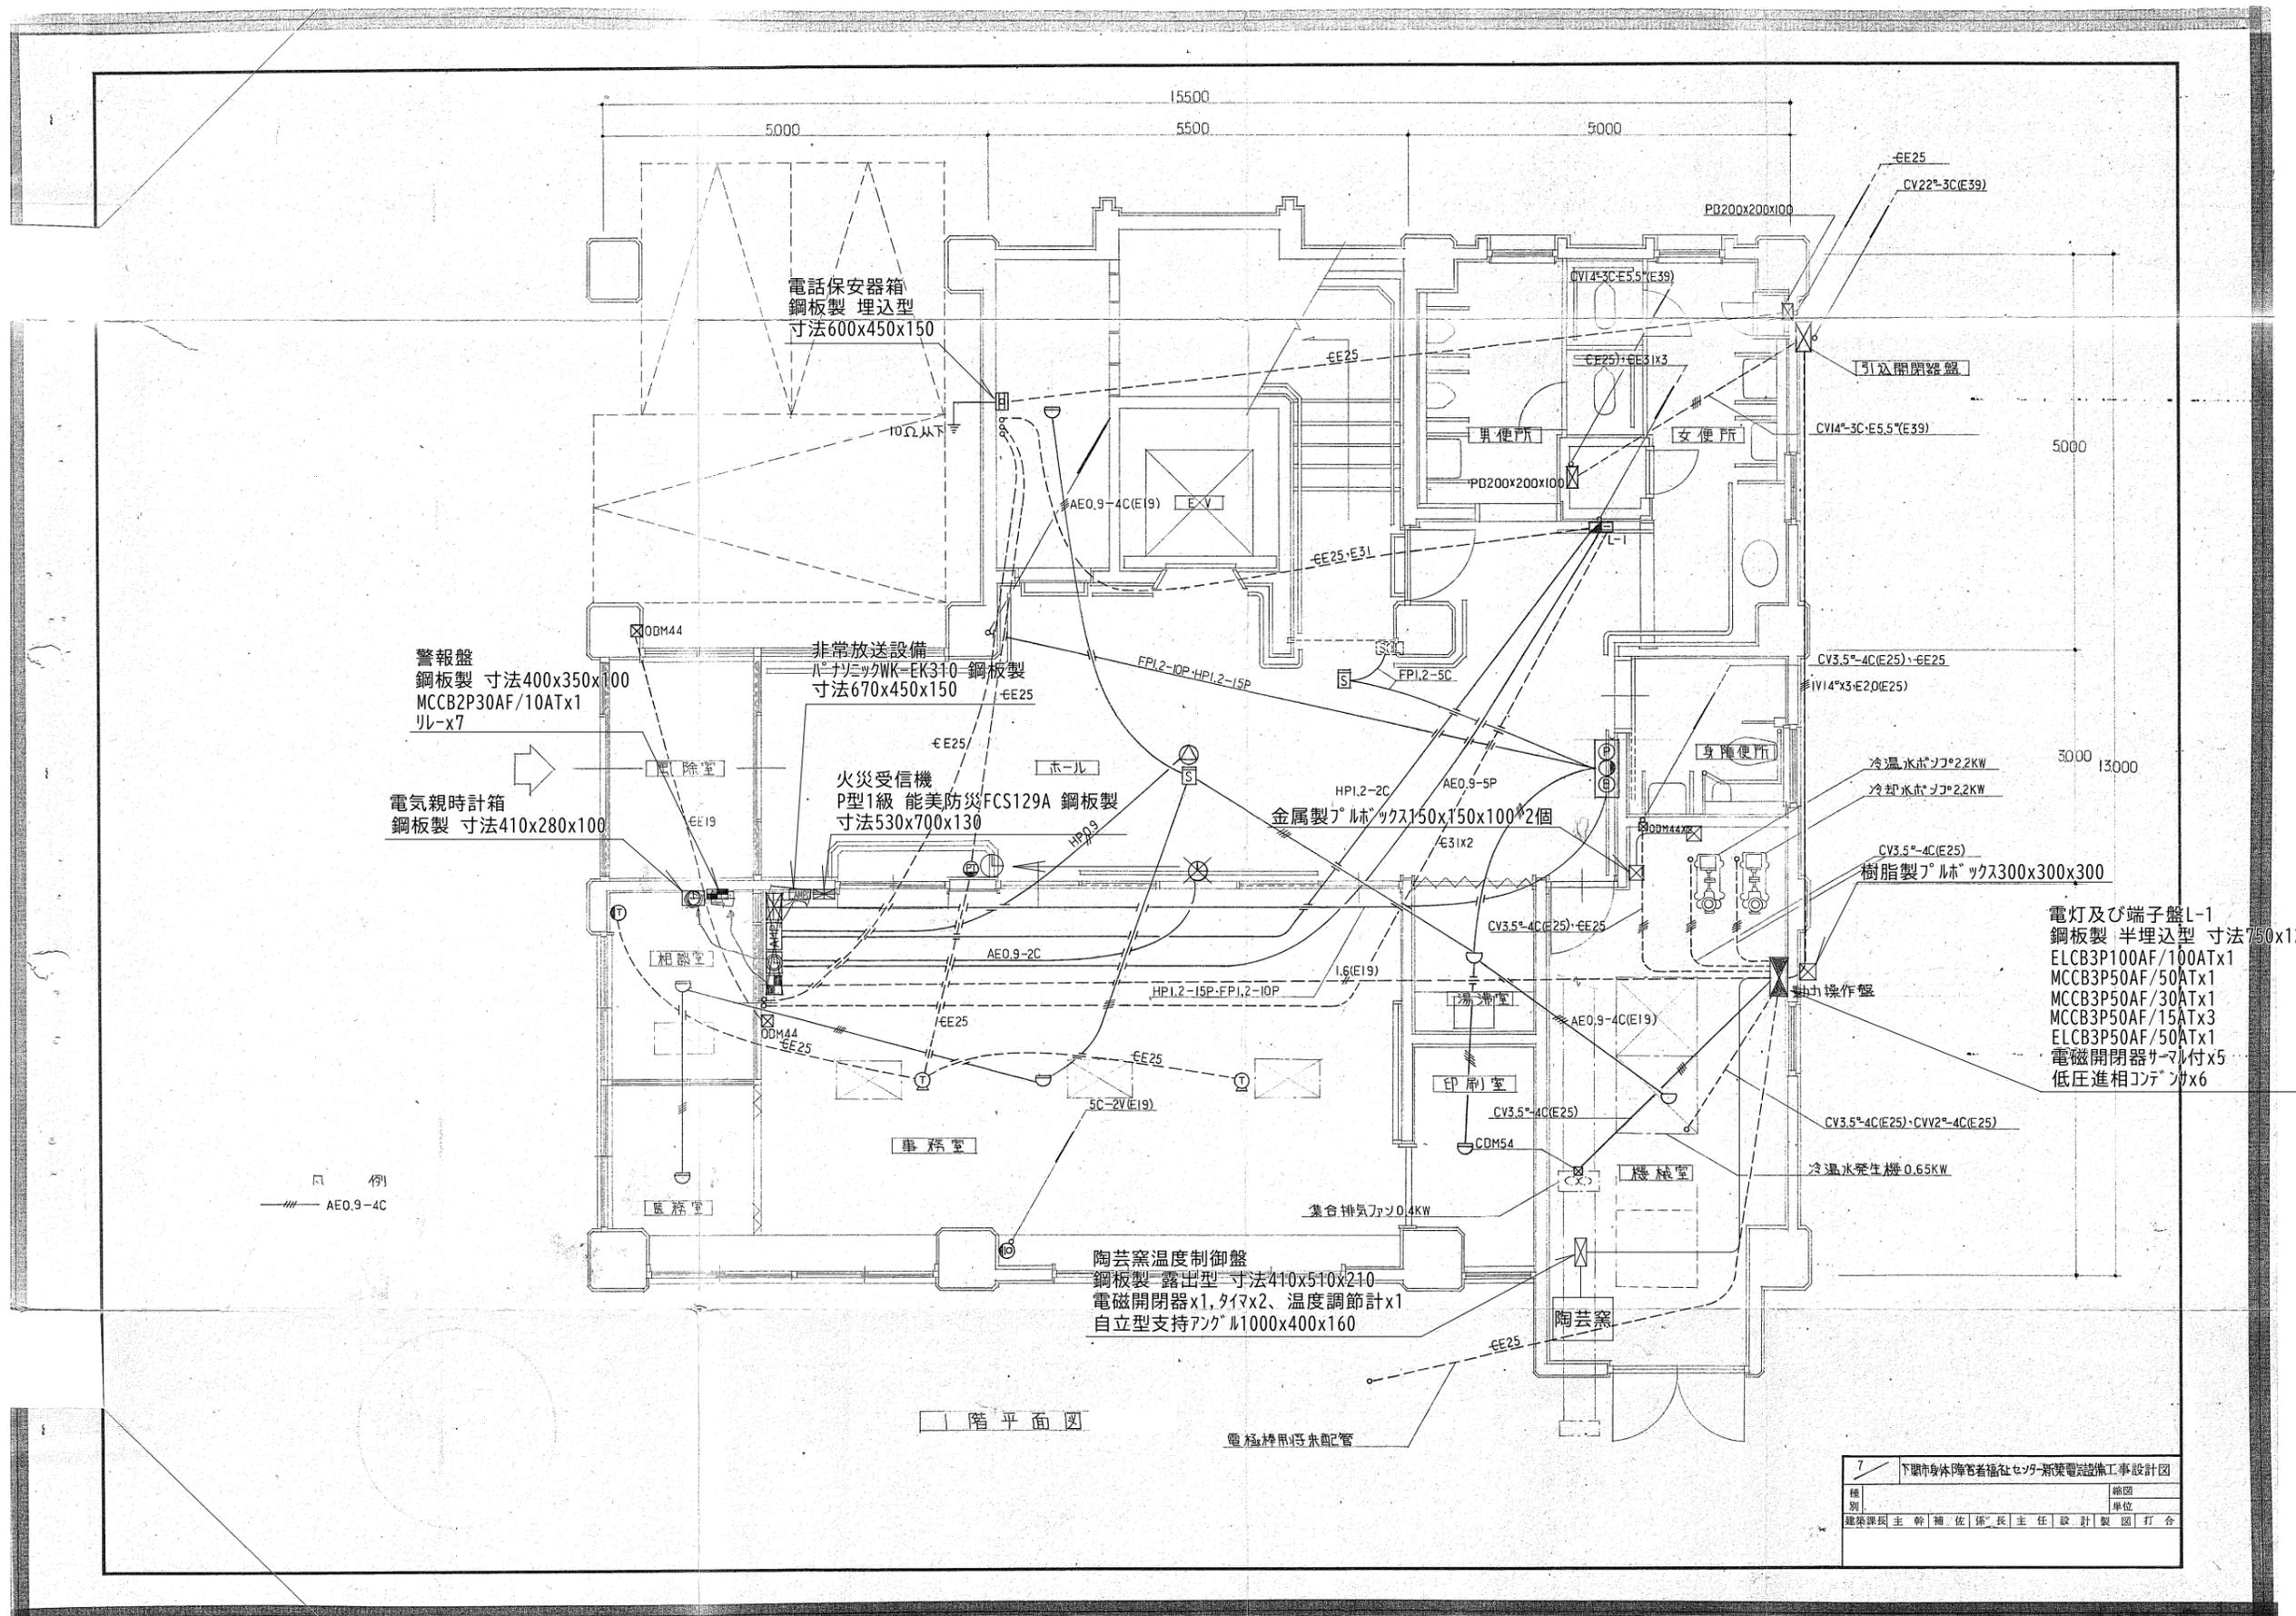


工事名
身体障害者福祉センター解体工事

図名
電気設備撤去 1階動力・弱電平面図

縮尺
NoScale
単位
mm


E02-08

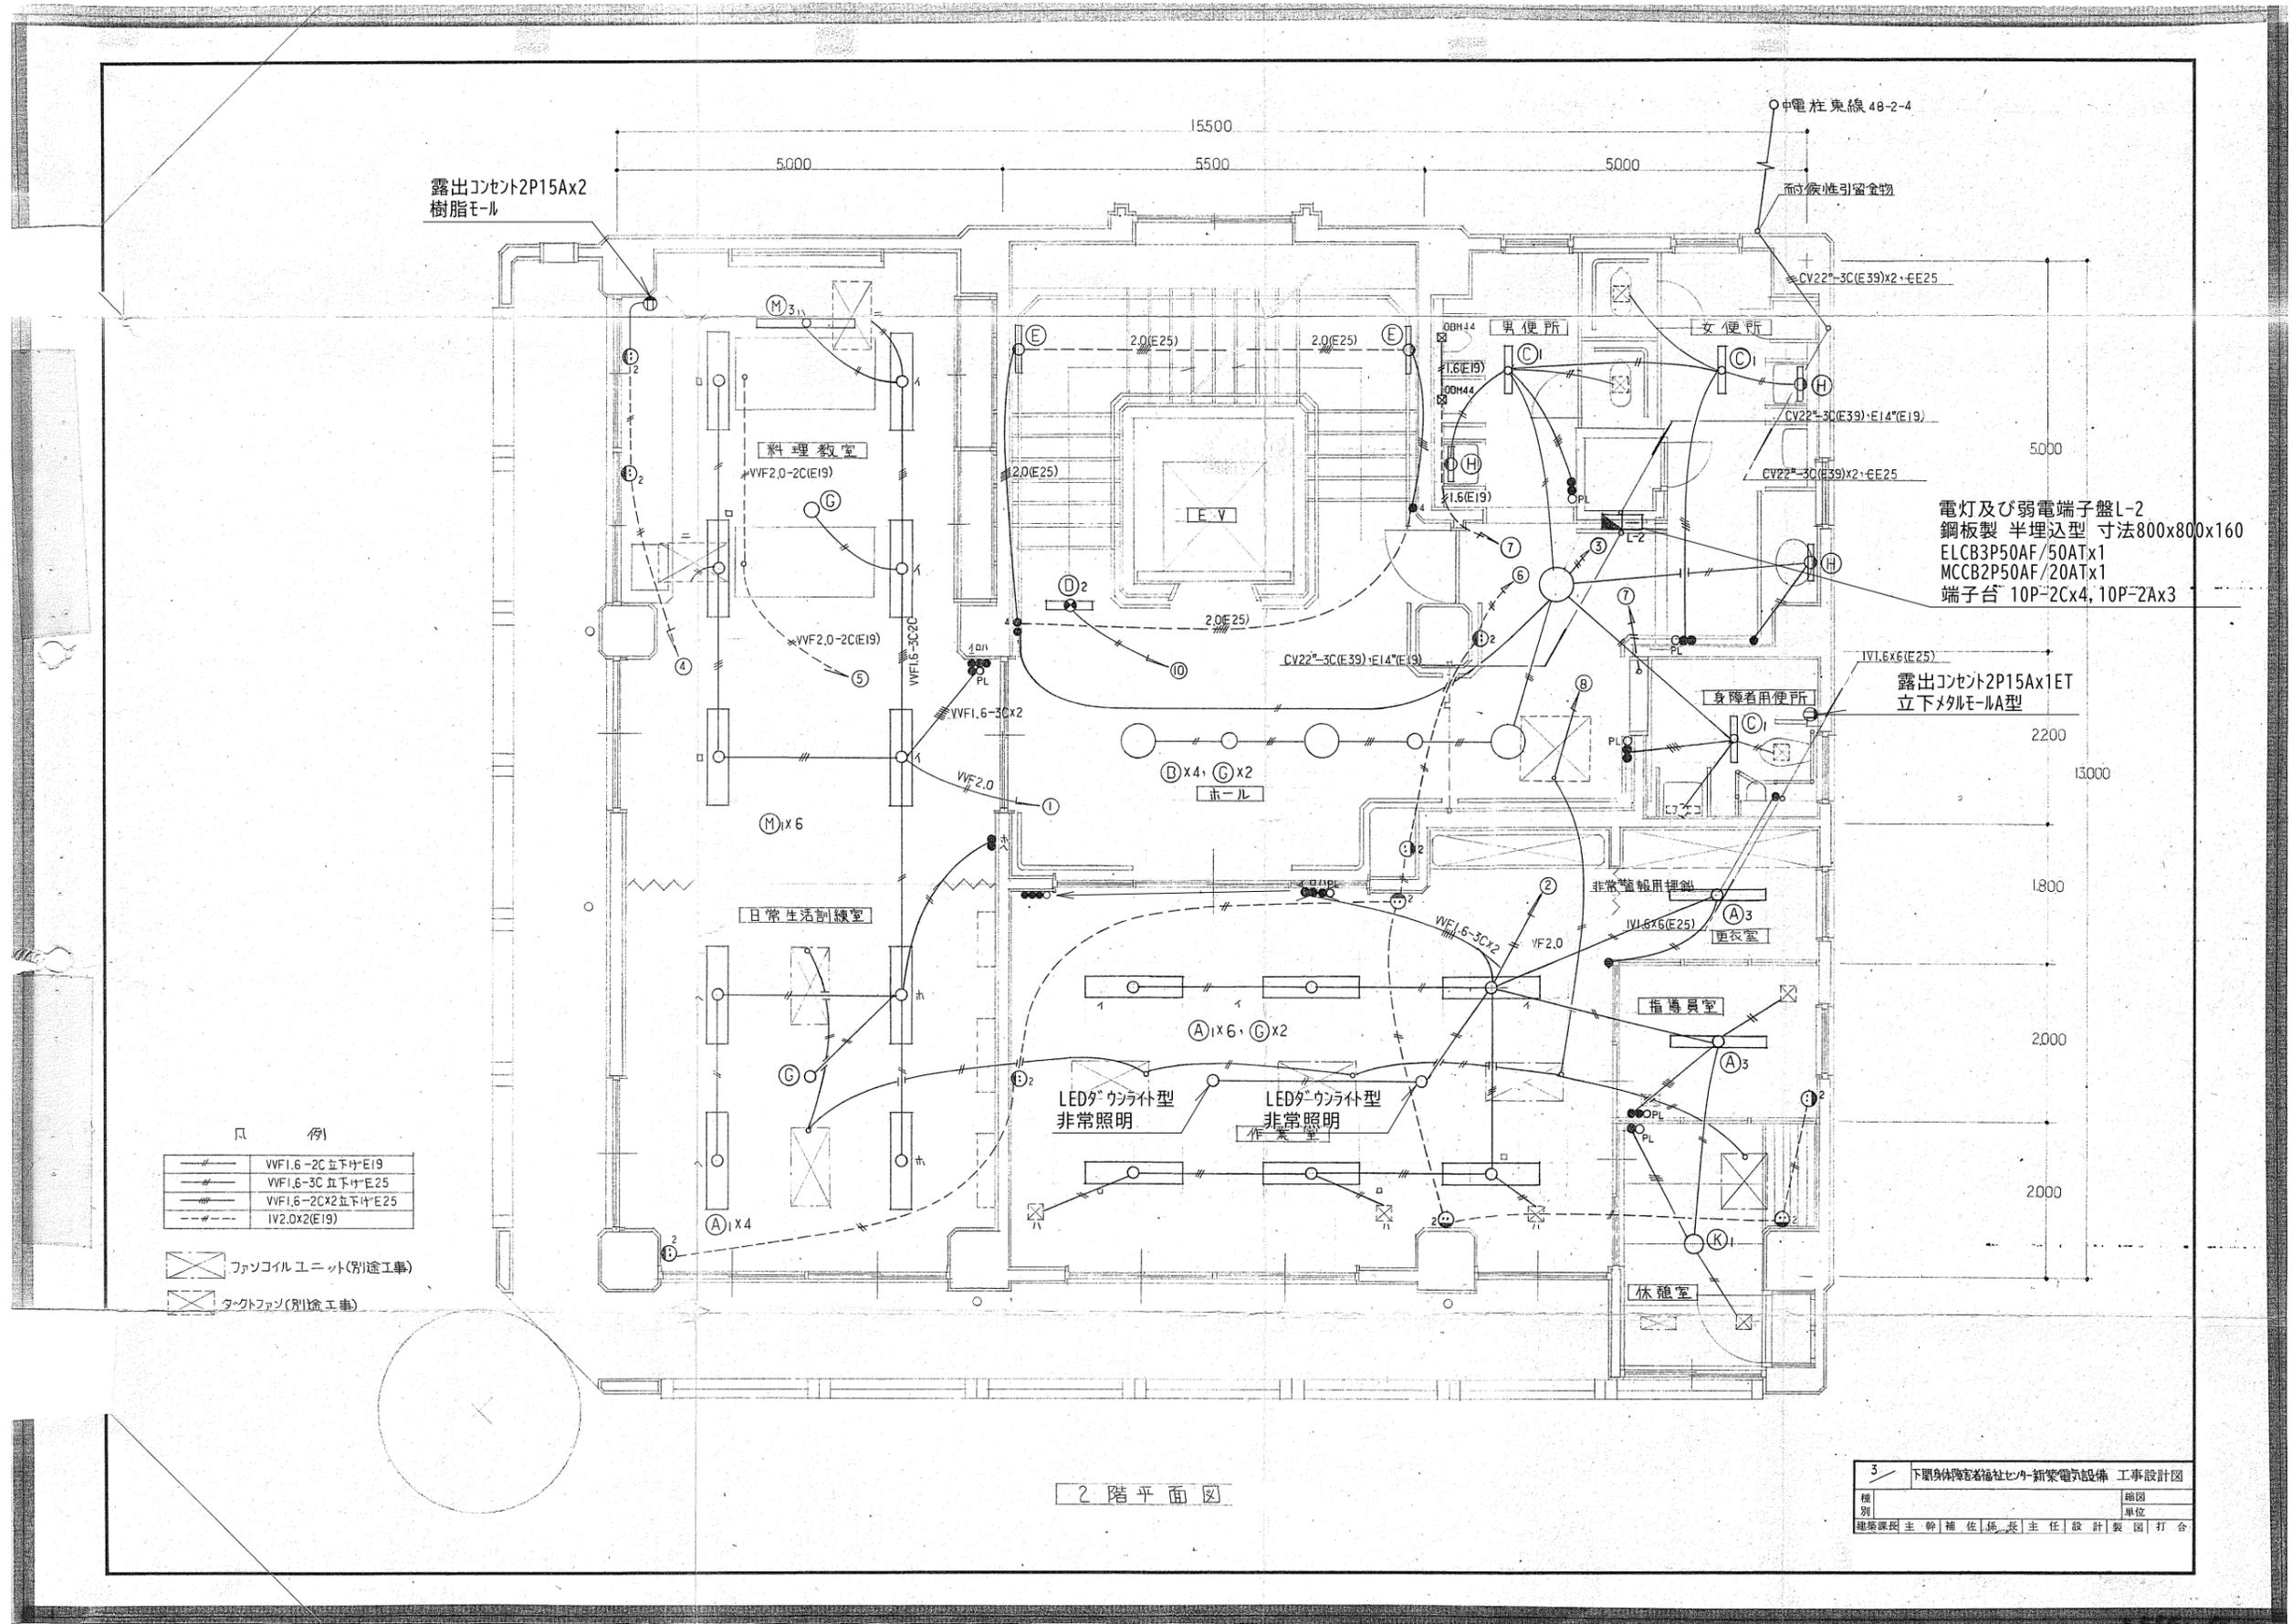

工事名
身体障害者福祉センター解体工事

図名
電気設備撤去 2階電灯平面図

縮尺
NoScale
単位
mm
E03-08

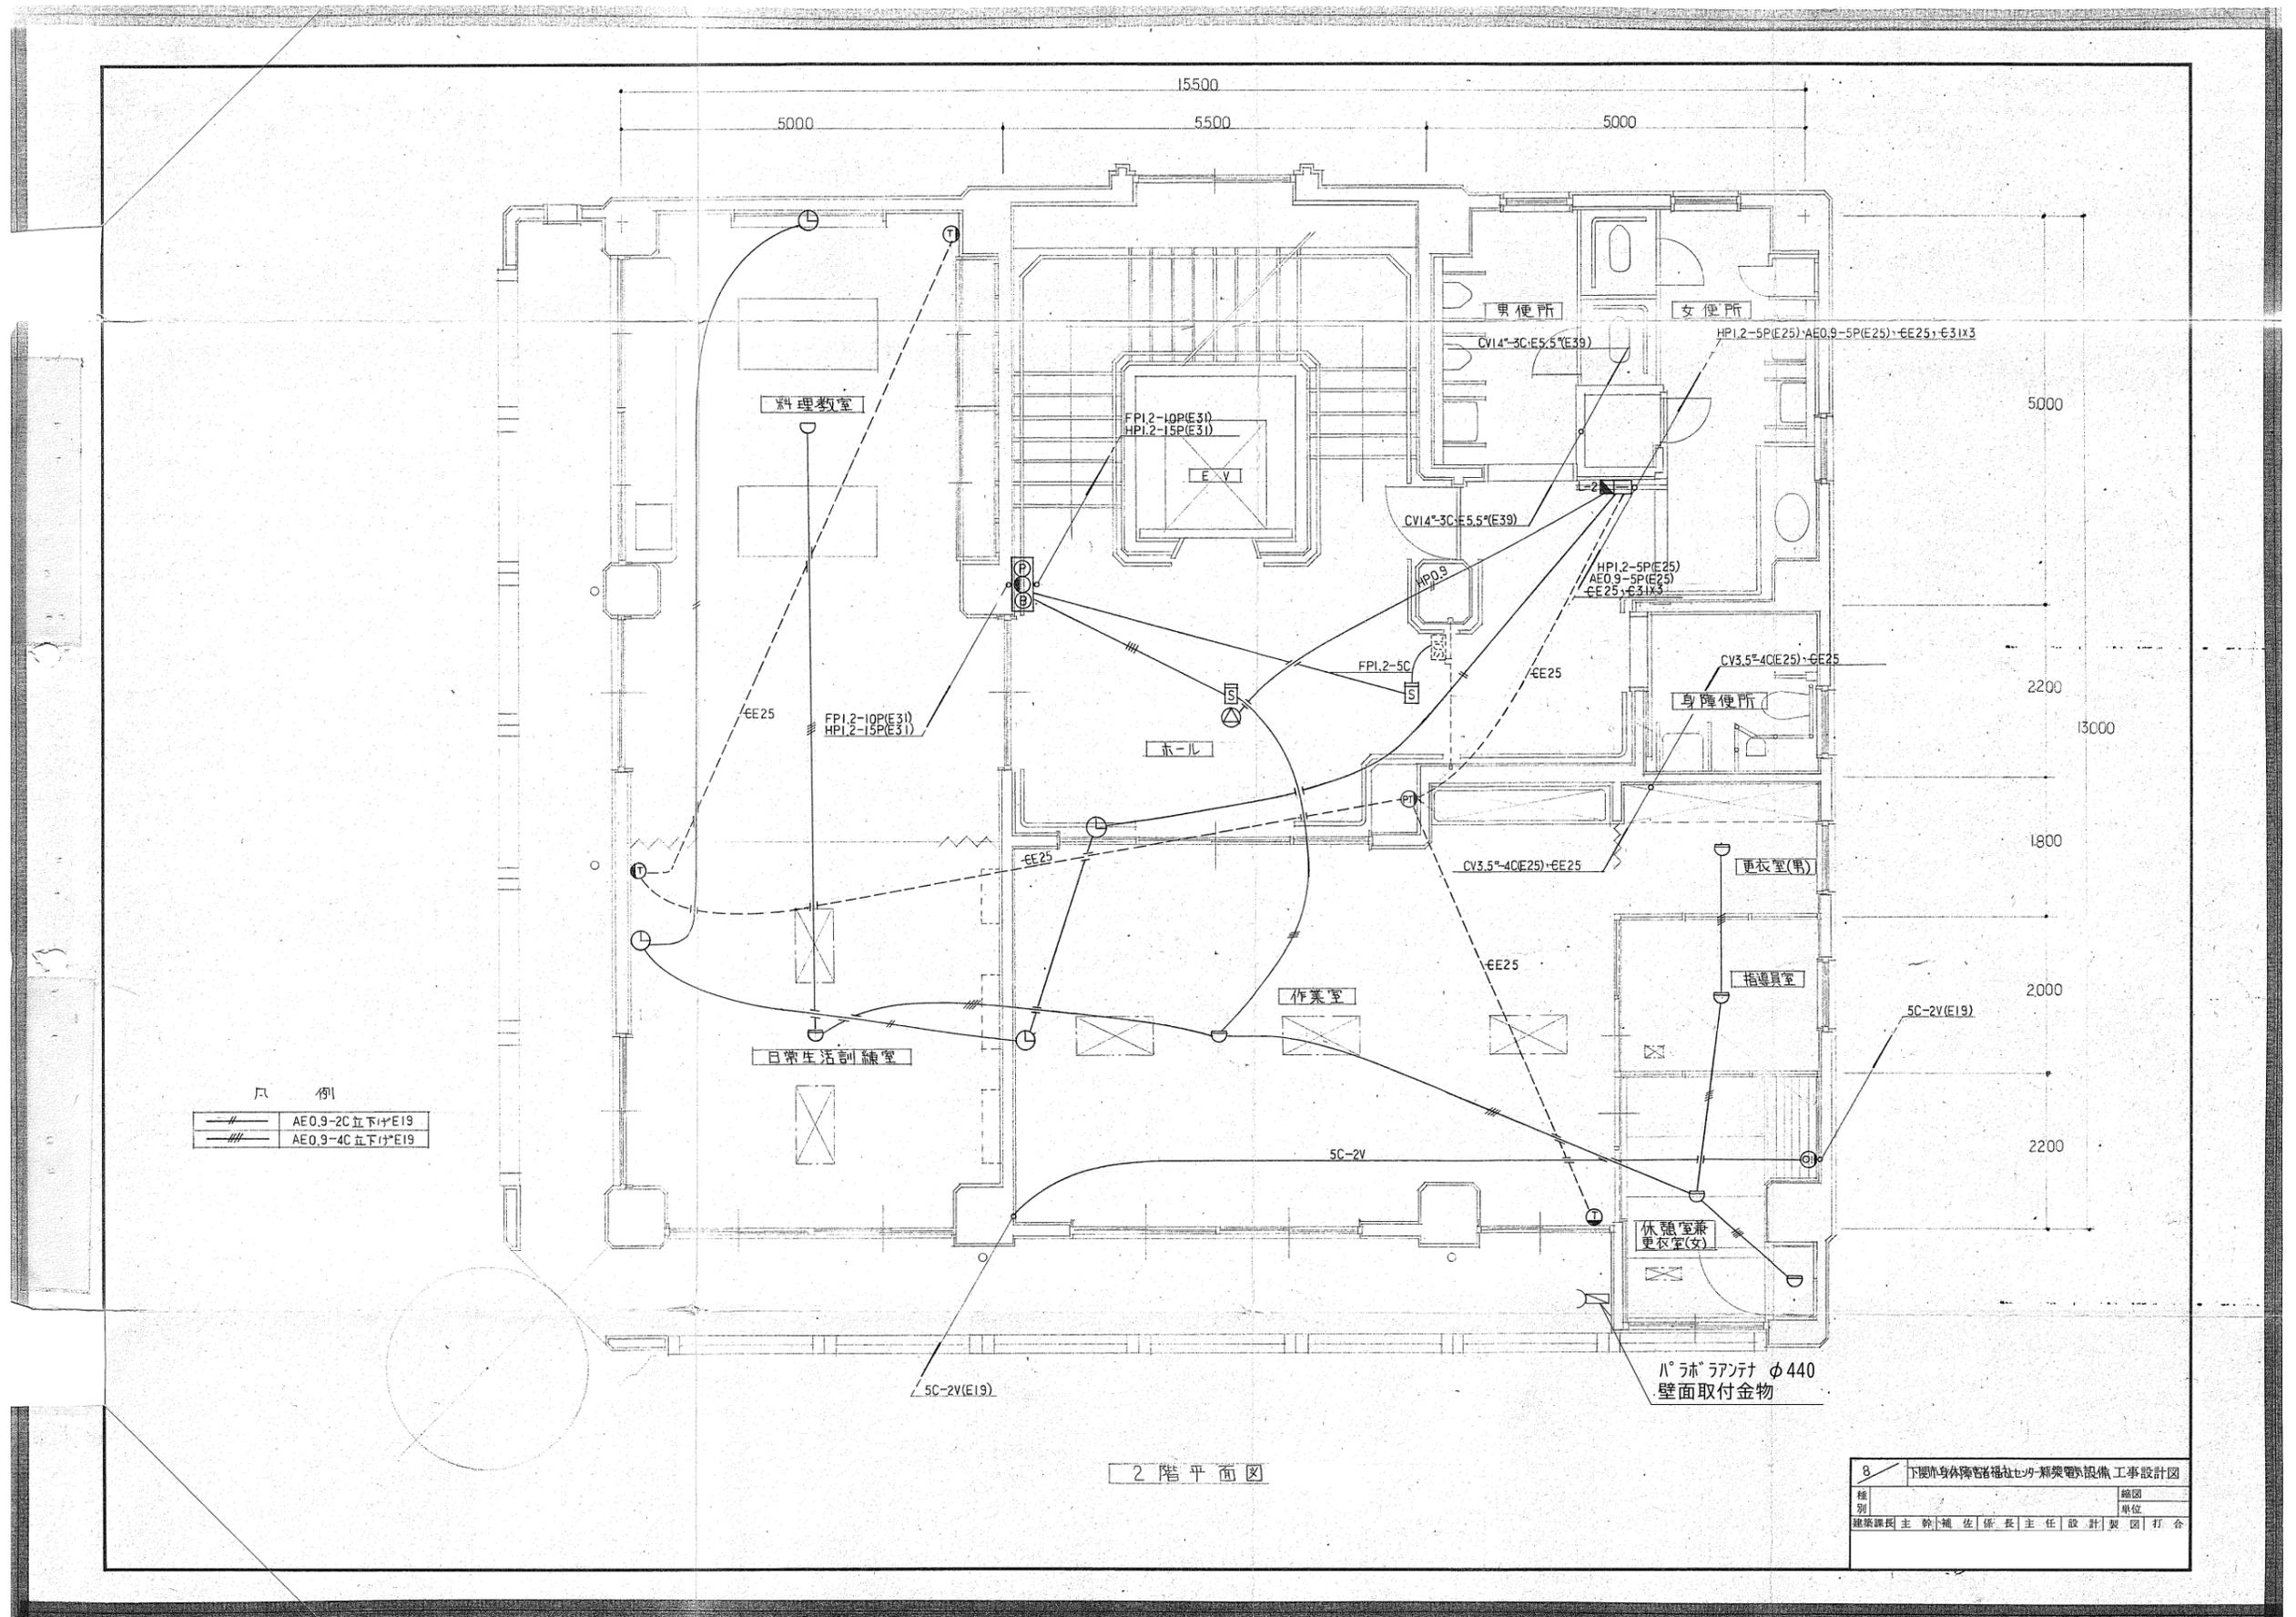


工事名
身体障害者福祉センター解体工事

図名
電気設備撤去 2階弱電平面図

縮尺
NoScale
単位
mm

E04-08

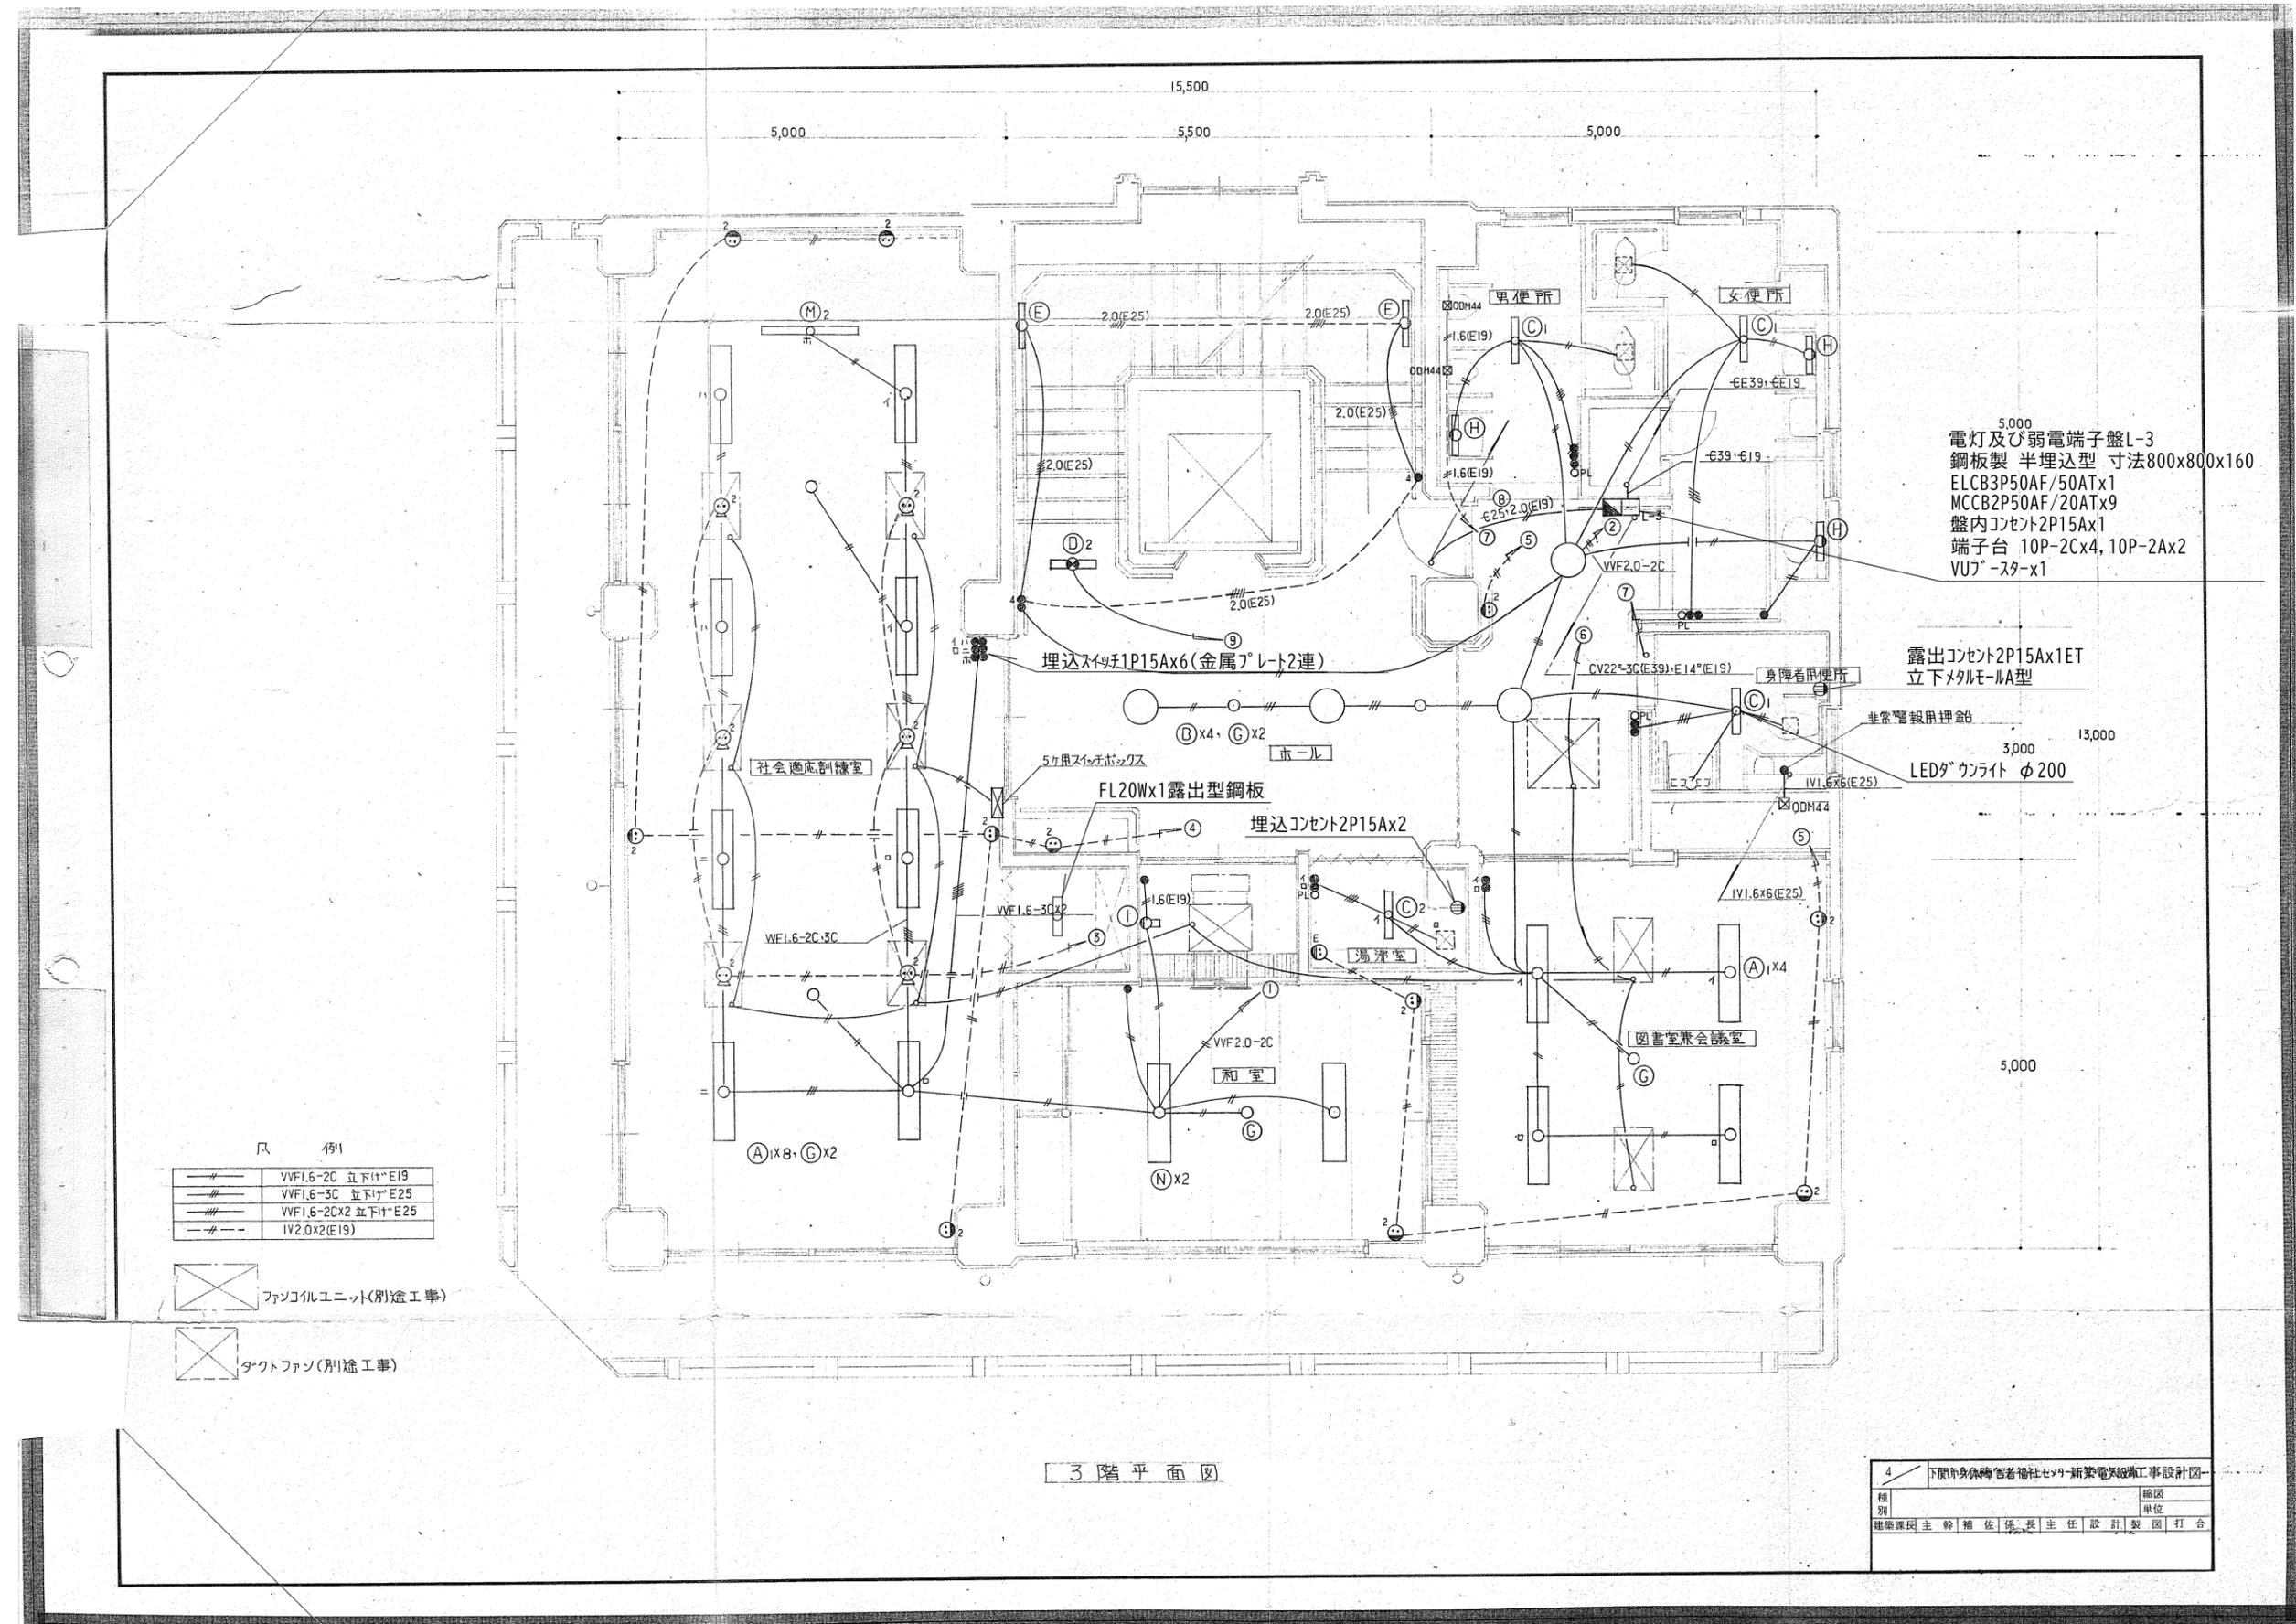


5,000
 電灯及び弱電端子盤L-3
 鋼板製 半埋込型 寸法800x800x160
 ELCB3P50AF/50ATx1
 MCCB2P50AF/20ATx9
 盤内コンセント2P15Ax1
 端子台 10P-2Cx4, 10P-2Ax2
 VUアース-x1

露出コンセント2P15Ax1ET
 立下メタル-A型
 非常警報用押鈴
 LEDダウンライト φ200

凡 例


——	VVF1.6-2C 立下付E19
——	VVF1.6-3C 立下付E25
——	VVF1.6-2Cx2 立下付E25
——	IV2.0x2(E19)

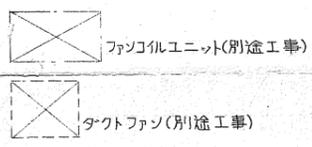

3階平面図

4	下関市身体障害者福祉センター新築電気設備工事設計図
種別	縮図
単位	単位
建築課課長	主任 設計 製図 打合

工事名 身体障害者福祉センター解体工事	図名 電気設備撤去 3階電灯平面図	縮尺 NoScale	E05-08
		単位 mm	

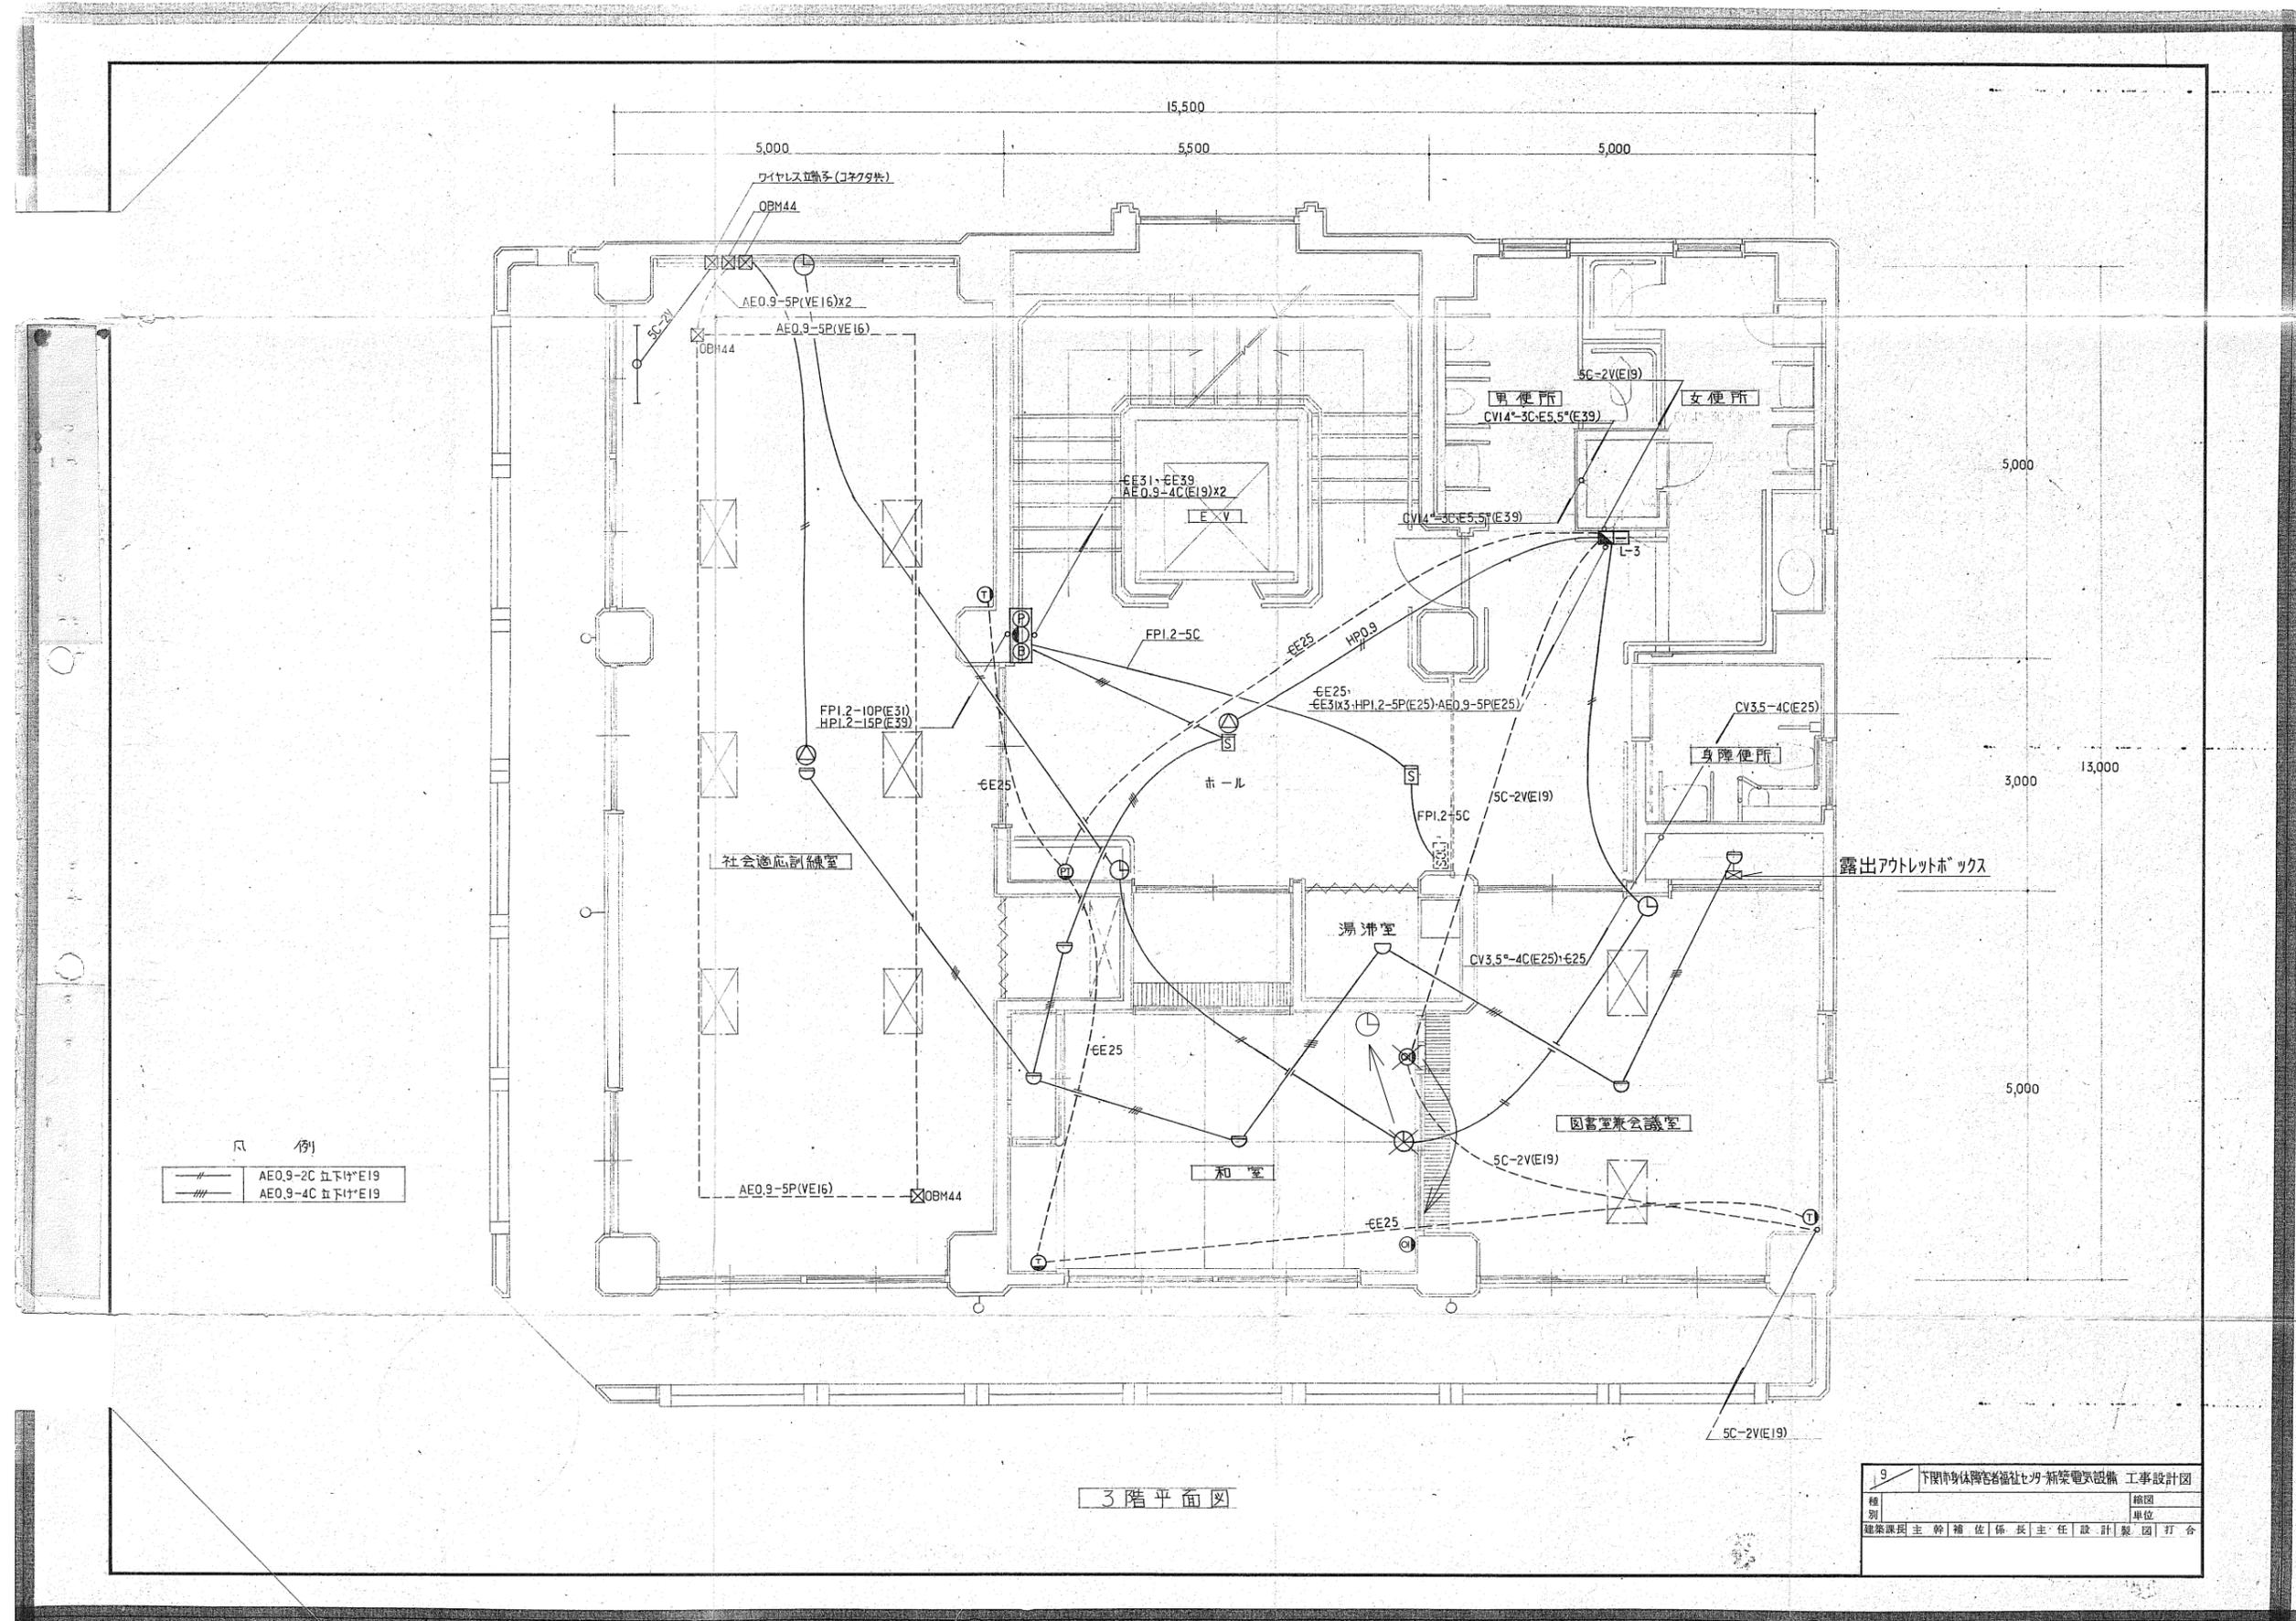

凡 例

	AE0.9-2C 5x4+E19
	AE0.9-4C 5x4+E19

3階平面図


9	下関市身体障害者福祉センター新築電気設備工事設計図
種別	縮図
単位	単位
建築課長 主幹 補佐 係長 主任 設計 製図 打合	

工事名
身体障害者福祉センター解体工事

図名
電気設備撤去 3階弱電平面図

縮尺
NoScale
単位
mm

E06-08

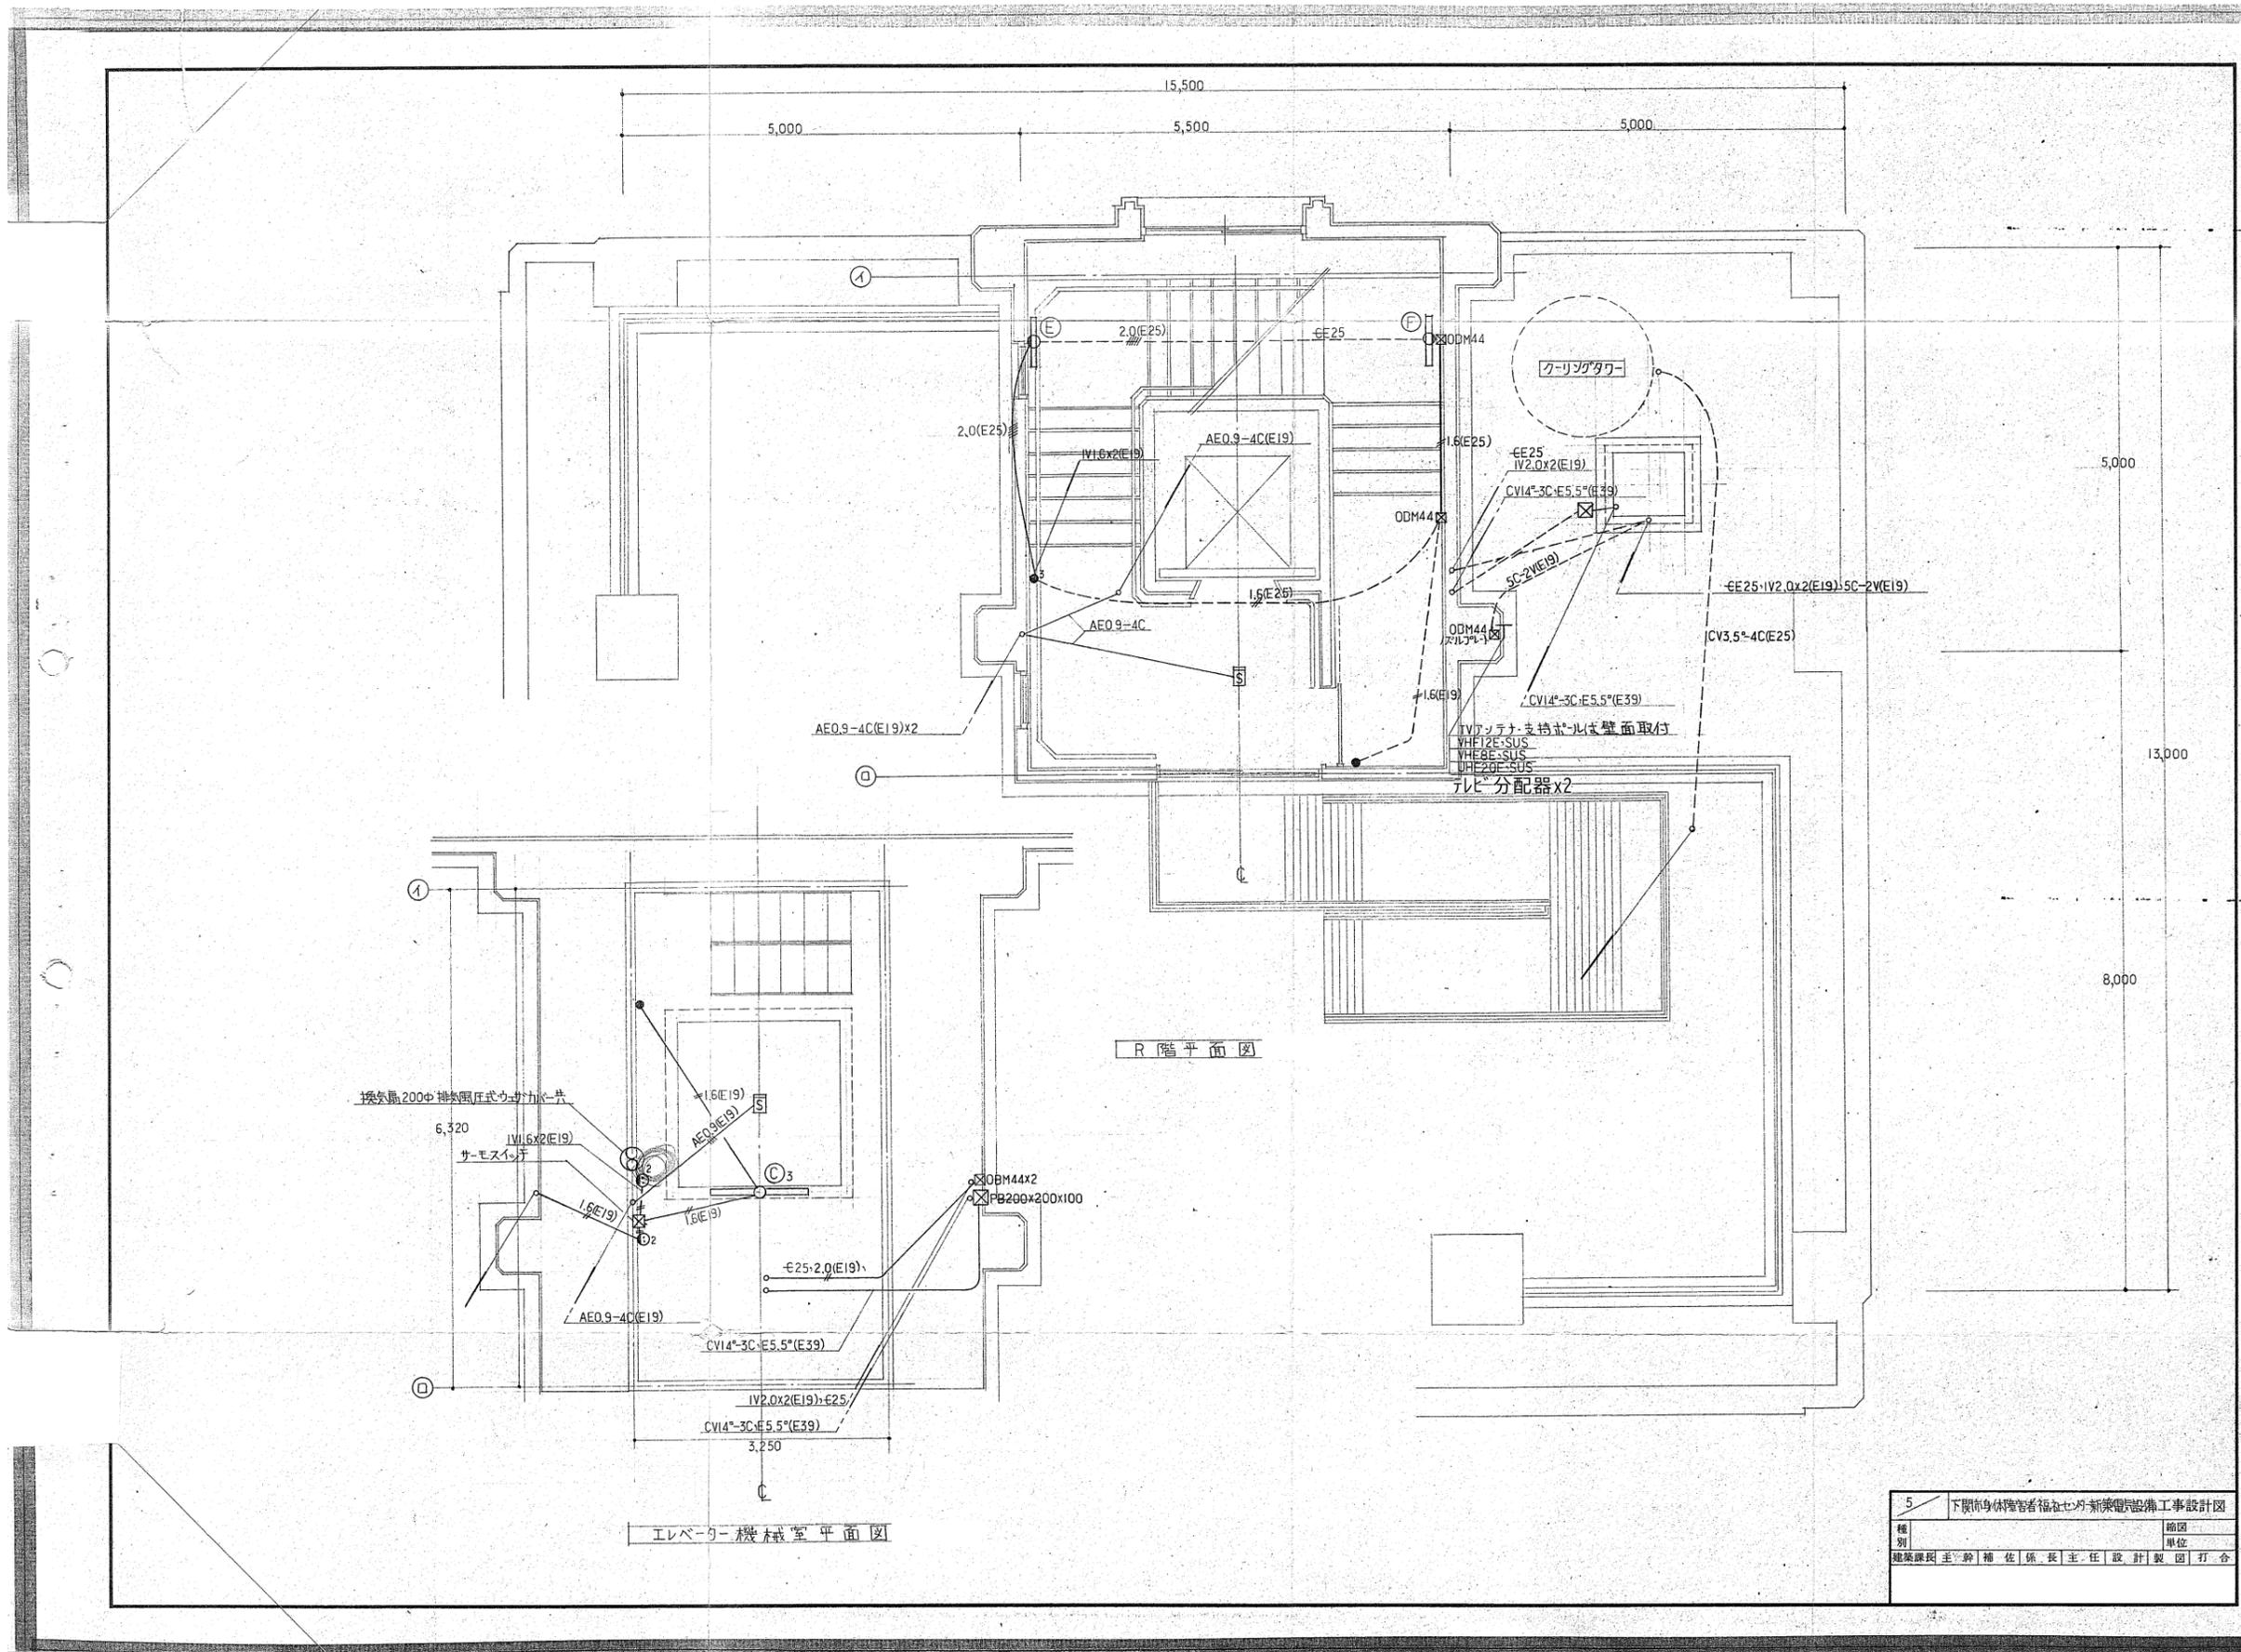

5	下関市身体障害者福祉センター新築電気設備工事設計図
種別	給図
種類	単位
建築課課長	主任
設計	製図
打合	


工事名
身体障害者福祉センター解体工事

図名
電気設備撤去 R階平面図

縮尺
NoScale
単位
mm

E07-08

照明器具姿図

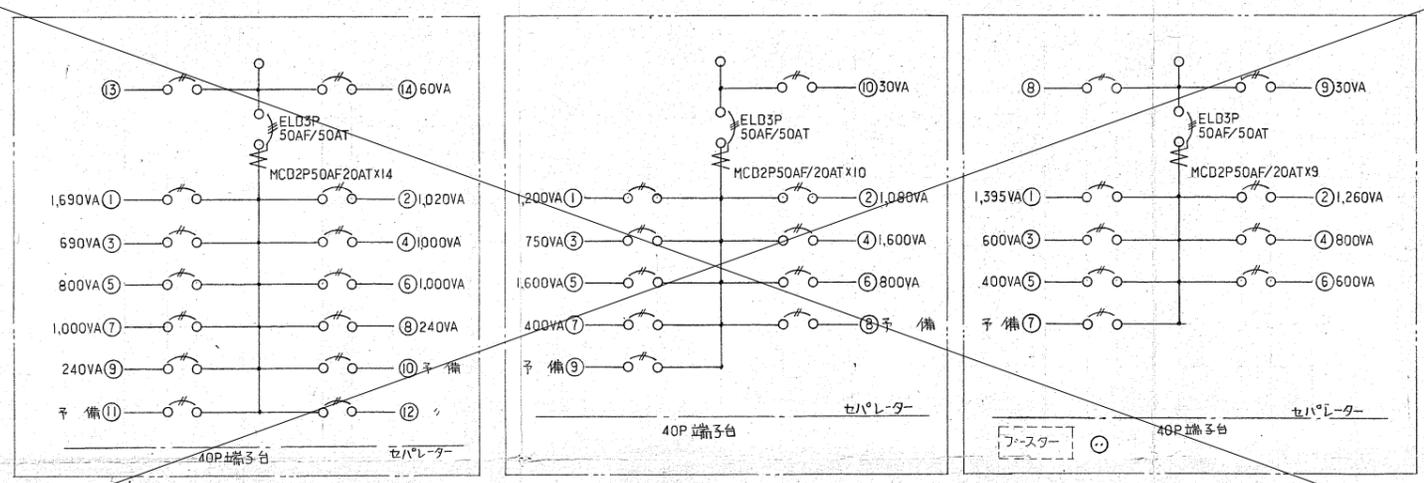

電灯分電盤 L-1

電灯分電盤 L-2

電灯分電盤 L-3

※分電盤については各平面図を参照すること。


6	下関身体障害者福祉センター新築電気設備工事設計図
種別	総図
建築課長	主任
主任	主任

工事名
身体障害者福祉センター解体工事

図名
電気設備撤去 参考照明器具姿図

縮尺
NoScale
単位
mm

E08-08

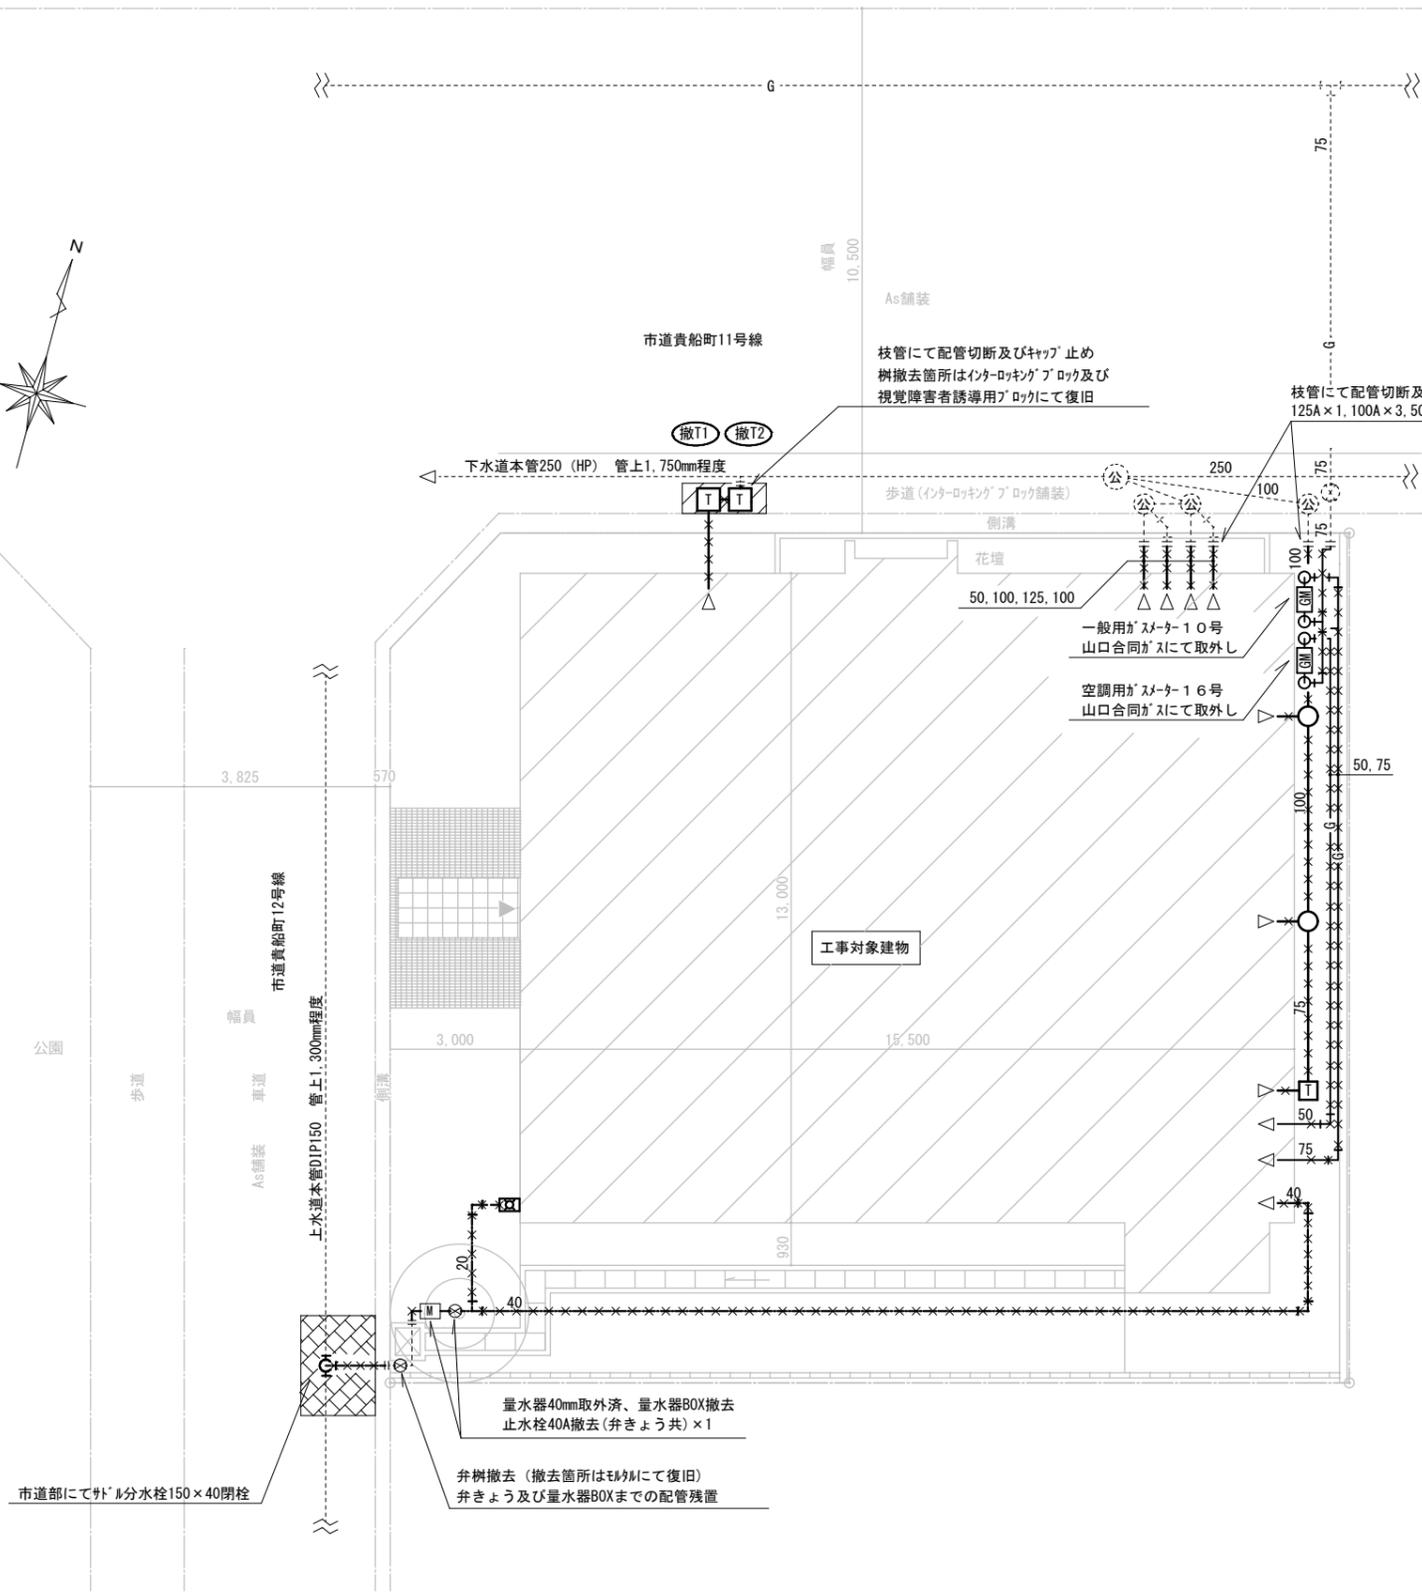

機械設備配置図 S=1:100

<機械設備工事概要>

- ・身体障害者福祉センター解体に伴い、機械設備の機器、配管類（弁、樹）の撤去を行なう。

<注意事項>

- ・不要となる機器、配管（給排水、ガス、消火、冷温水配管等）、外は特記箇所を除き本工事で全て撤去すること。
- ・機械室内の配管エルボ保温材にアスベストが含有されているため、直管部の非石綿部による切断を行ない、アスベスト除去を行なうこと。また、アスベスト未調査箇所については本工事で含有の有無を確認すること。
- ・撤去に伴う、官公署等への届け出は本工事で行なうこと。
- ・敷地内の舗装撤去は建築工事とする。
- ・市歩道部における排水管撤去作業時には、重機乗り入れの際に敷き鉄板等による養生を施すこと。また、歩行者の通行に支障とならないよう誘導員を配置し、安全作業に努めること。

<撤去配管仕様>

- ・給水管 冷水水管：SGP
- ・地中配管：SGP-VB
- ・露出配管：SGP-VB
- ・排水管：VP
- ・ガス管：PLV

<凡例>

記号	説明
	既存インターロッキングブロック舗装撤去復旧箇所
	既存As舗装撤去復旧箇所
	配管類撤去（太線部）
	配管類残置（細線部）

<臭化リチウム溶液回収機器一覧表>

記号	機器名称	型式/製品仕様	メーカー	型式	台数	設置場所	溶液量(参考)
R-1	冷温水発生器	冷凍能力：62,000kcal/h 加熱能力：84,000kcal/h	SANYO	SU-CG20	1	機械室	カドミウム：210kg(140L) 冷媒(水)：15kg

※メーカー等の専門業者による吸収液回収を行なうこと。
※吸収液は、特別管理産業廃棄物による処分を行なうこと。


<樹類撤去一覧表>

記号	仕様	管底(mm)
撤T1	トラップ 樹φ450 鉄蓋	280
撤T2	トラップ 樹φ450 鉄蓋	330

<機械設備工事7ｽﾍﾞｽﾄ調査状況一覧表>

対象箇所	調査状況	備考
ダクトフランジ部がスケルトン	未調査	
機械室内冷温水管保温材部	含有あり	非石綿部で切断
機械室内揚水管保温材部	みなし	非石綿部で切断
機械室内膨張管保温材部	みなし	非石綿部で切断
機械室内膨張管補給水管保温材部	みなし	非石綿部で切断

※1 表中の7ｽﾍﾞｽﾄ調査状況で未調査の箇所は分析調査を行うこと
※2 分析調査検体数は1検体とする。

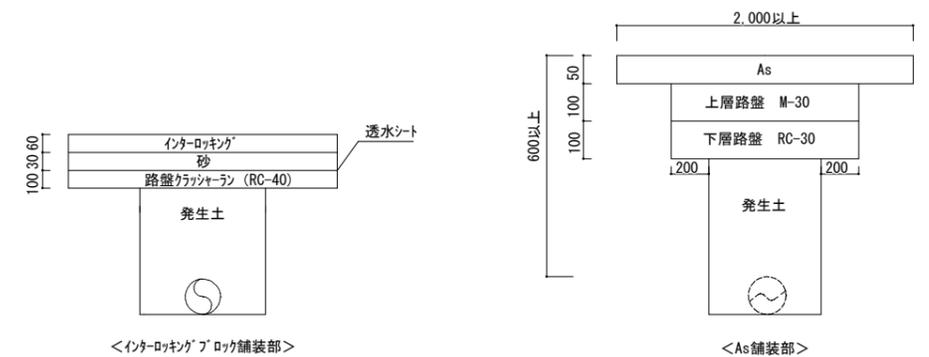


市道埋設配管撤去要領図 S=NoScale

工事名
身体障害者福祉センター解体工事

図名
機械設備配置図, 市道埋設配管撤去要領図

縮尺
図中に記載
単位
mm

M01-11

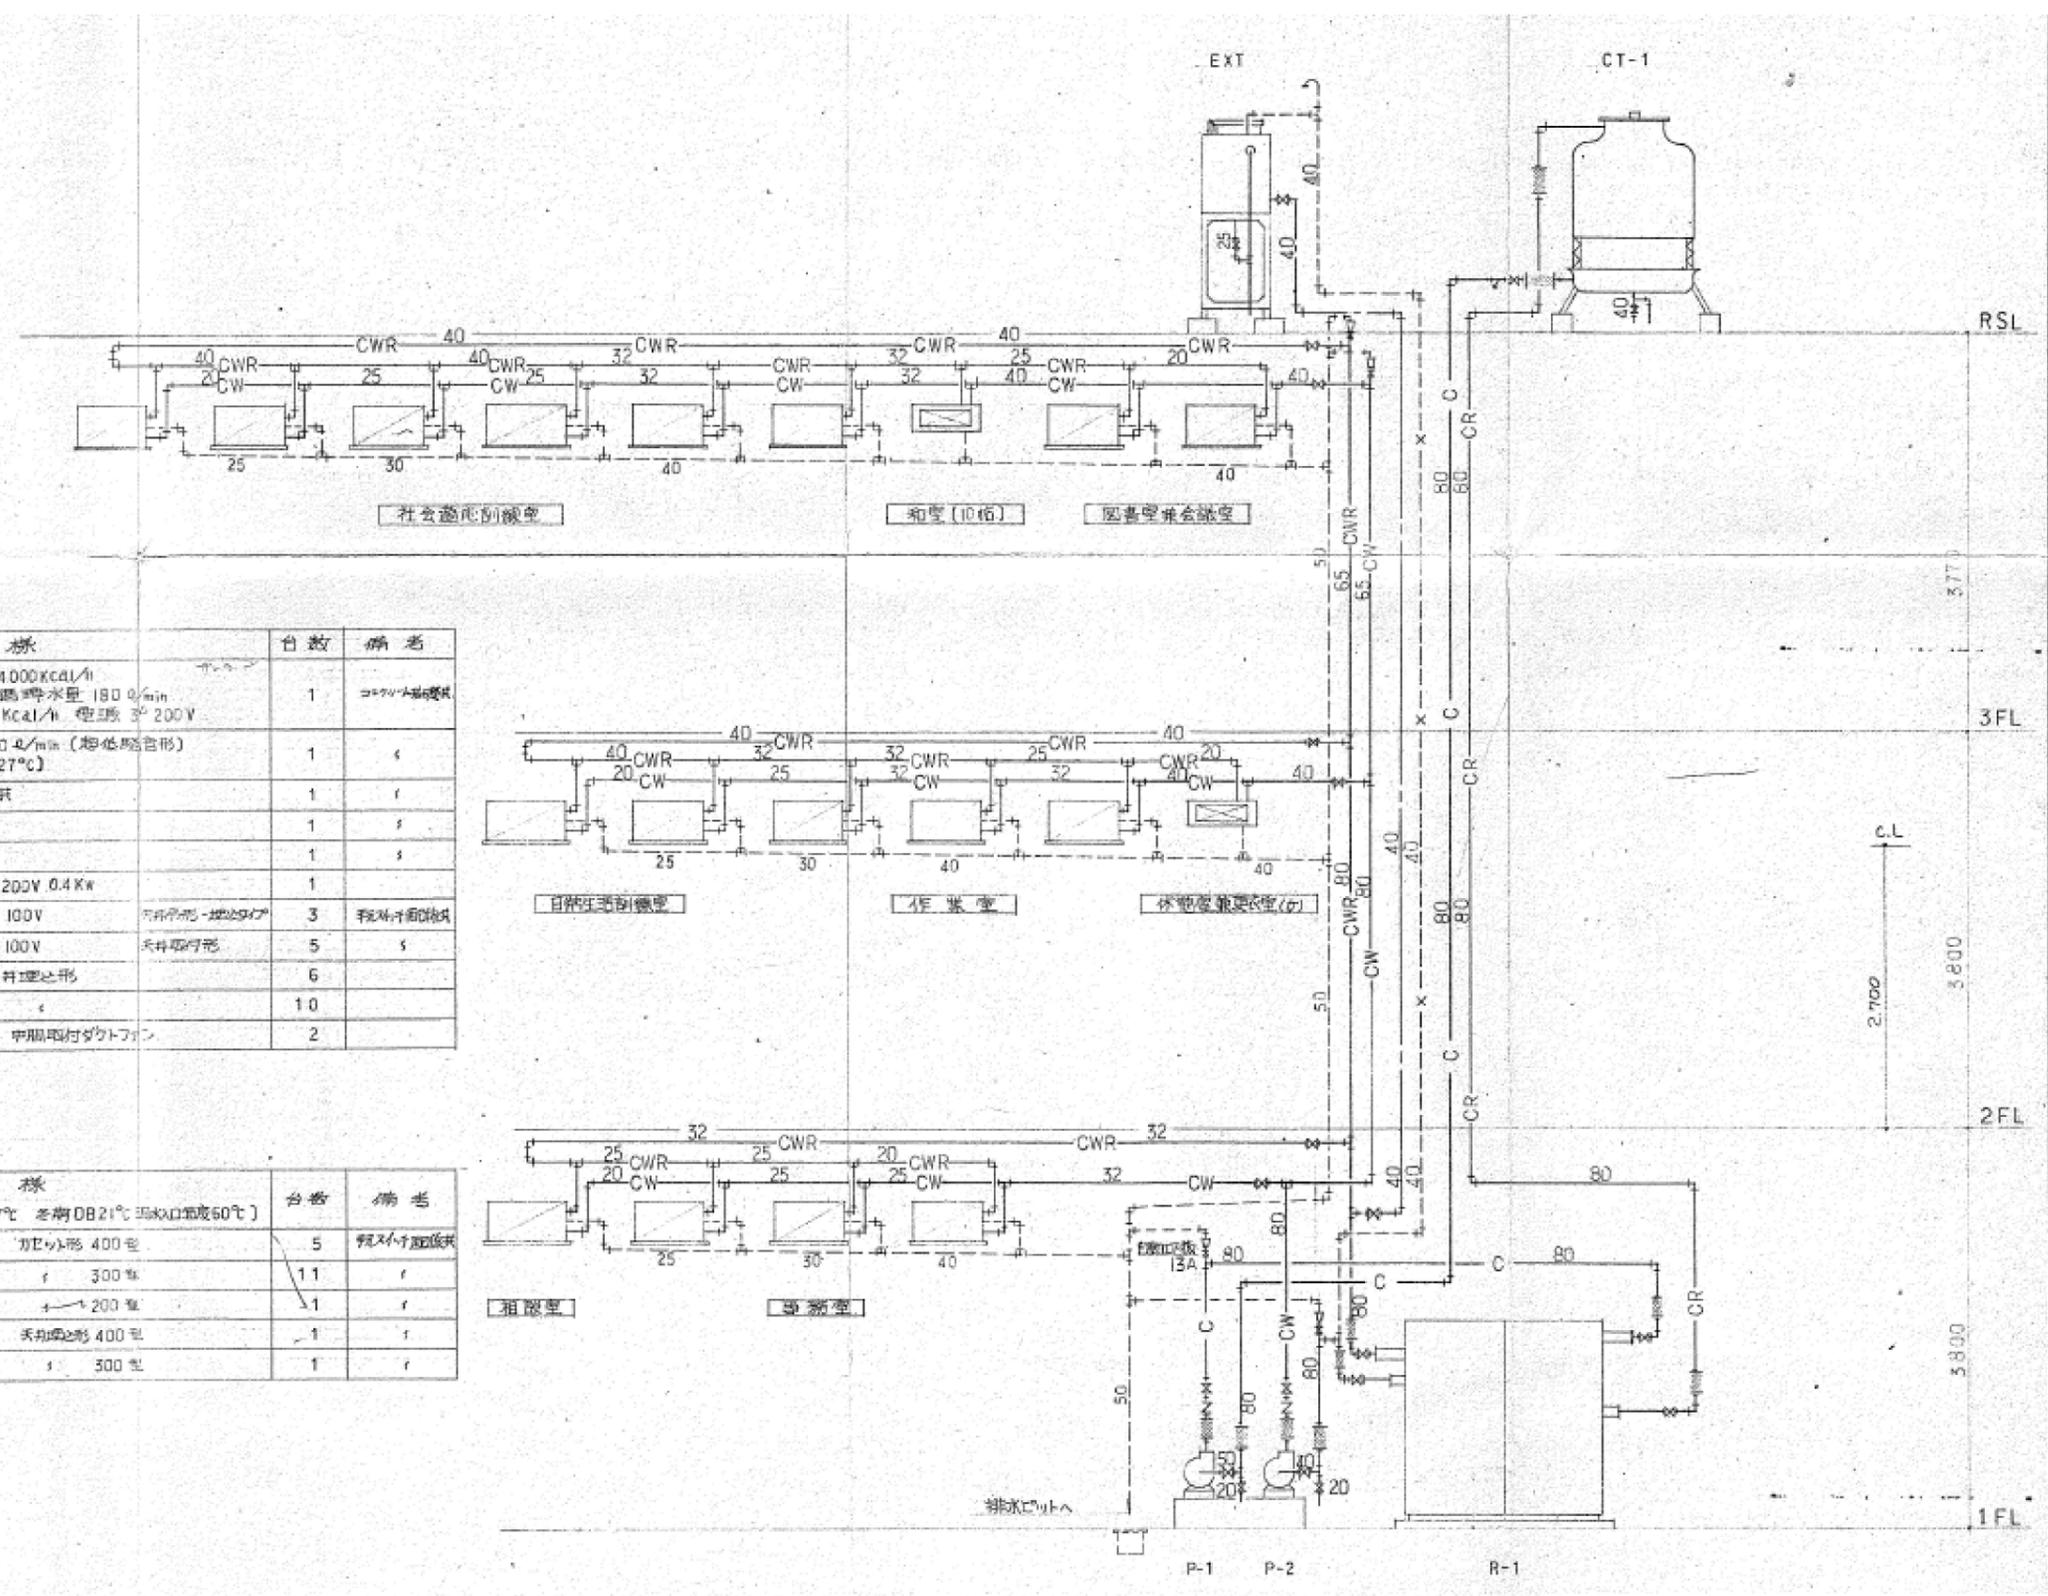

機台表

記号	名称	仕様	台数	備考
R-1	冷凍水発生器	冷凍能力 62000Kcal/h、加熱能力 84000Kcal/h 冷水出口温度 7℃、温水出口温度 60℃ 循環水量 180 0/min 燃料 都市ガス 105400Kcal/h 電圧 3φ 200V	1	コック付
CT-1	冷却塔	冷却能力 162000Kcal/h、冷却水量 300 0/min (超低温型) 冷却水出口温度 32℃ 入口温度 41℃ (WB 27℃)	1	
P-1	冷却水ポンプ	50A x 270 0/min x 15 m x 1.5 kW 耐高圧型	1	
-2	冷却水ポンプ	40A x 180 0/min x 15 m x 1.5 kW	1	
EXT	冷却塔	断面積 600 x 600 x 650	1	
F-1	黄色排気ファン	3000 0/min 風量 37.4 0/min 静圧 300 Pa 3φ 200V 0.4 kW	1	
L-1	全熱交換機	処理風量 500 m³/h 熱交換率 70% 1φ 100V	3	天井取付
-2		115 0/min x 70 x 1φ 100V	5	
K-1	天井扇	吊钩型 風量 240 0/min 1φ 100V 天井埋込形	6	
-2		120 0/min x 1φ 100V	10	
-3	ダクトファン	吊钩型 風量 618 0/min 1φ 100V 中間取付ダクトファン	2	


記号	名称	仕様	台数	備考
FC-1	ファンコイルユニット	(冷房 夏季 DB 27℃ WB 19.5℃ 冷水出口温度 7℃ 冬季 DB 21℃ 温水出口温度 60℃) 冷凍能力 3000Kcal/h 加熱能力 4800Kcal/h カパシタ形 400 0/min	5	天井取付
-2		2100 0/min x 3600 0/min x 300 0/min	11	
-3		1300 0/min x 2300 0/min x 200 0/min	1	
-4		3000 0/min x 4800 0/min x 400 0/min 天井埋込形	1	
-5		2100 0/min x 3600 0/min x 300 0/min	1	

空調設備系統図 S-NoScale

工事名
身体障害者福祉センター解体工事

図名
機械設備配置図

縮尺
NoScale
単位
mm
M02-11

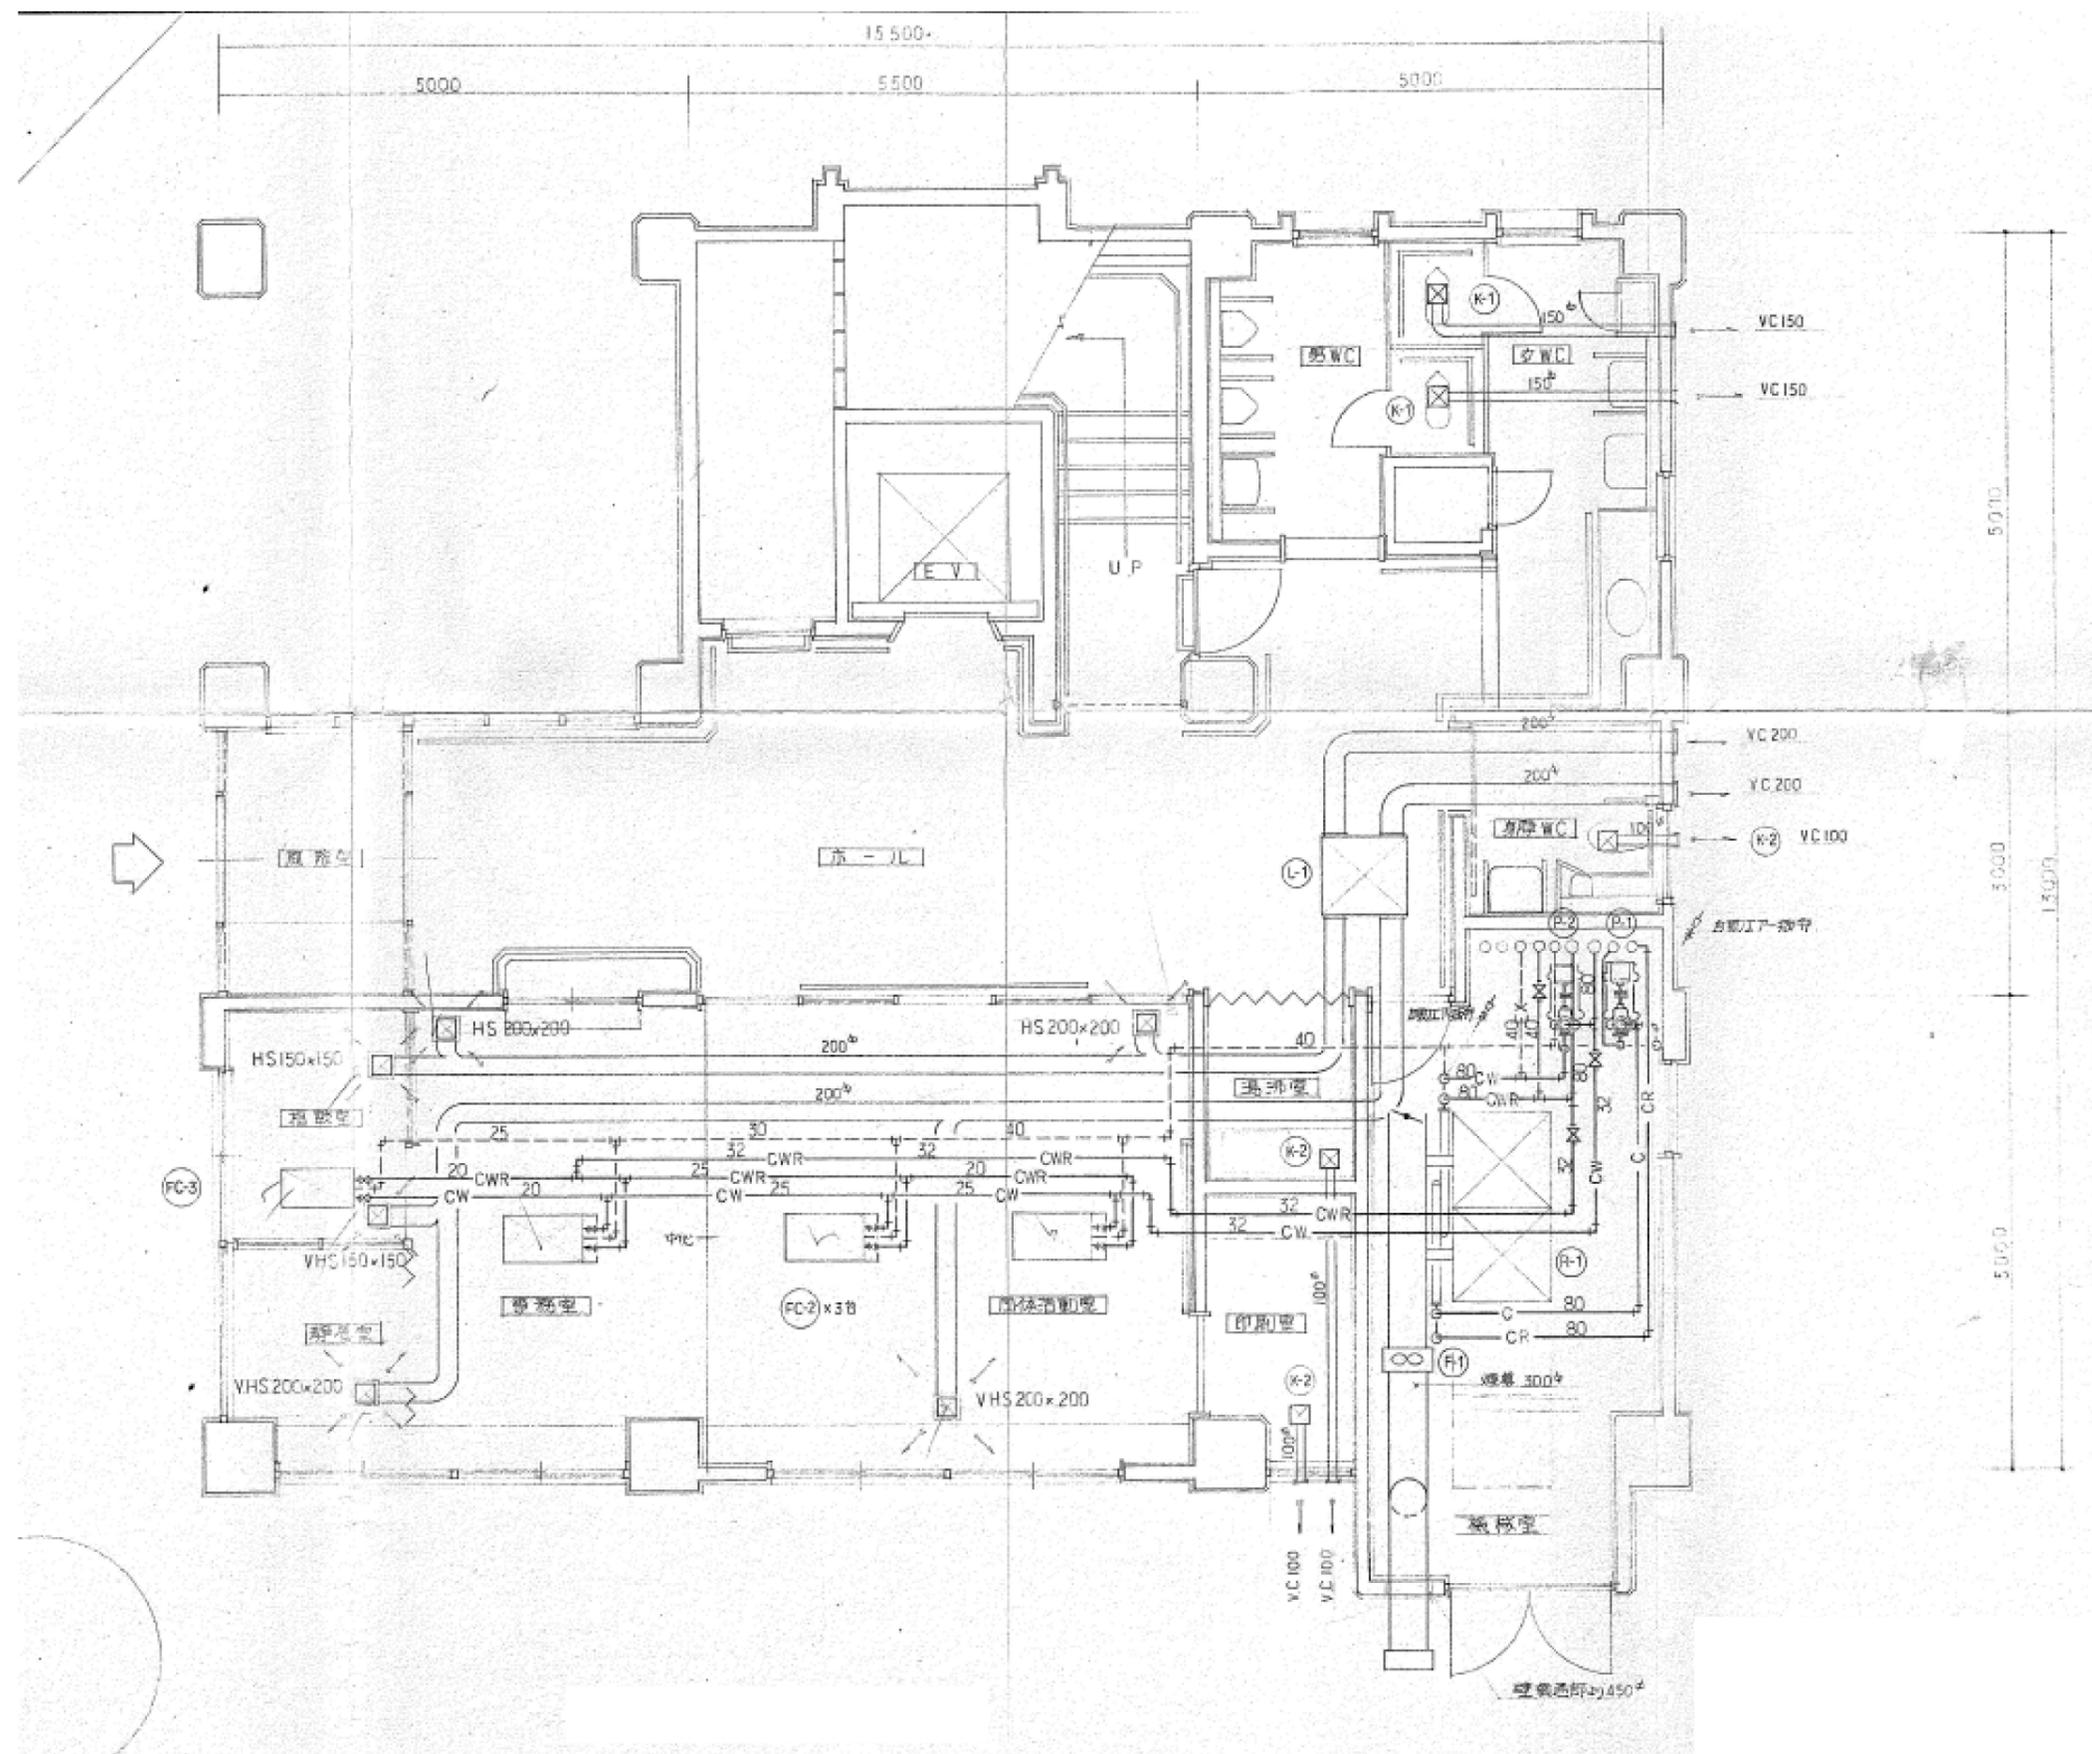


空調設備1階撤去平面図 S=NoScale

工事名
身体障害者福祉センター解体工事

図名
空調設備1階撤去平面図

縮尺
NoScale
単位
mm

M03-11

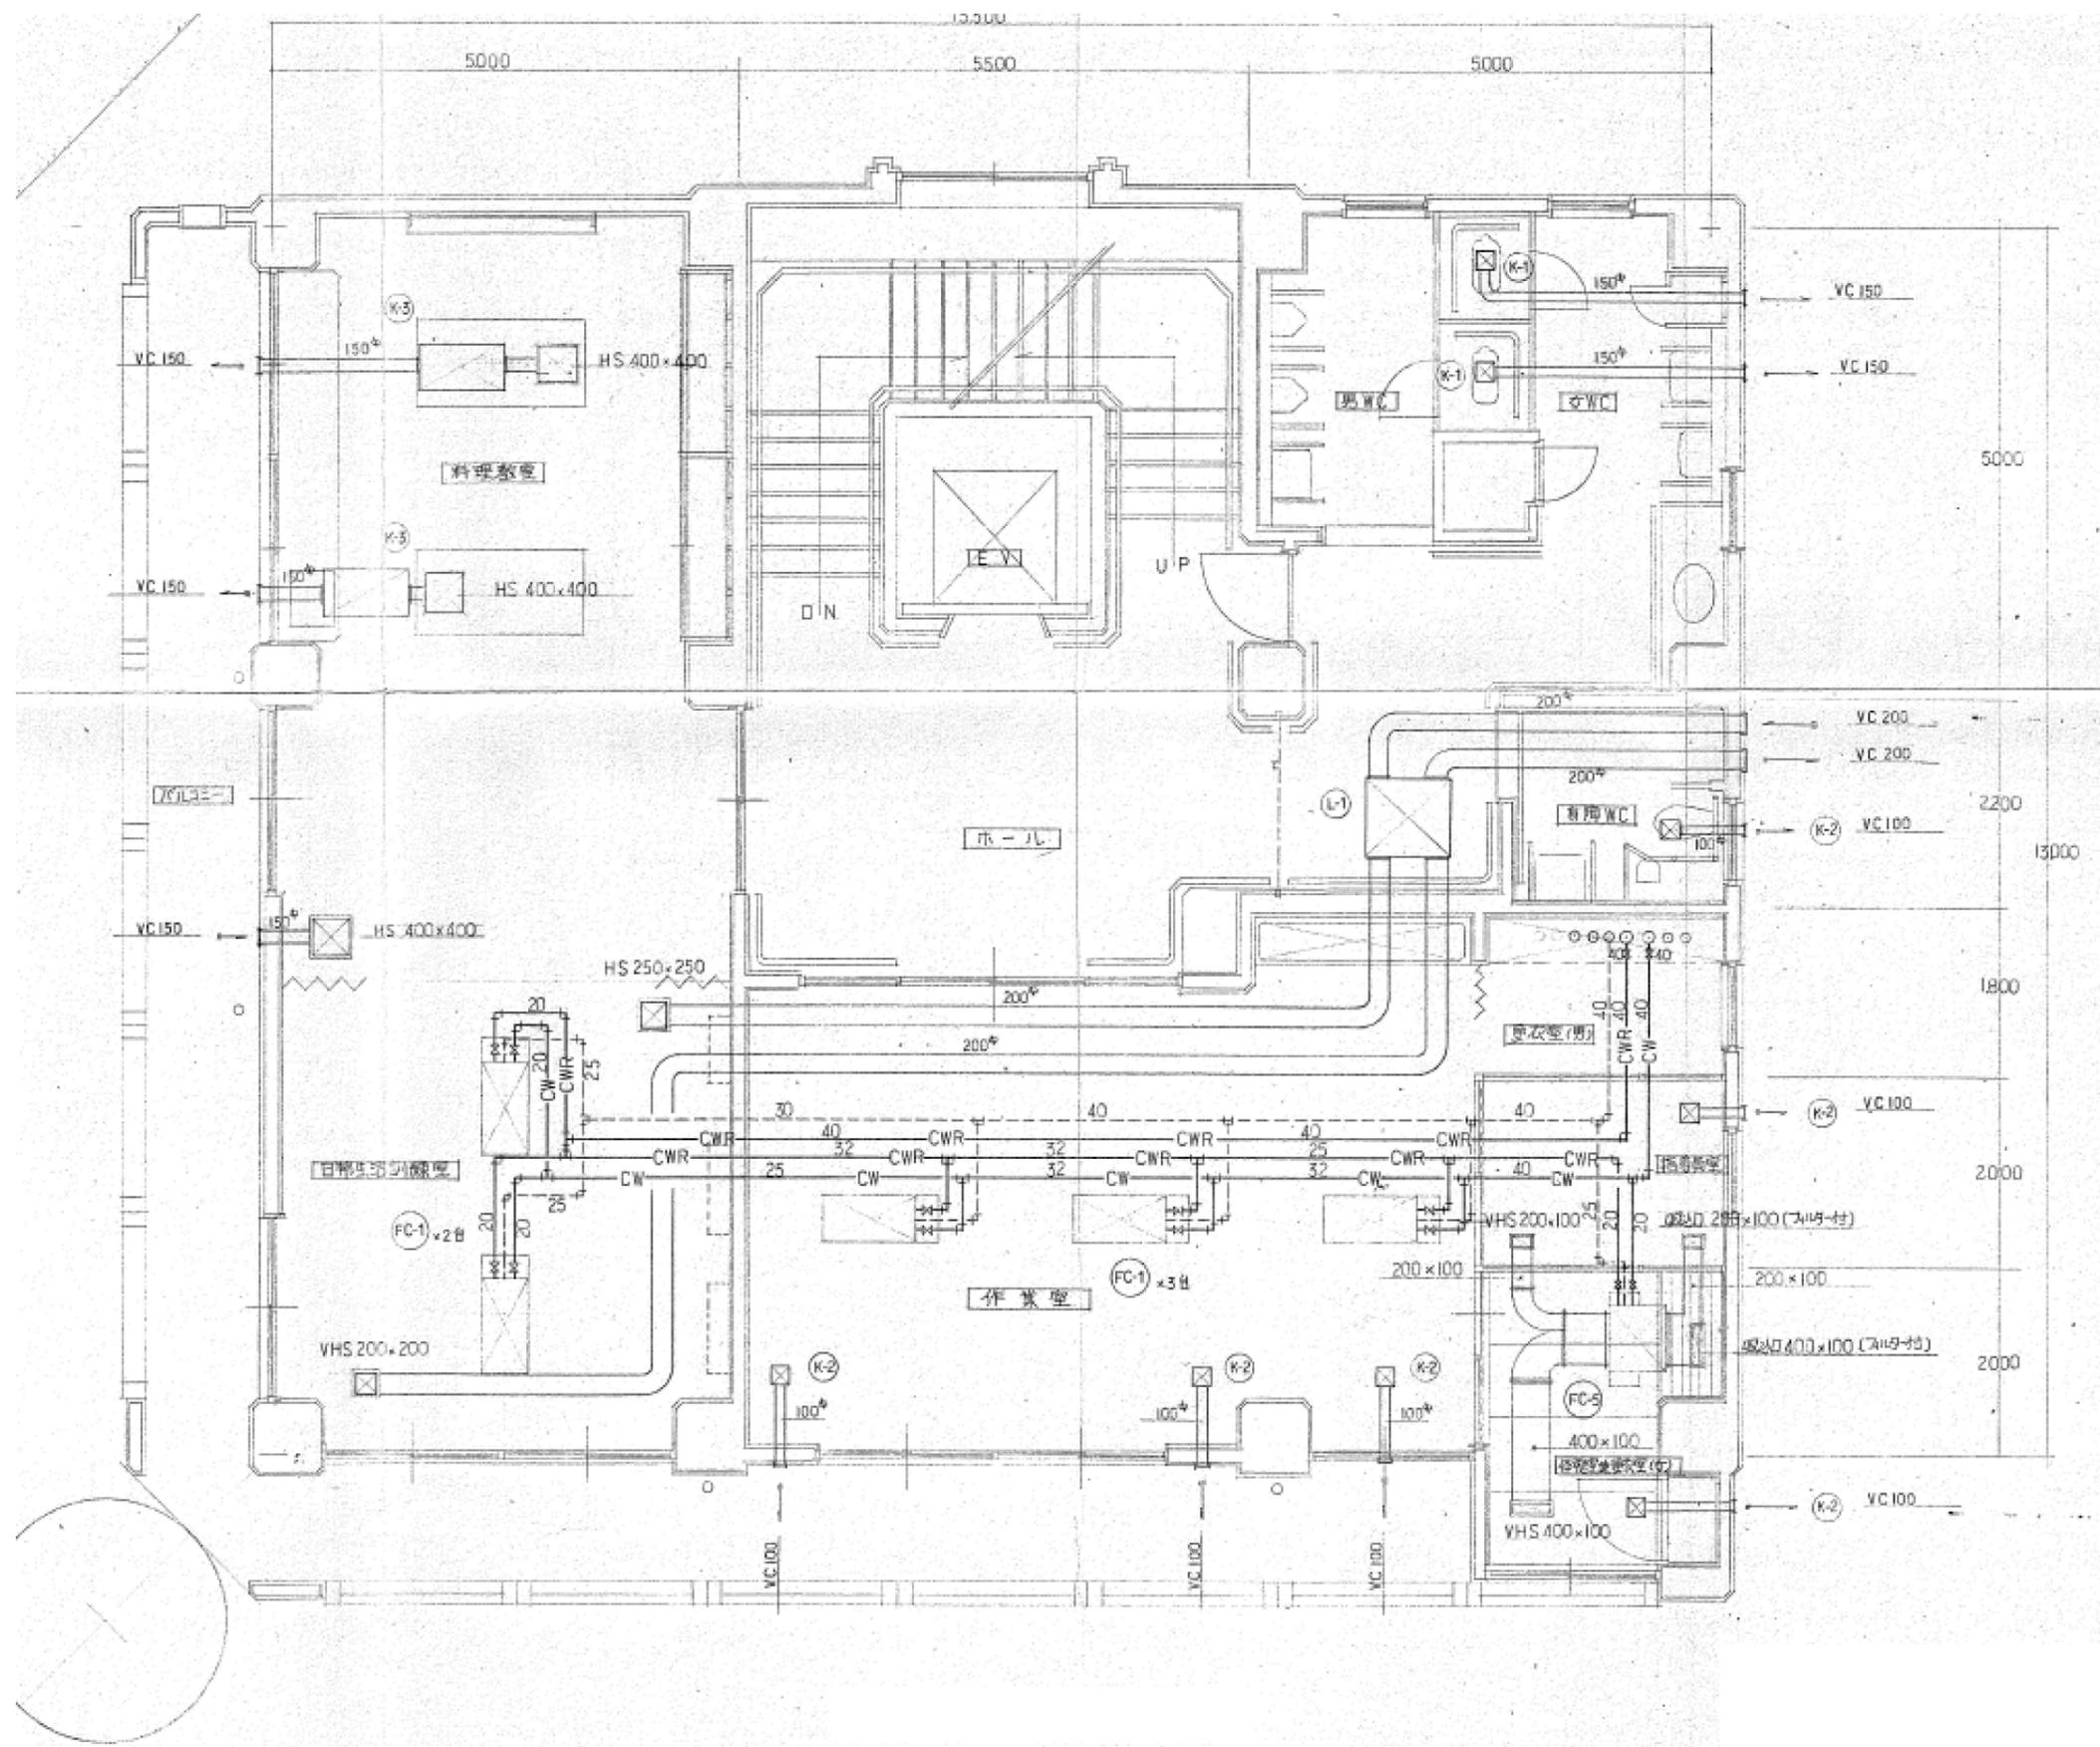


空調設備2階撤去平面図 S-NoScale

工事名
身体障害者福祉センター解体工事

図名
空調設備2階撤去平面図

縮尺	NoScale	M04-11
単位	mm	

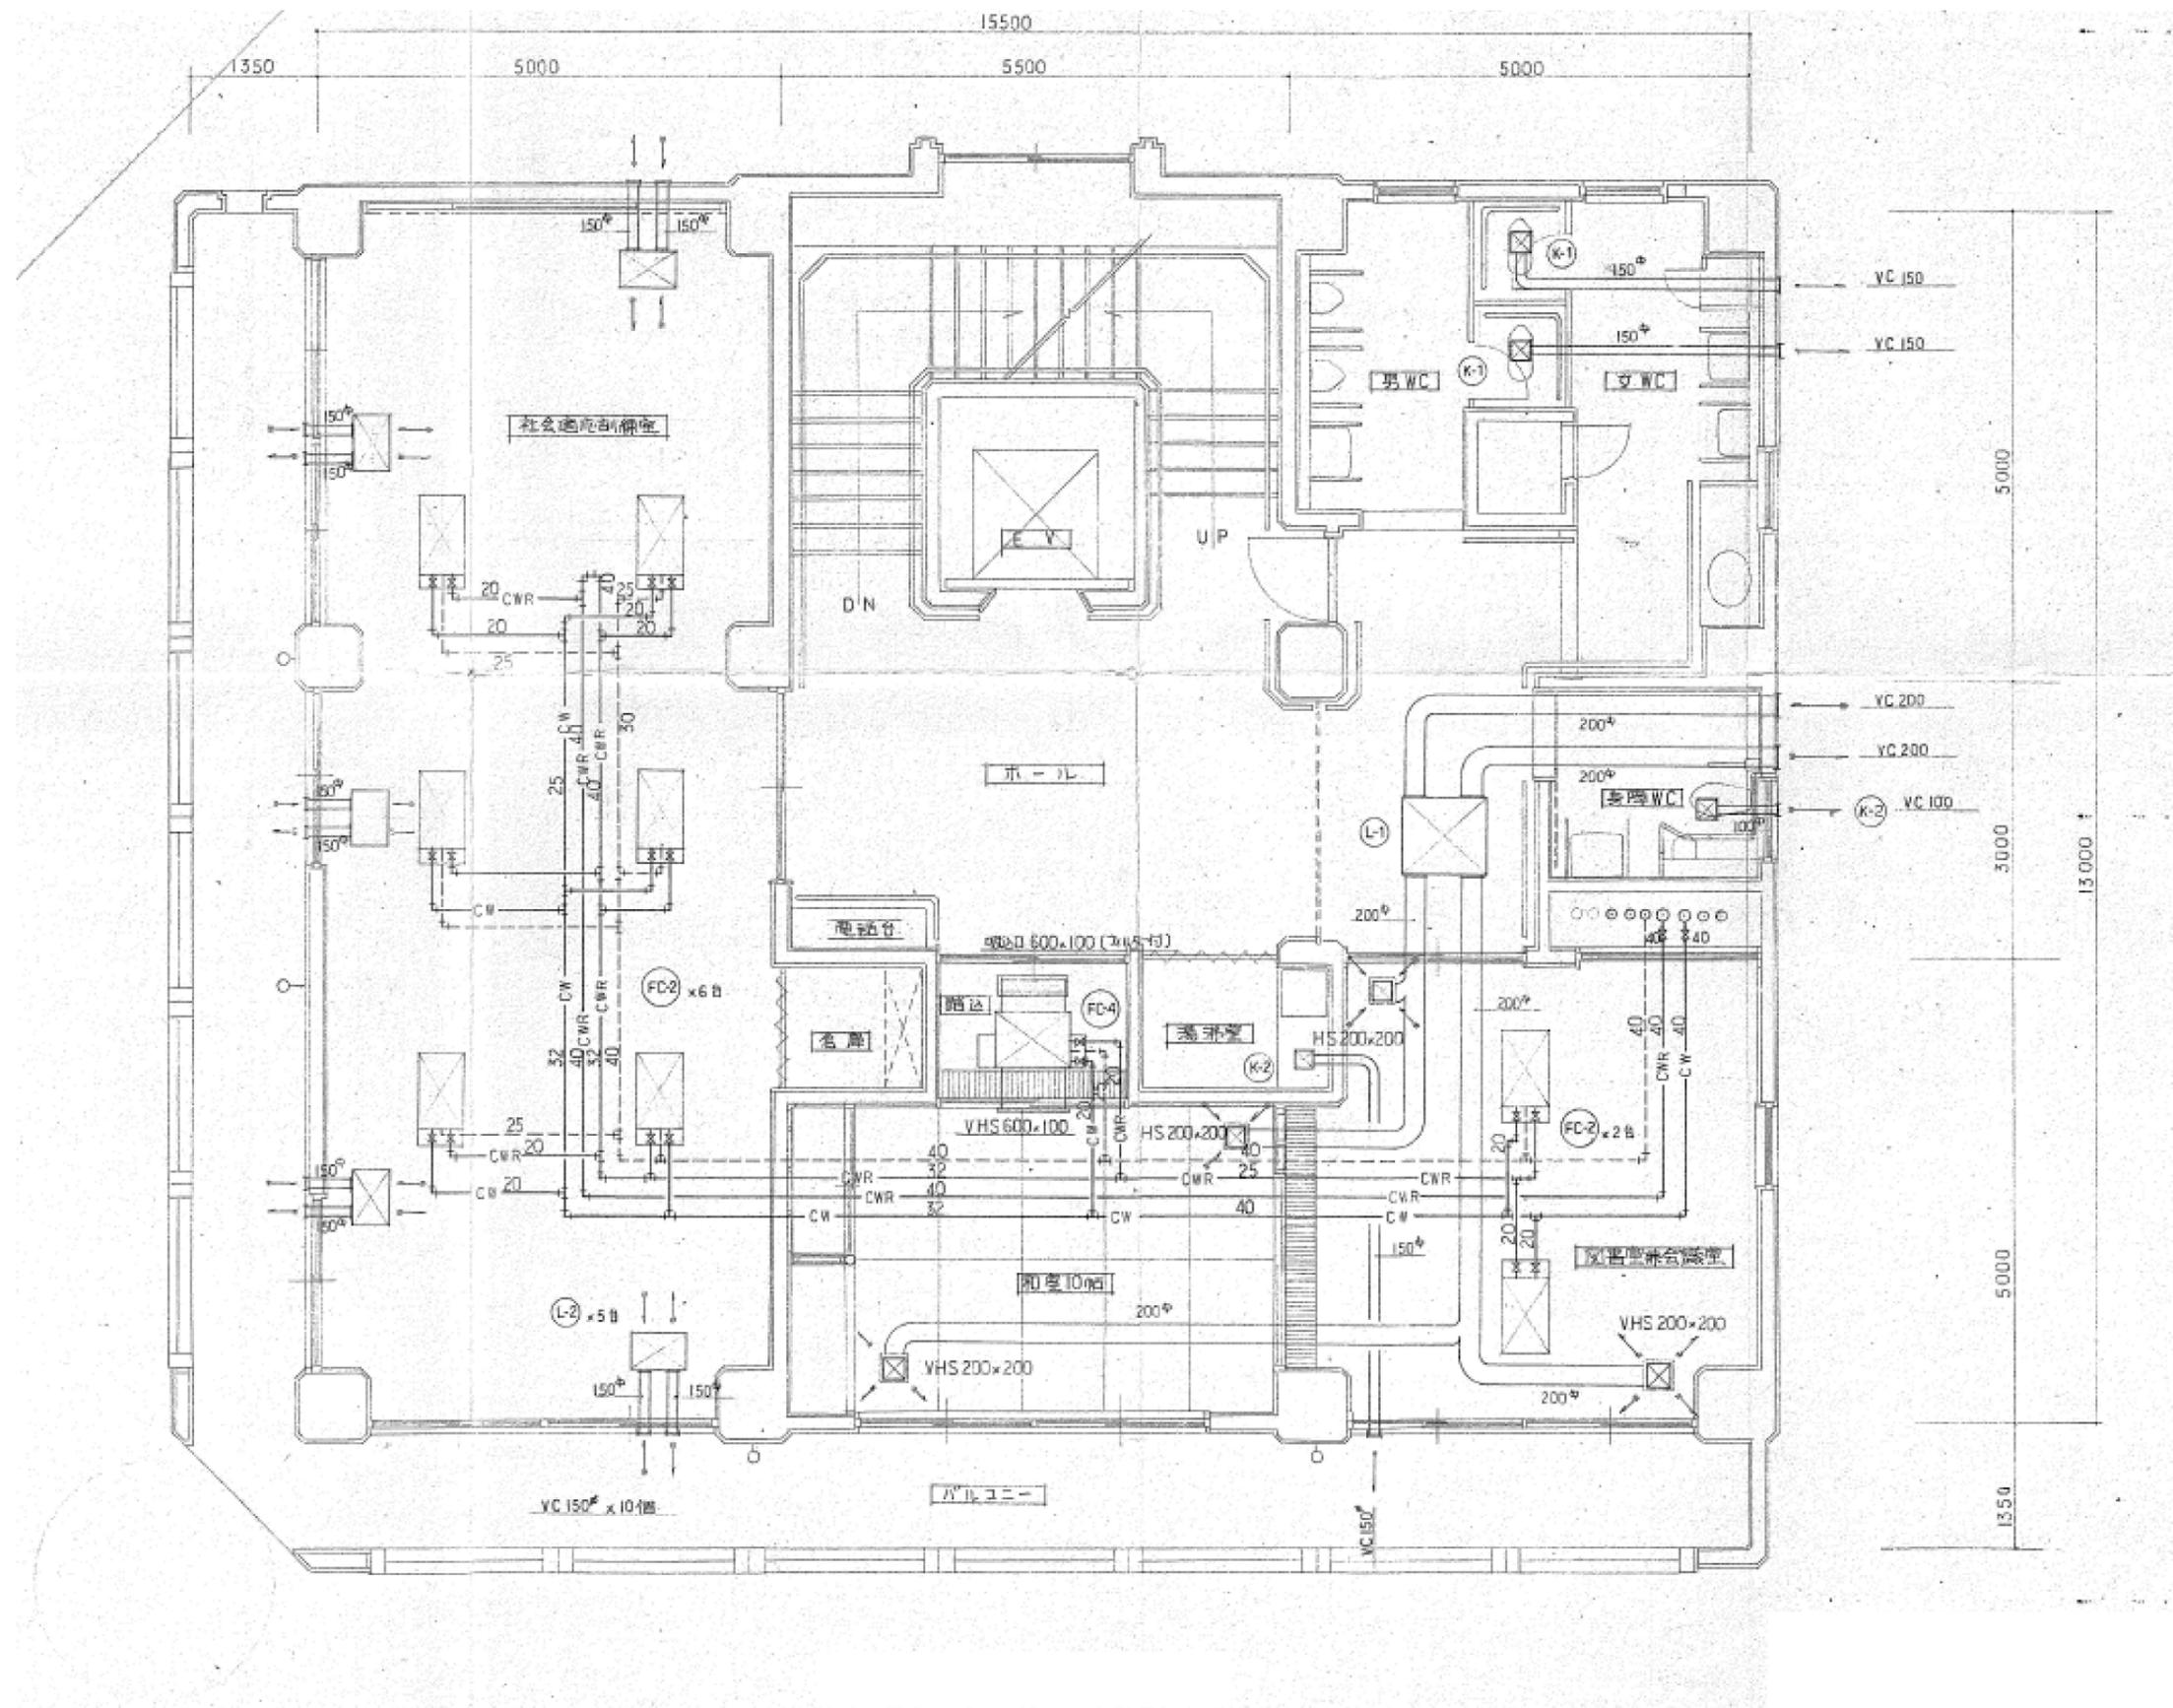


空調設備3階撤去平面図 S=NoScale

工事名
身体障害者福祉センター解体工事

図名
空調設備3階撤去平面図

縮尺	NoScale	M05-11
単位	mm	

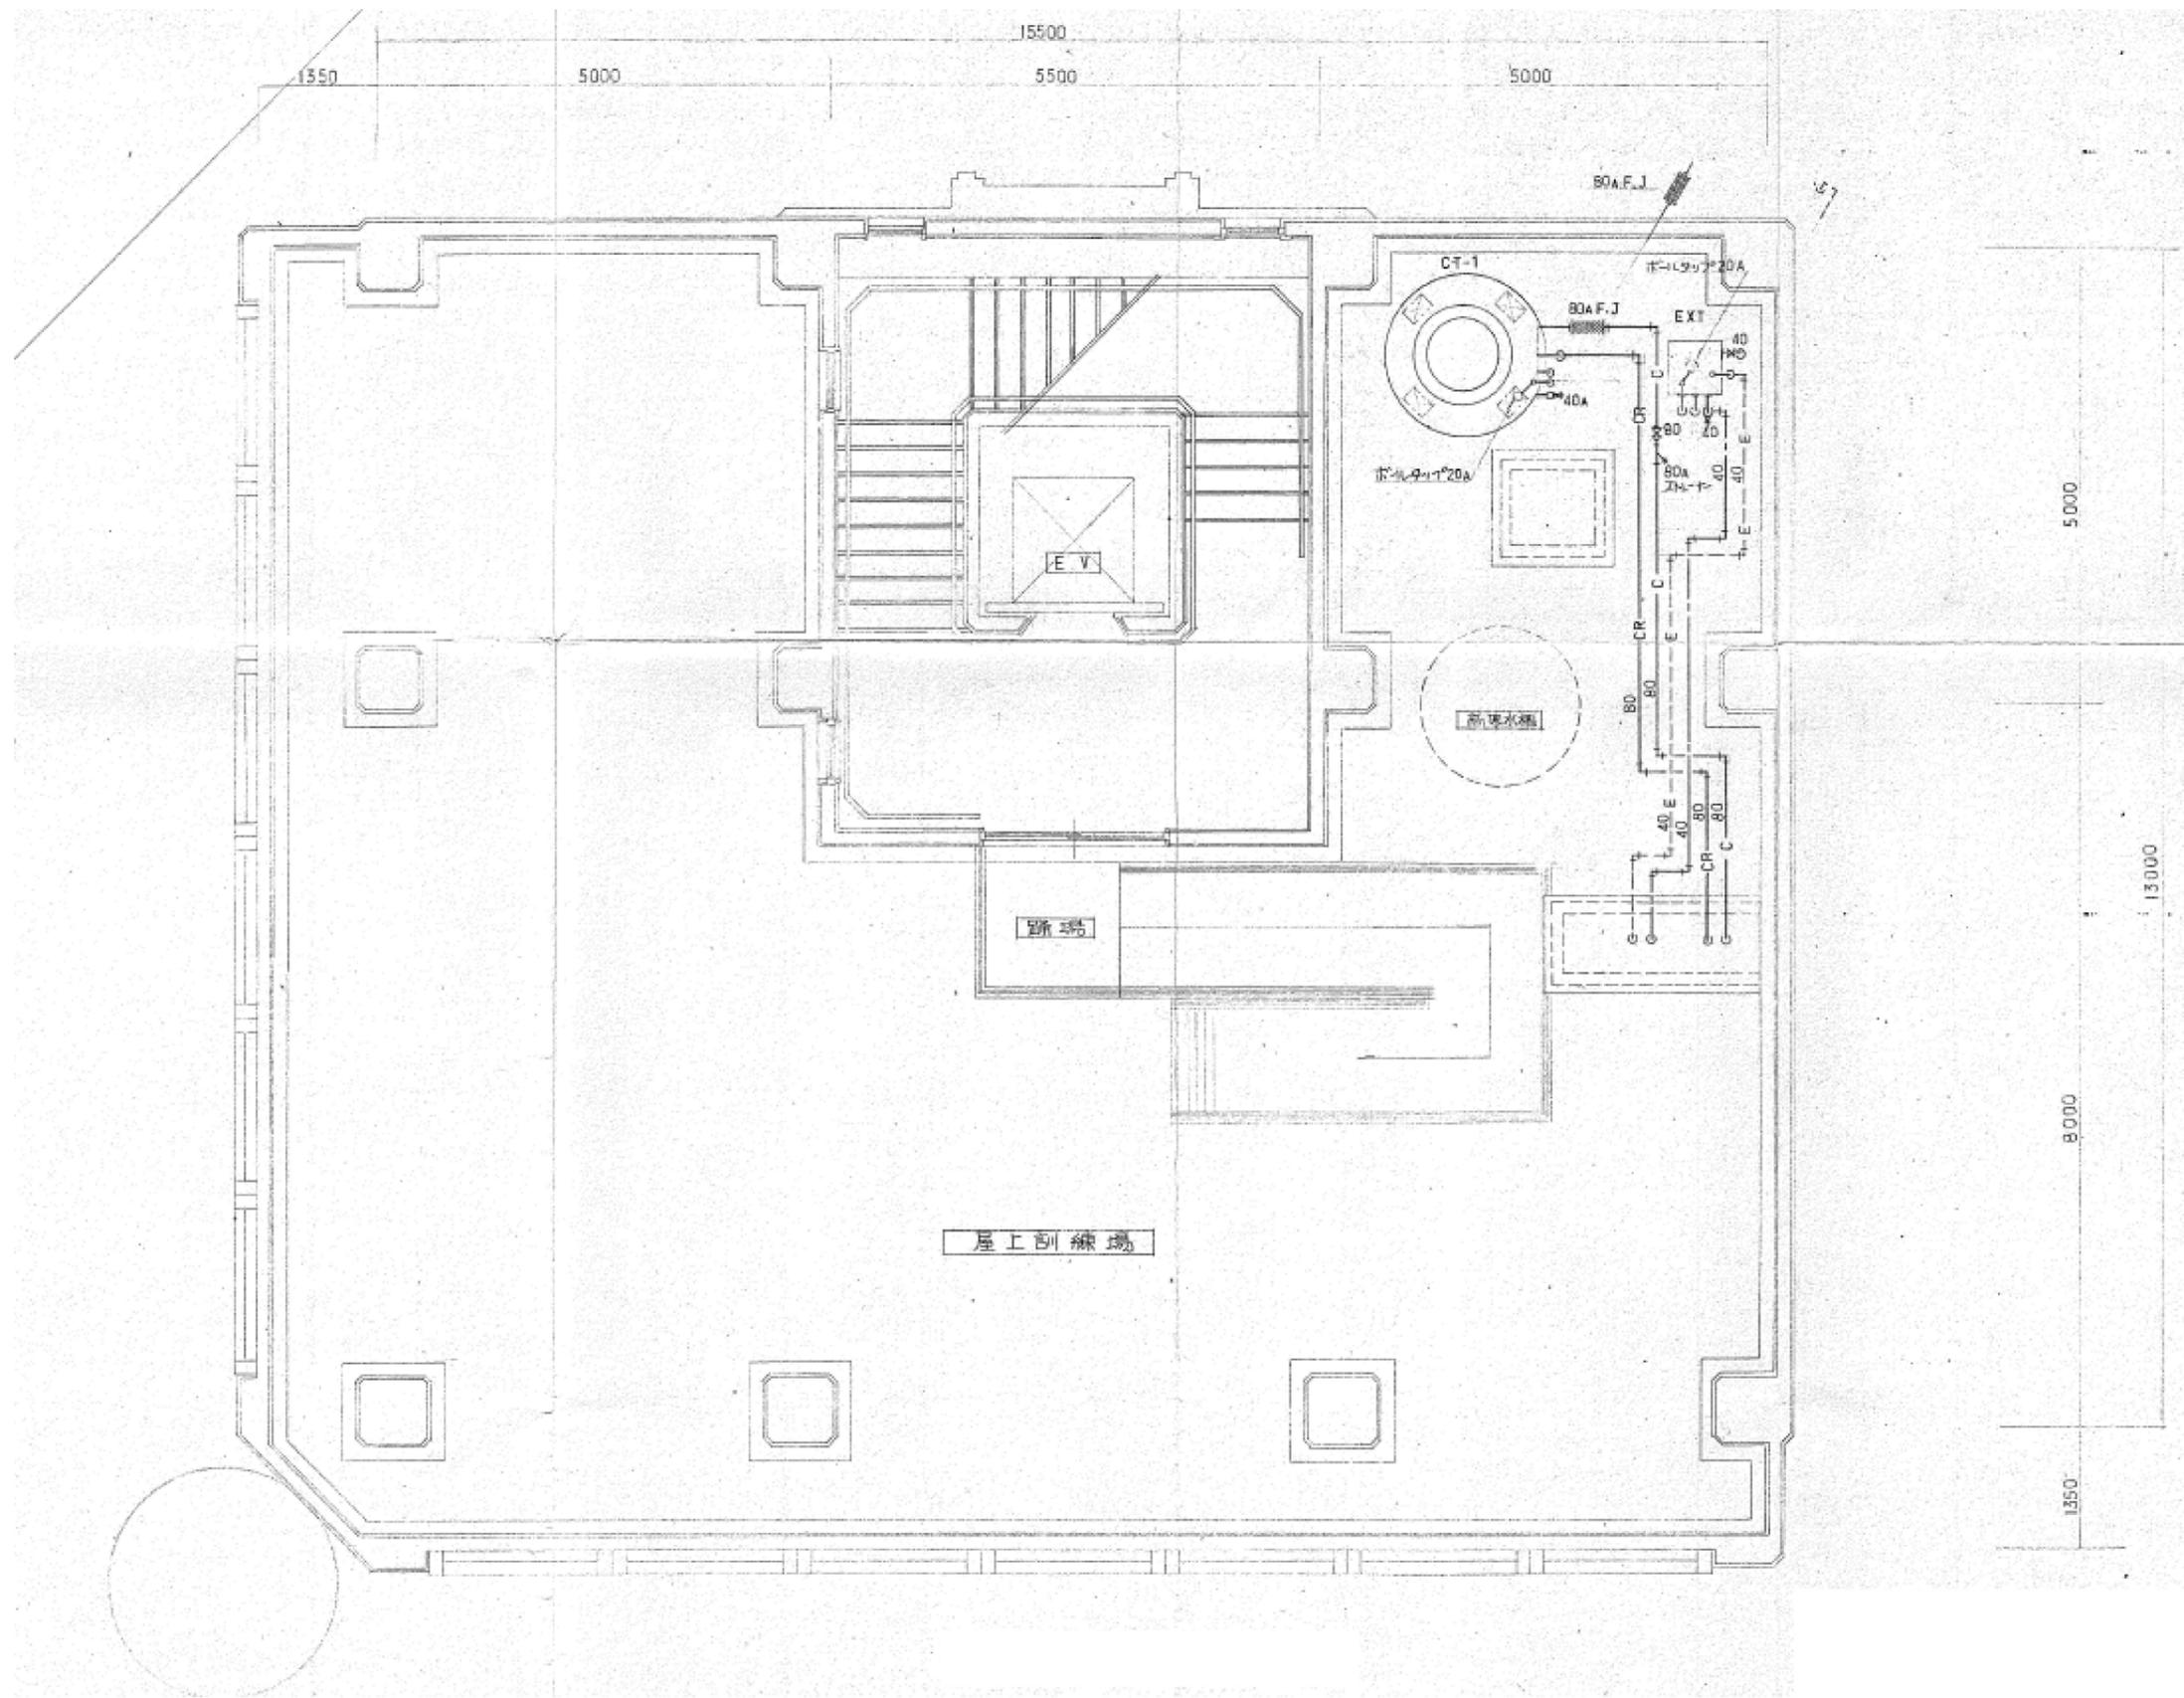


空調設備PH撤去平面図 S-NoScale

工事名
身体障害者福祉センター解体工事

図名
空調設備PH撤去平面図


縮尺
NoScale
単位
mm

M06-11

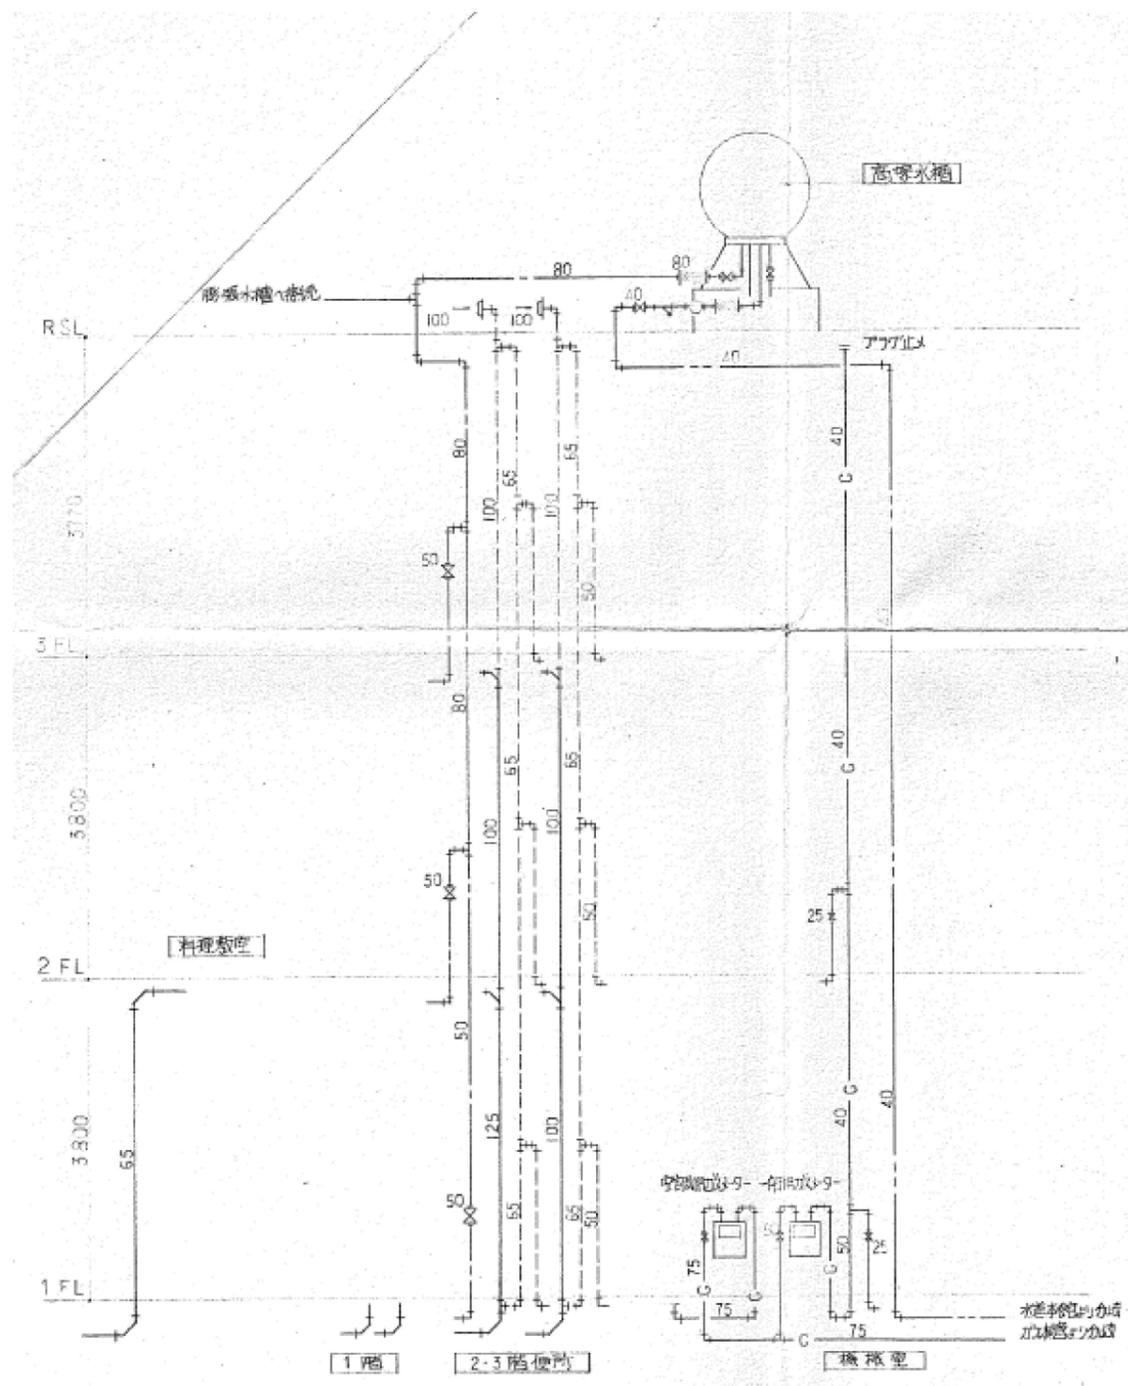

名称	記号	備考	1階					2階					3階					計
			身障 WC	男 WC	女 WC	湯沸場	車椅子室	機械室	身障 WC	男 WC	女 WC	作業室	料理教室	身障 WC	男 WC	女 WC	湯沸場	
身障者用トイレ	C48A	TVI40B, TUI40, TUI41V, TS40L, TS2S32R, TC272Z, T53DQ, SAY, T53WQ, H75, TS116RAY	1															2
全上	C48A	S31T, TSVSNV2, TS17, IDIV95, TS2S38, TC272Z, T56HV, 175, 4, T53DQ, AY, T53WQ, H75, TS116RAY																1
和風トイレ	C375V	T82C, 32, TVI50NC, TS116RAY (TVI73)		1	1					1	1				(1)	(1)	4(2)	
小便器	U307	TEA80, T62-16, T64FWN		2						2							4	
全上		T61B, 13V22, T62-16, T64FWN													2		2	
ハイタンク	S409B	A112, TS409ZH2, TA112, T55A, TB27, CR13, TC49S													1		1	
掃除機	SK22A	T23AE2, T37SN, T1-22, T9RAY, T37PE			1						1					1	3	
洗面器	L103D	T205Q, TL1300, TL340C, TL220DAY, S3, TA2SAY	1							1					1		3	
全上	L230	T205Q, T4AT6P, TS126AS, T9RAY, T8CAY		1	1						1	1			1	1	6	
全上	L525	TGL300MA, TL525BR, TL340C, TK525				1						1				1	3	
手洗器	L21N	TL60HP, TA2SAY, T123B, 13V9N	1							1					1		3	
鏡	TS119AS3				1	2					1	2			1	2	9	
全上	LM491		1							1					1		3	
給水栓	T200S-13																1	
	T131S-13						1									2	4	
	T200BS13V4										3						3	
流し口	50-KT14A											1	1				2	
床下排水	50-KT5A		1	1	2												4	
	40-*						1										1	
	50-KT5B									1	1	2			1	1	2	
	40-*															1	1	
床下排水口	125-CVA				1												1	
	100-*				2												2	
	65-*				1	1	1										4	
	50-*		1	1	1												3	
	65-CVAT															2	3	
	100-KC									1		2			1	2	6	
	65-*									1	2	1			1	2	9	
	50-*											1					2	
通気金具	100-KVE															2	2	
スリット	L=1500							1									1	
	L=1200															1	1	
電気温水器																	1	
電気温水器	5万円以下															1	2	
ガスコック	2"	13x9															2	
	1"	13x9															1	
磁付コック		13x9															1	

給排水ガス設備系統図 S=NoScale

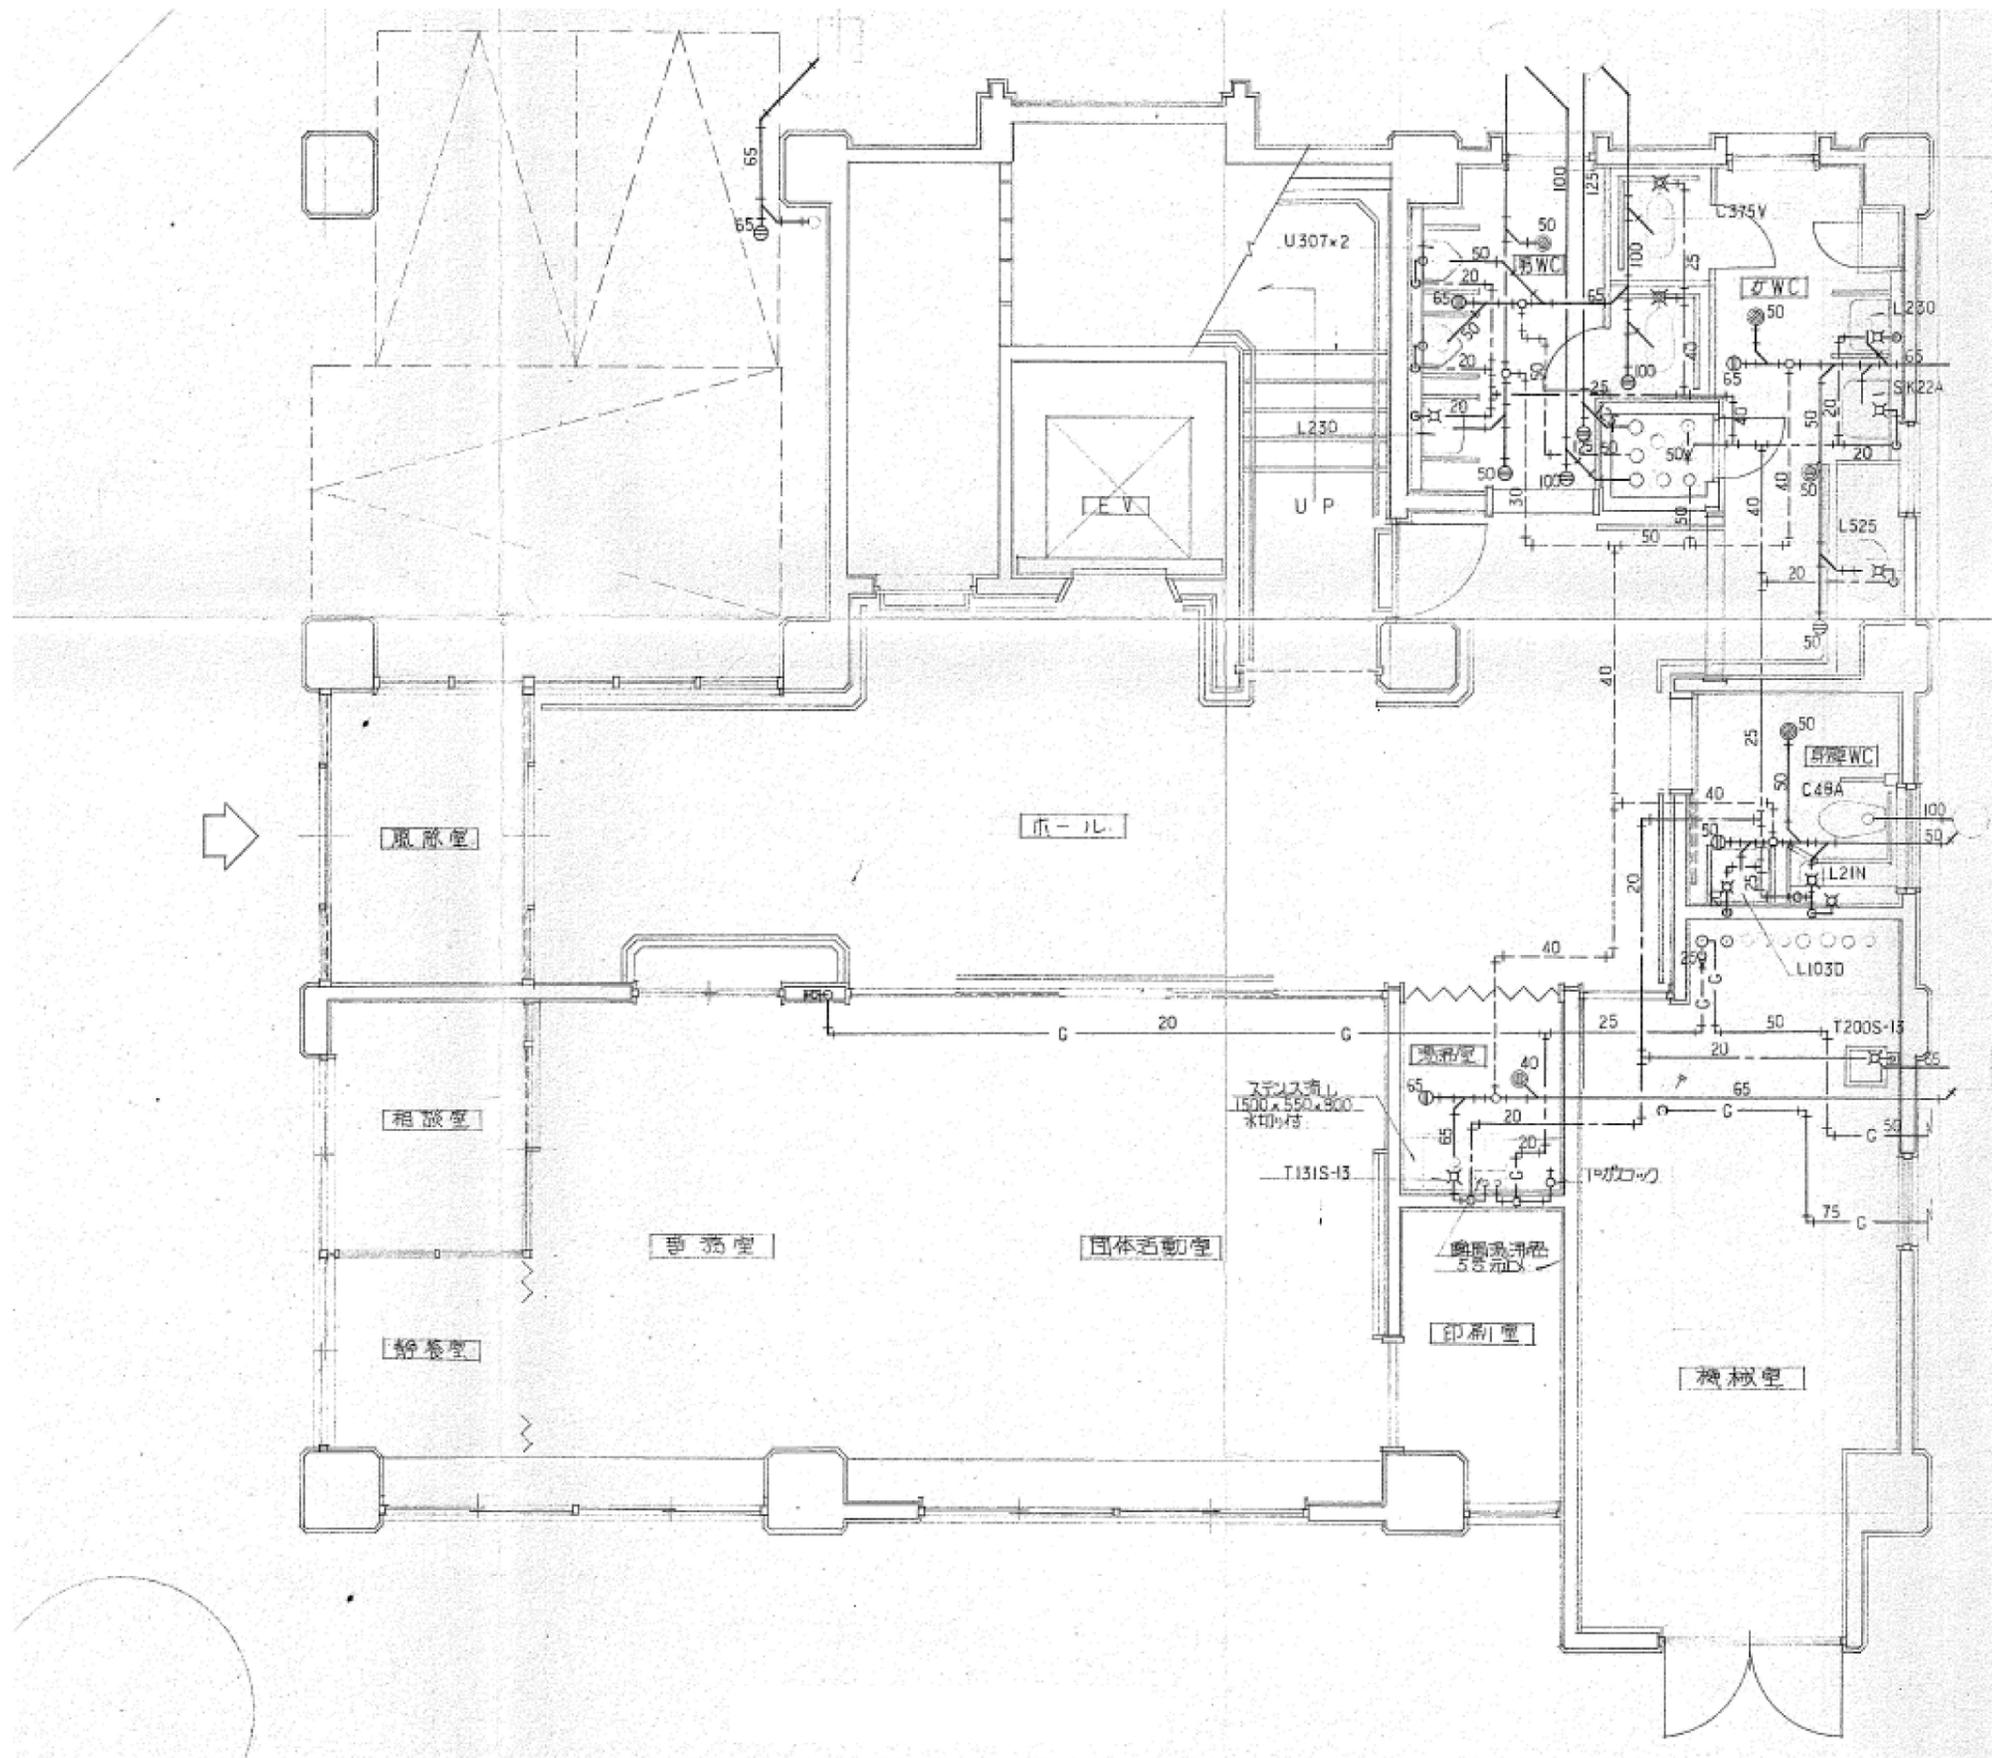


給排水ガス設備1階撤去平面図 S-NoScale

工事名
身体障害者福祉センター解体工事

図名
給排水ガス設備1階撤去平面図

縮尺
NoScale
単位
mm

M08-11

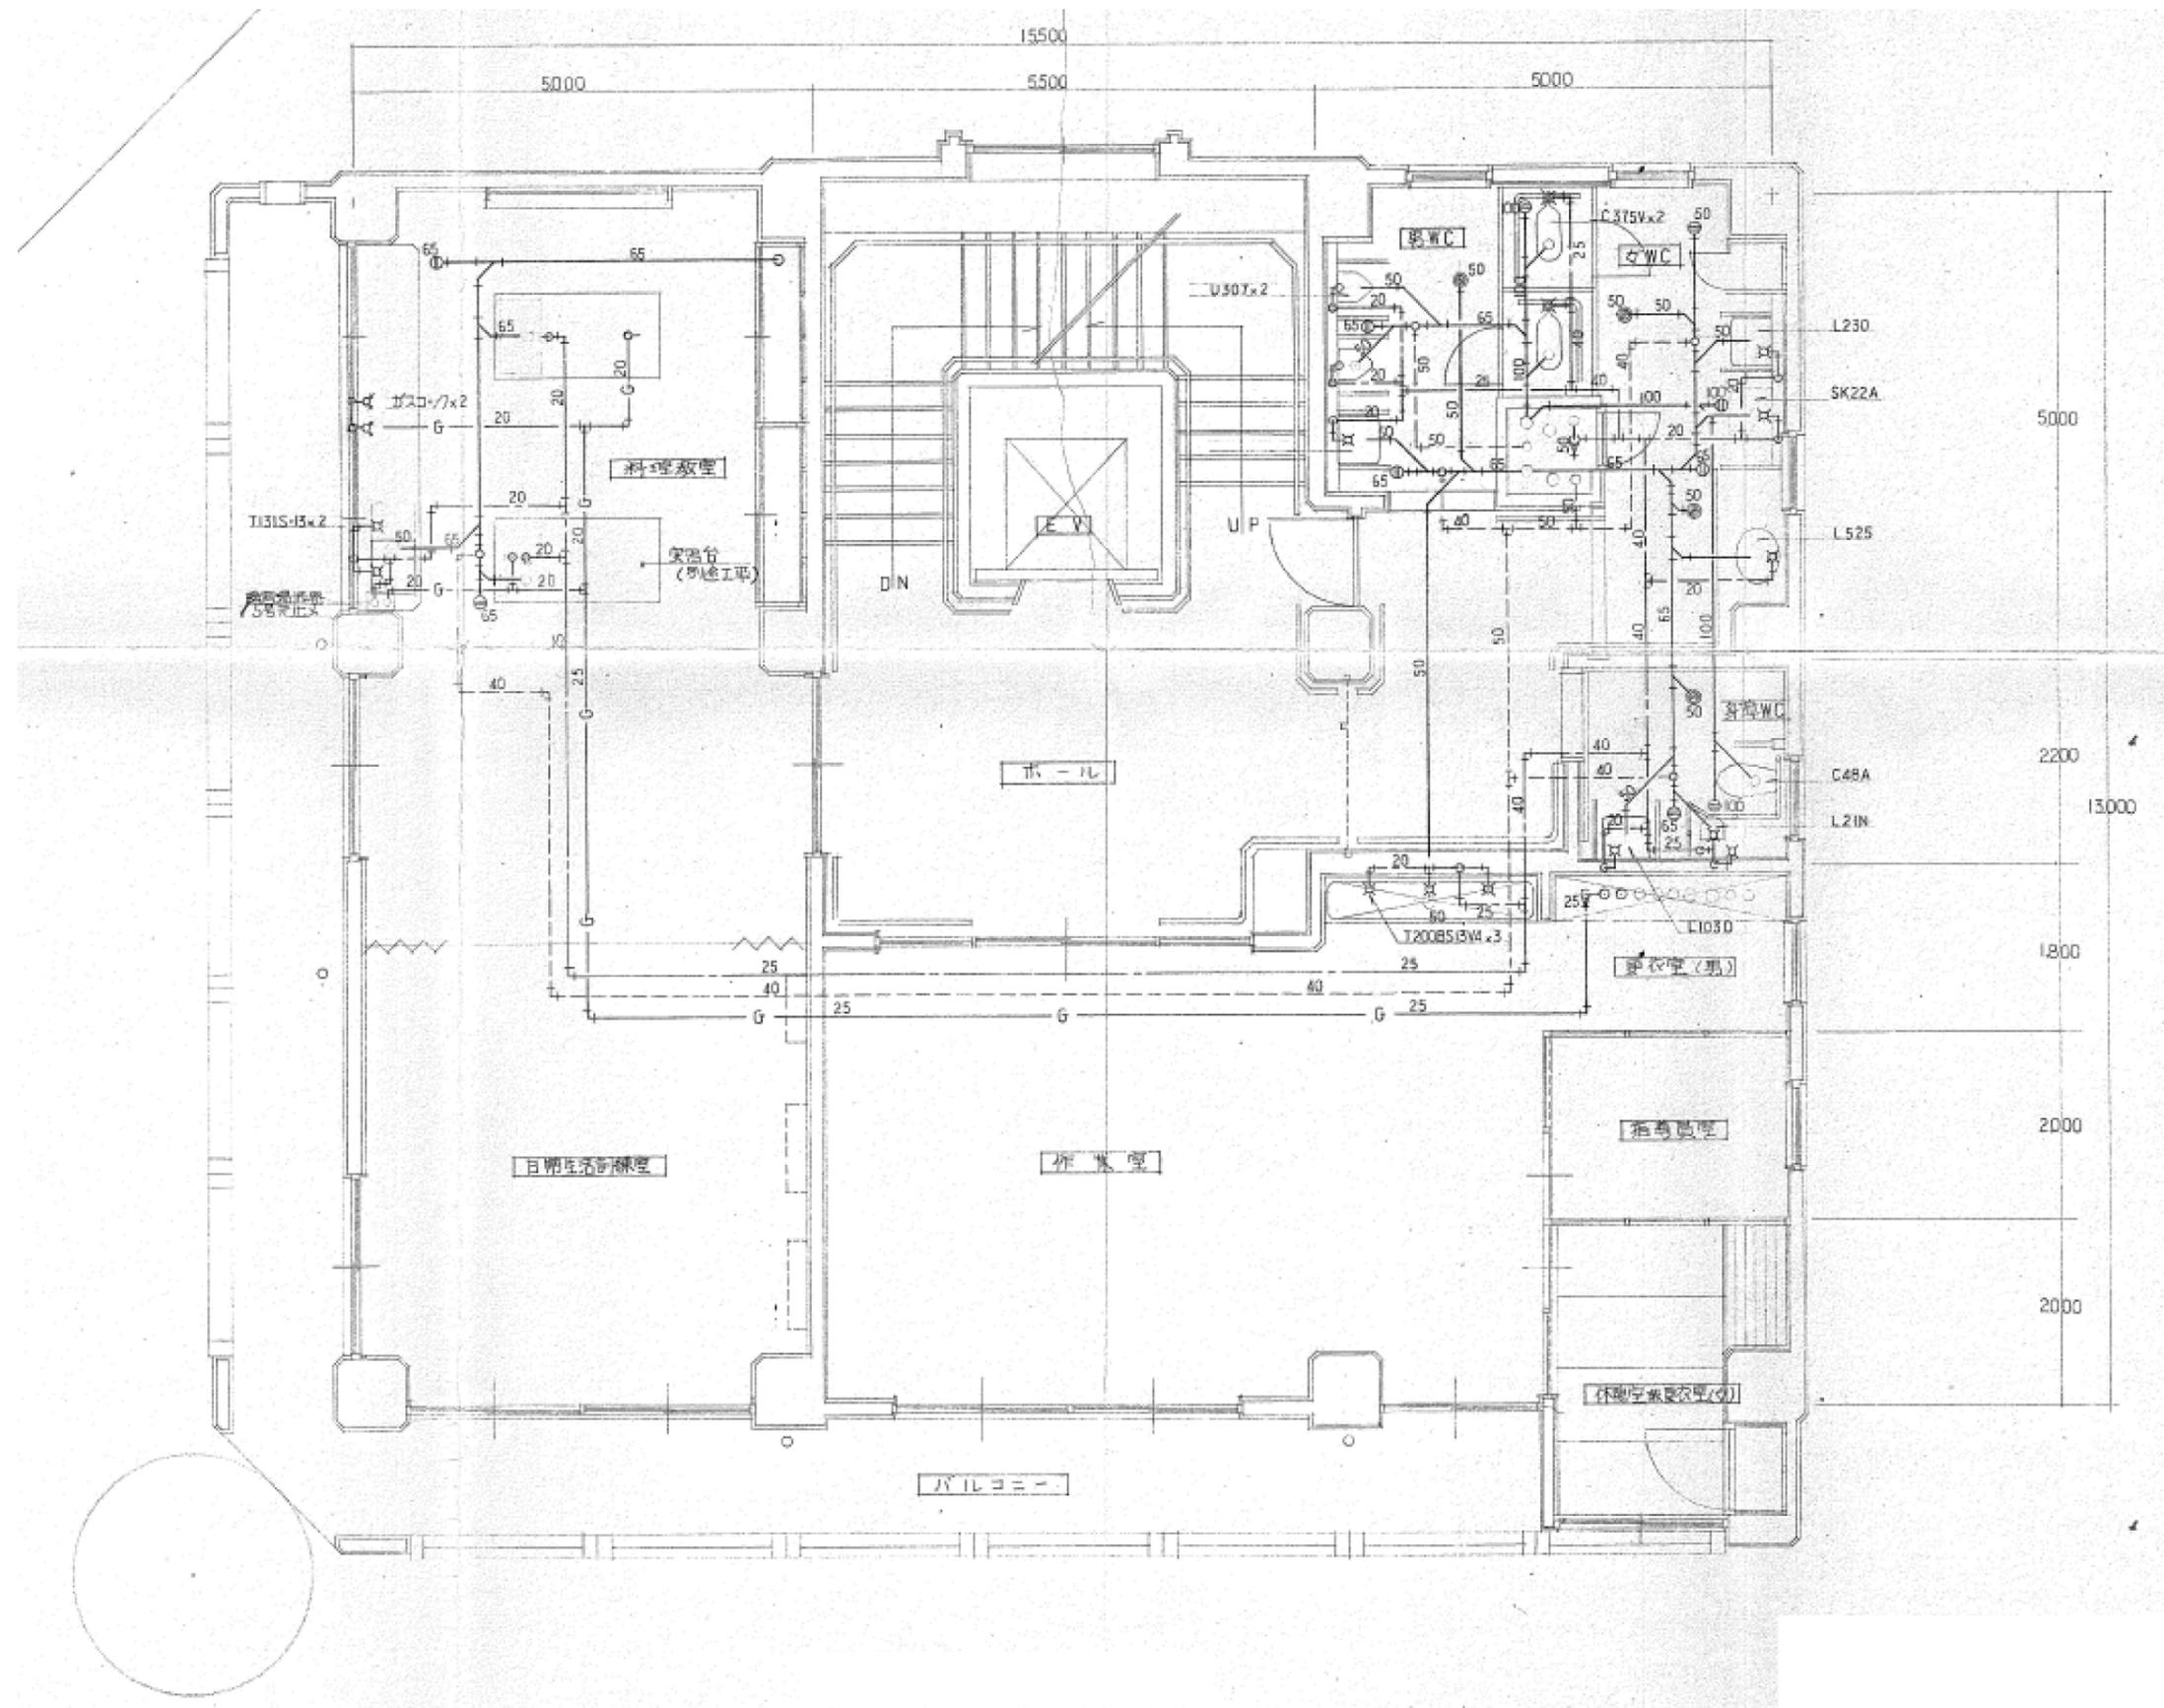


給排水ガス設備2階撤去平面図 S-NoScale

工事名
身体障害者福祉センター解体工事

図名
機械設備配置図

縮尺
NoScale
単位
mm

M09-11

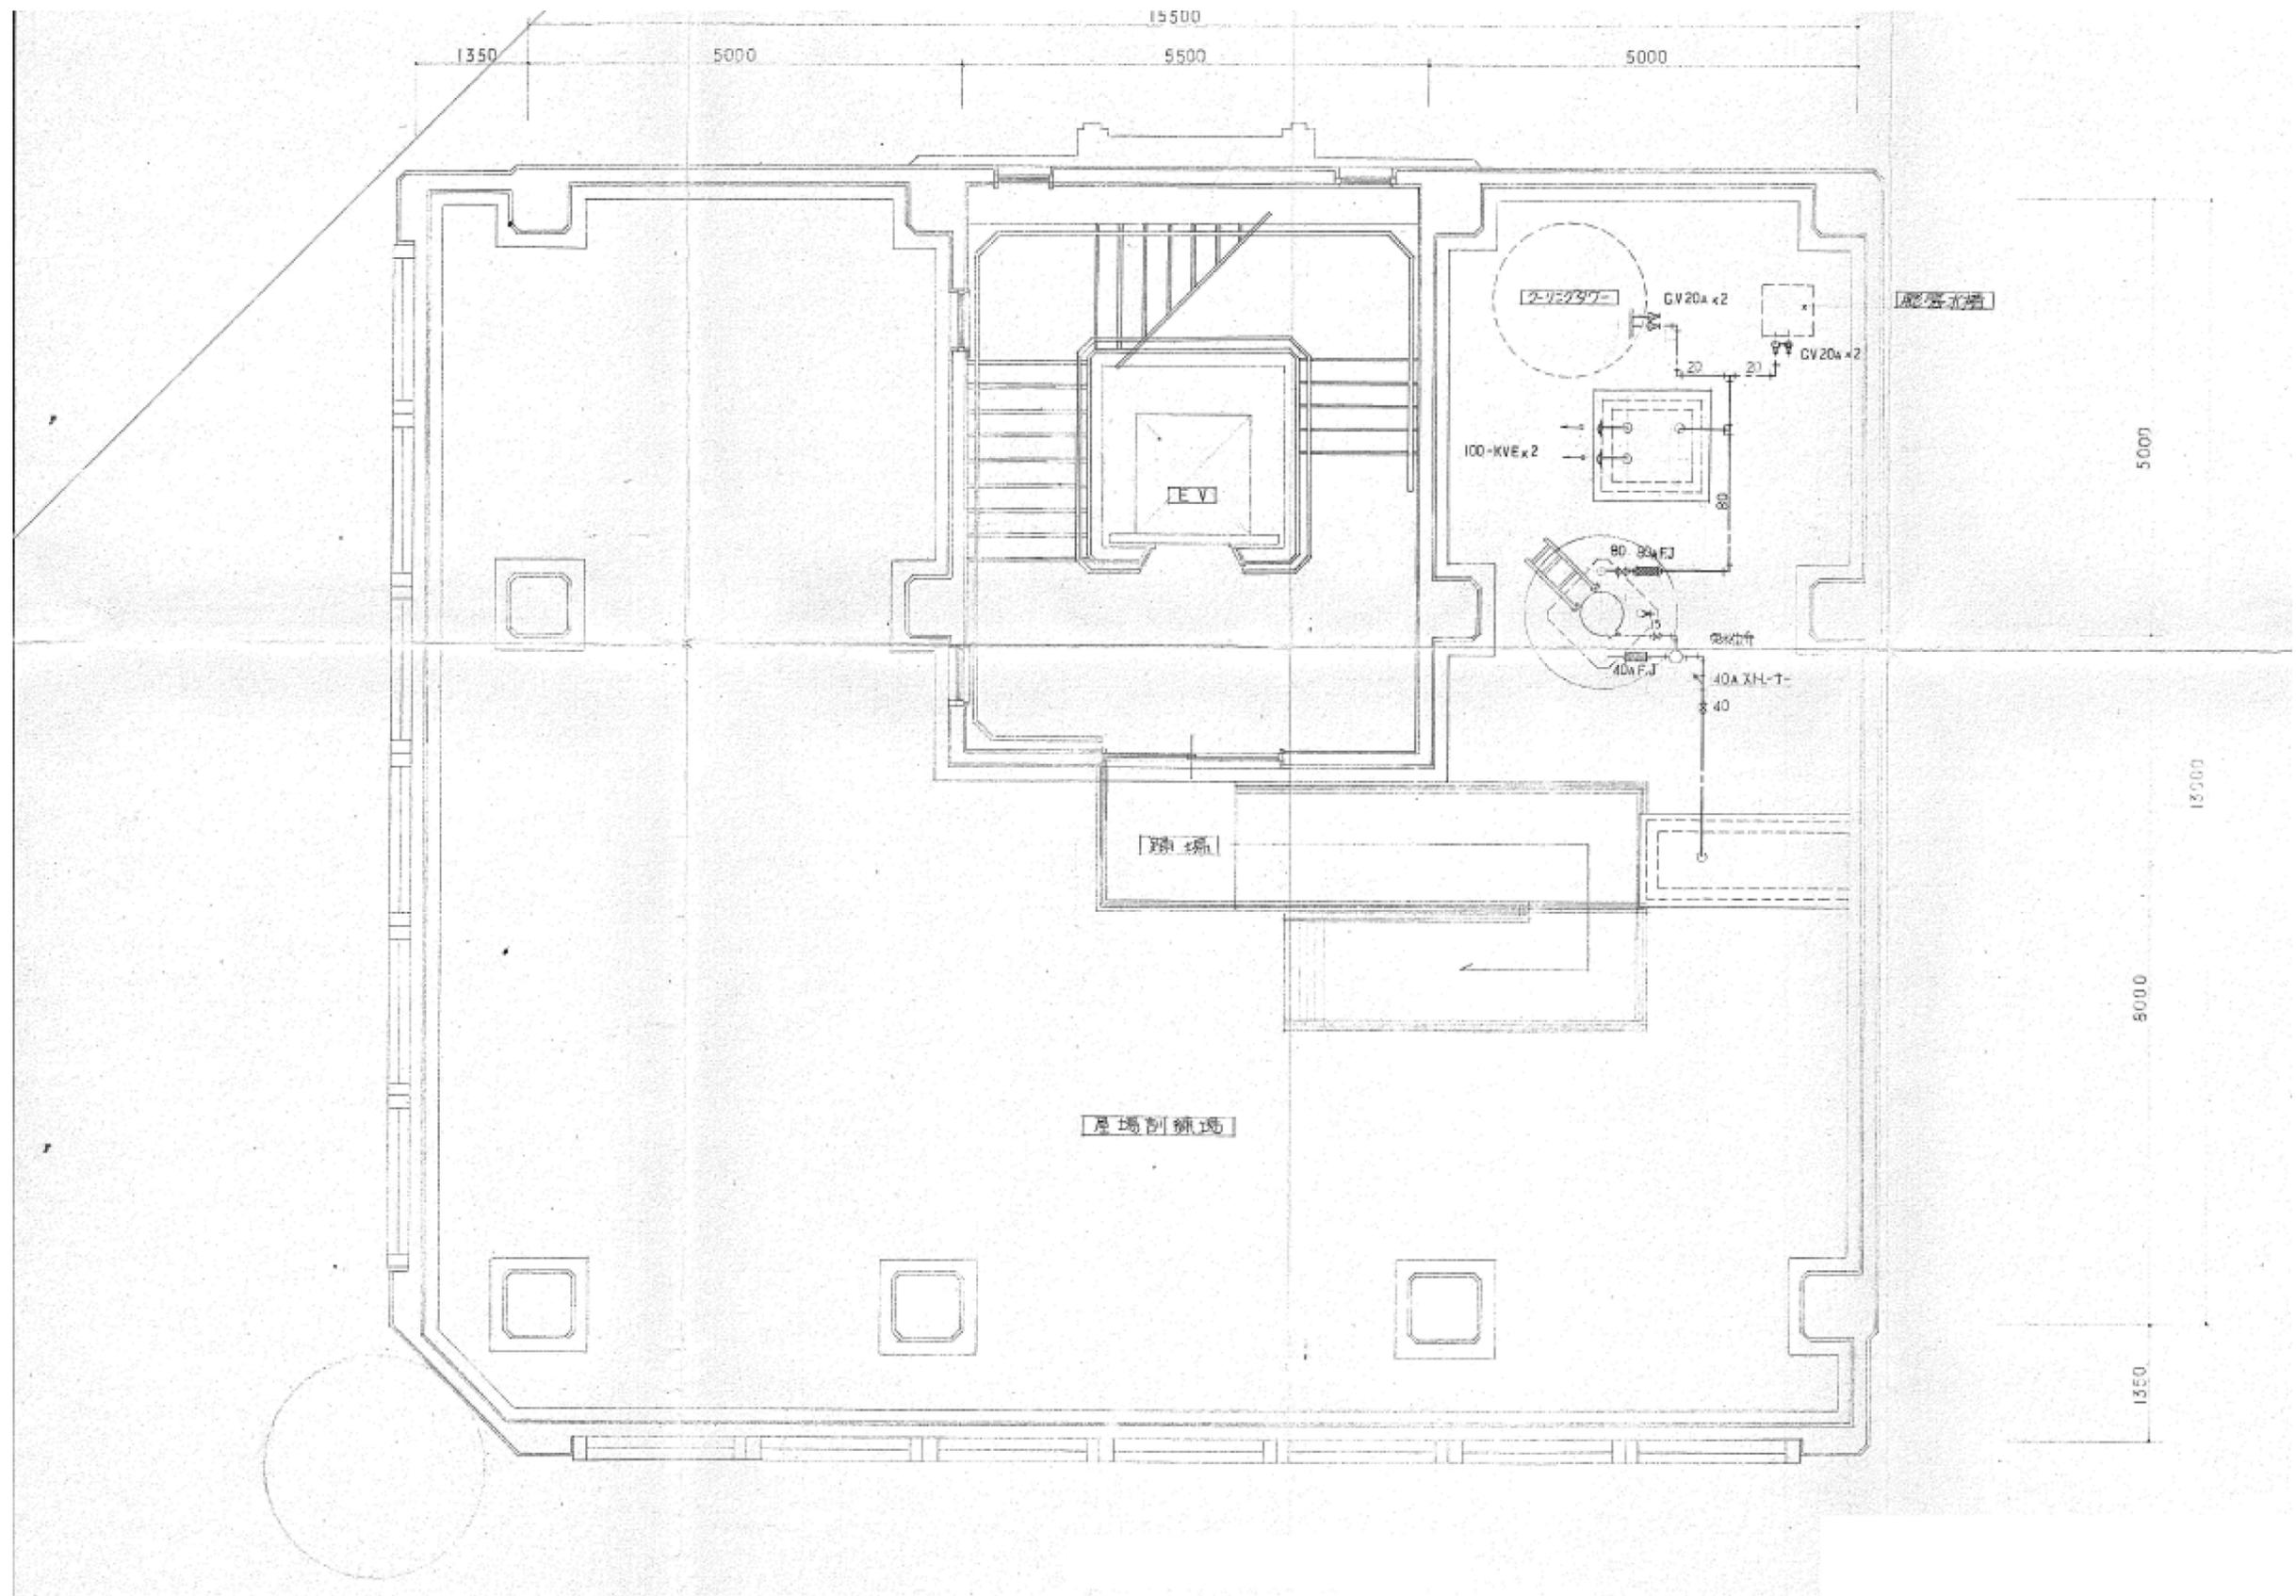

給排水ガス設備PH撤去平面図 S=NoScale

工事名
身体障害者福祉センター解体工事

図名
給排水ガス設備PH撤去平面図

縮尺
NoScale
単位
mm

M11-11