


山陽終末処理場 平面図

修繕箇所を示す

設計図

(全3枚のうち1枚目)

件名	山陽終末処理場ろ過水配管修繕				
図名	山陽終末処理場 平面図				
課長	課長補佐	係長	係	縮尺	S=フリー
				作図年月日	R6.12
下関市上下水道局					図番

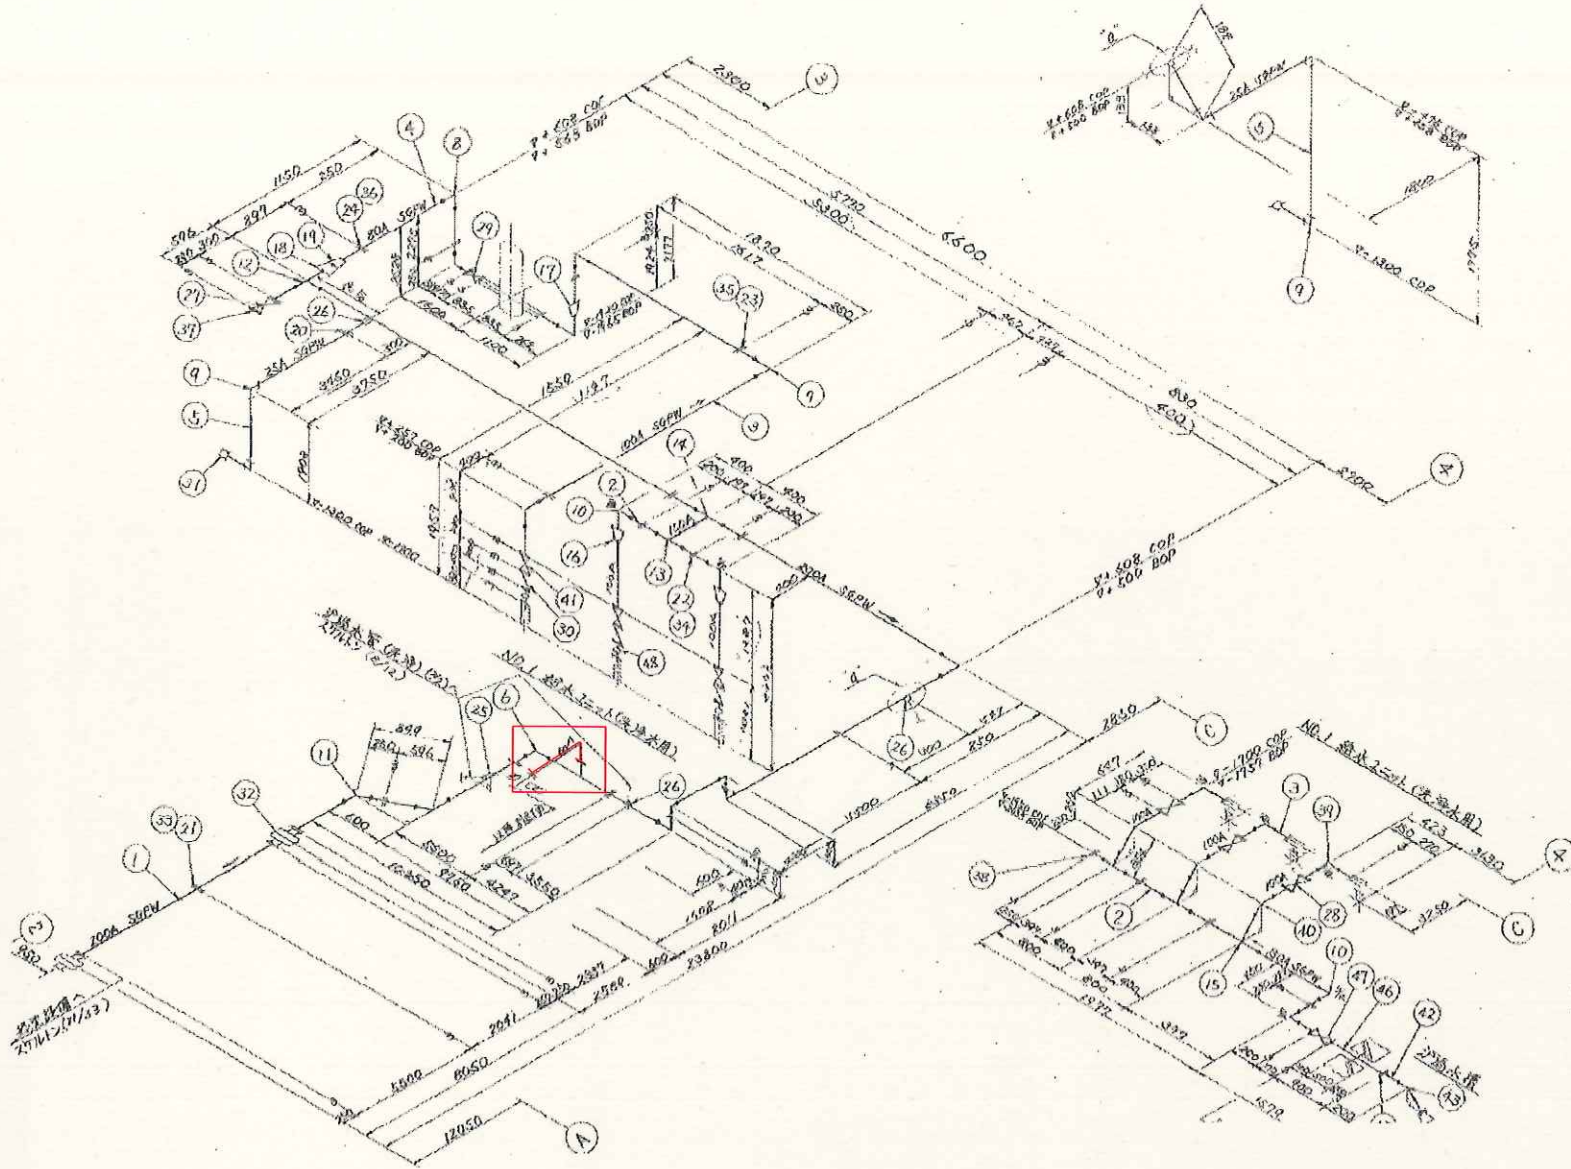


□ 修繕箇所を示す

設計図

(全3枚のうち2枚目)

件名	山陽終末処理場ろ過水配管修繕				
図名	用水棟地下1階 配管図				
課長	課長補佐	係長	係	縮尺	S=フリー
				作図年月日	R6.12
下関市上下水道局	図番				

用水棟地下1階 配管図

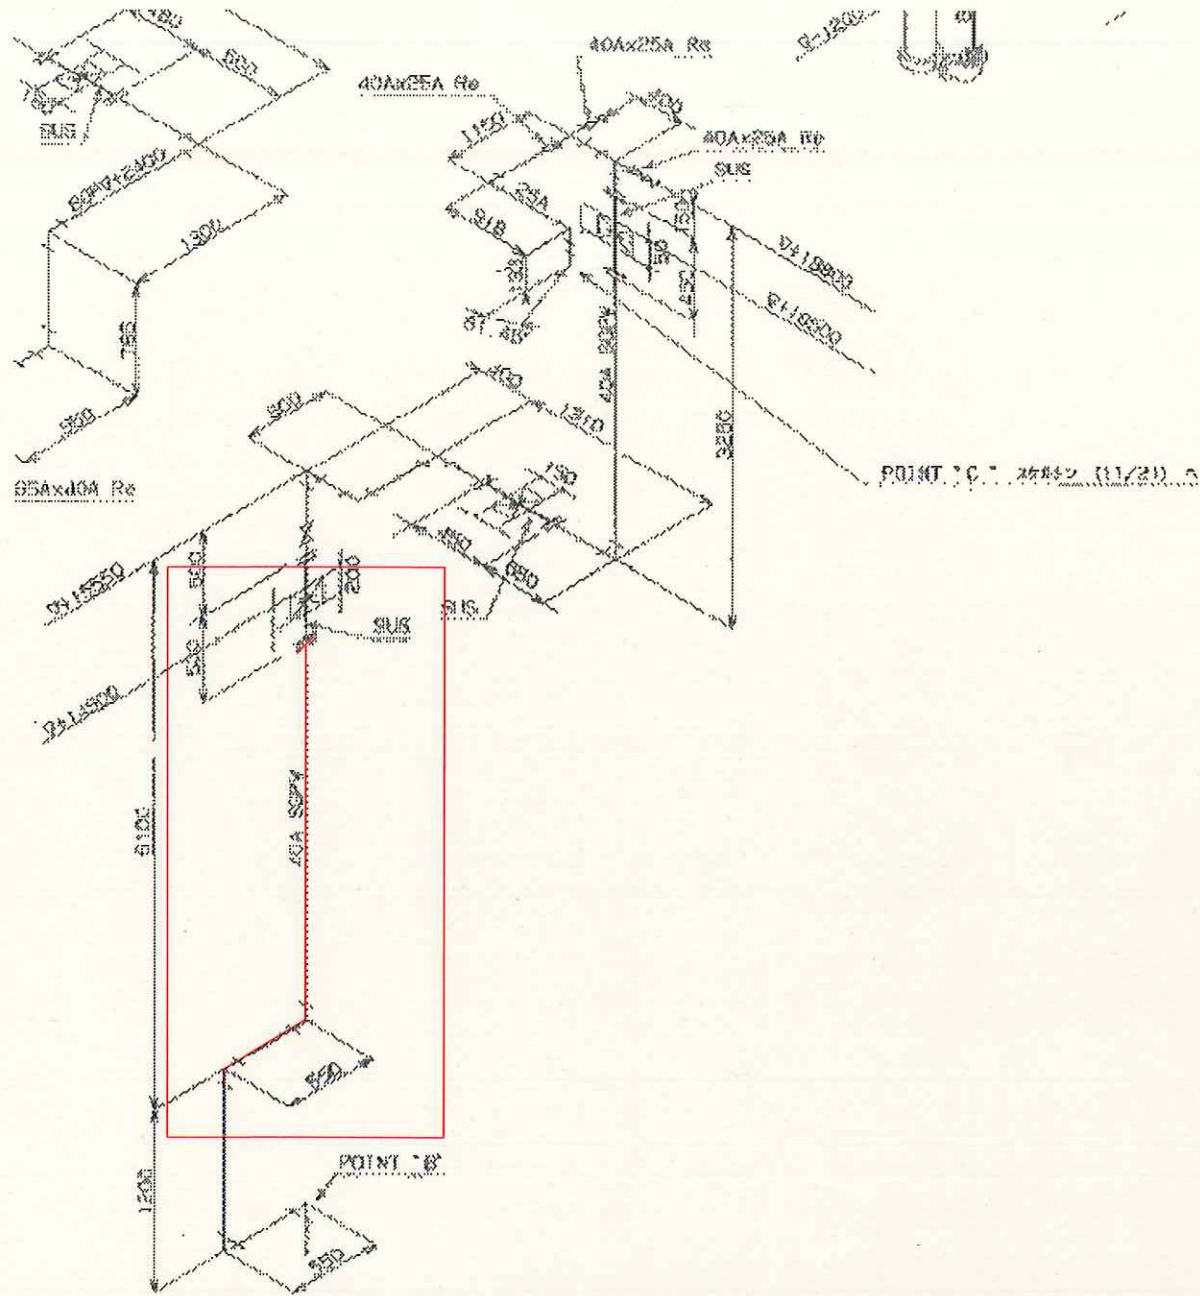

消化棟 配管図

□ 修繕箇所を示す

設計図

(全3枚のうち3枚目)

件名	山陽終末処理場ろ過水配管修繕				
図名	消化棟 配管図				
課長	課長補佐	係長	係	縮尺	S=フリー
				作図年月日	R6.12
下関市上下水道局					図番