


山陰終末処理場平面図

設計図 ▨ : 実施場所
(全3枚のうち1枚目)


件名	山陰終末処理場地下タンク修繕				
	山陰終末処理場平面図				
図名	課長	課長補佐	係長	係	縮尺
					フリー
				作図年度	2024
下関市上下水道局				図番	

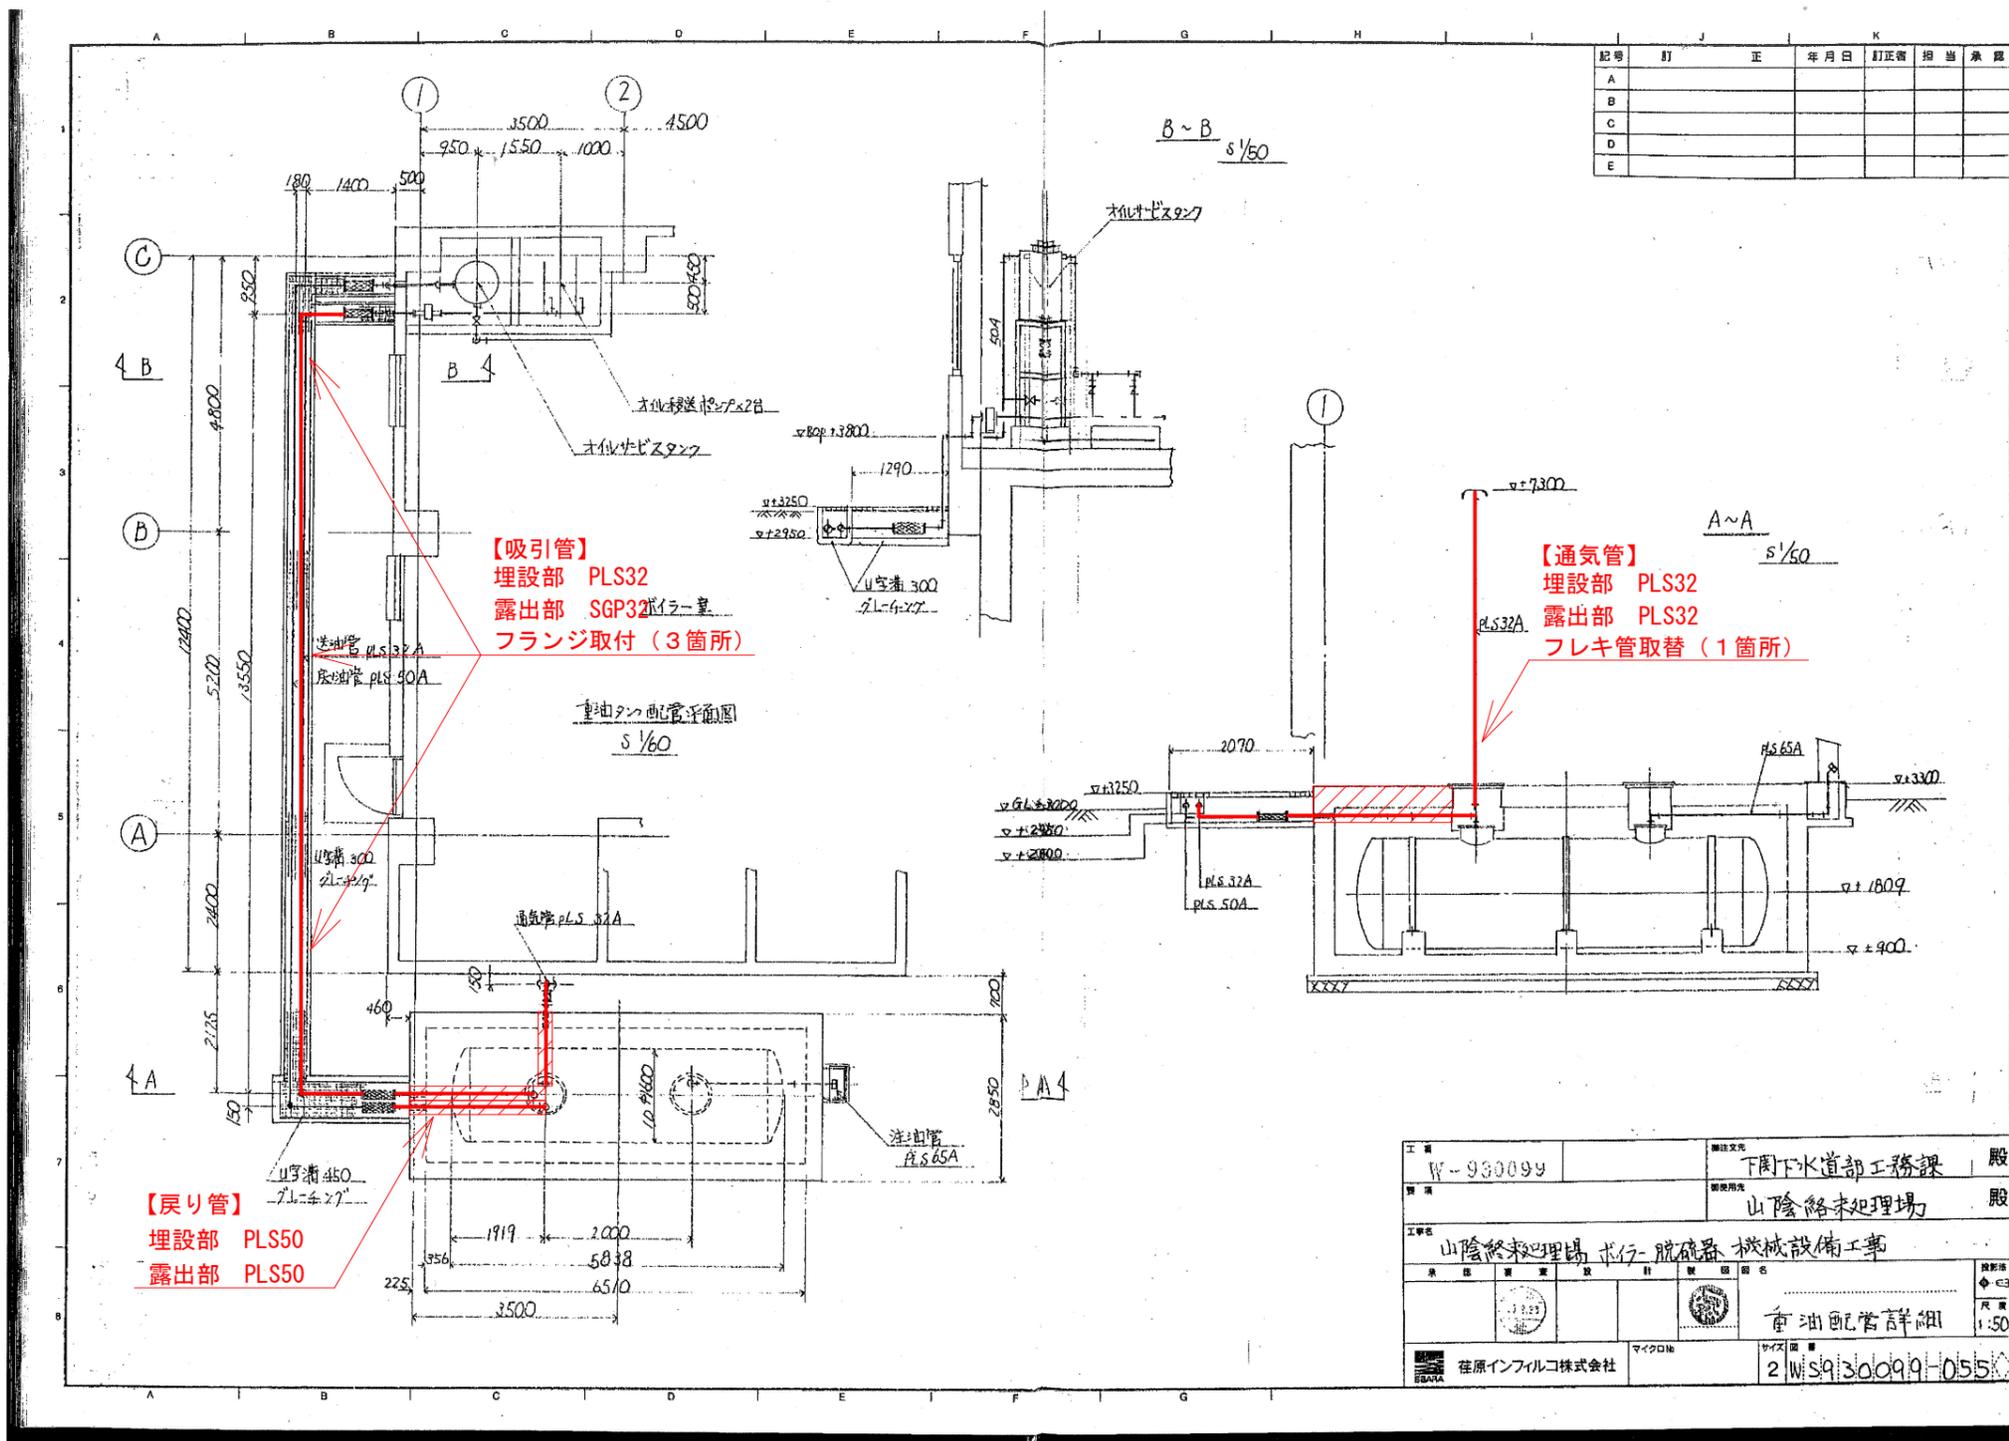

— : 配管取替箇所
 ▨ : はつり復旧箇所

設計図					
(全3枚のうち2枚目)					
件名	山陰終末処理場地下タンク修繕				
図名	地下タンク平断面図				
課長	課長補佐	係長	係	縮尺	フリー
				作図年度	2024
下関市上下水道局					図番

工事番号	W-930099	発注先	下関市水道部工務課	殿
用途		建設用途	山陰終末処理場	殿
工事名	山陰終末処理場 球形脱硫器 機械設備工事			
発注者	山陰インフラ株式会社	設計者	香川配管設計	1:50
マイクログラフ	2	マイクログラフ	2	2

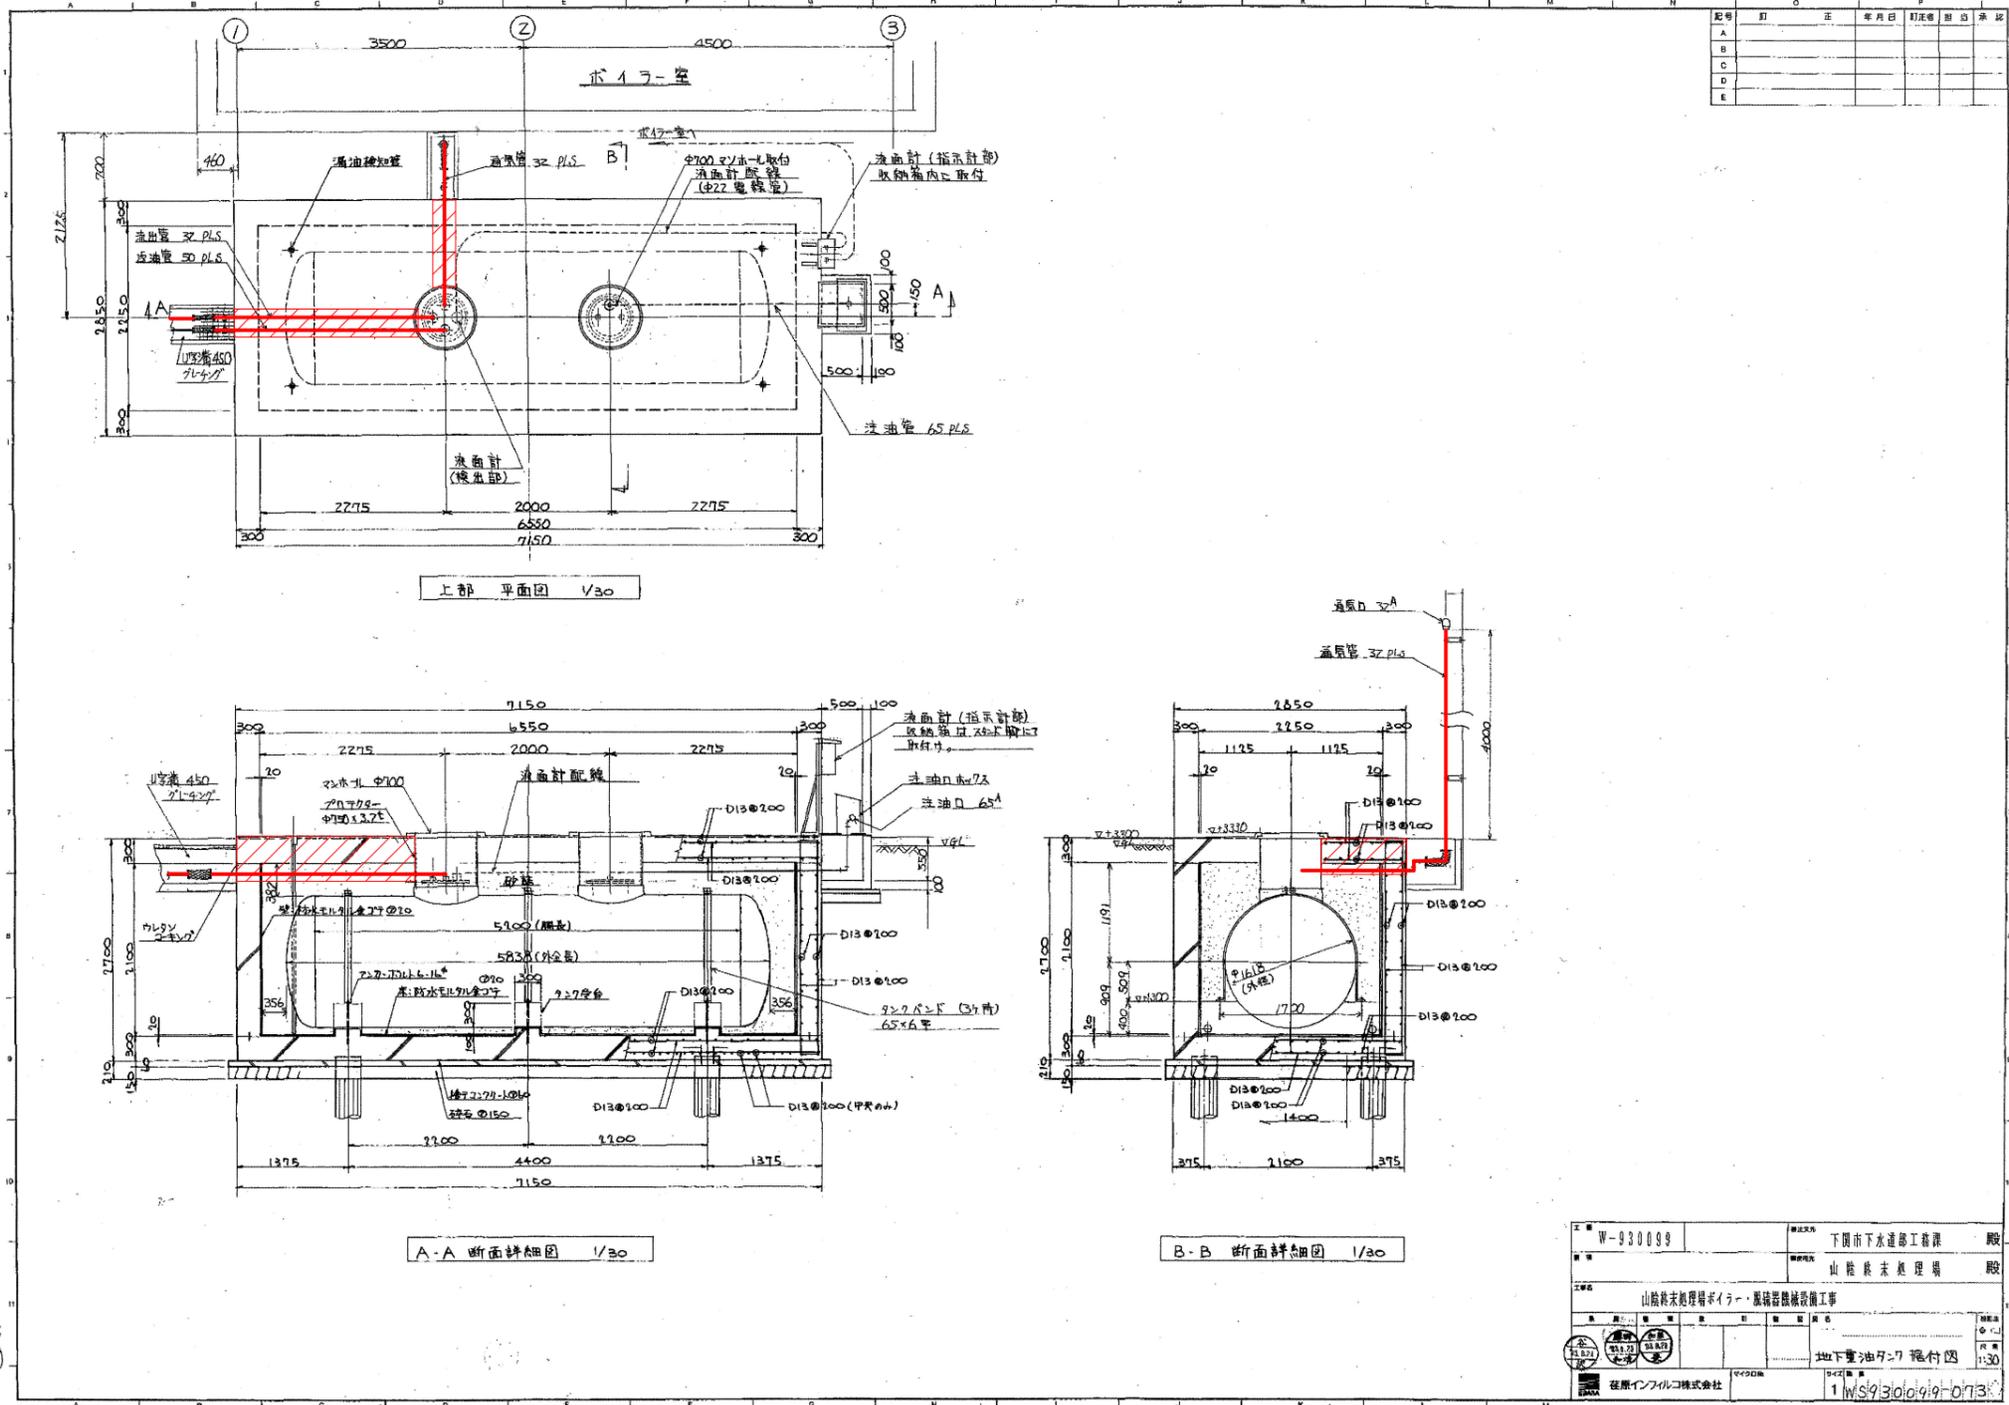

地下タンク据付図

— : 配管取替箇所
 [Hatched Box] : はつり復旧箇所

設計図
 (全3枚のうち3枚目)

工事番号	W-930039	部署	下関市下水道部工務課	職	股
現場		現場	山陰終末処理場	職	股
工事名	山陰終末処理場ボイラー・風機設備設置工事				
図名	地下重油タンク据付図				
縮尺	1/30				
作成者	藤原イソビルコ株式会社				
図番	1WS930049-013				

件名	山陰終末処理場地下タンク修繕				
図名	地下タンク据付図				
課長	課長補佐	係長	係	縮尺	フリー
				作図年度	2024
下関市上下水道局	図番				