




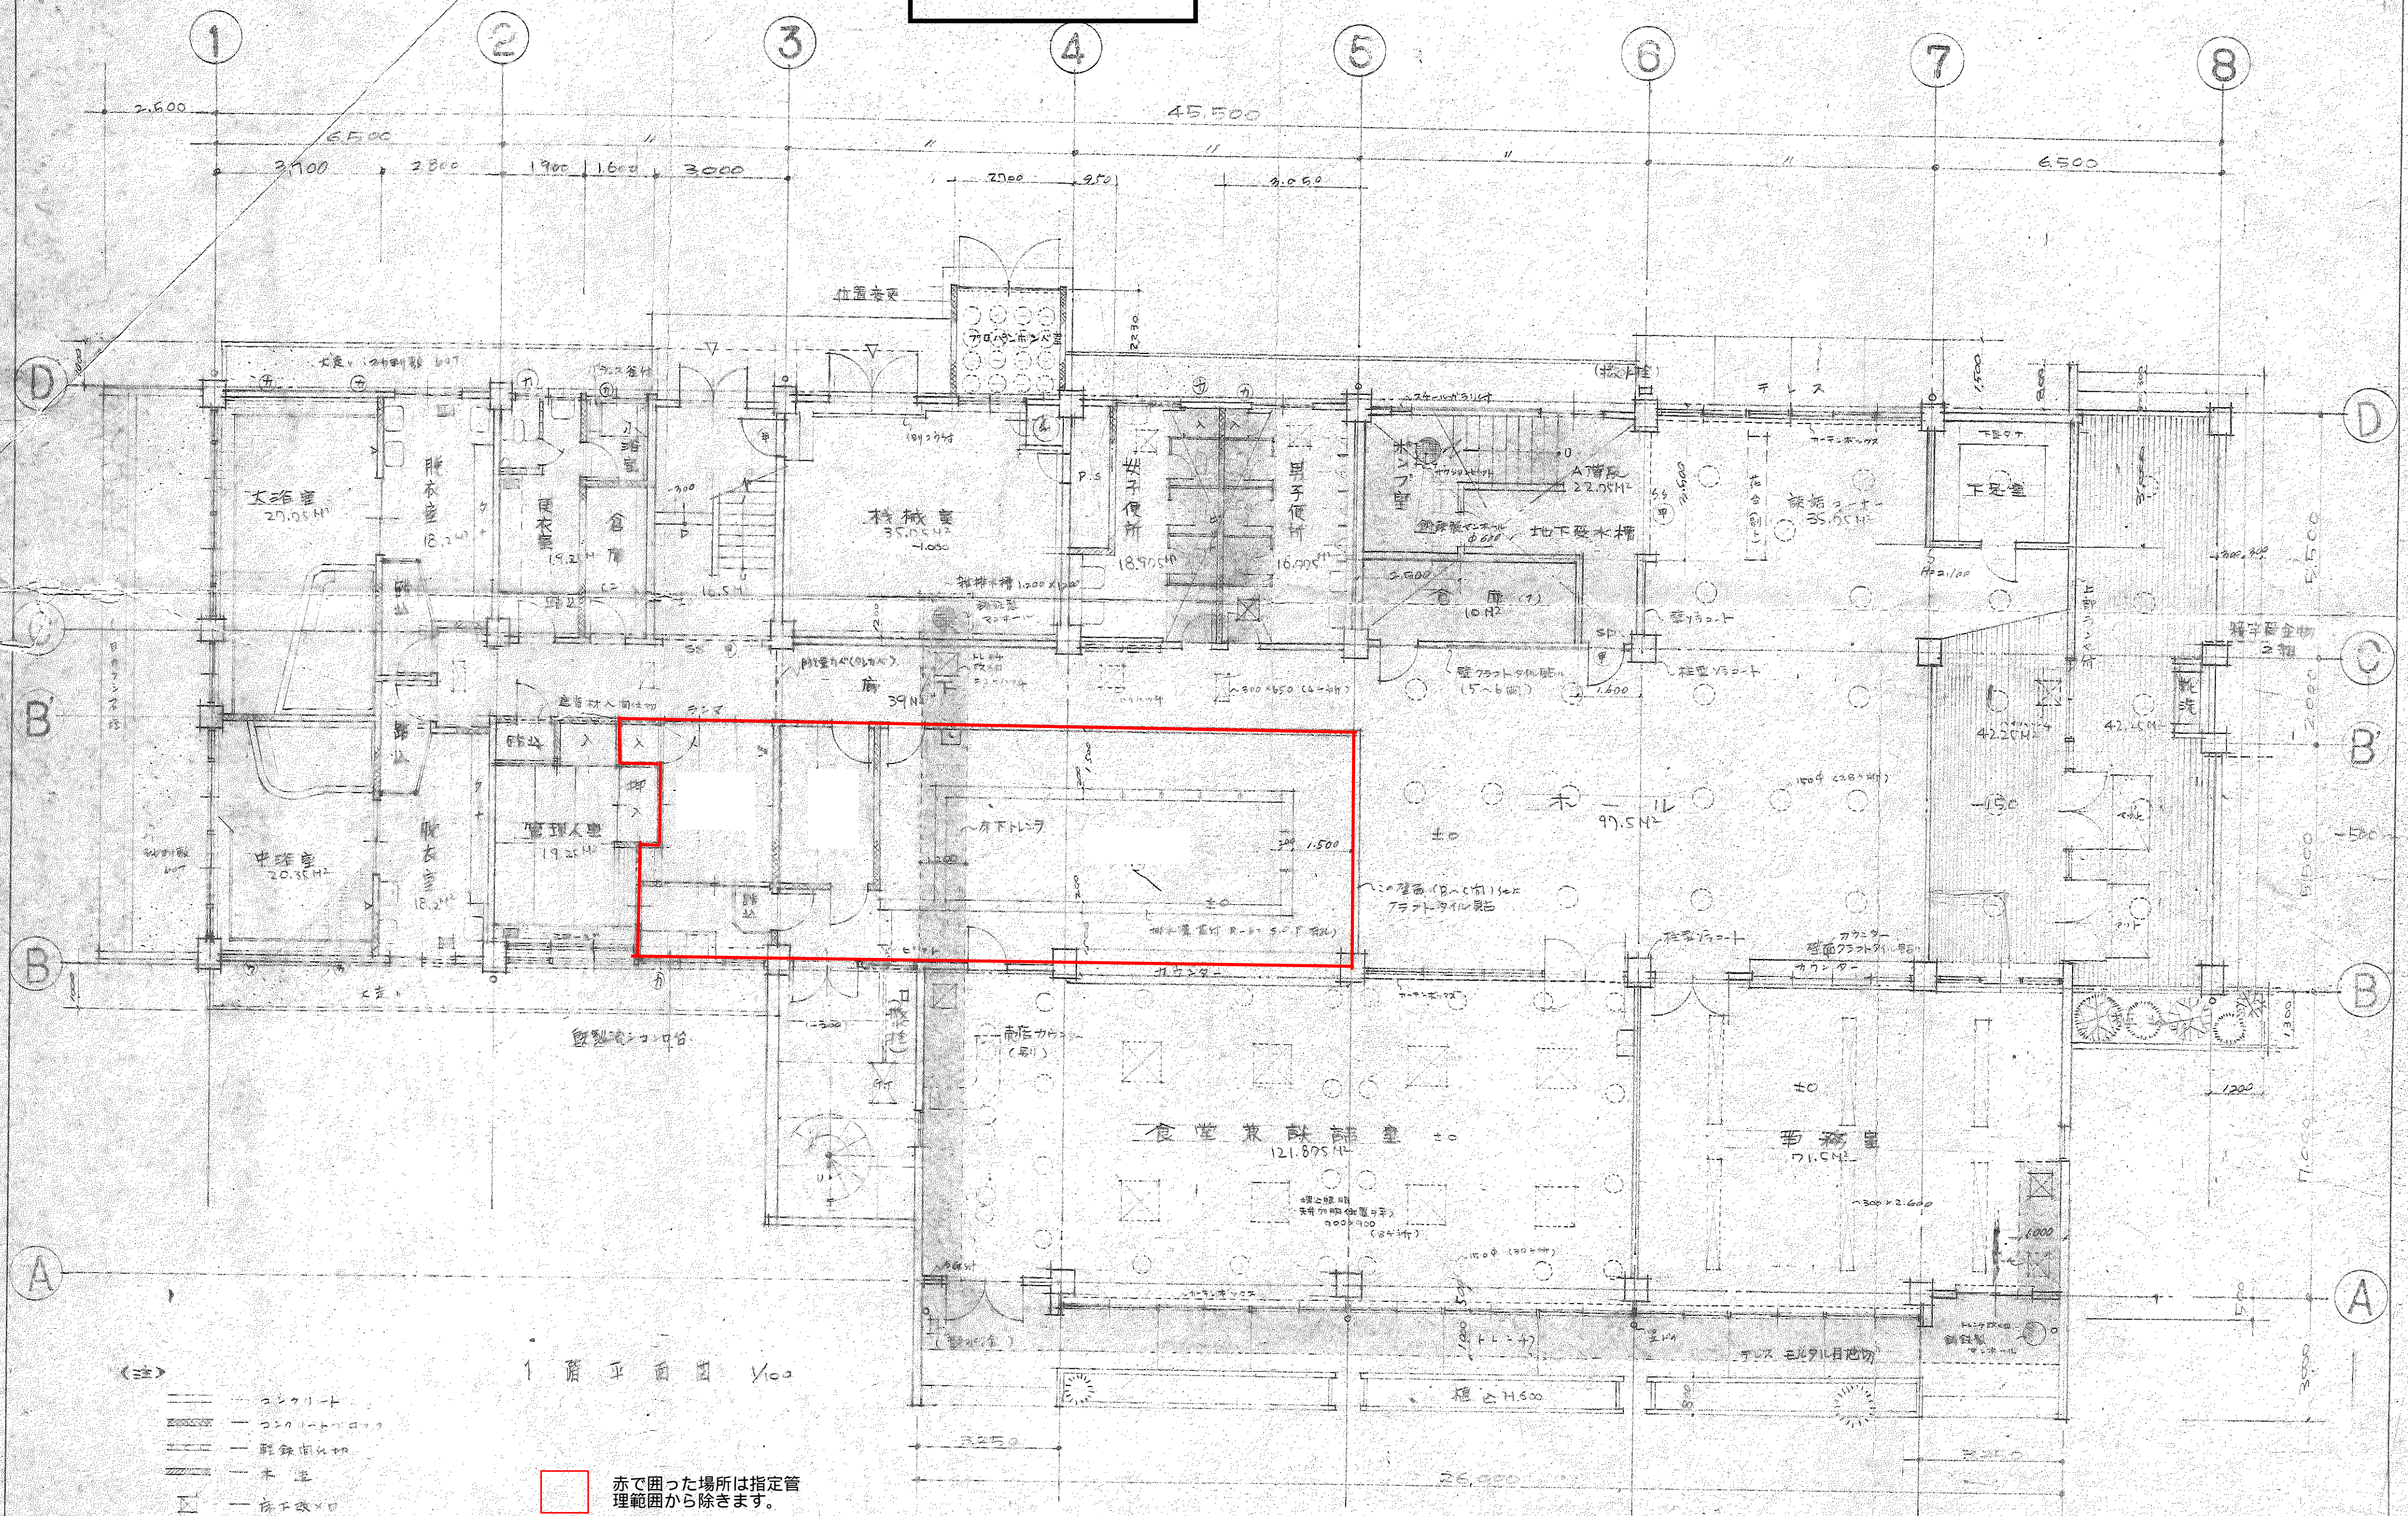


赤で囲った場所は指定管理範囲から除きます。

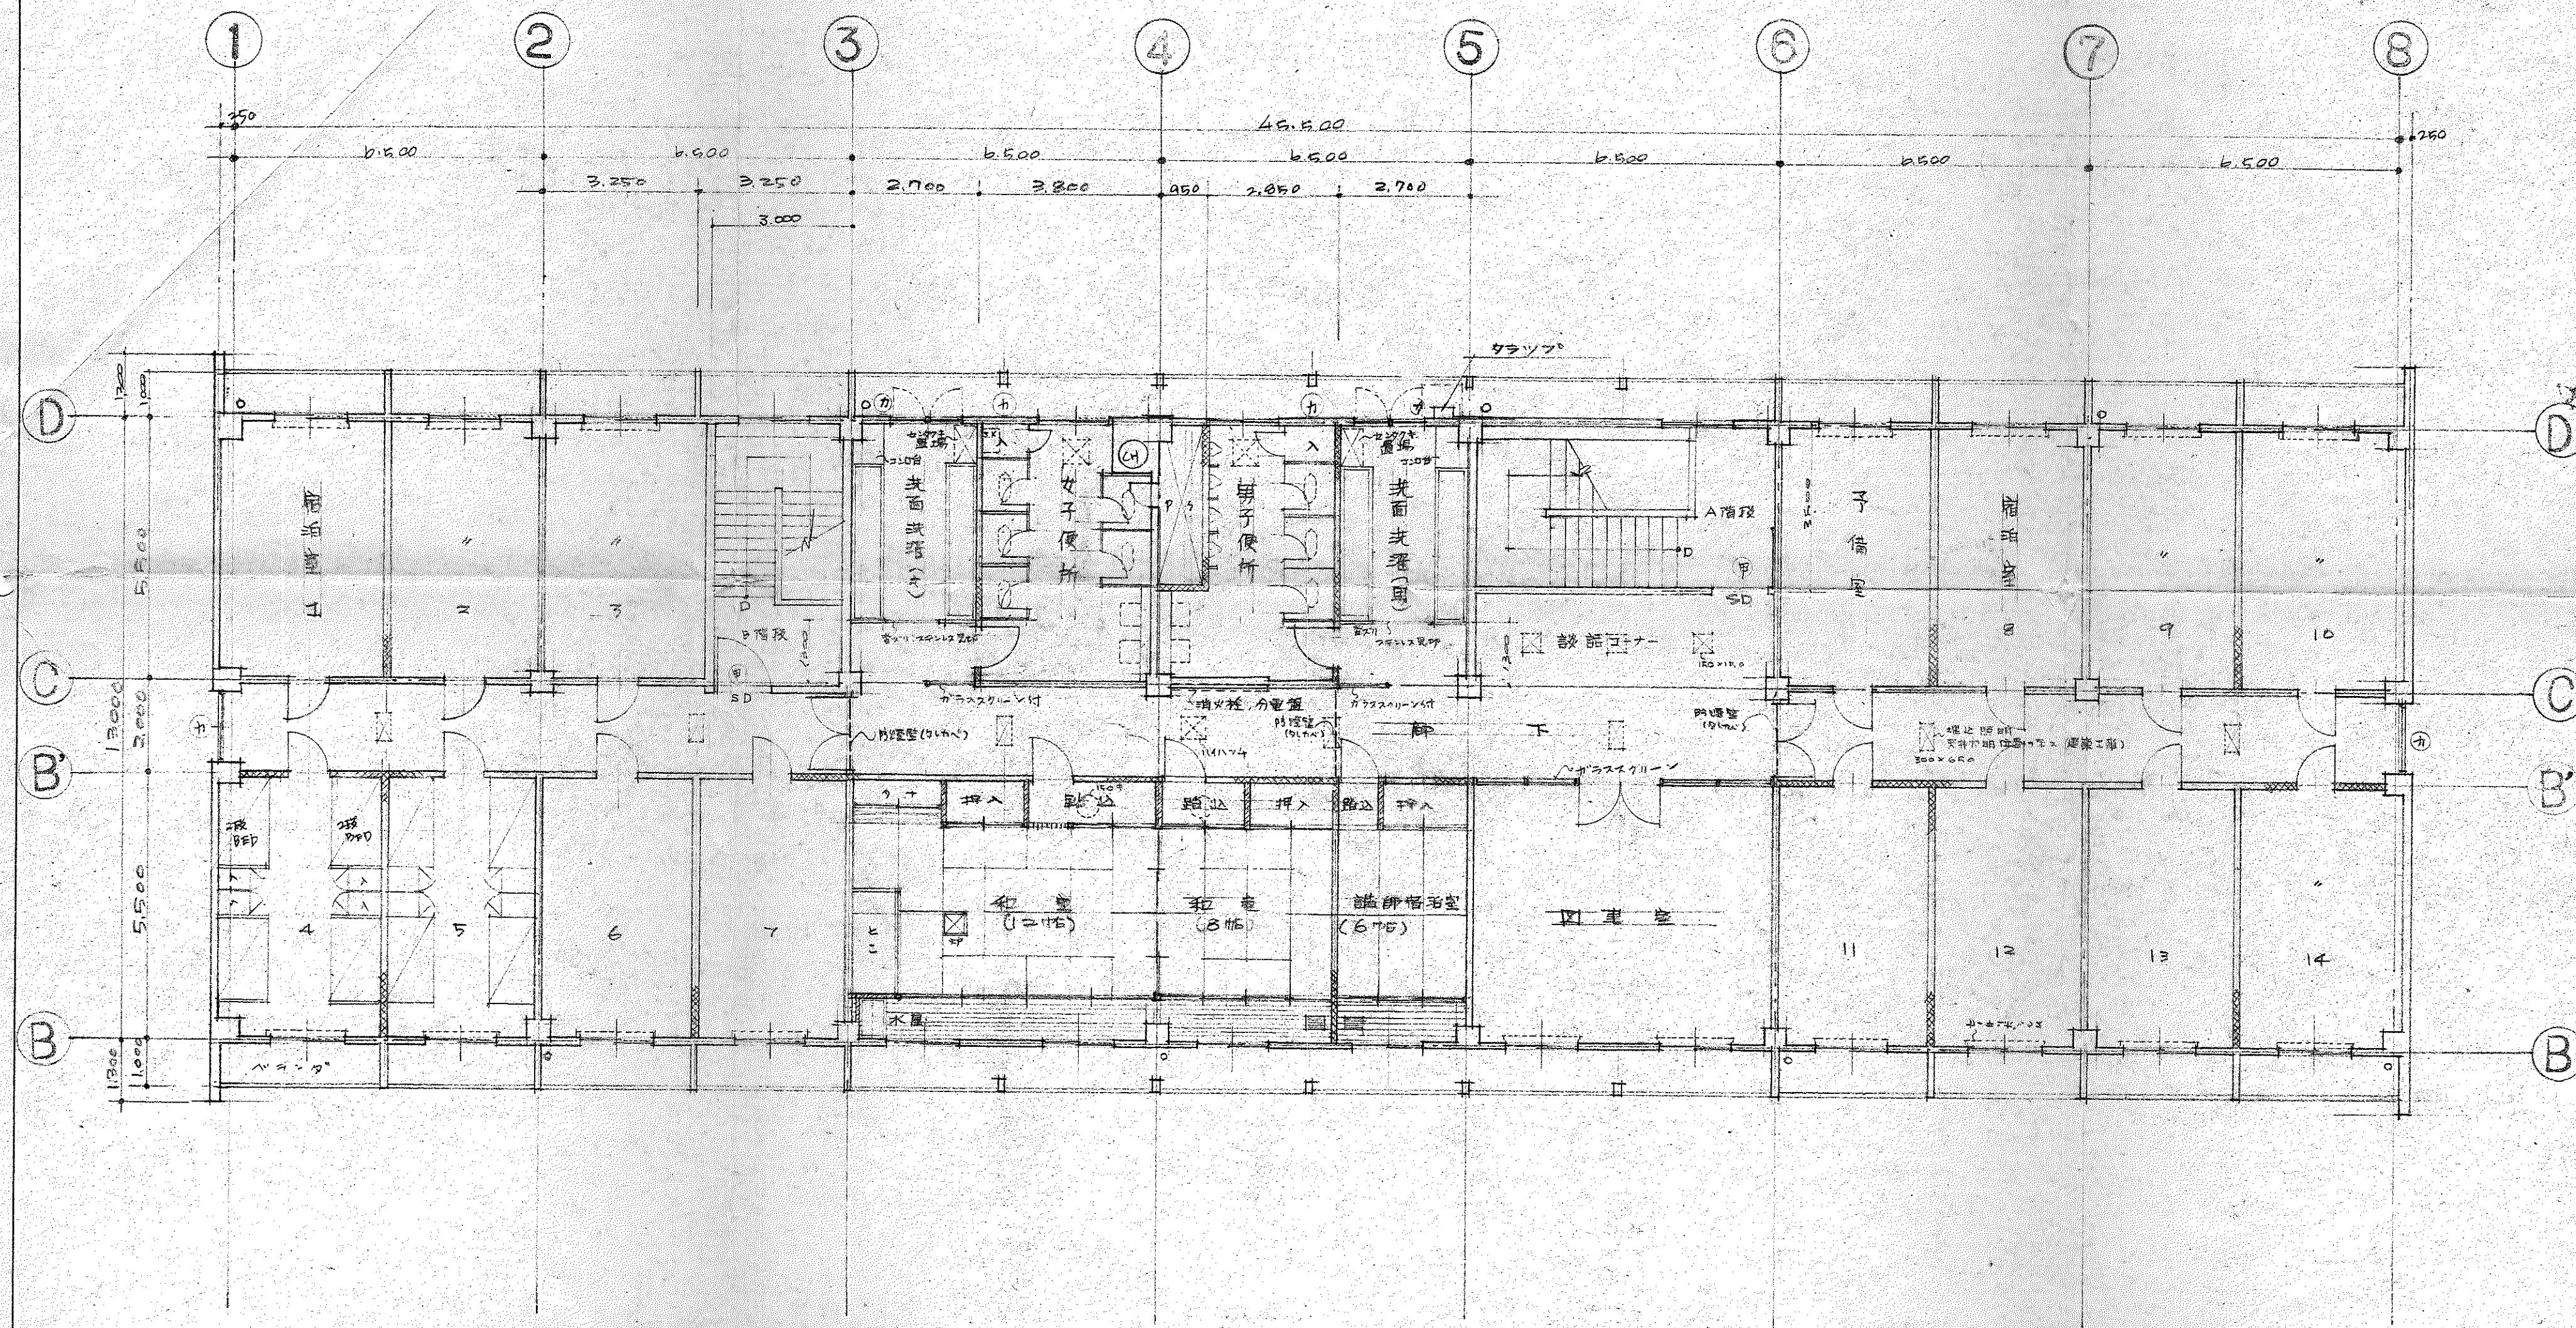

3 階 平 面 図 1/100

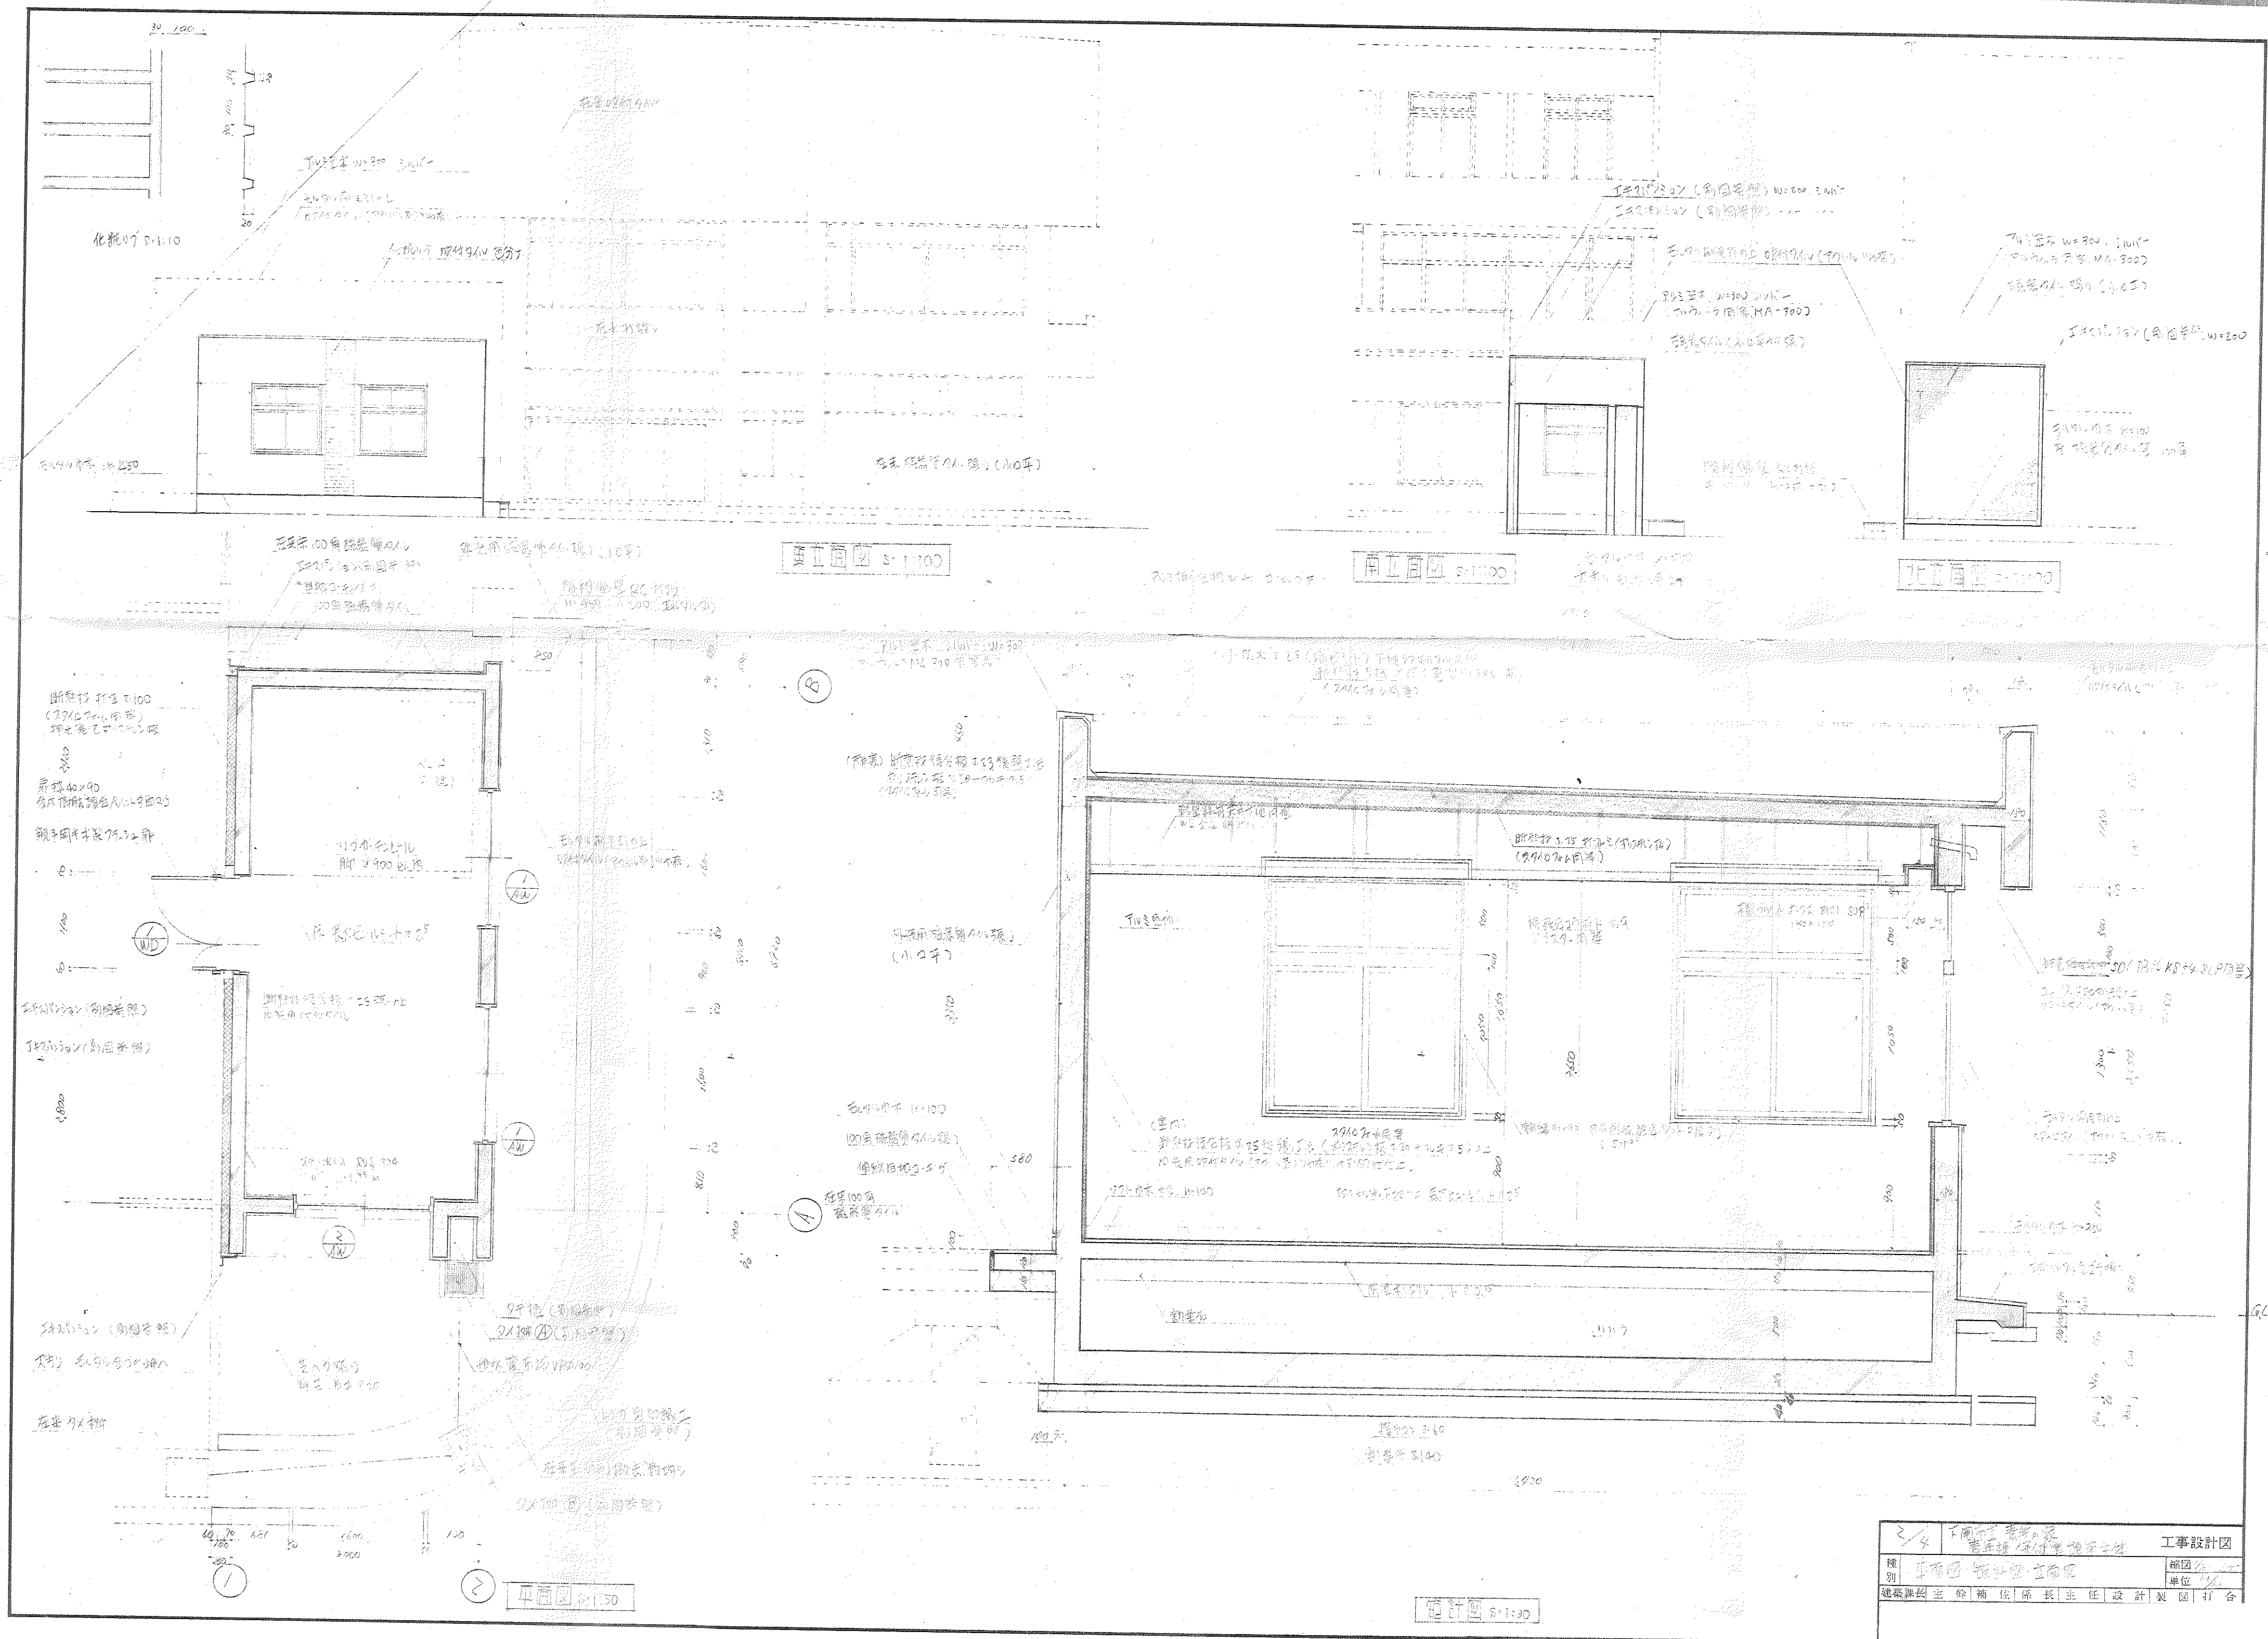


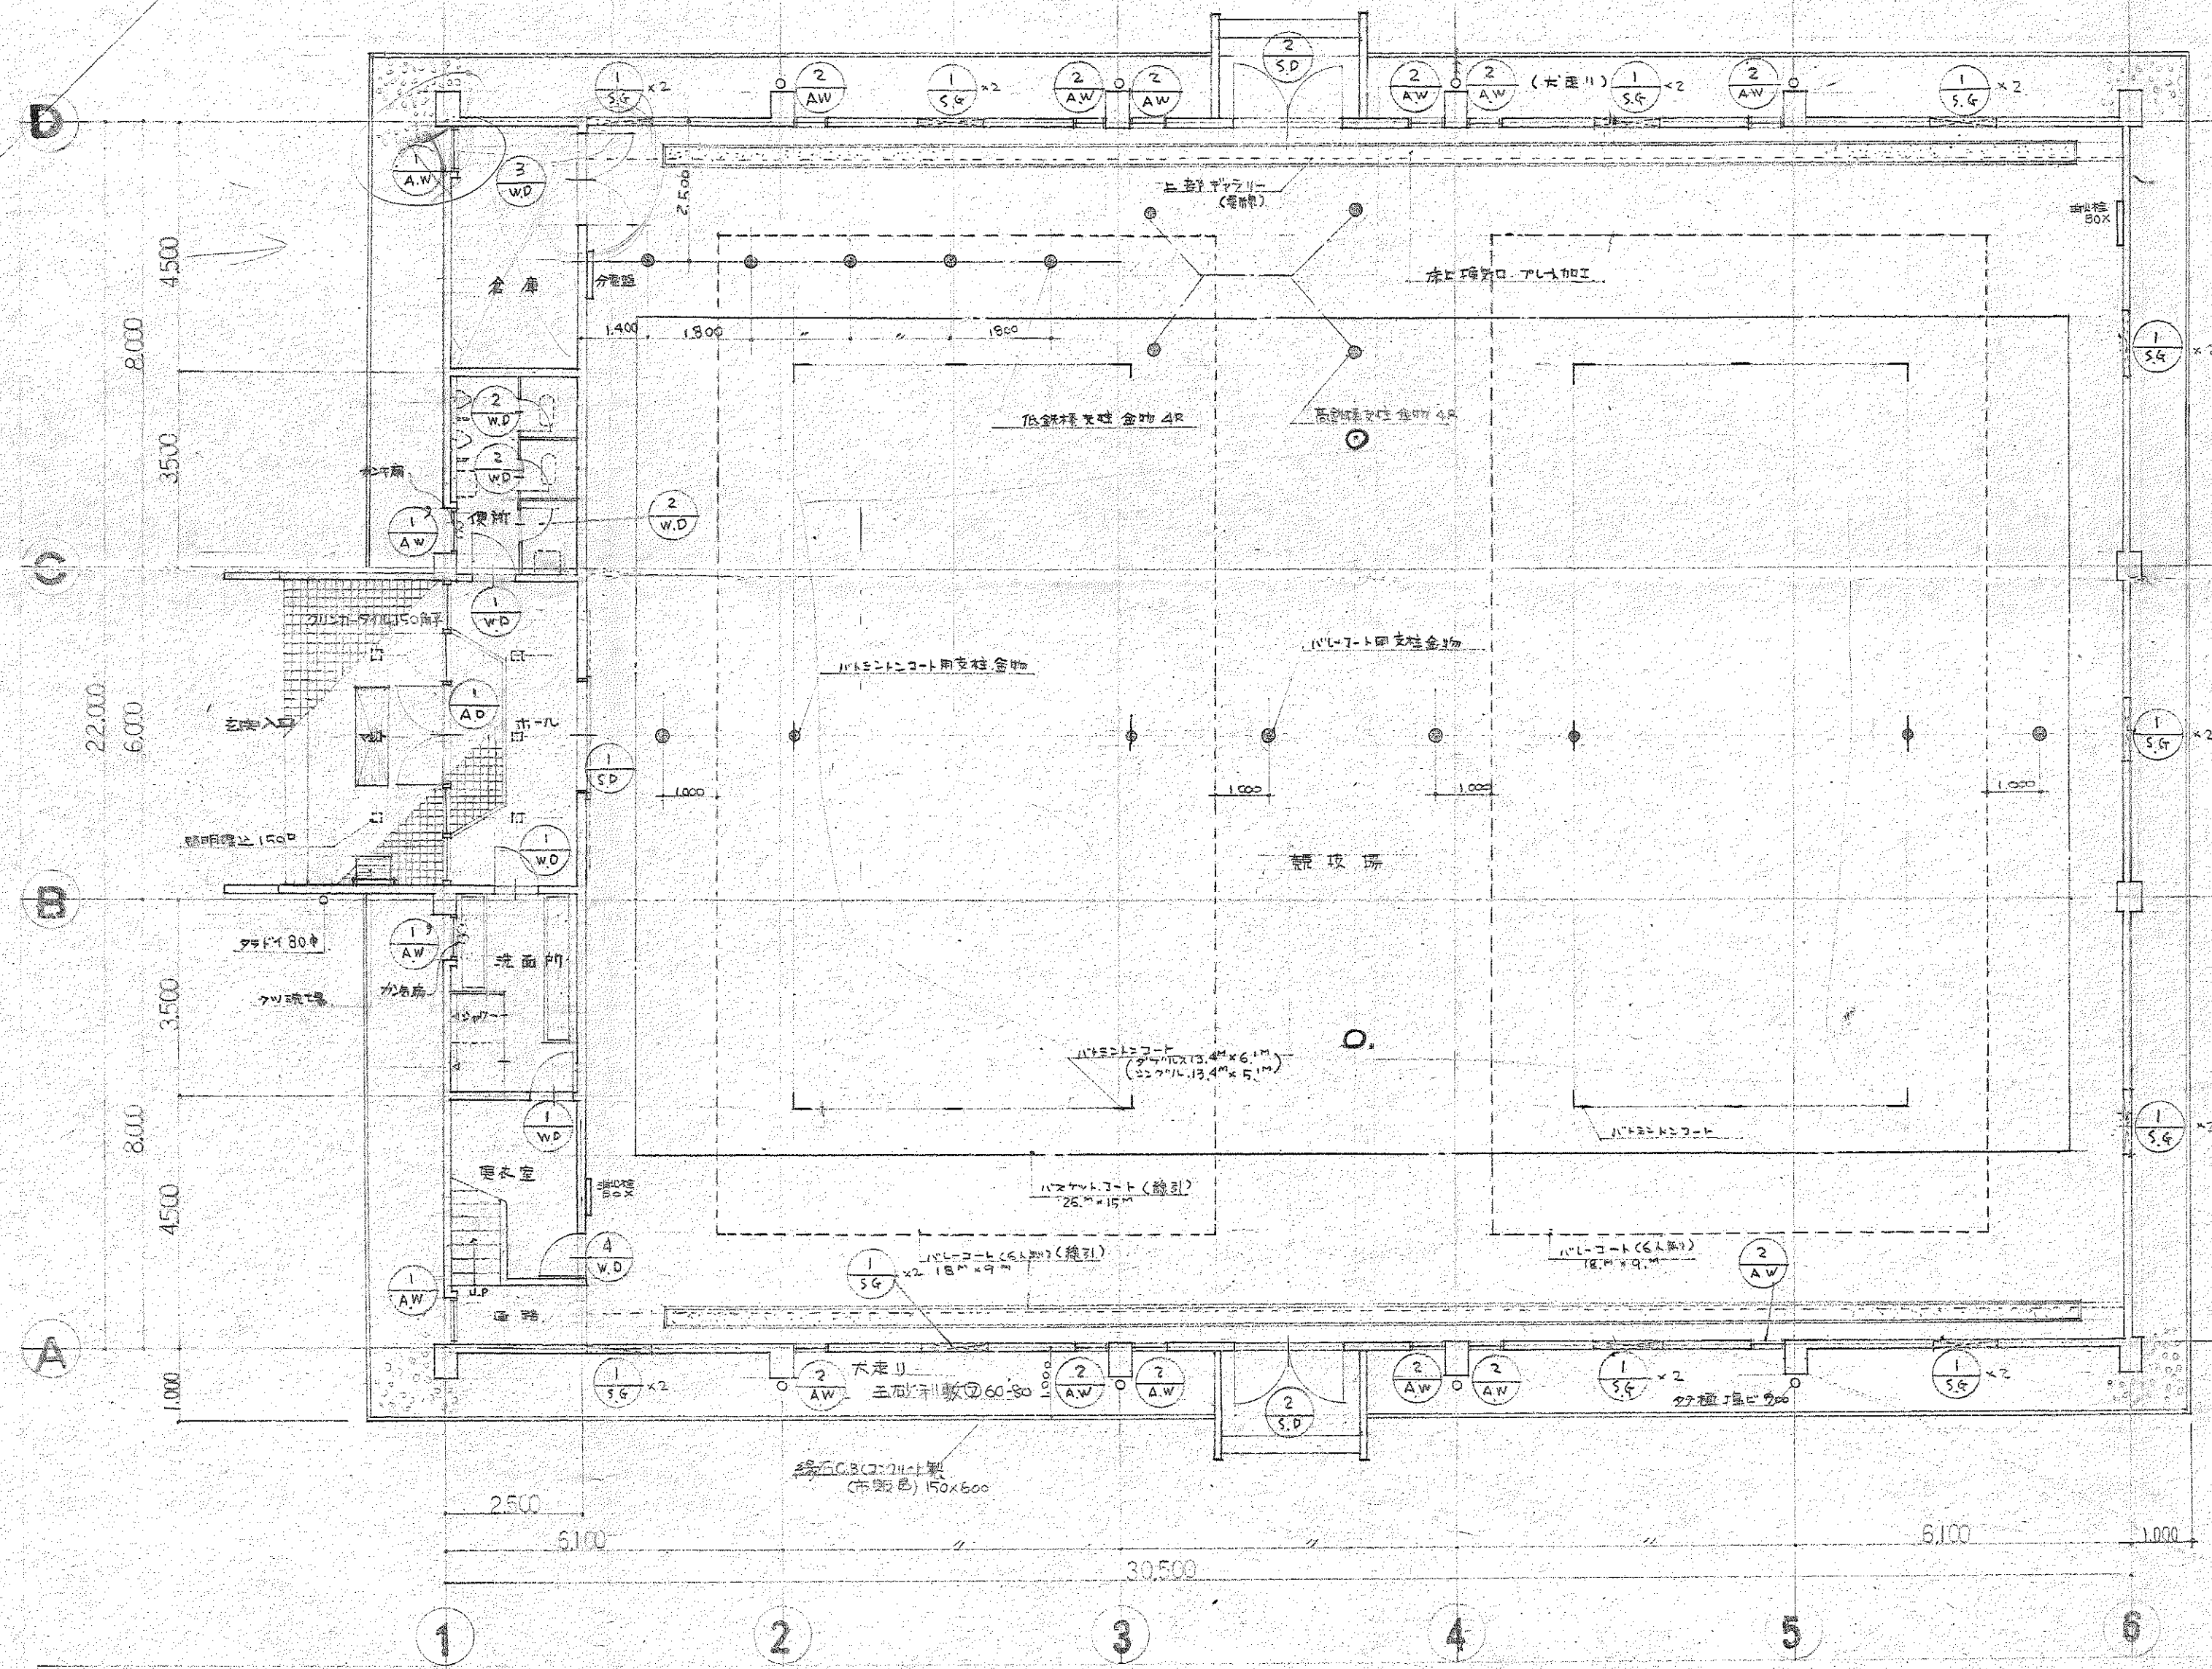

1階平面図 5=1/100

- 1階ハロゲンランプ
 □ 1階ハロゲンランプ
 ● 1階ハロゲンランプ
 □ 1階ハロゲンランプ


4	下町市立	高野の家来館(体育館)設計図
1階平面図	1階平面図	縮尺 1/50
単位	単位	単位

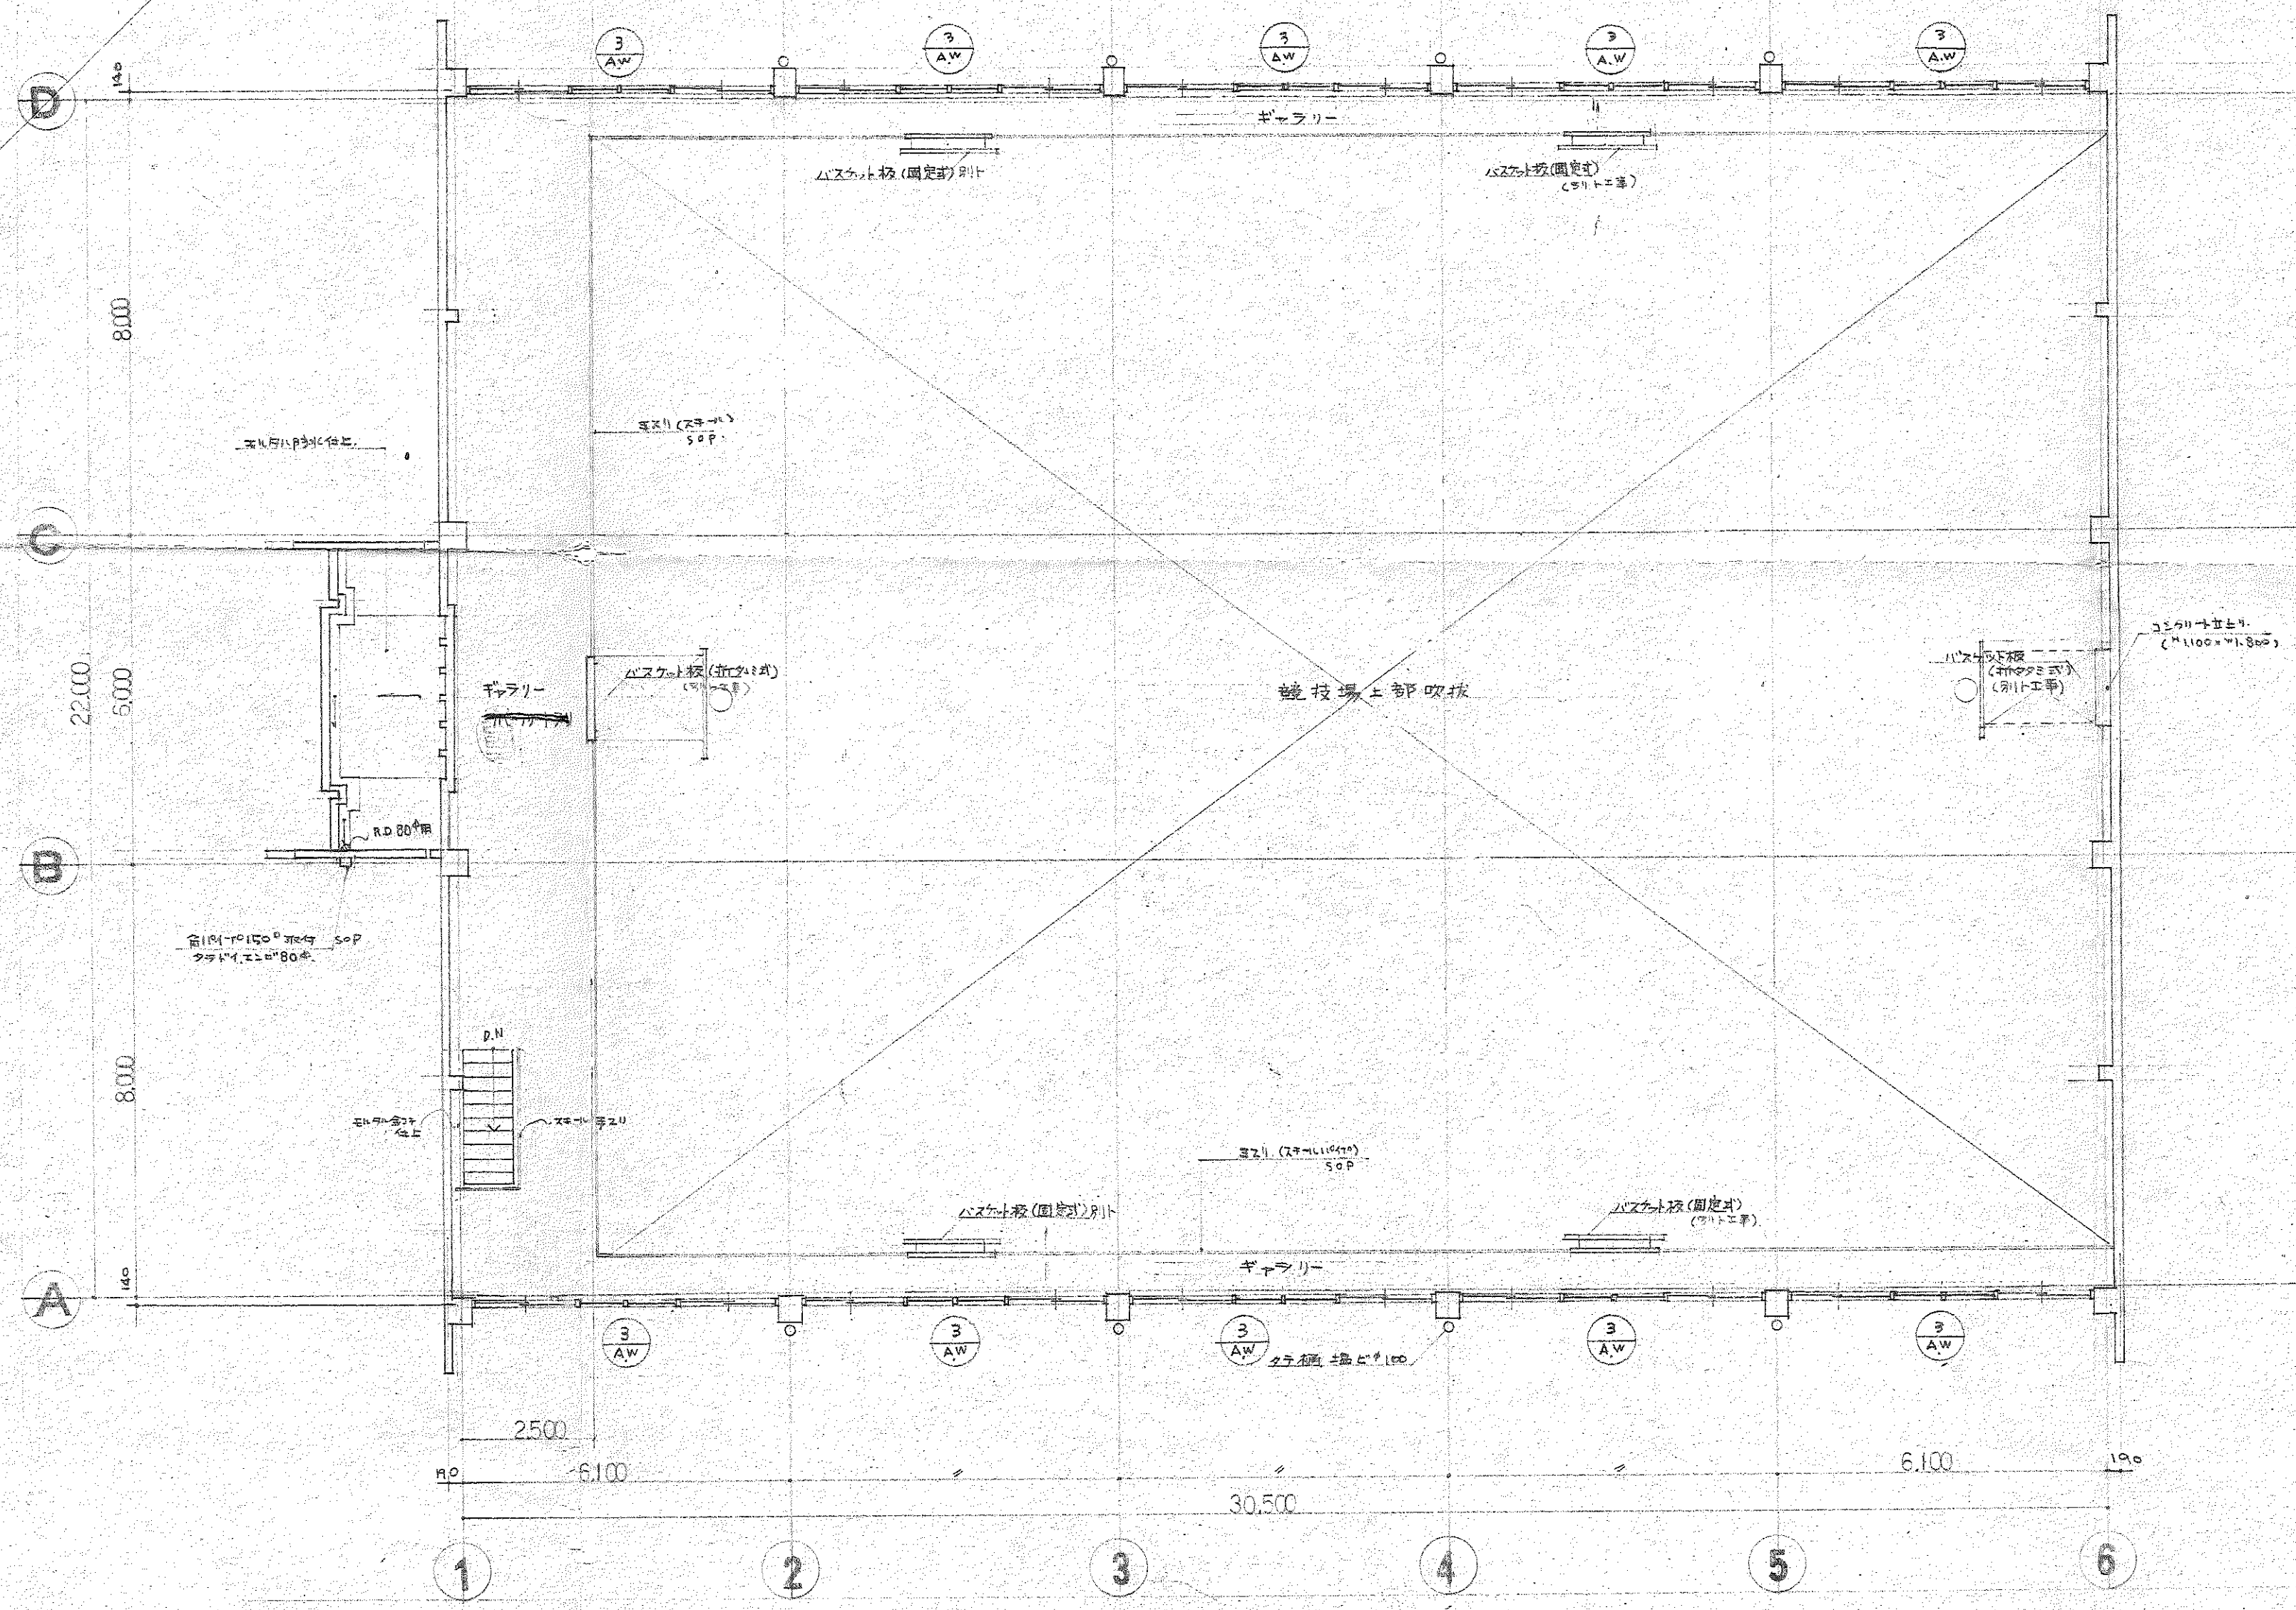

〈注〉
 ① 中ハ建具符号図ヲ表ワス

2 階 平 面 図 S=1/100

5	下層中庭	青年会館(本館)設計図
6	2階平面図	縮尺 1/100
7	単位	単位
8	単位	単位
9	単位	単位
10	単位	単位
11	単位	単位
12	単位	単位
13	単位	単位
14	単位	単位
15	単位	単位
16	単位	単位
17	単位	単位
18	単位	単位
19	単位	単位
20	単位	単位
21	単位	単位
22	単位	単位
23	単位	単位
24	単位	単位
25	単位	単位
26	単位	単位
27	単位	単位
28	単位	単位
29	単位	単位
30	単位	単位
31	単位	単位
32	単位	単位
33	単位	単位
34	単位	単位
35	単位	単位
36	単位	単位
37	単位	単位
38	単位	単位
39	単位	単位
40	単位	単位
41	単位	単位
42	単位	単位
43	単位	単位
44	単位	単位
45	単位	単位
46	単位	単位
47	単位	単位
48	単位	単位
49	単位	単位
50	単位	単位

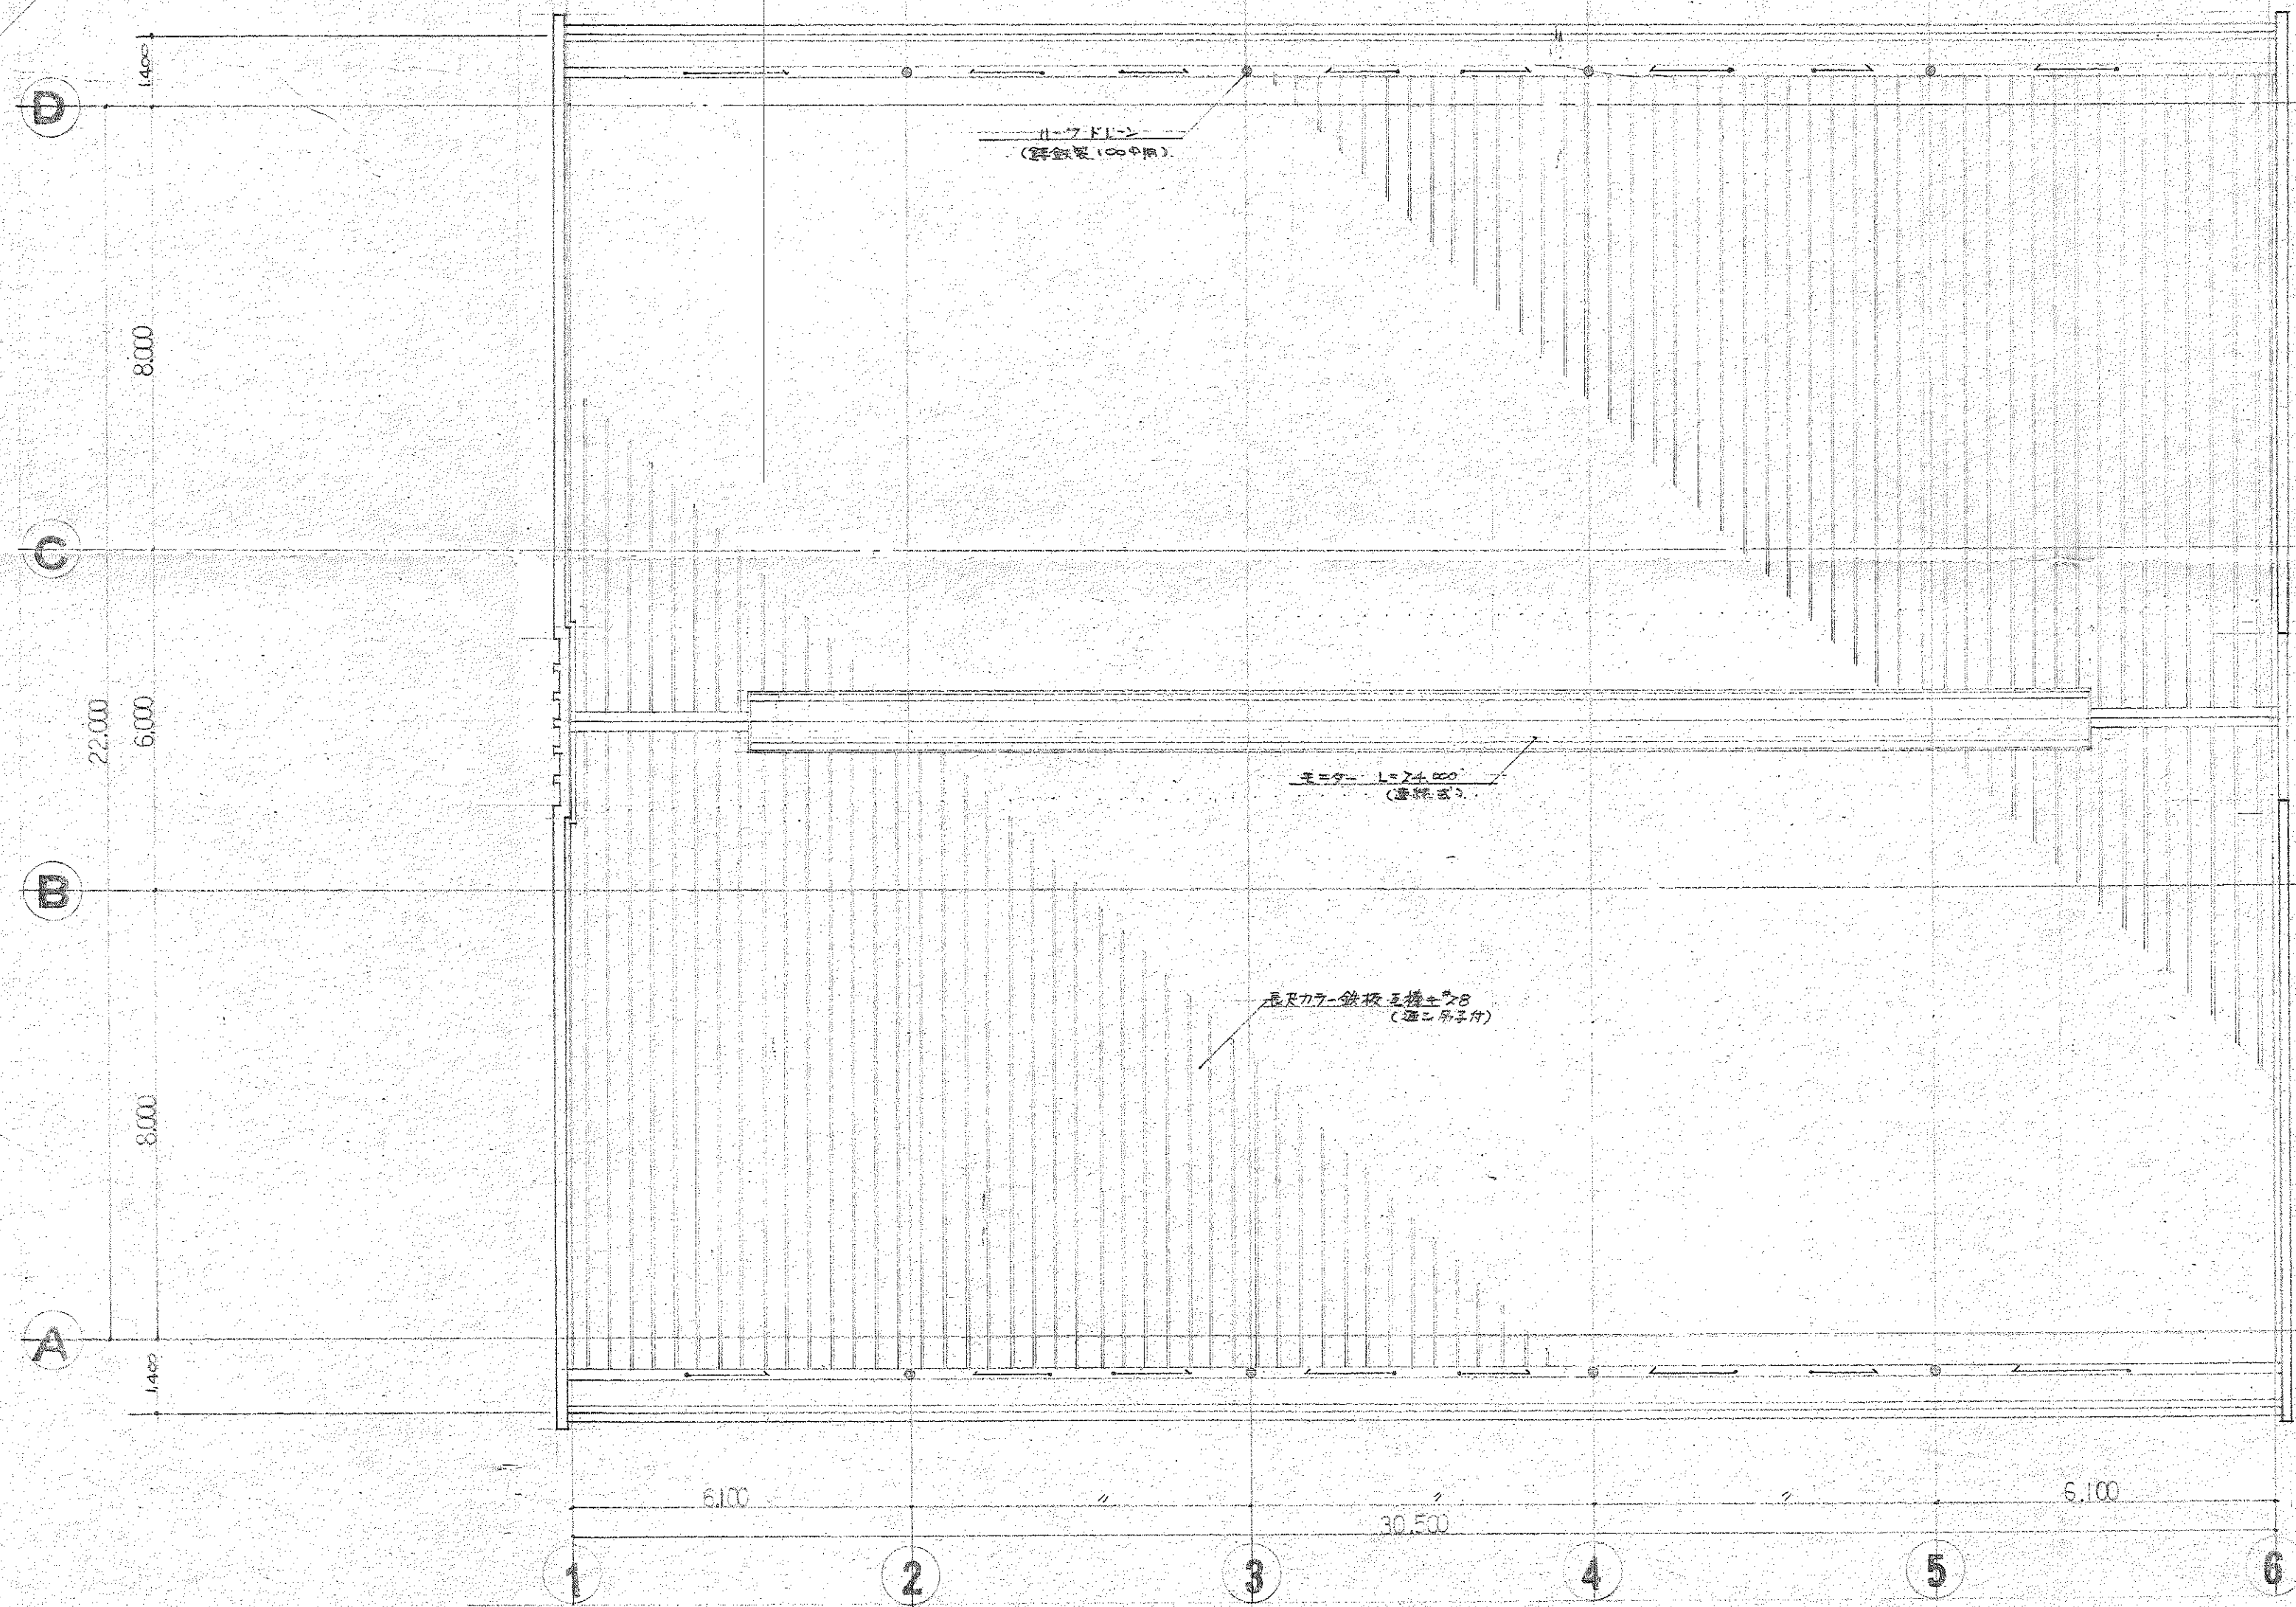



屋階平面図 1/200

6	設計者	青野の家建築工事(株)設計部
枚の内	図名	屋外平面図
種別	縮尺	1/200
建築設計部	係長	設計製図担当

位置図 S=1/2500

凡例


給水管
揚水管

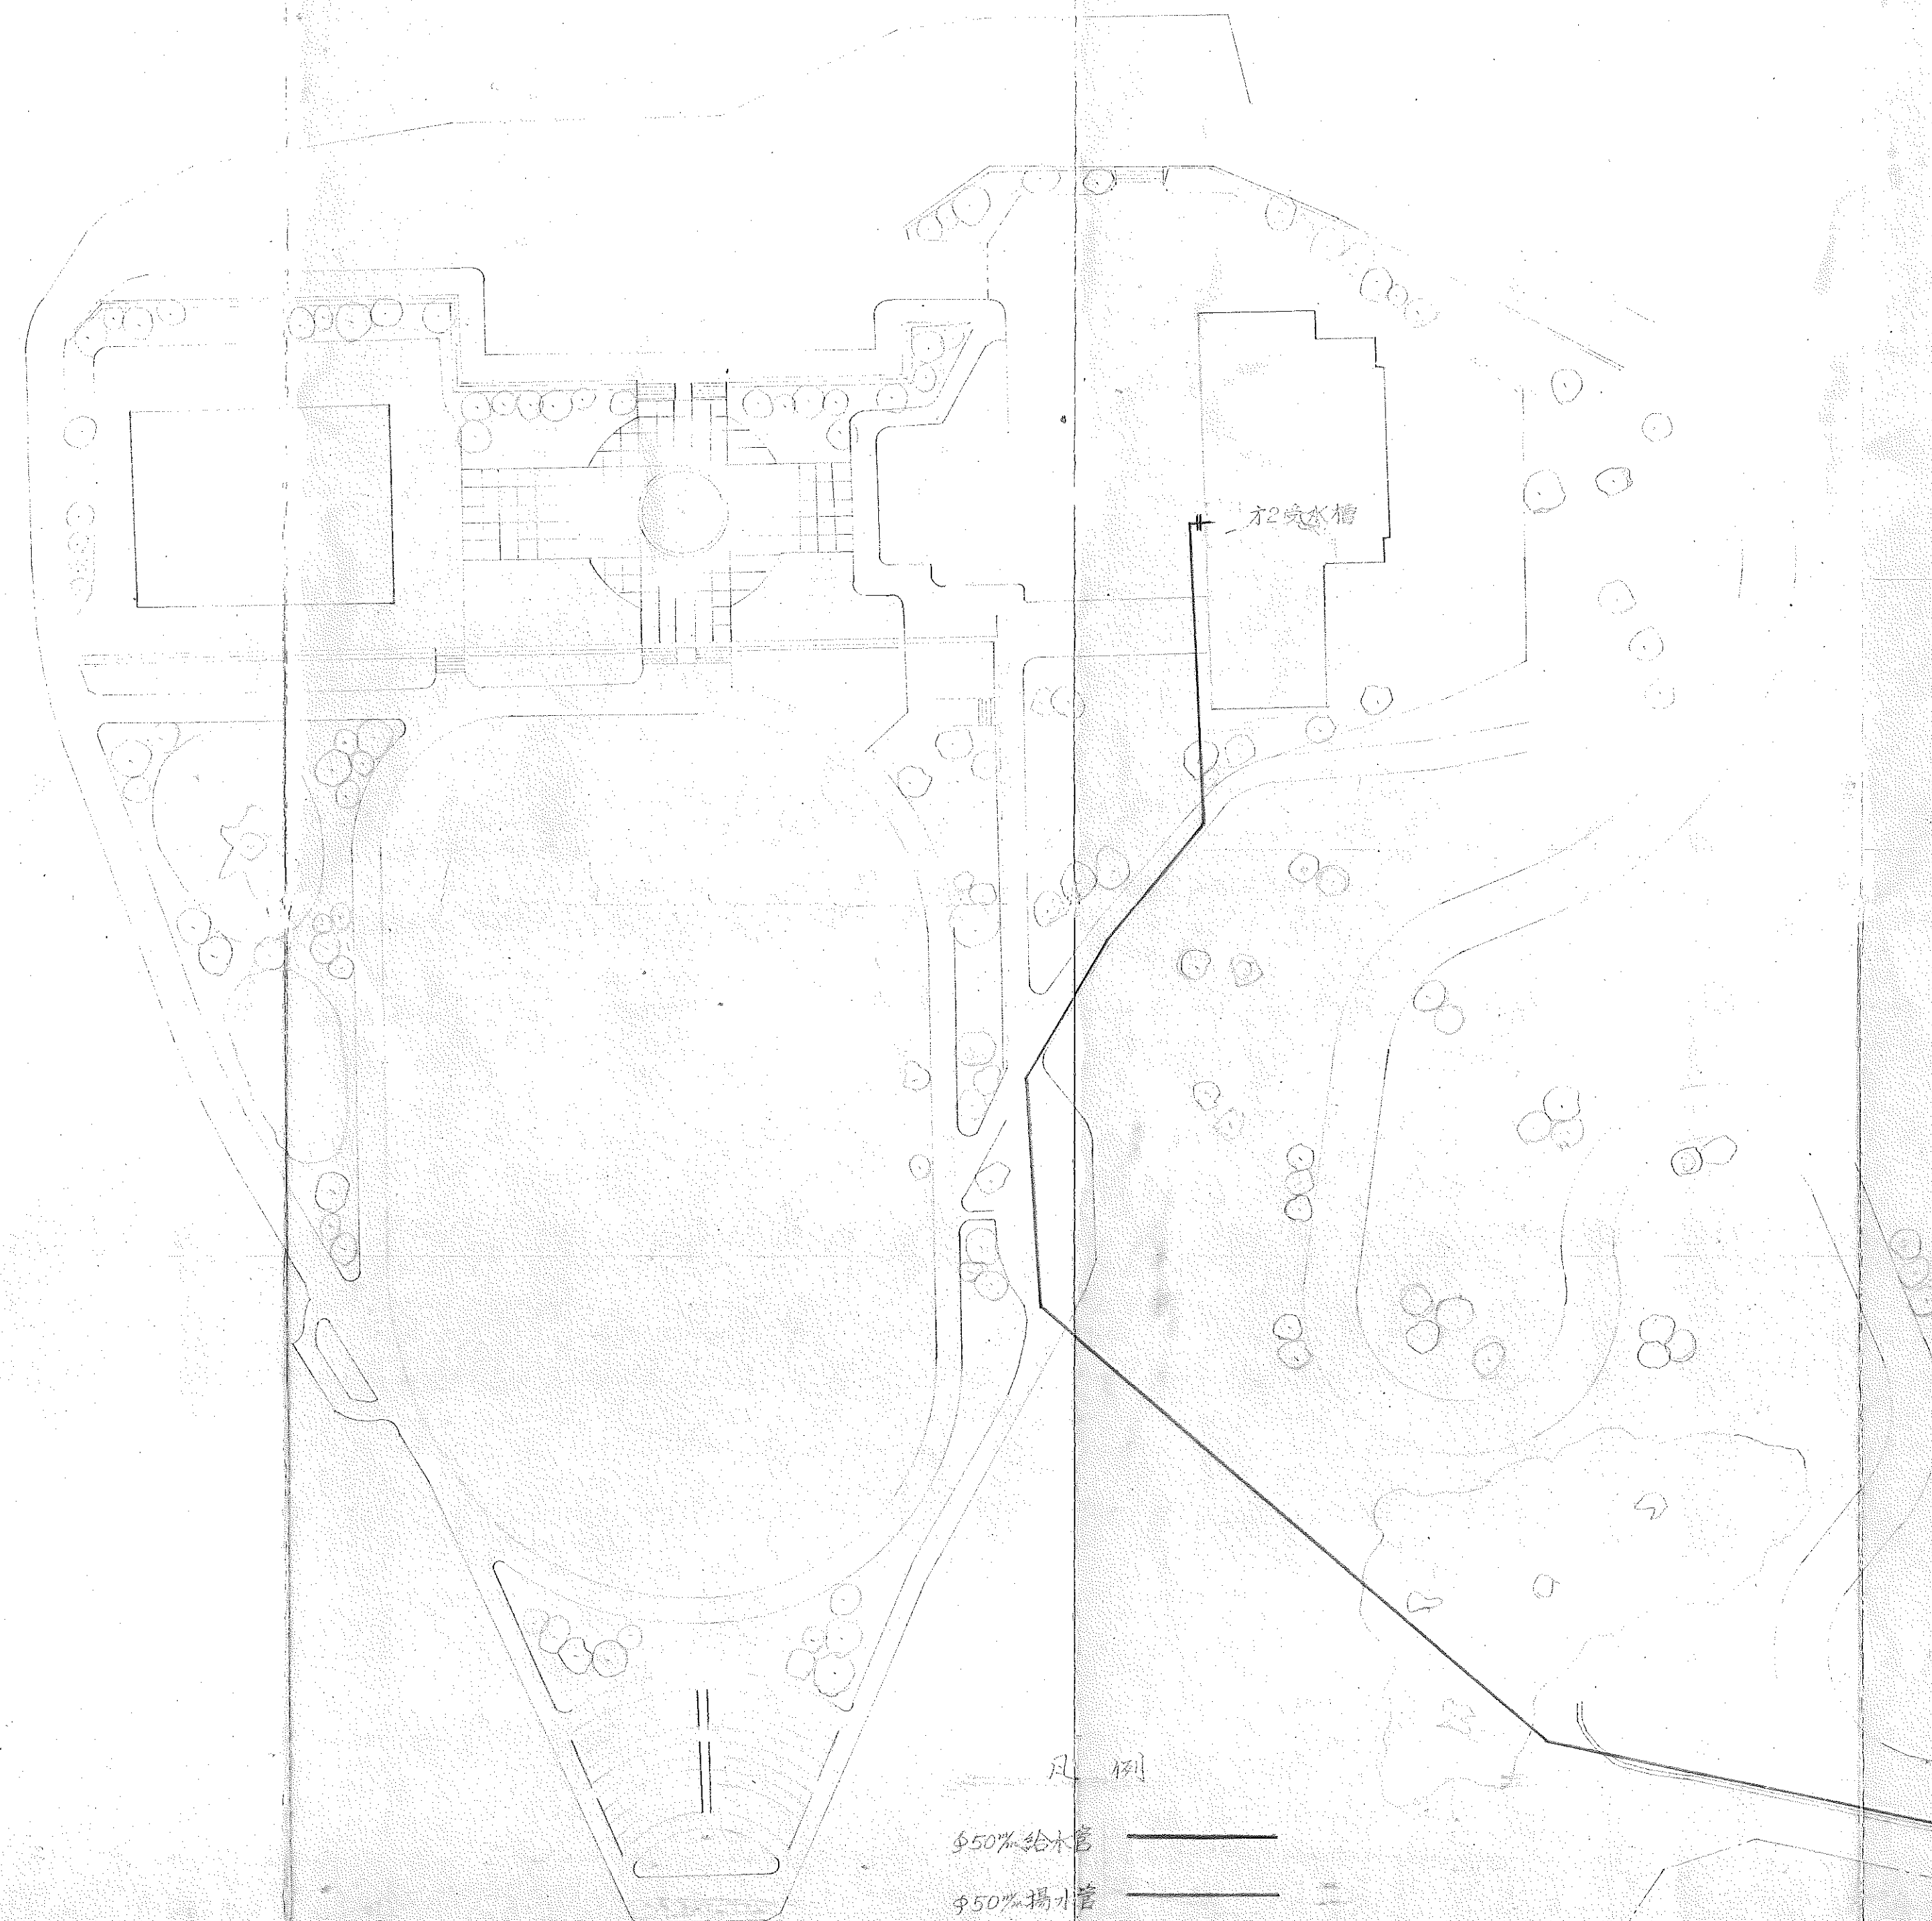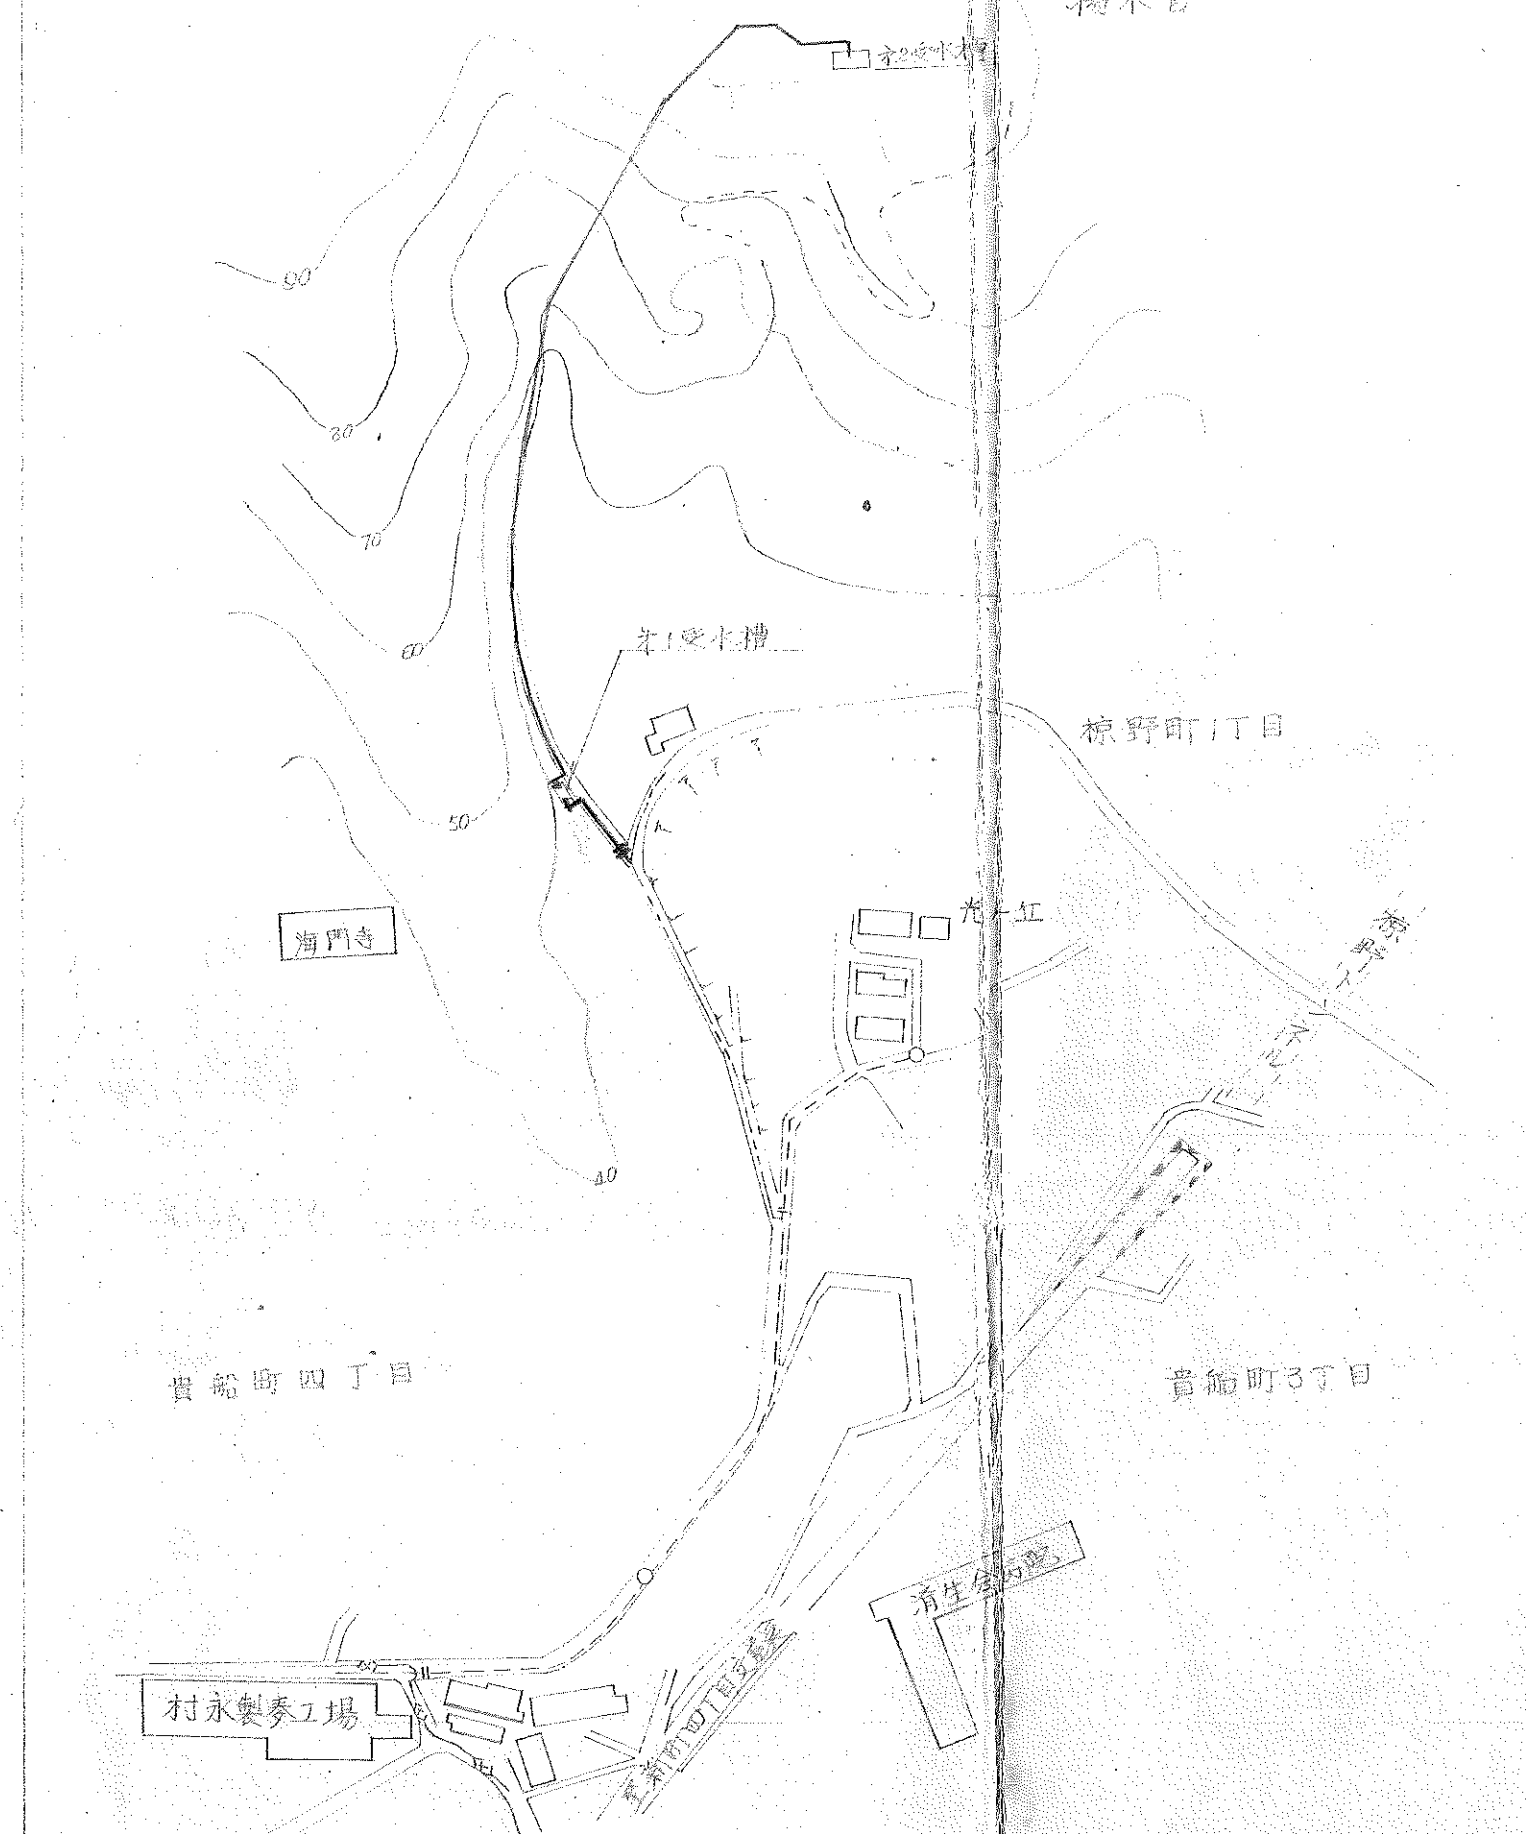


凡例

φ50mm 給水管
φ50mm 揚水管


掘×断面図
深さ H=1.20m S=1/20

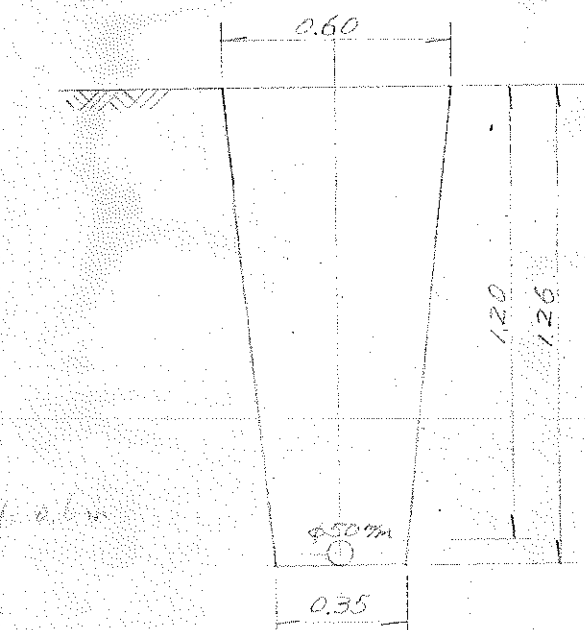

深さ H=0.60m

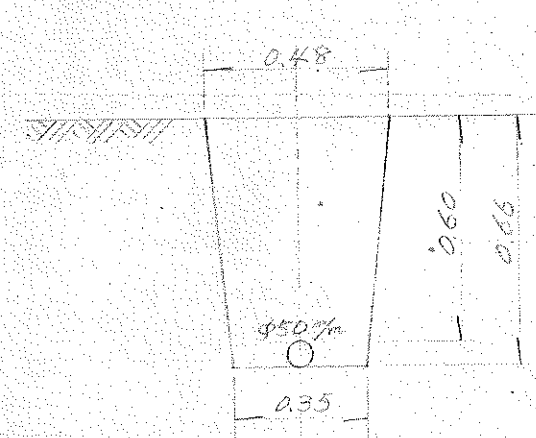

本管分岐詳細図

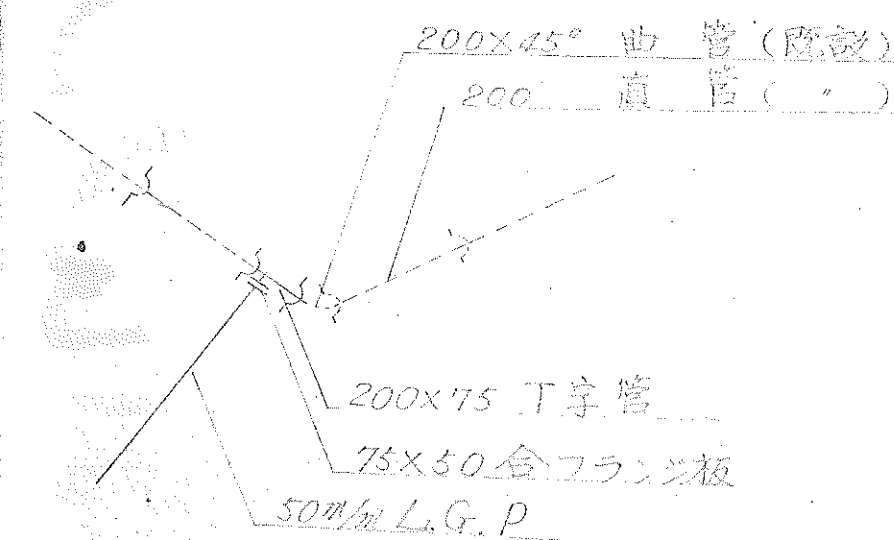

掘×土量計算表


区分	寸法	延長	土量	摘要
掘込部	0.35+0.60 × 1.26	50.0	29.9	給水管
掘込部	0.35+0.60 × 1.26	150.0	89.8	揚水管
法面	0.35+0.48 × 0.66	200.0	54.8	"
計			174.5m³	

φ50mm L.G.P. l=360m
揚水管


φ50mm L.G.P. l=30m
給水管
第1受水槽 15t

受水槽構造図 S=1/30


平面図

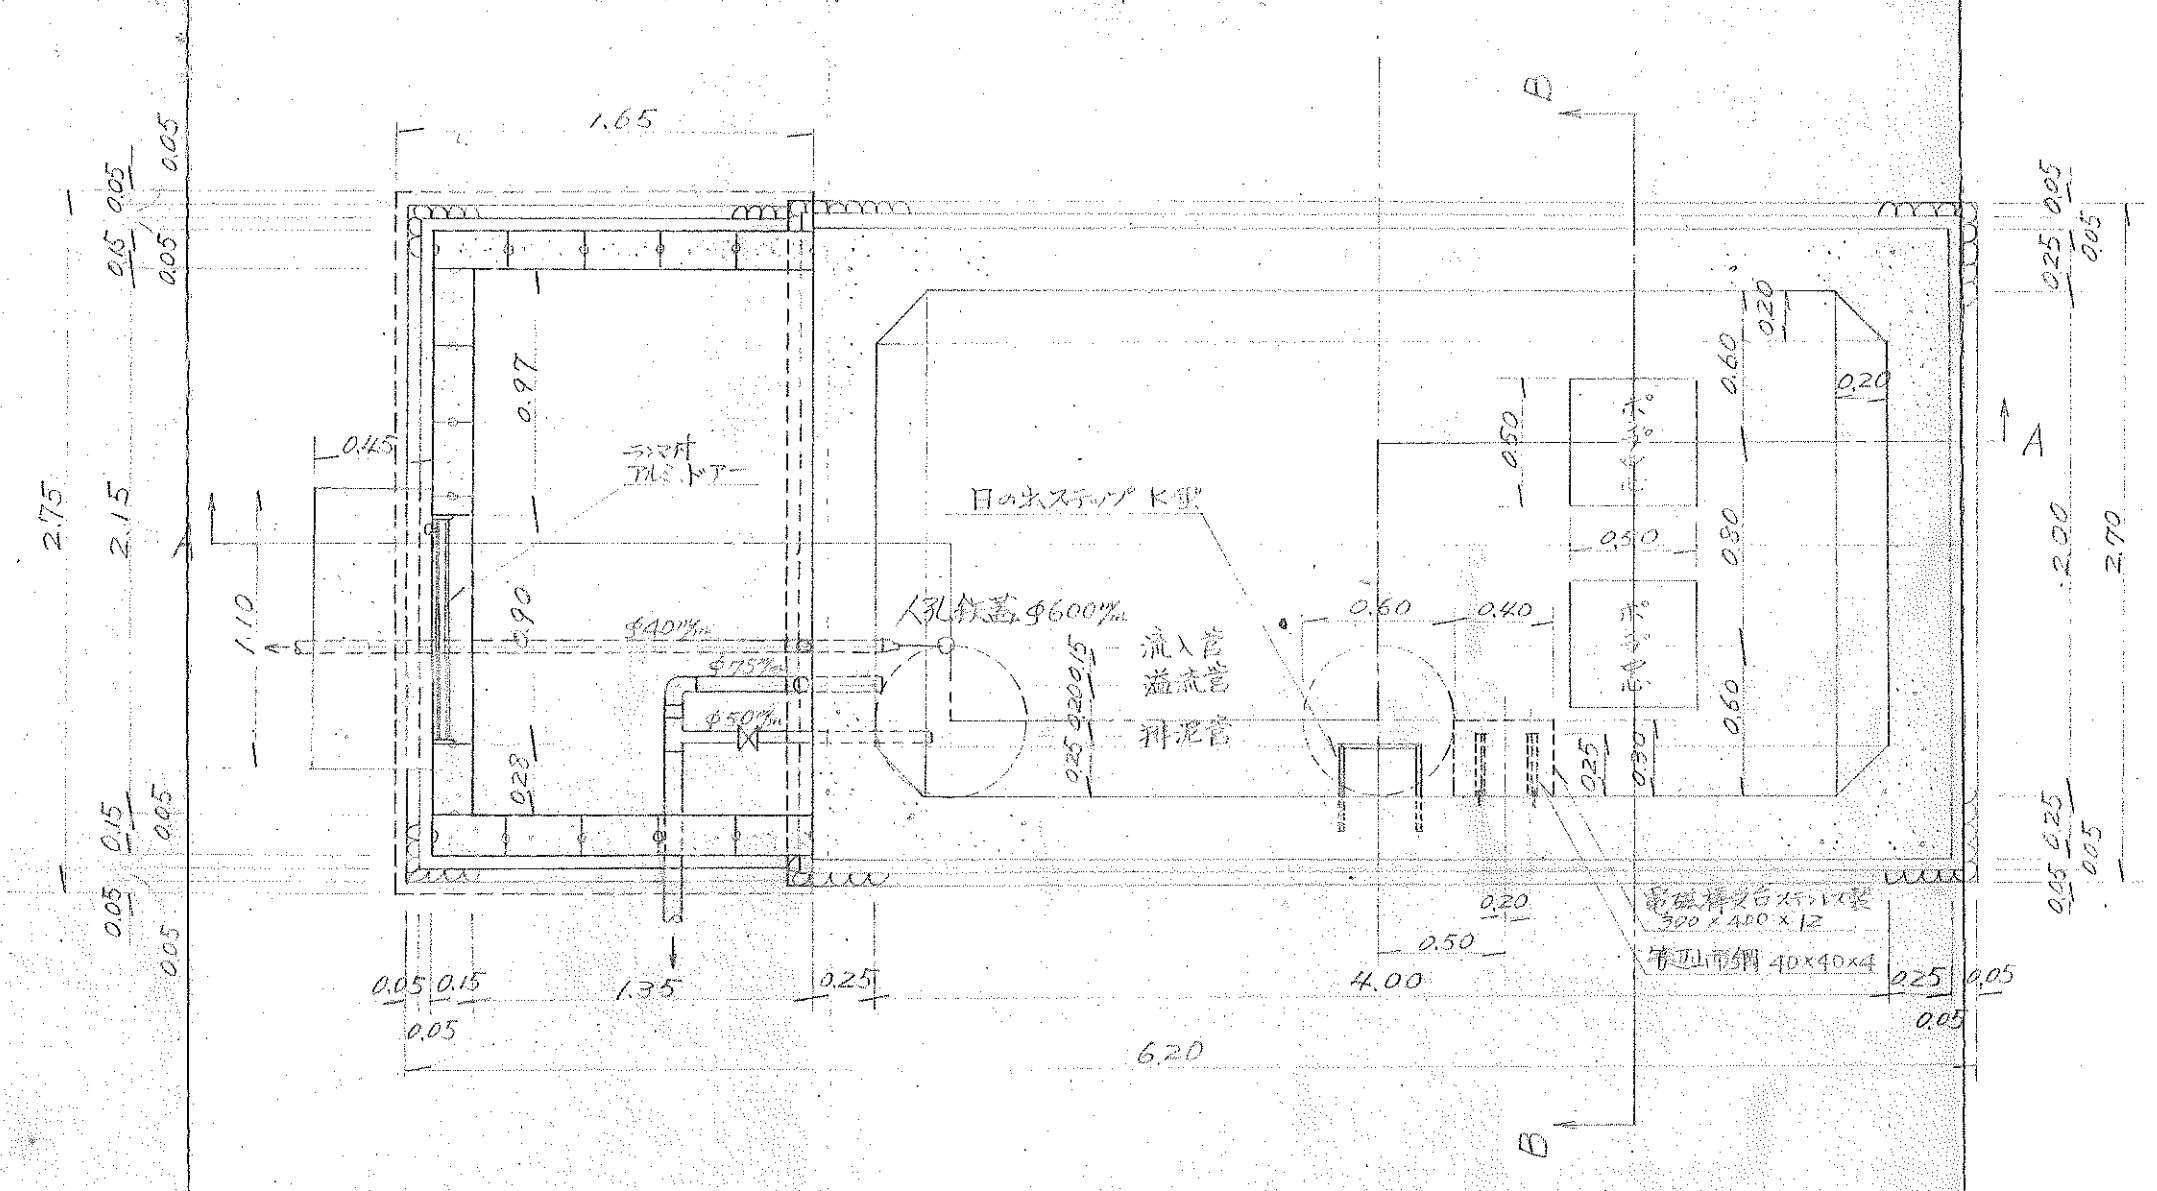

A-A断面図

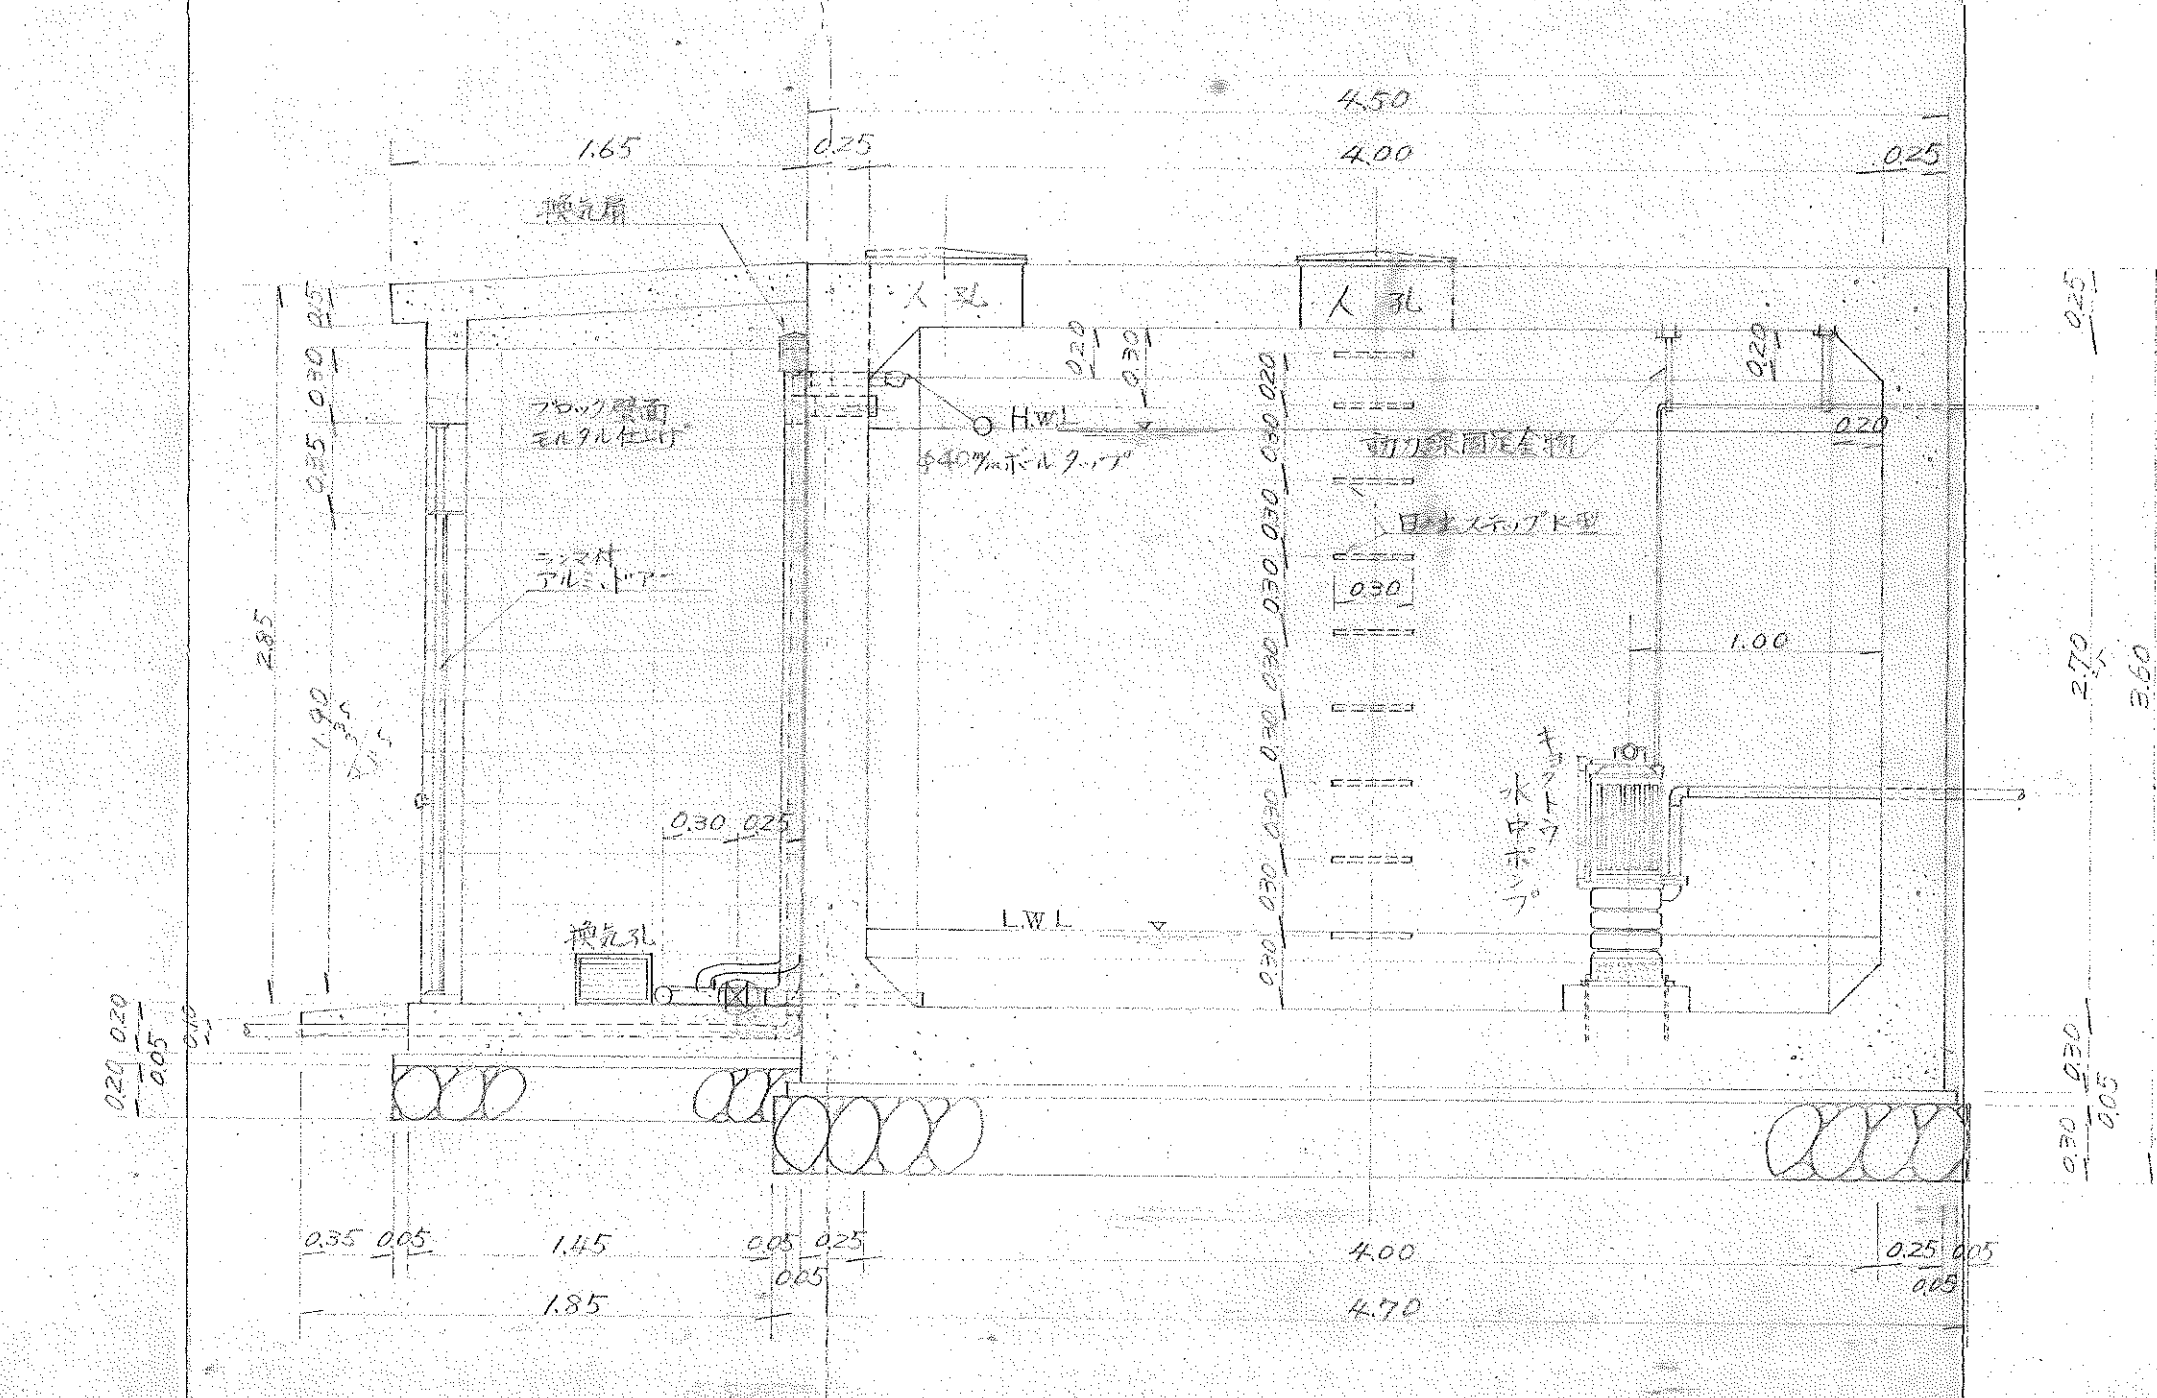


B-B断面図

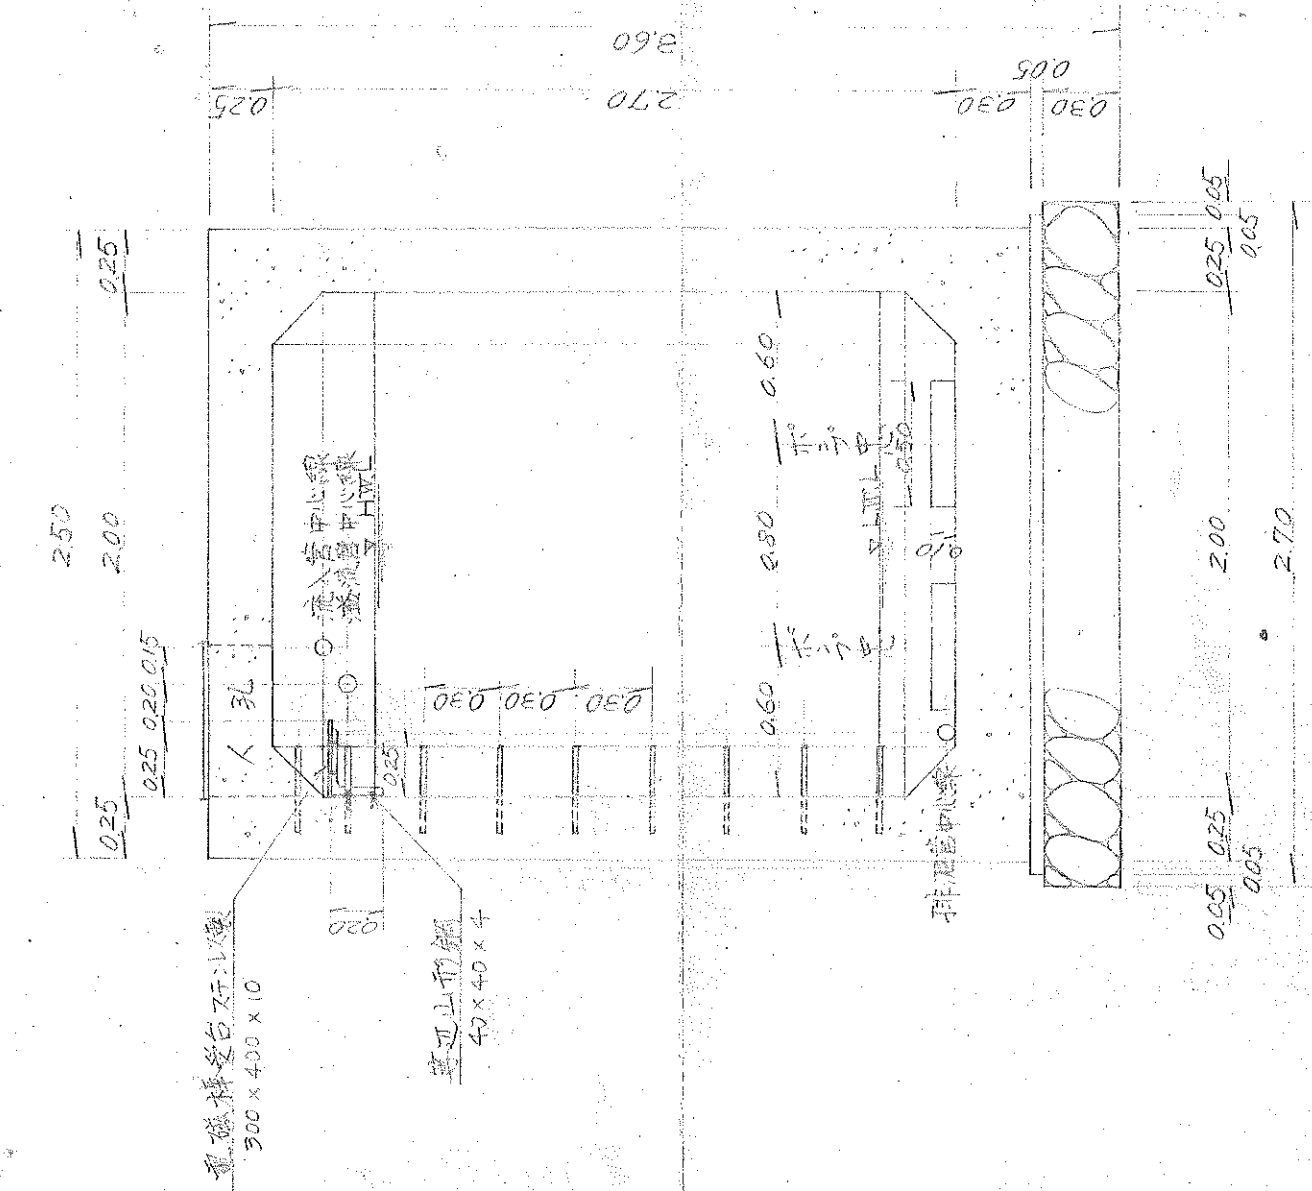


逆止弁室内配管接続図


S=1/30

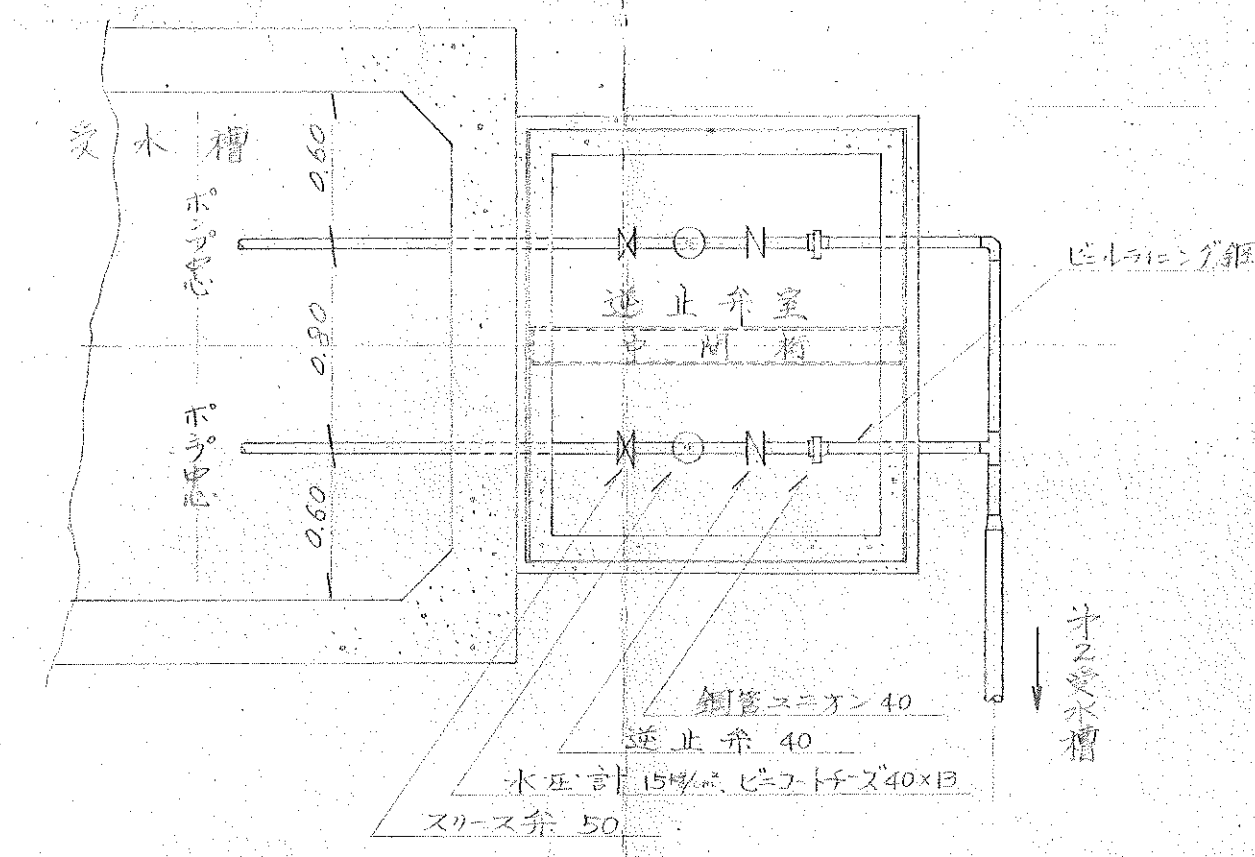


50%給水管接続図

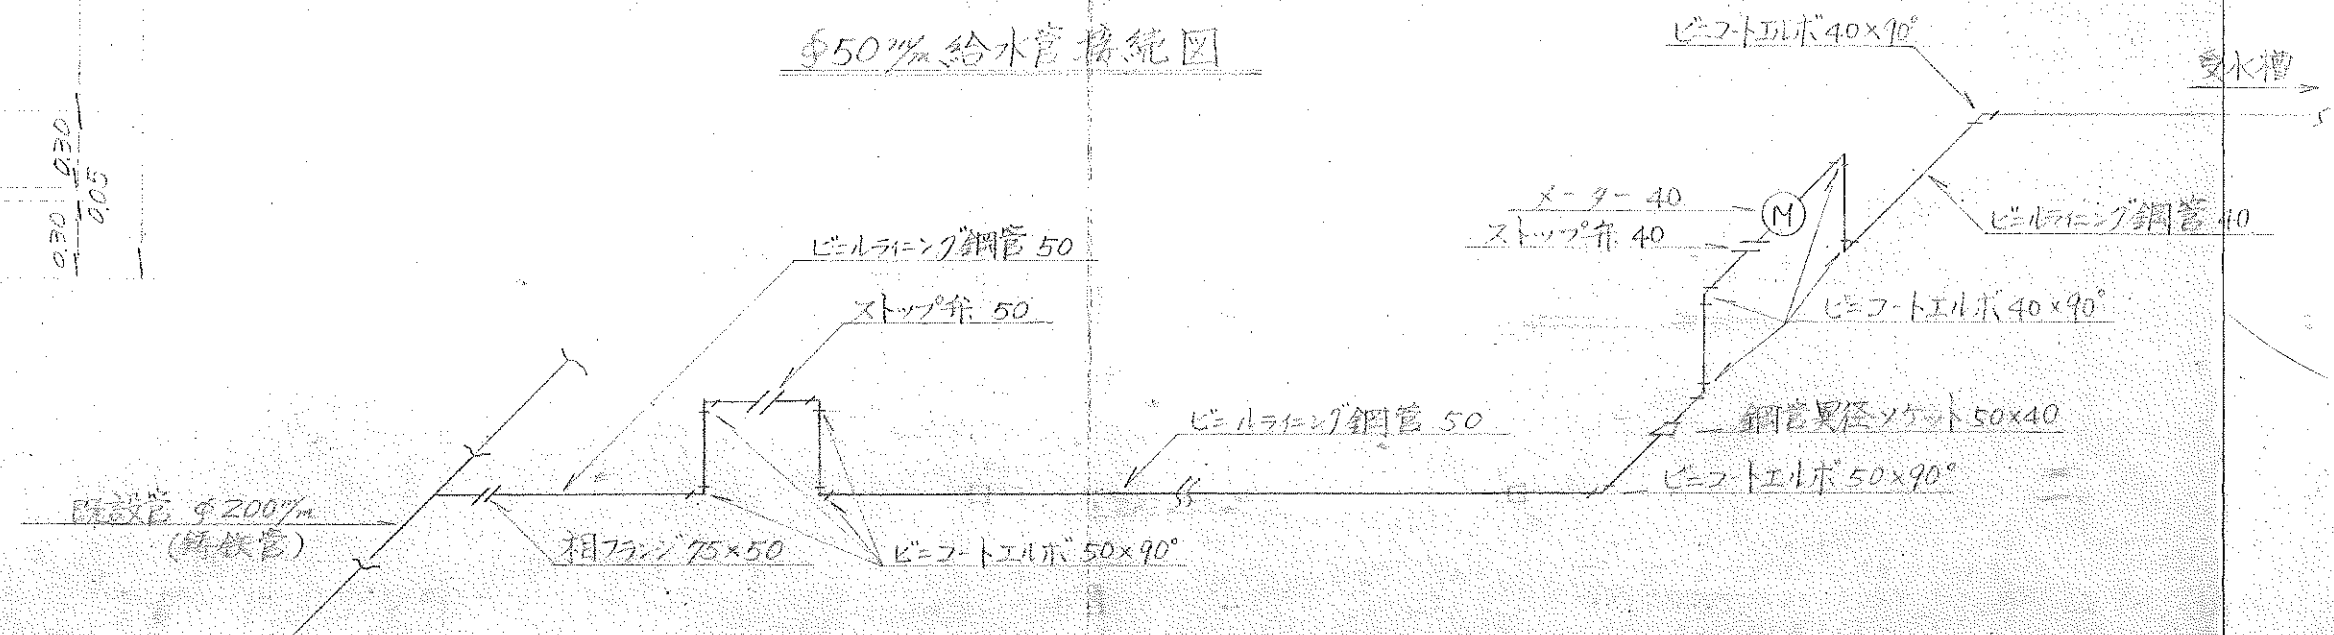

逆止弁室平面図 S=1/20

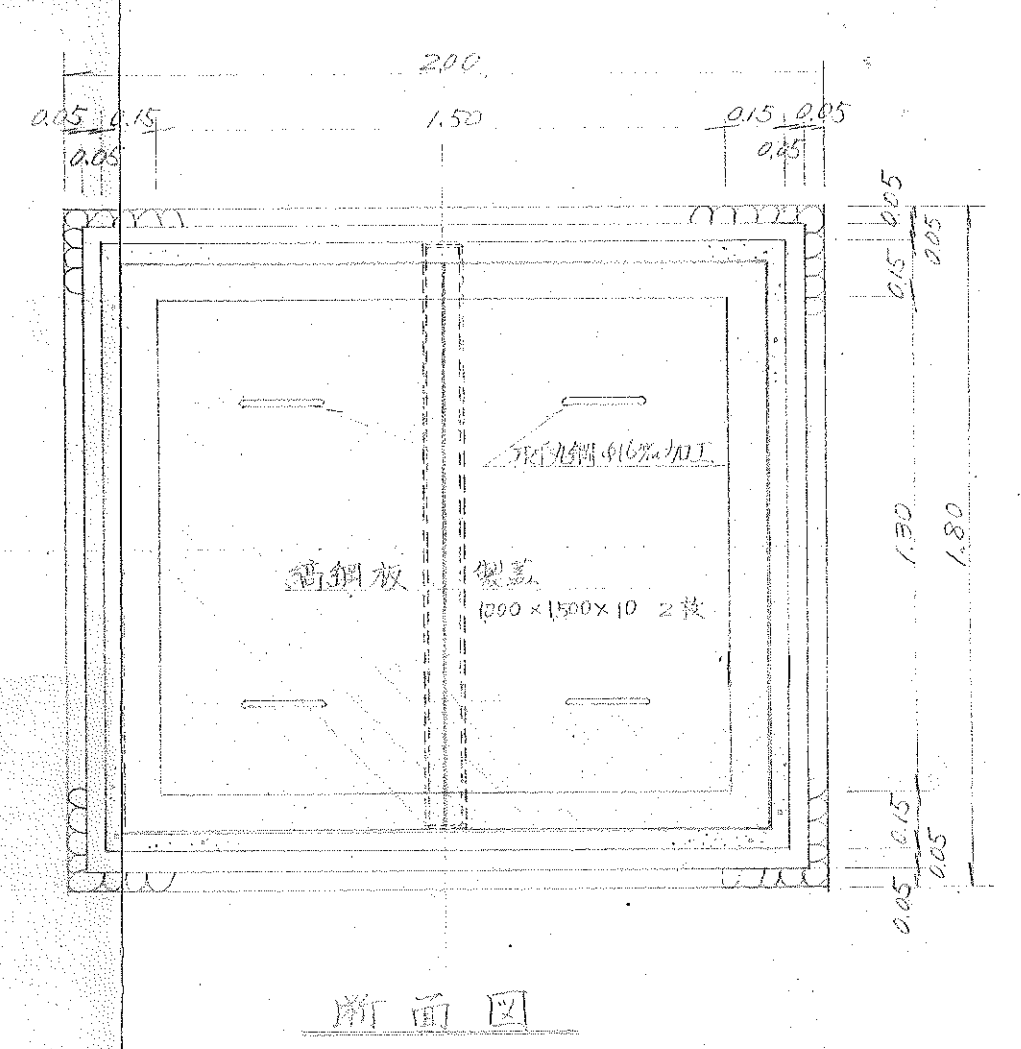

断面図

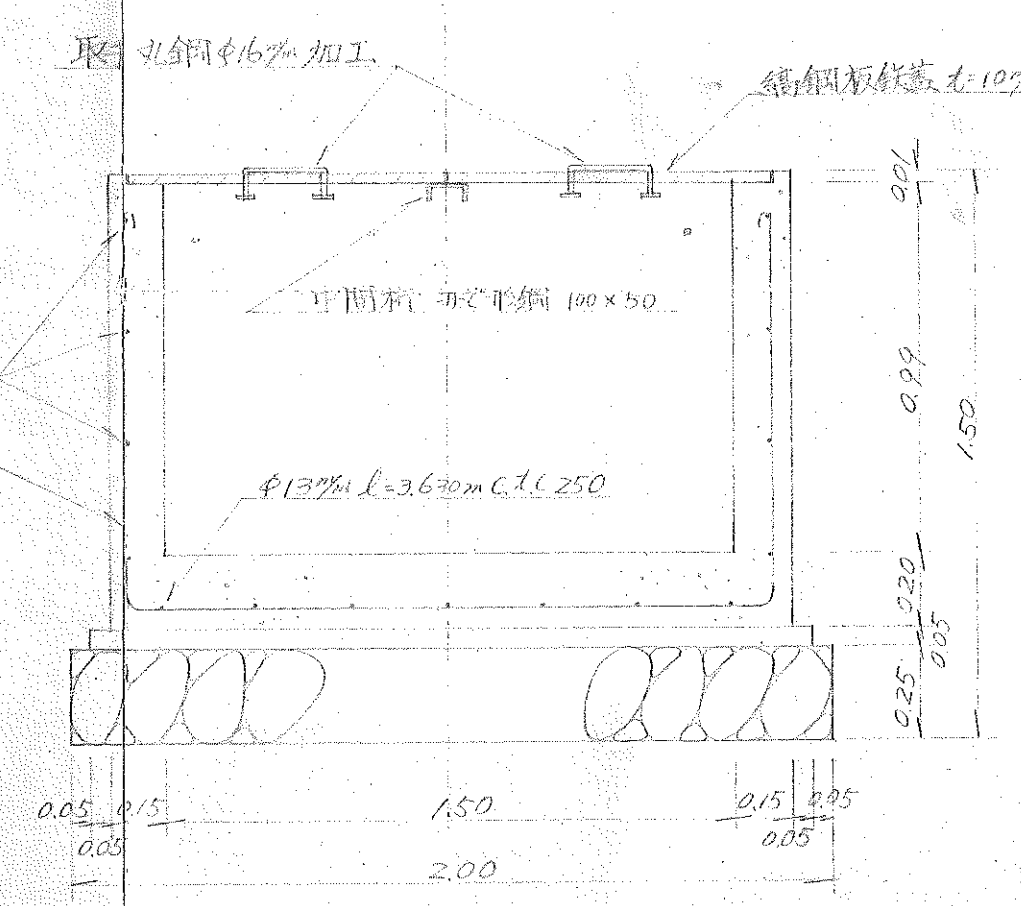

$\phi 13\%$ $l=3.630m$	$n=7\%$	26.5kg
$\phi 13\%$ $l=3.830m$	$n=7\%$	27.7kg
$\phi 9\%$ $l=6.790m$	$n=4\%$	13.6kg
計		68.0kg