


栽培漁業センター内位置図(取水設備配置概要)

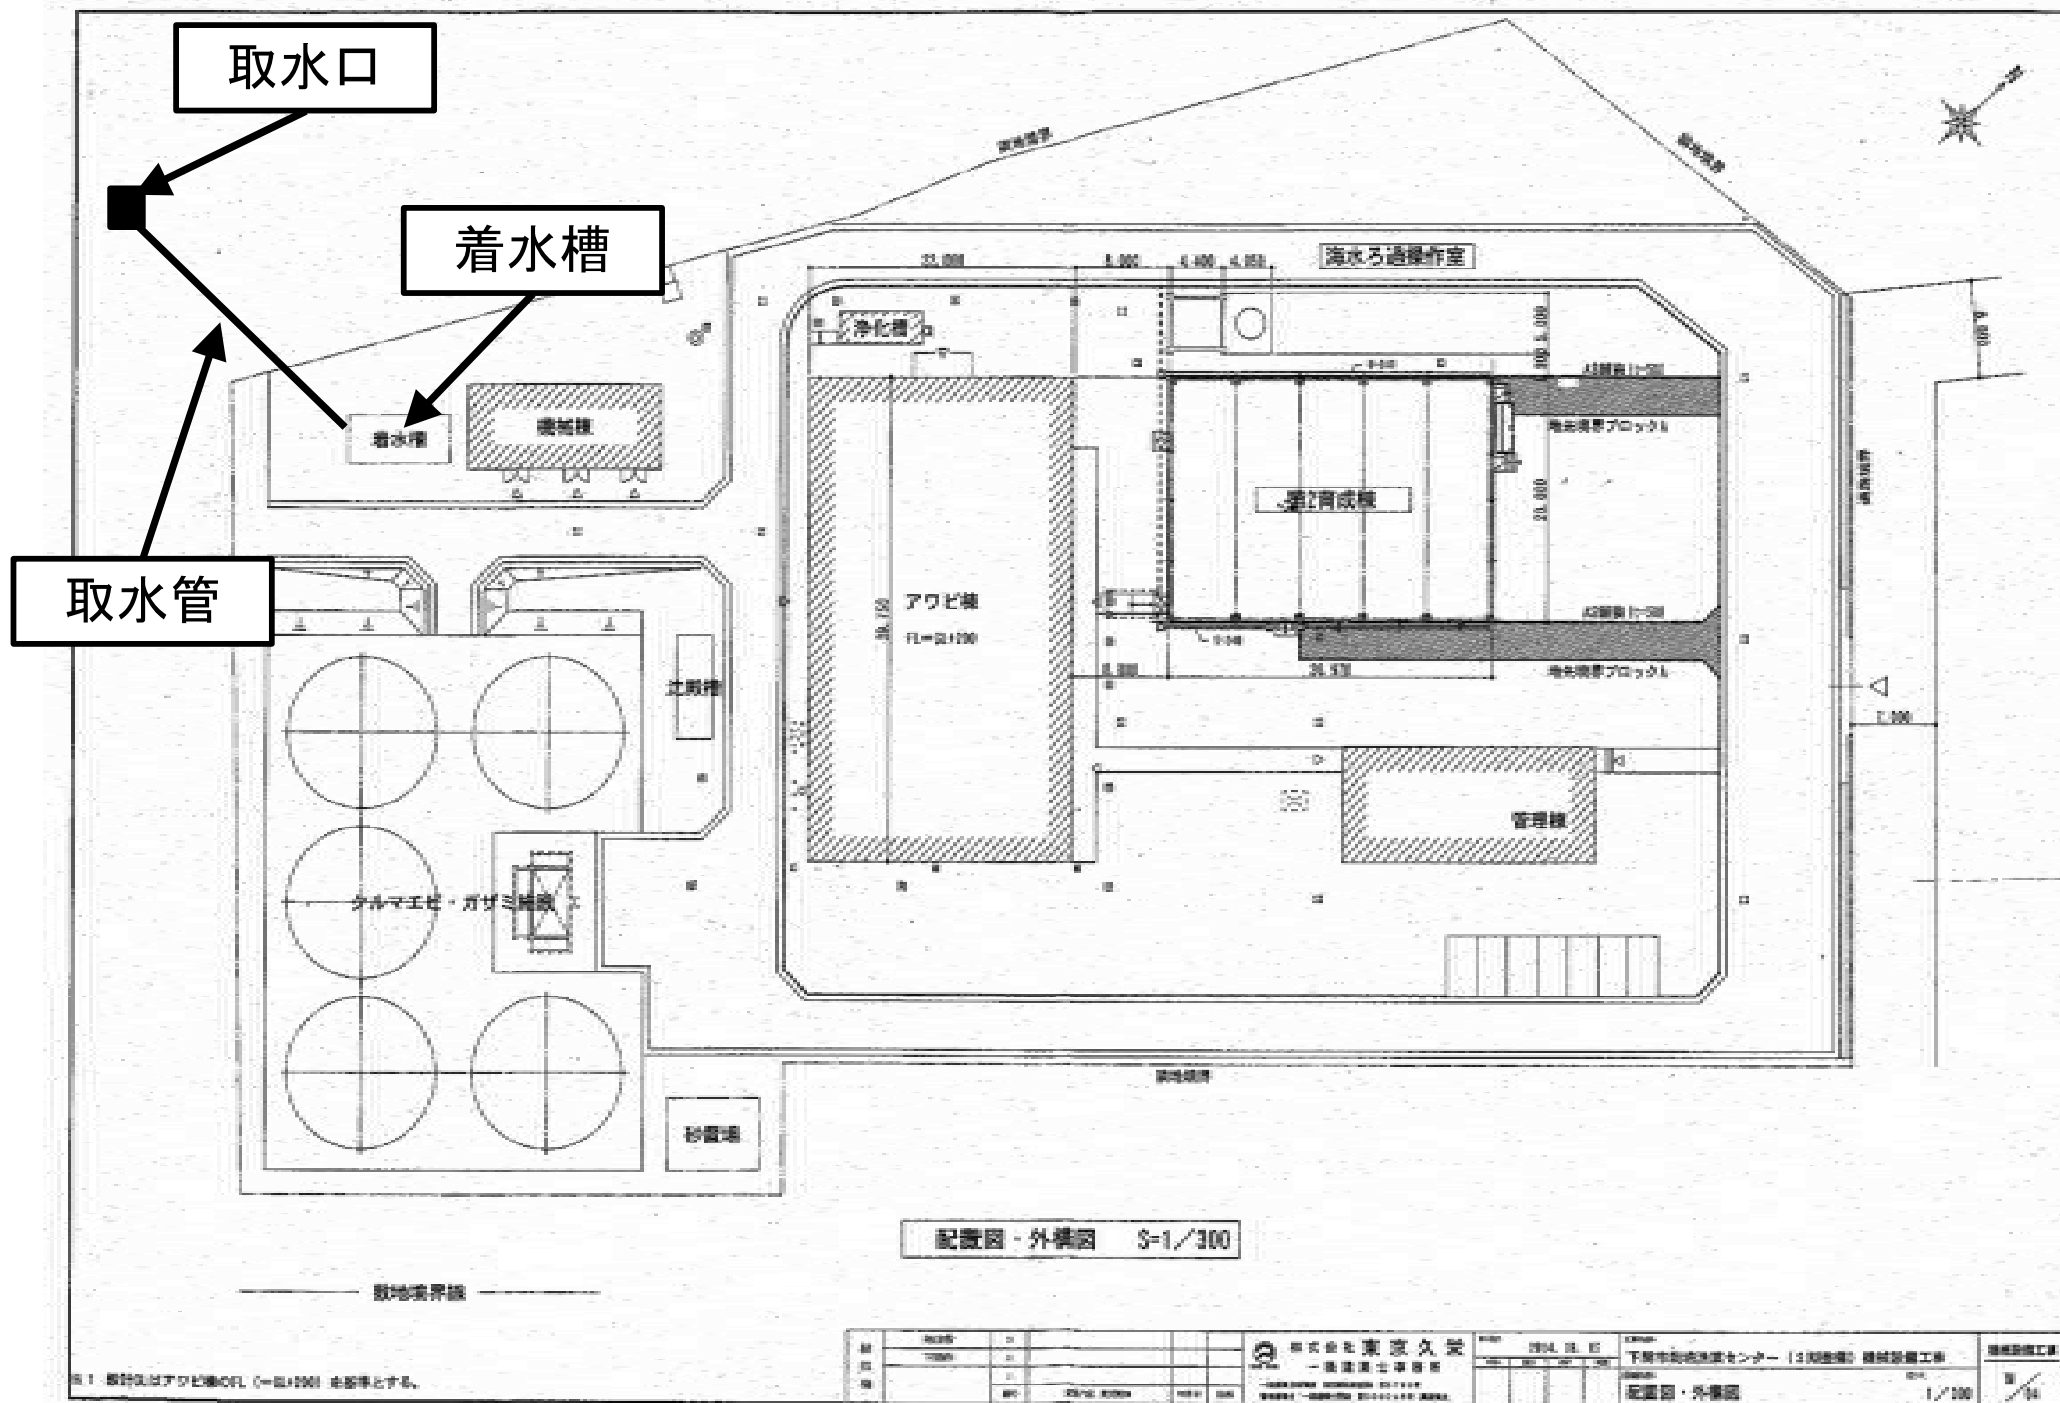


配置図・外構図 S=1/300

※1 設計図はアワビ棟のFL(=21.100)を基準とする。

設計者	〇〇			株式会社東家久栄 一級建築士事務所 〒100-0001 東京都千代田区千代田1-1-1	設計	〇〇	2024.05.15	内容	下野市栽培漁業センター(2期整備)建設設備工事	図面管理	〇〇
校核	〇〇				図面	〇〇		図名	配置図・外構図	1/300	1/14
承認	〇〇				図番	〇〇		縮尺			

# 栽培漁業センター取水設備図

平面図

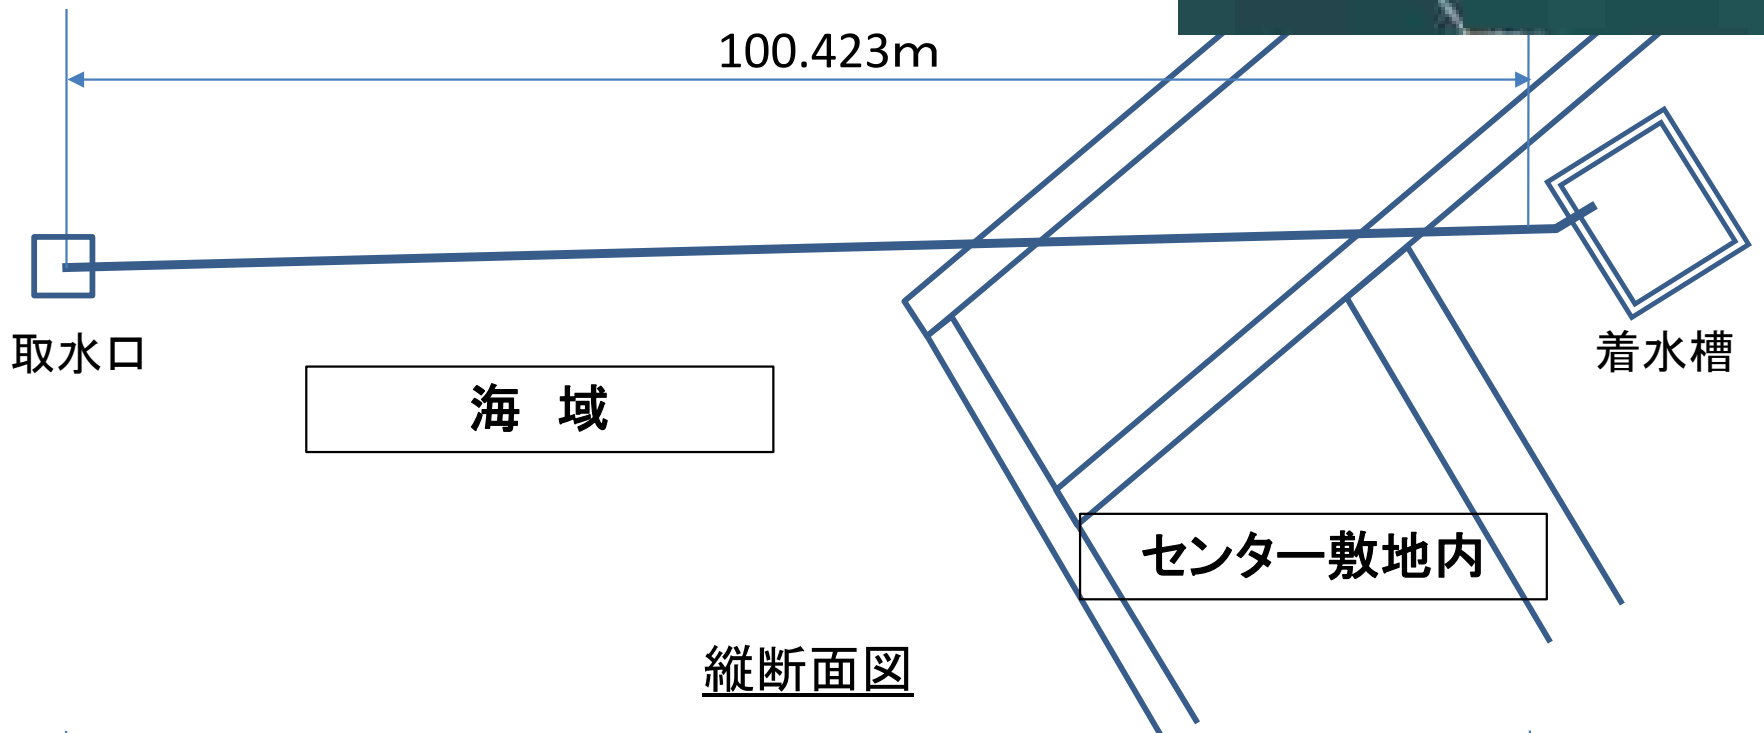

縦断面図

